

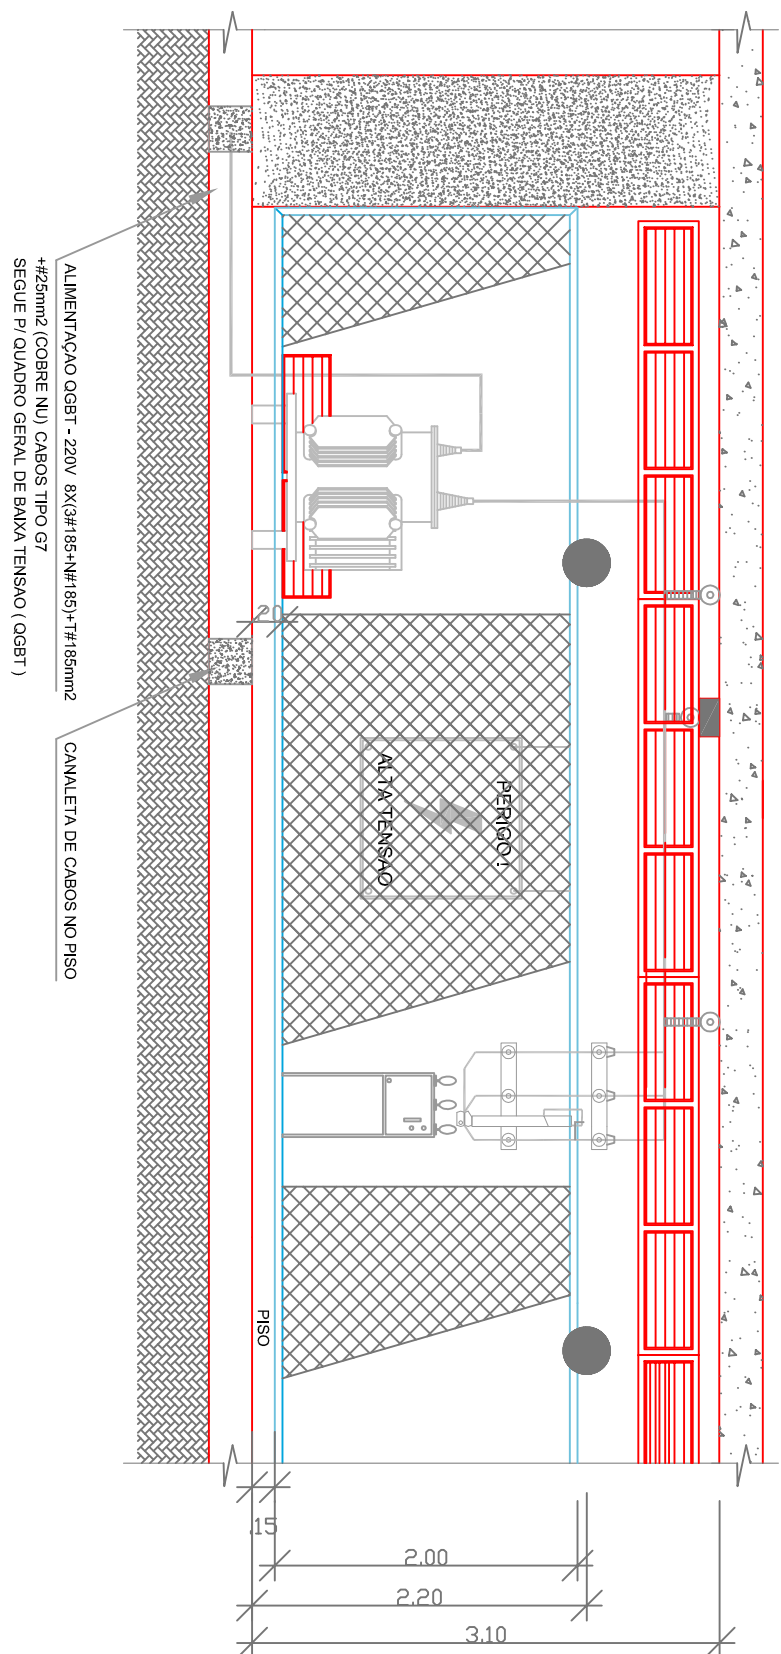


## PLANTA BAIXA SUBESTAÇÃO

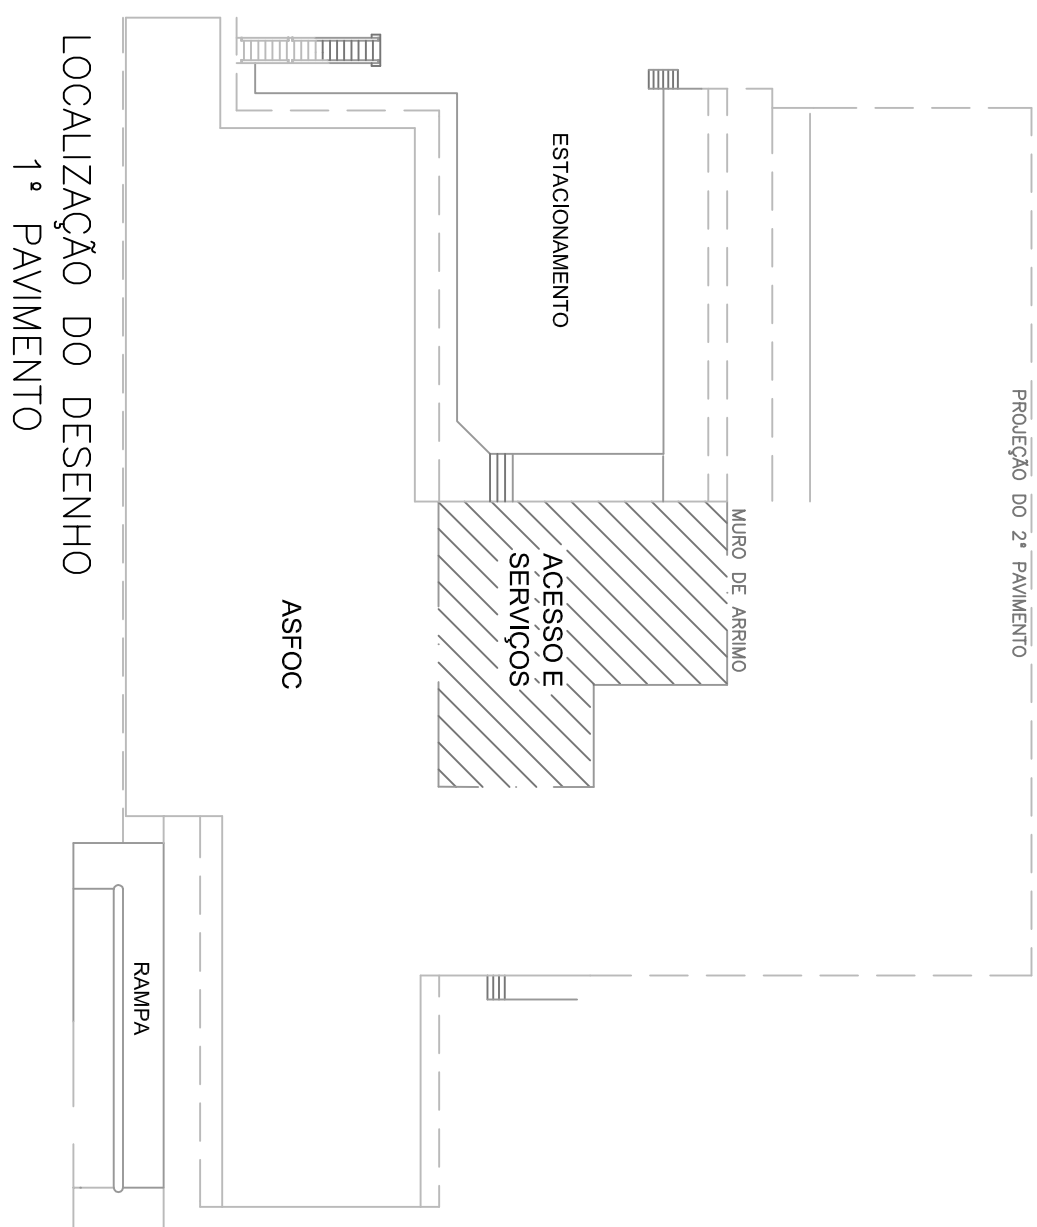

## CORTES "B" SECCIONADORA

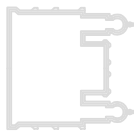

A	EMISSÃO INICIAL		HELDER	M. RAQUEL	SC ENGº	22/09/03
EMIS.	DESCRIÇÃO	DES.	RESP.	FIRMA	DATA	
<div><div></div><div>Ministério da Saúde</div><div>DIRAC / Coordenação de Engenharia</div><div>Fundação Oswaldo Cruz</div></div>						
NÚMERO DO PREDIO		NOME DO PREDIO				
003		PAVILHAO CARLOS AUGUSTO DA SILVA				
TIPO DE PROJETO / SUB-TIPO DE PROJETO		FASE DO PROJETO				
ELETRICA		CORTE EXECUTIVO				
OBJETIVO / SETOR		SUBESTAÇÃO				
REFORMA						
TÍTULO DO DESENHO						
CORTES DA SUBESTAÇÃO 1º PAV.						
ESCALA 1/50	DESENHISTA	RESPONSÁVEL TÉCNICO	VISTO			
DATA 22/09/03	HELDER	M. RAQUEL				
NOME DO ARQUIVO MAQUETICO						O.E./O.R. NÚMERO
2003.09.02.04						