


01 PLANTA BAIXA DA CAIXA D'ÁGUA
ESCALA 1:75

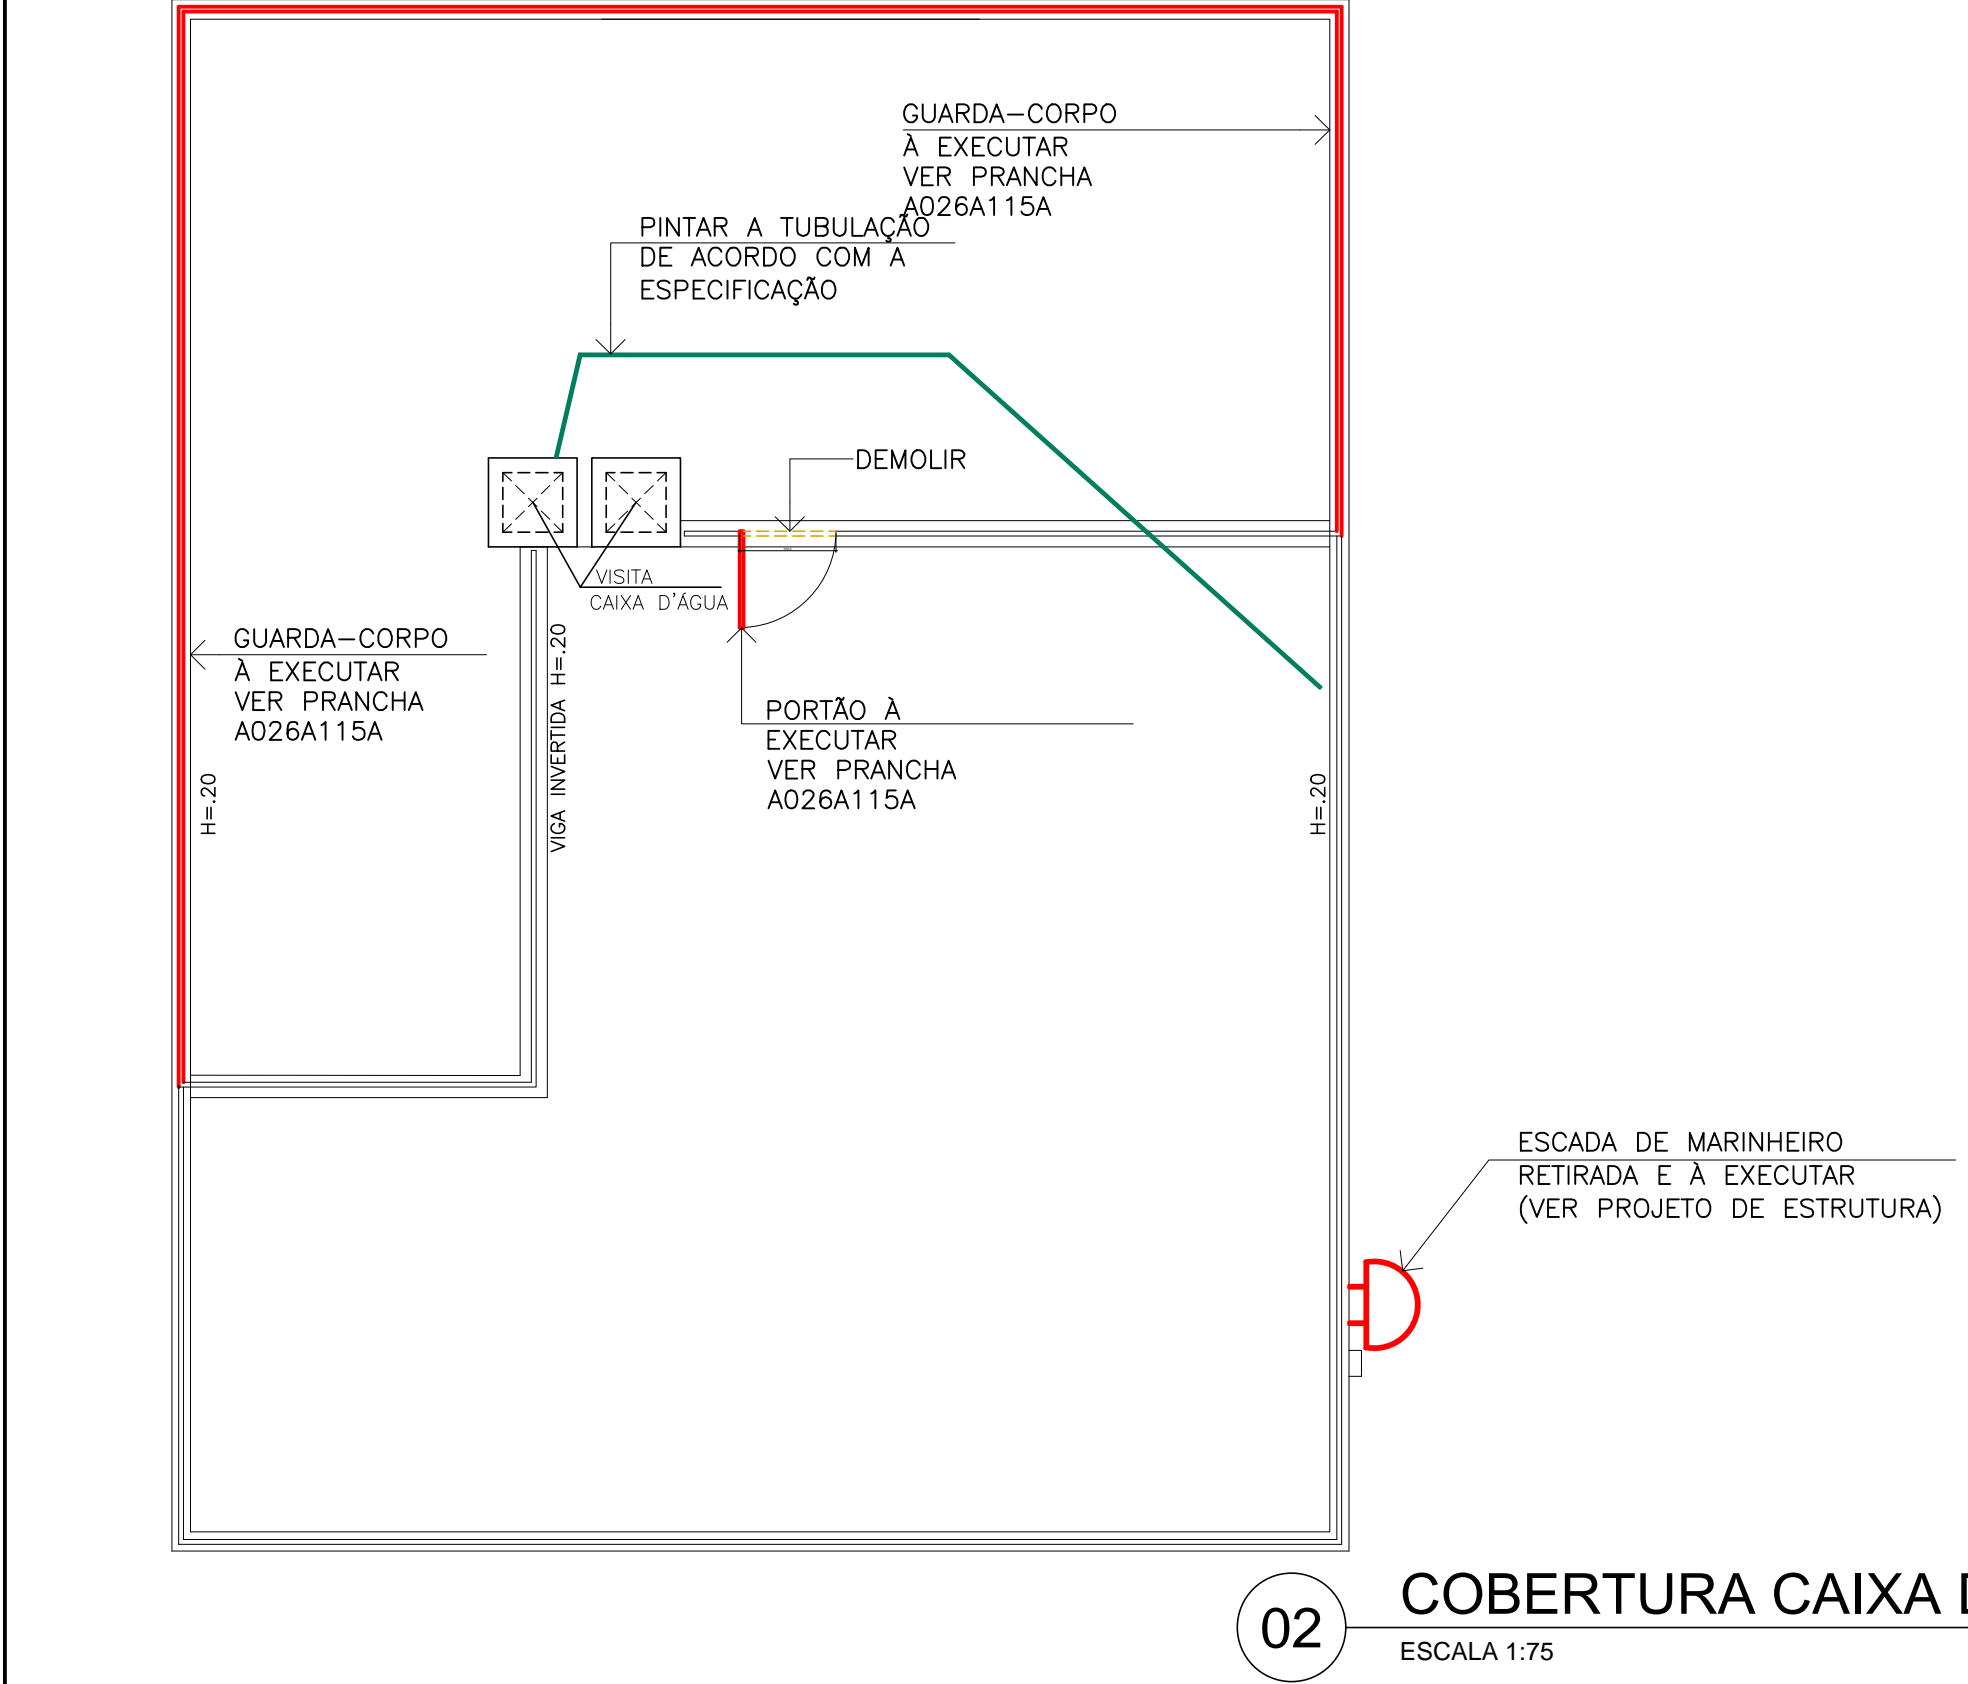

02 COBERTURA CAIXA D'ÁGUA
ESCALA 1:75

PLANTA DE SITUAÇÃO

LEGENDA

SÍMBOLOS GERAIS

- REDE DE ÁGUA A EXISTENTE
- INDICAÇÃO DE SENTIDO DE FLUXO

NOTAS

- TODAS AS MEDIDAS DEVERÃO SER CONFERIDAS NO LOCAL;
- O MATERIAL A SER MOVIMENTADO DEVERÁ SER LIMPO, SENDO RETIRADO TODO O ENTULHO NÃO ORGÂNICO, E DISTRIBUÍDO OU GUARDADO DE ACORDO COM A ORIENTAÇÃO DA FISCALIZAÇÃO;
- TODAS AS TUBULAÇÕES APARENTES SERÃO PINTADAS CONFORME ESPECIFICAÇÃO;
- ESQUADRIAS:
 - ANTES DA EXECUÇÃO DAS ESQUADRIAS, TODAS AS MEDIDAS DE VÃO DEVERÃO SER CONFERIDAS NO LOCAL;
 - CONFERIR MEDIDAS NO LOCAL ANTES DE EXECUTAR O PORTÃO E GUARDA-CORPO;
 - EXECUTAR PINTURA EM TODOS OS GUARDA-CORPOS.
- PINTURA:
 - 1º - TINTA METALATEX FUNDO ANTI-FERRUGEM DA SHERWIN WILLIAMS OU SIMILAR. APLICAÇÃO 1 DEMÃO;
 - 2º - TINTA DE ADERÊNCIA SOBRE SUPERFÍCIE SUPER GALVITE DA SHERWIN WILLIAMS OU SIMILAR. APLICAÇÃO DE 1 DEMÃO;
 - 3º - TINTA DE ACABAMENTO METALATEX ESMALTE SINTÉTICO DA SHERWIN WILLIAMS OU SIMILAR. APLICAÇÃO DE 2 OU 3 DEMÃOS.

EMIS.	DESCRIÇÃO	REVISADO POR	RESP. TÉCNICO	DATA																																		
<div><div><div></div><div><div>Ministério da Saúde</div><div>FIOCRUZ</div><div>Fundação Oswaldo Cruz</div></div></div><div><div></div><div><div>NOME DO PRÉDIO / ÁREA</div><div>RECUPERAÇÃO CISTERNAS E RESERVATÓRIOS DO INI</div></div></div></div> <table><thead><tr><th>OBJETIVO</th><th>CAMPUS</th><th>SETOR</th></tr></thead><tbody><tr><td>REFORMA</td><td></td><td>EDIFICAÇÃO</td></tr></tbody></table> <table><thead><tr><th>Nº PRÉDIO</th><th>Nº DA META</th><th>O.E. / O.R.</th><th>Nº PRANCHA</th></tr></thead><tbody><tr><td>CAMPUS</td><td>2018.002</td><td>2018.02.07.07</td><td>H026A13A</td></tr></tbody></table> <table><thead><tr><th>TIPO DE PROJETO / SUBTIPO DE PROJETO</th><th>FASE</th></tr></thead><tbody><tr><td>HIDRÁULICA</td><td>PROJETO EXECUTIVO</td></tr></tbody></table> <table><thead><tr><th>TÍTULO DA PRANCHA</th><th>DATA</th></tr></thead><tbody><tr><td>PLANTA BAIXA E DETALHES. RESERVATÓRIO 26</td><td>21/06/2018</td></tr><tr><td>INST. GUARDA CORPO/PINTURA DA TUBULAÇÃO</td><td>ESCALA 1:250</td></tr></tbody></table> <table><thead><tr><th>COORDENADOR DA META</th><th>RESPONSÁVEL TÉCNICO</th><th>CREA/CAU</th><th>ART/RRT</th></tr></thead><tbody><tr><td>ISMAEL SANTIAGO</td><td>ISMAEL SANTIAGO</td><td>1999119752</td><td></td></tr></tbody></table> <table><thead><tr><th>EQUIPE</th></tr></thead><tbody><tr><td>ANA LUCIA LIMA</td></tr></tbody></table> <div>H-02/64</div>					OBJETIVO	CAMPUS	SETOR	REFORMA		EDIFICAÇÃO	Nº PRÉDIO	Nº DA META	O.E. / O.R.	Nº PRANCHA	CAMPUS	2018.002	2018.02.07.07	H026A13A	TIPO DE PROJETO / SUBTIPO DE PROJETO	FASE	HIDRÁULICA	PROJETO EXECUTIVO	TÍTULO DA PRANCHA	DATA	PLANTA BAIXA E DETALHES. RESERVATÓRIO 26	21/06/2018	INST. GUARDA CORPO/PINTURA DA TUBULAÇÃO	ESCALA 1:250	COORDENADOR DA META	RESPONSÁVEL TÉCNICO	CREA/CAU	ART/RRT	ISMAEL SANTIAGO	ISMAEL SANTIAGO	1999119752		EQUIPE	ANA LUCIA LIMA
OBJETIVO	CAMPUS	SETOR																																				
REFORMA		EDIFICAÇÃO																																				
Nº PRÉDIO	Nº DA META	O.E. / O.R.	Nº PRANCHA																																			
CAMPUS	2018.002	2018.02.07.07	H026A13A																																			
TIPO DE PROJETO / SUBTIPO DE PROJETO	FASE																																					
HIDRÁULICA	PROJETO EXECUTIVO																																					
TÍTULO DA PRANCHA	DATA																																					
PLANTA BAIXA E DETALHES. RESERVATÓRIO 26	21/06/2018																																					
INST. GUARDA CORPO/PINTURA DA TUBULAÇÃO	ESCALA 1:250																																					
COORDENADOR DA META	RESPONSÁVEL TÉCNICO	CREA/CAU	ART/RRT																																			
ISMAEL SANTIAGO	ISMAEL SANTIAGO	1999119752																																				
EQUIPE																																						
ANA LUCIA LIMA																																						

USUÁRIO: ANA LUCIA

ÚLTIMA ALTERAÇÃO: 23.10.2018 01:32

CREAÇÃO DO ARQUIVO: 23.10.2018

COMENTÁRIOS: ...

NOME ATUAL DO ARQUIVO: SITUAÇÃO