


1 SITUAÇÃO
SEM ESCALA



 
2 IMPLANTAÇÃO
ESCALA 1/200

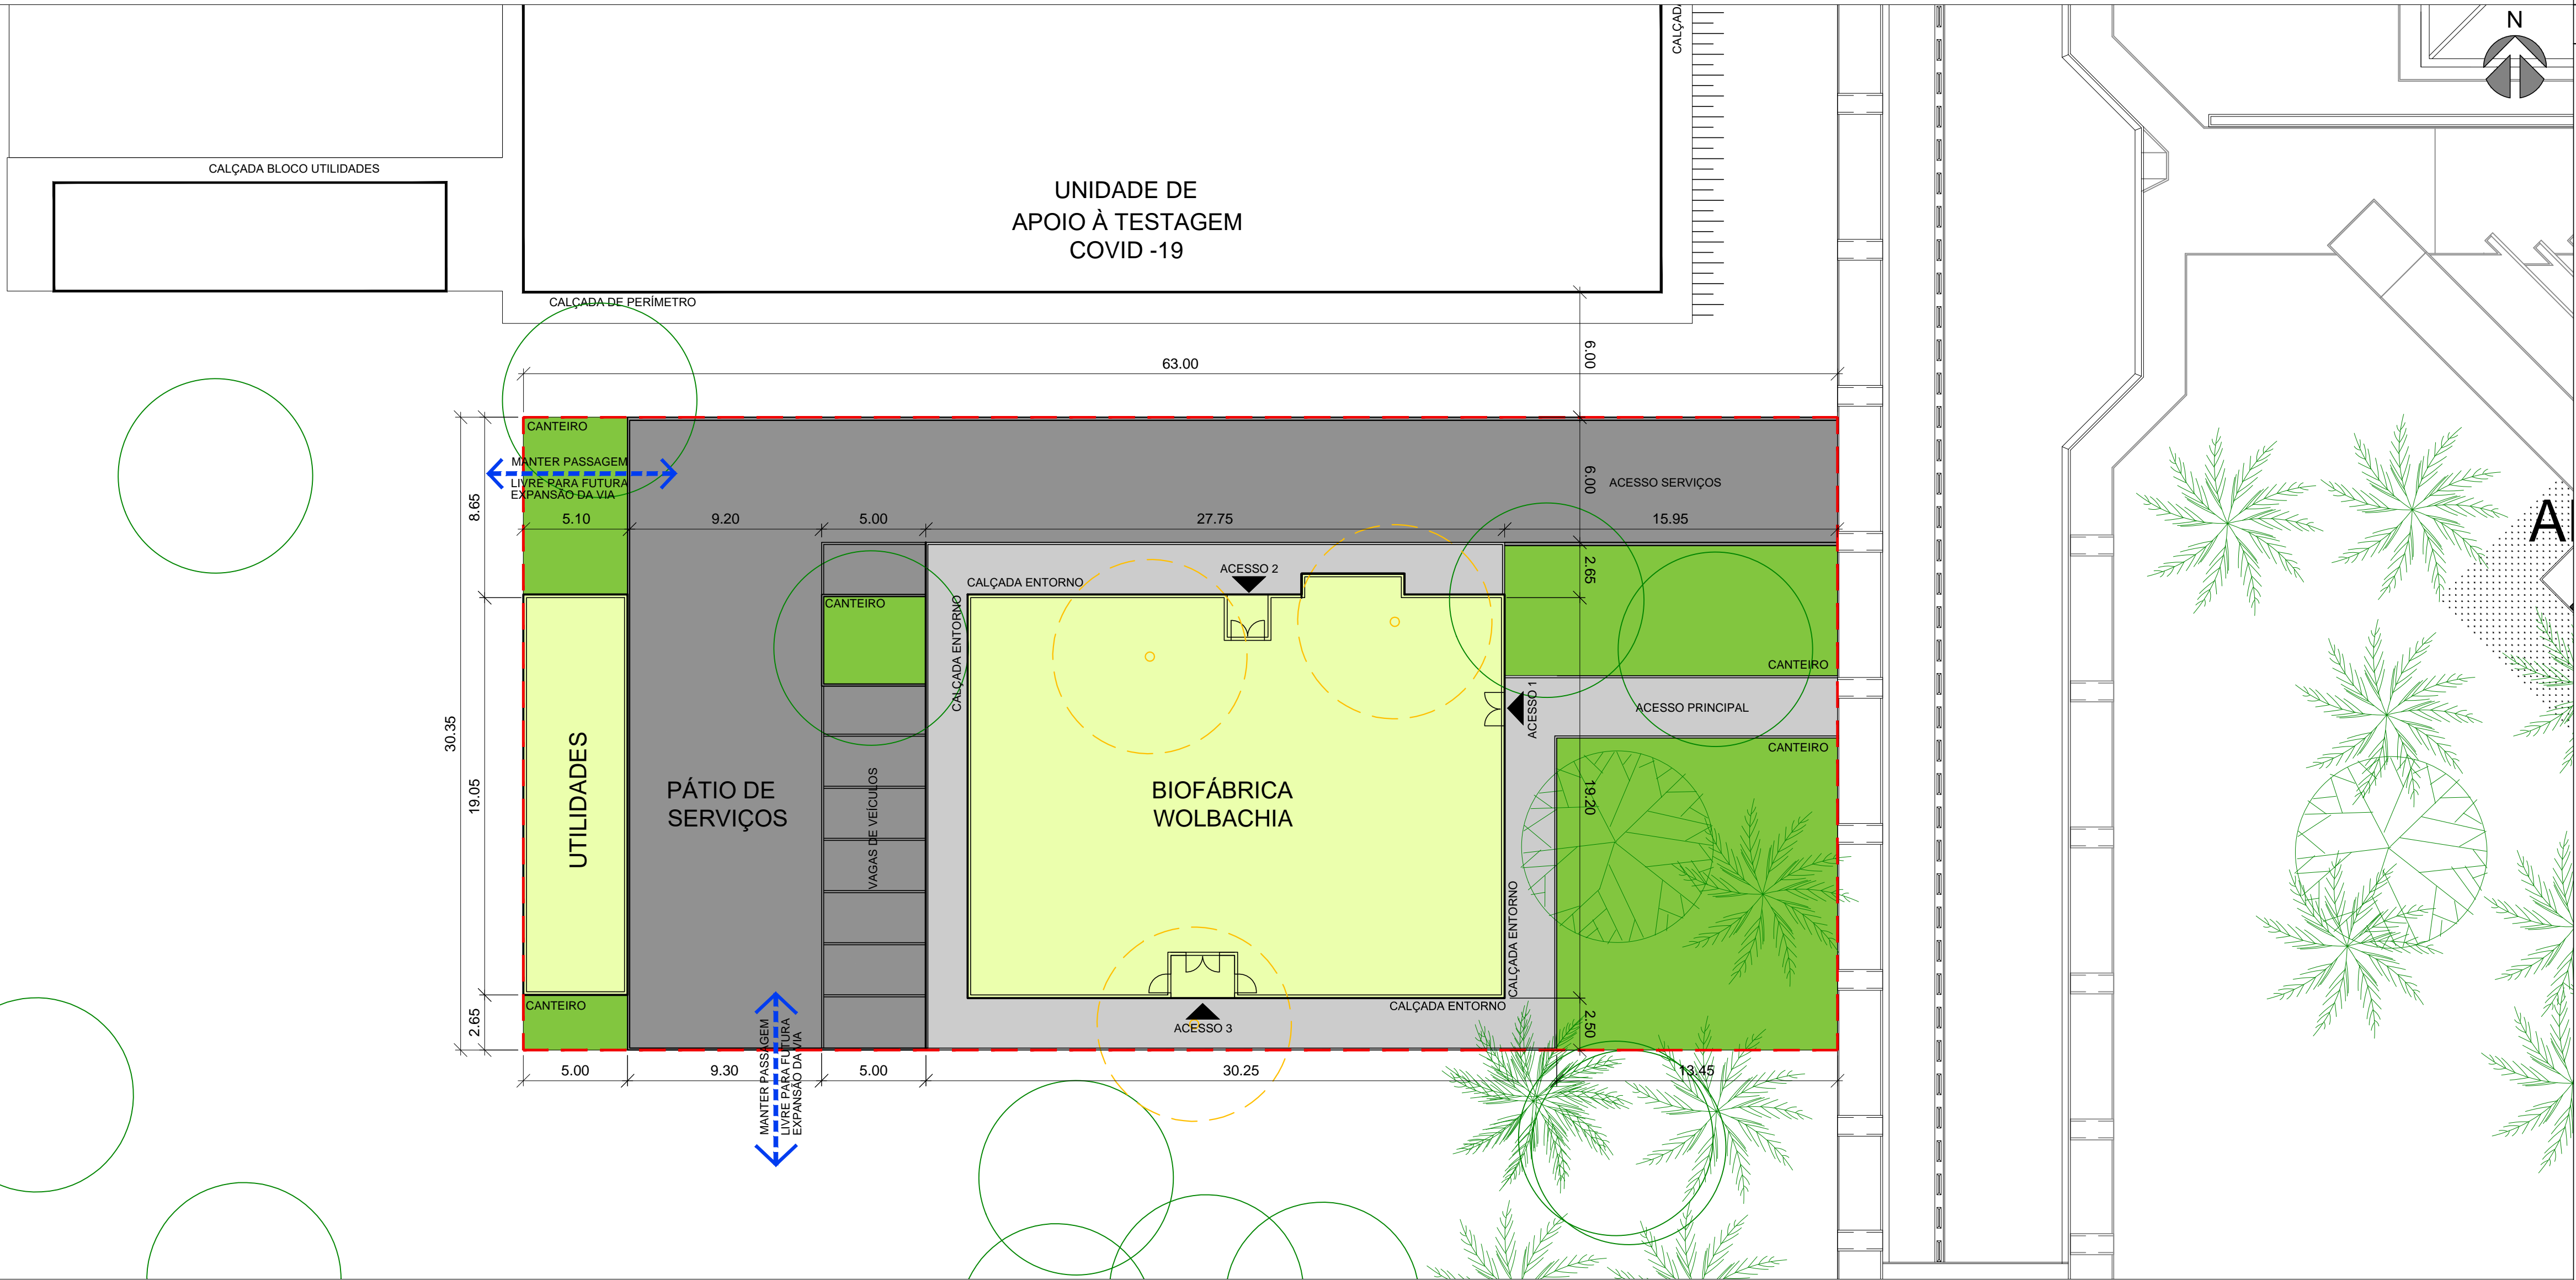










LEGENDA

- LIMITE TERRENO
- ÁRVORES A SEREM SUPRIMIDAS
- ÁREAS CONSTRUÍDAS
- PAVIMENTAÇÃO VIÁRIA
- PAVIMENTAÇÃO DE CALÇADAS
- JARDINS

A EMISSÃO INICIAL		SORAYA RAJS	SORAYA RAJS	23.09.2020
EMIS.	DESCRIÇÃO	REVISADO POR	RESP. TÉCNICO	DATA
FIOCRUZ Fundação Oswaldo Cruz		CAMPUS CEARÁ		
OBJETIVO CONSTRUÇÃO		SETOR WOLBACHIA		
Nº PRÉDIO 416	Nº DA META 2020.047	O.E. / O.R. 2020.09.24.01	Nº PRANCHA U416X01A	DATA 23/09/2020
TIPO DE PROJETO / SUBTIPO DE PROJETO URBANISMO		FASE ANTEPROJETO		
TÍTULO DA PRANCHA IMPLANTAÇÃO		ESCALA 1:200		
COORDENADOR DA META RODRIGO COSTA		RESPONSÁVEL TÉCNICO SORAYA RAJS		ART/RRT -
EQUIPE SORAYA RAJS, NATHALIA PAIVA, TATIANA BASTOS, RODRIGO COSTA		CREA/CAU CAU-RJ 152189-6		


URB-001



- ## LEGENDA DE SIMBOLOS
- | | |
|---|--|
|  | REGISTRO DE RECALQUE |
|  | HIDRANTE SIMPLES |
|  | CENTRAL DE DETEÇÃO E ALARME DE INCÊNDIO |
|  | DETECTOR ÓTICO DE FUMAÇA ENDEREÇÁVEL |
|  | DETECTOR ÓTICO DE FUMAÇA ENDEREÇÁVEL NO ENTREFORÇO |
|  | DETECTOR TERMOMOVELÔMETRICO ENDEREÇÁVEL |
|  | SIRENE AUDIO VISUAL ENDEREÇÁVEL |
|  | ACIONADOR MANUAL ENDEREÇÁVEL |
|  | DÍÓXIDO DE CARBONO (CO2) |
|  | PÓ QUÍMICO SECO (PQS) |
|  | ÁGUA PRESSURIZADA |

[illegible]

INC-001

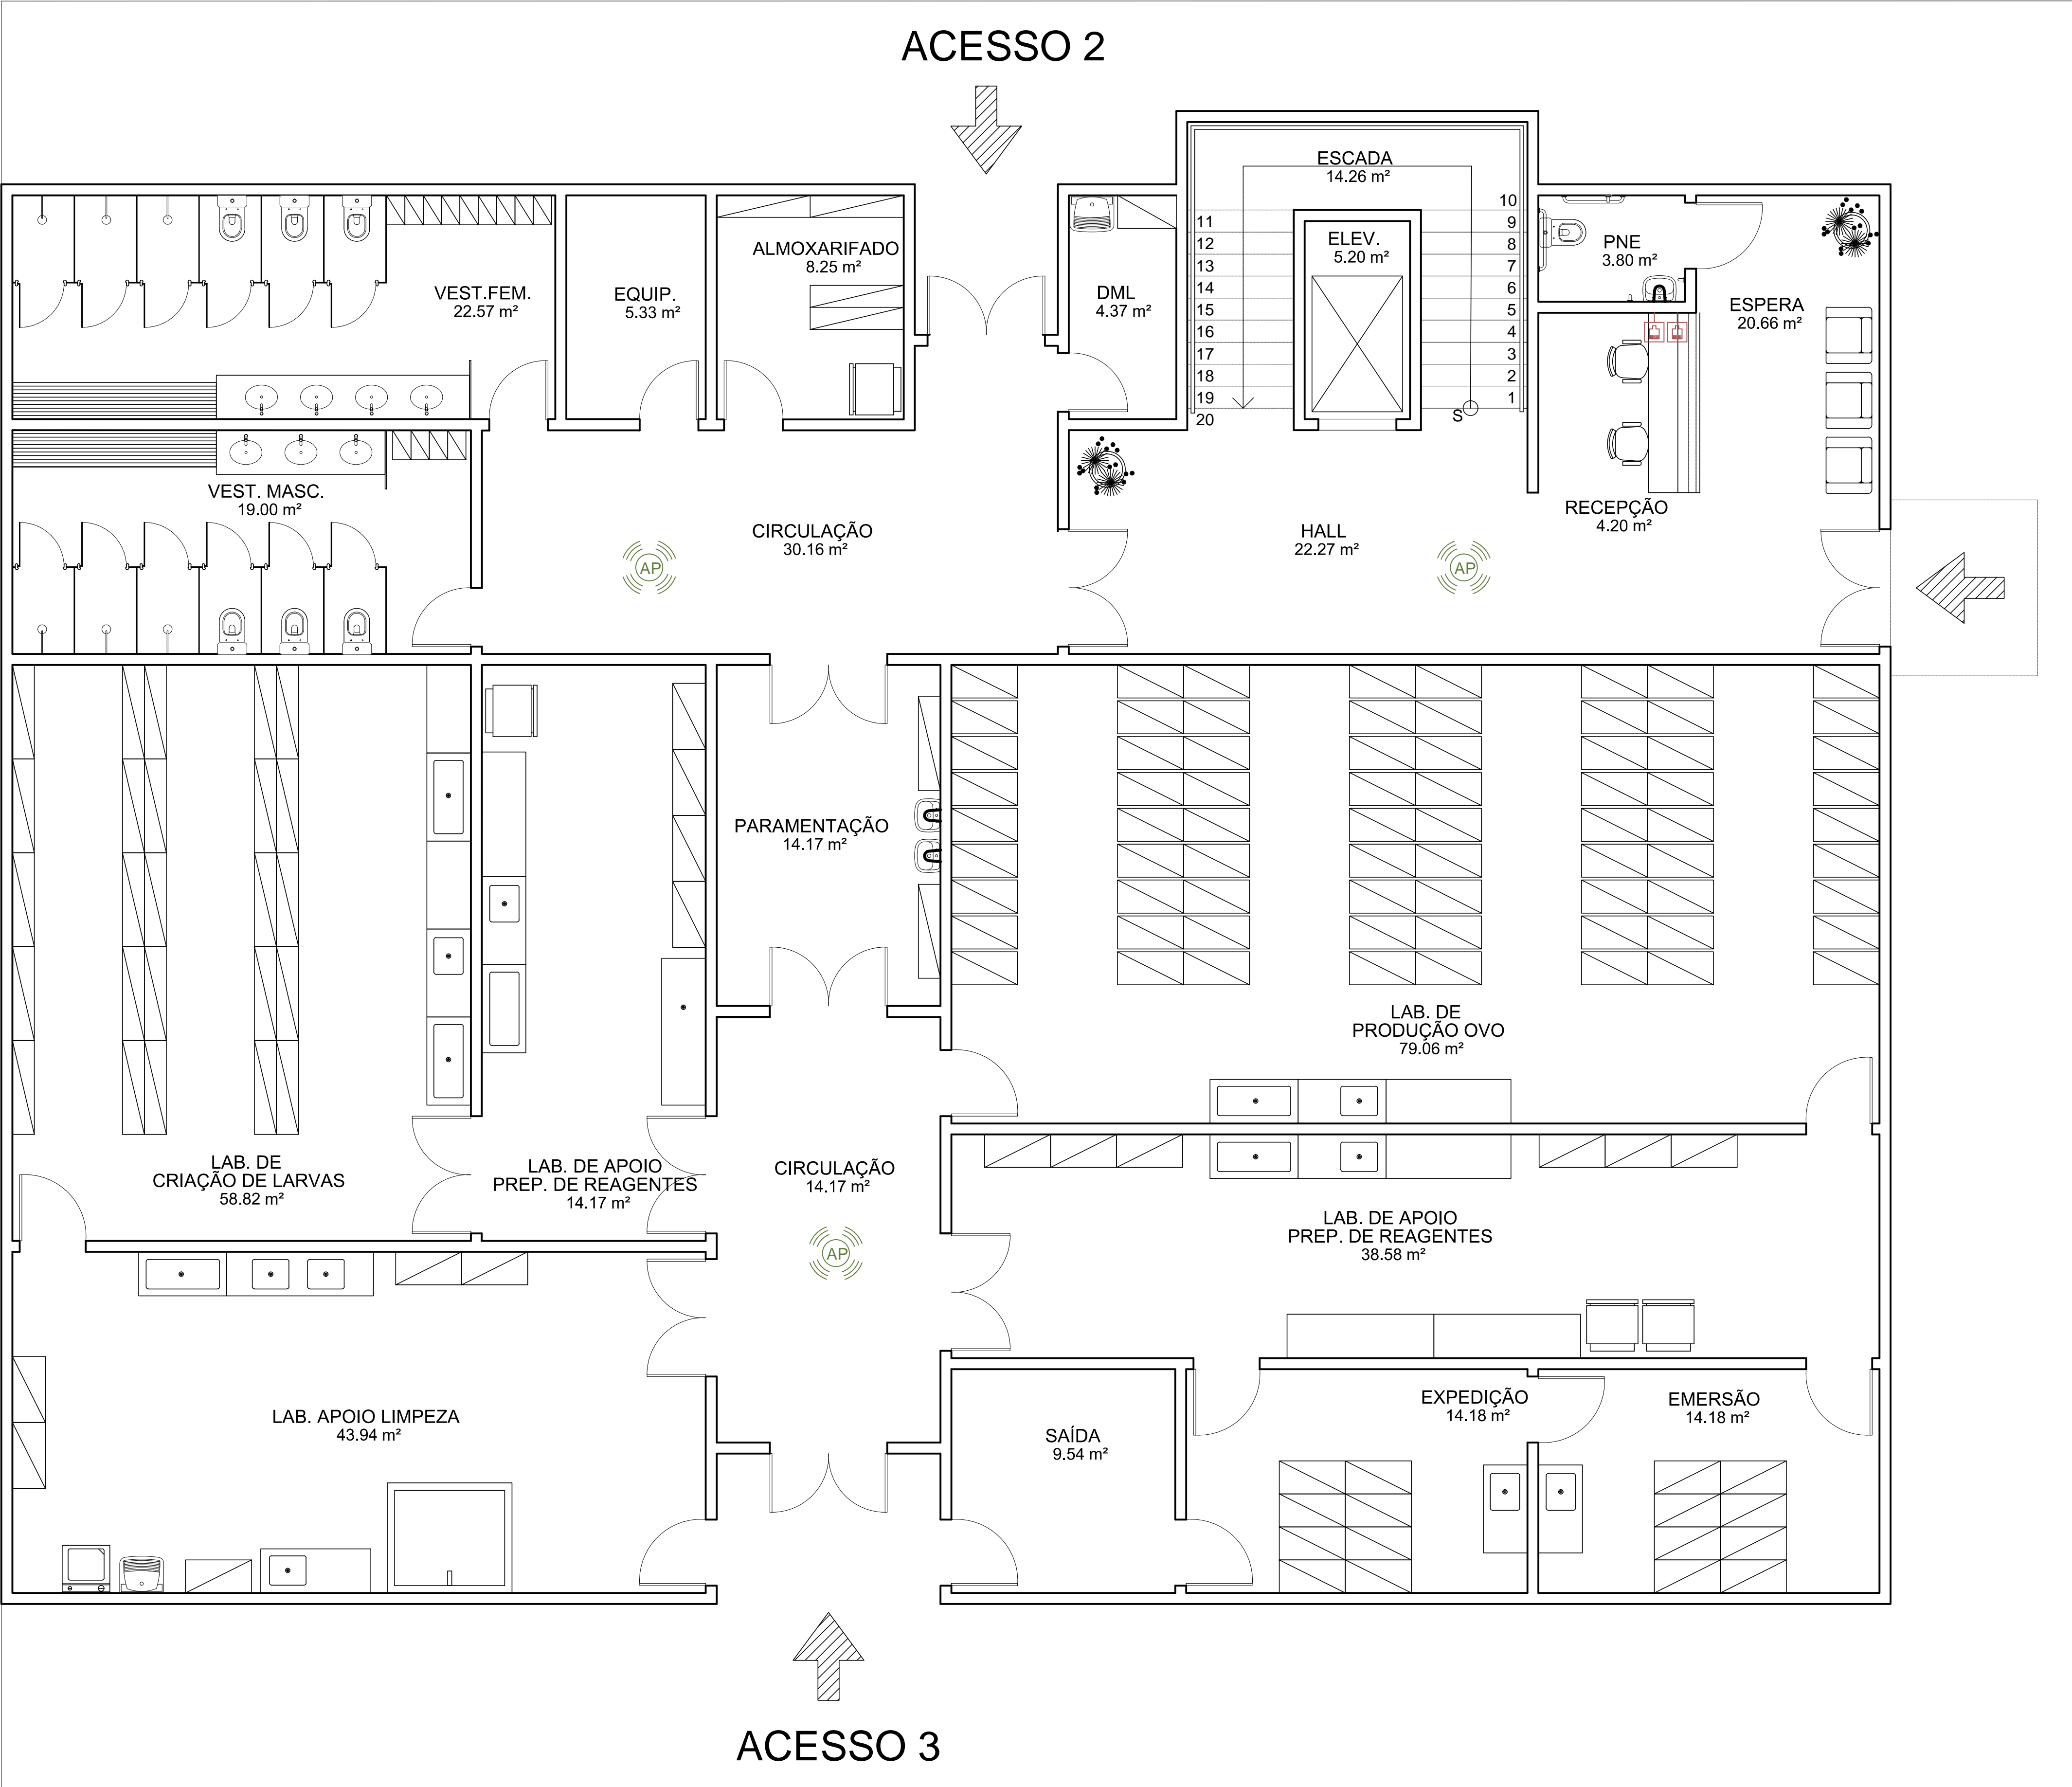

1 PLANTA BAIXA TÉRREO
ESCALA 1/50

LEGENDA	
	DOIS PONTO DE REDE ESTRUTURADA EM CAIXA DE 4X2" DE SOBREPOR À 35cm. DO CENTRO AO PISO COM ESPELHO PARA 2 FUROS
	DOIS PONTO DE REDE ESTRUTURADA EM CAIXA DE 4X2" DE SOBREPOR À 1.20cm. DO CENTRO AO PISO COM ESPELHO PARA 2 FUROS
	DOIS PONTO DE REDE ESTRUTURADA EM CAIXA DE 4X2" DE SOBREPOR À 2.00cm. DO CENTRO AO PISO COM ESPELHO PARA 2 FUROS
	PONTO PARA CONTROLE DE ACESSO À 2.20cm DO PISO
	PONTO DE ANTENA WIRELESS, INSTALADA JUNTO A PAREDE, PONTO ALTO APARENTE.
	RACK FECHADO DE 44U' COM MÓDULO INTERNO DE 19" COR PRETA, VISOR EM ACRÍLICO

EMIS.	DESCRIÇÃO	REVISADO POR	RESP. TÉCNICO	DATA
	Ministério da Saúde Fiocruz Fundação Oswaldo Cruz			
OBJETIVO REFORMA E AMPLIAÇÃO		CAMPUS XXX - FIOCRUZ	SETOR EDIFICAÇÃO	
Nº PRÉDIO 400	Nº DA META 2020.XXX	O.E. / O.R. 2020.XX.XX.XX	Nº PRANCHA F418Y01A	
TIPO DE PROJETO / SUBTIPO DE PROJETO TELECOMUNICAÇÕES		FASE ANTIPROJETO		
TÍTULO DA PRANCHA PLANTA BAIXA TÉRREO - REDE ESTRUTURADA				DATA 03/09/2020
COORDENADOR DA META RODRIGO COSTA		RESPONSÁVEL TÉCNICO ROBSON EVARISTO	CREACAU 1991104086	ESCALA 1:50
EQUIPE TATIANA BASTOS		ART/RTT		

TEL-001


NOME ATUAL DO ARQUIVO: F418Y01A.DWG

CRIAÇÃO DO ARQUIVO: 10.11.2020

CONSERVAÇÃO

ROBSON EVARISTO
10.11.2020 09:22

USUÁRIO:
ÚLTIMA ATUALIZAÇÃO:

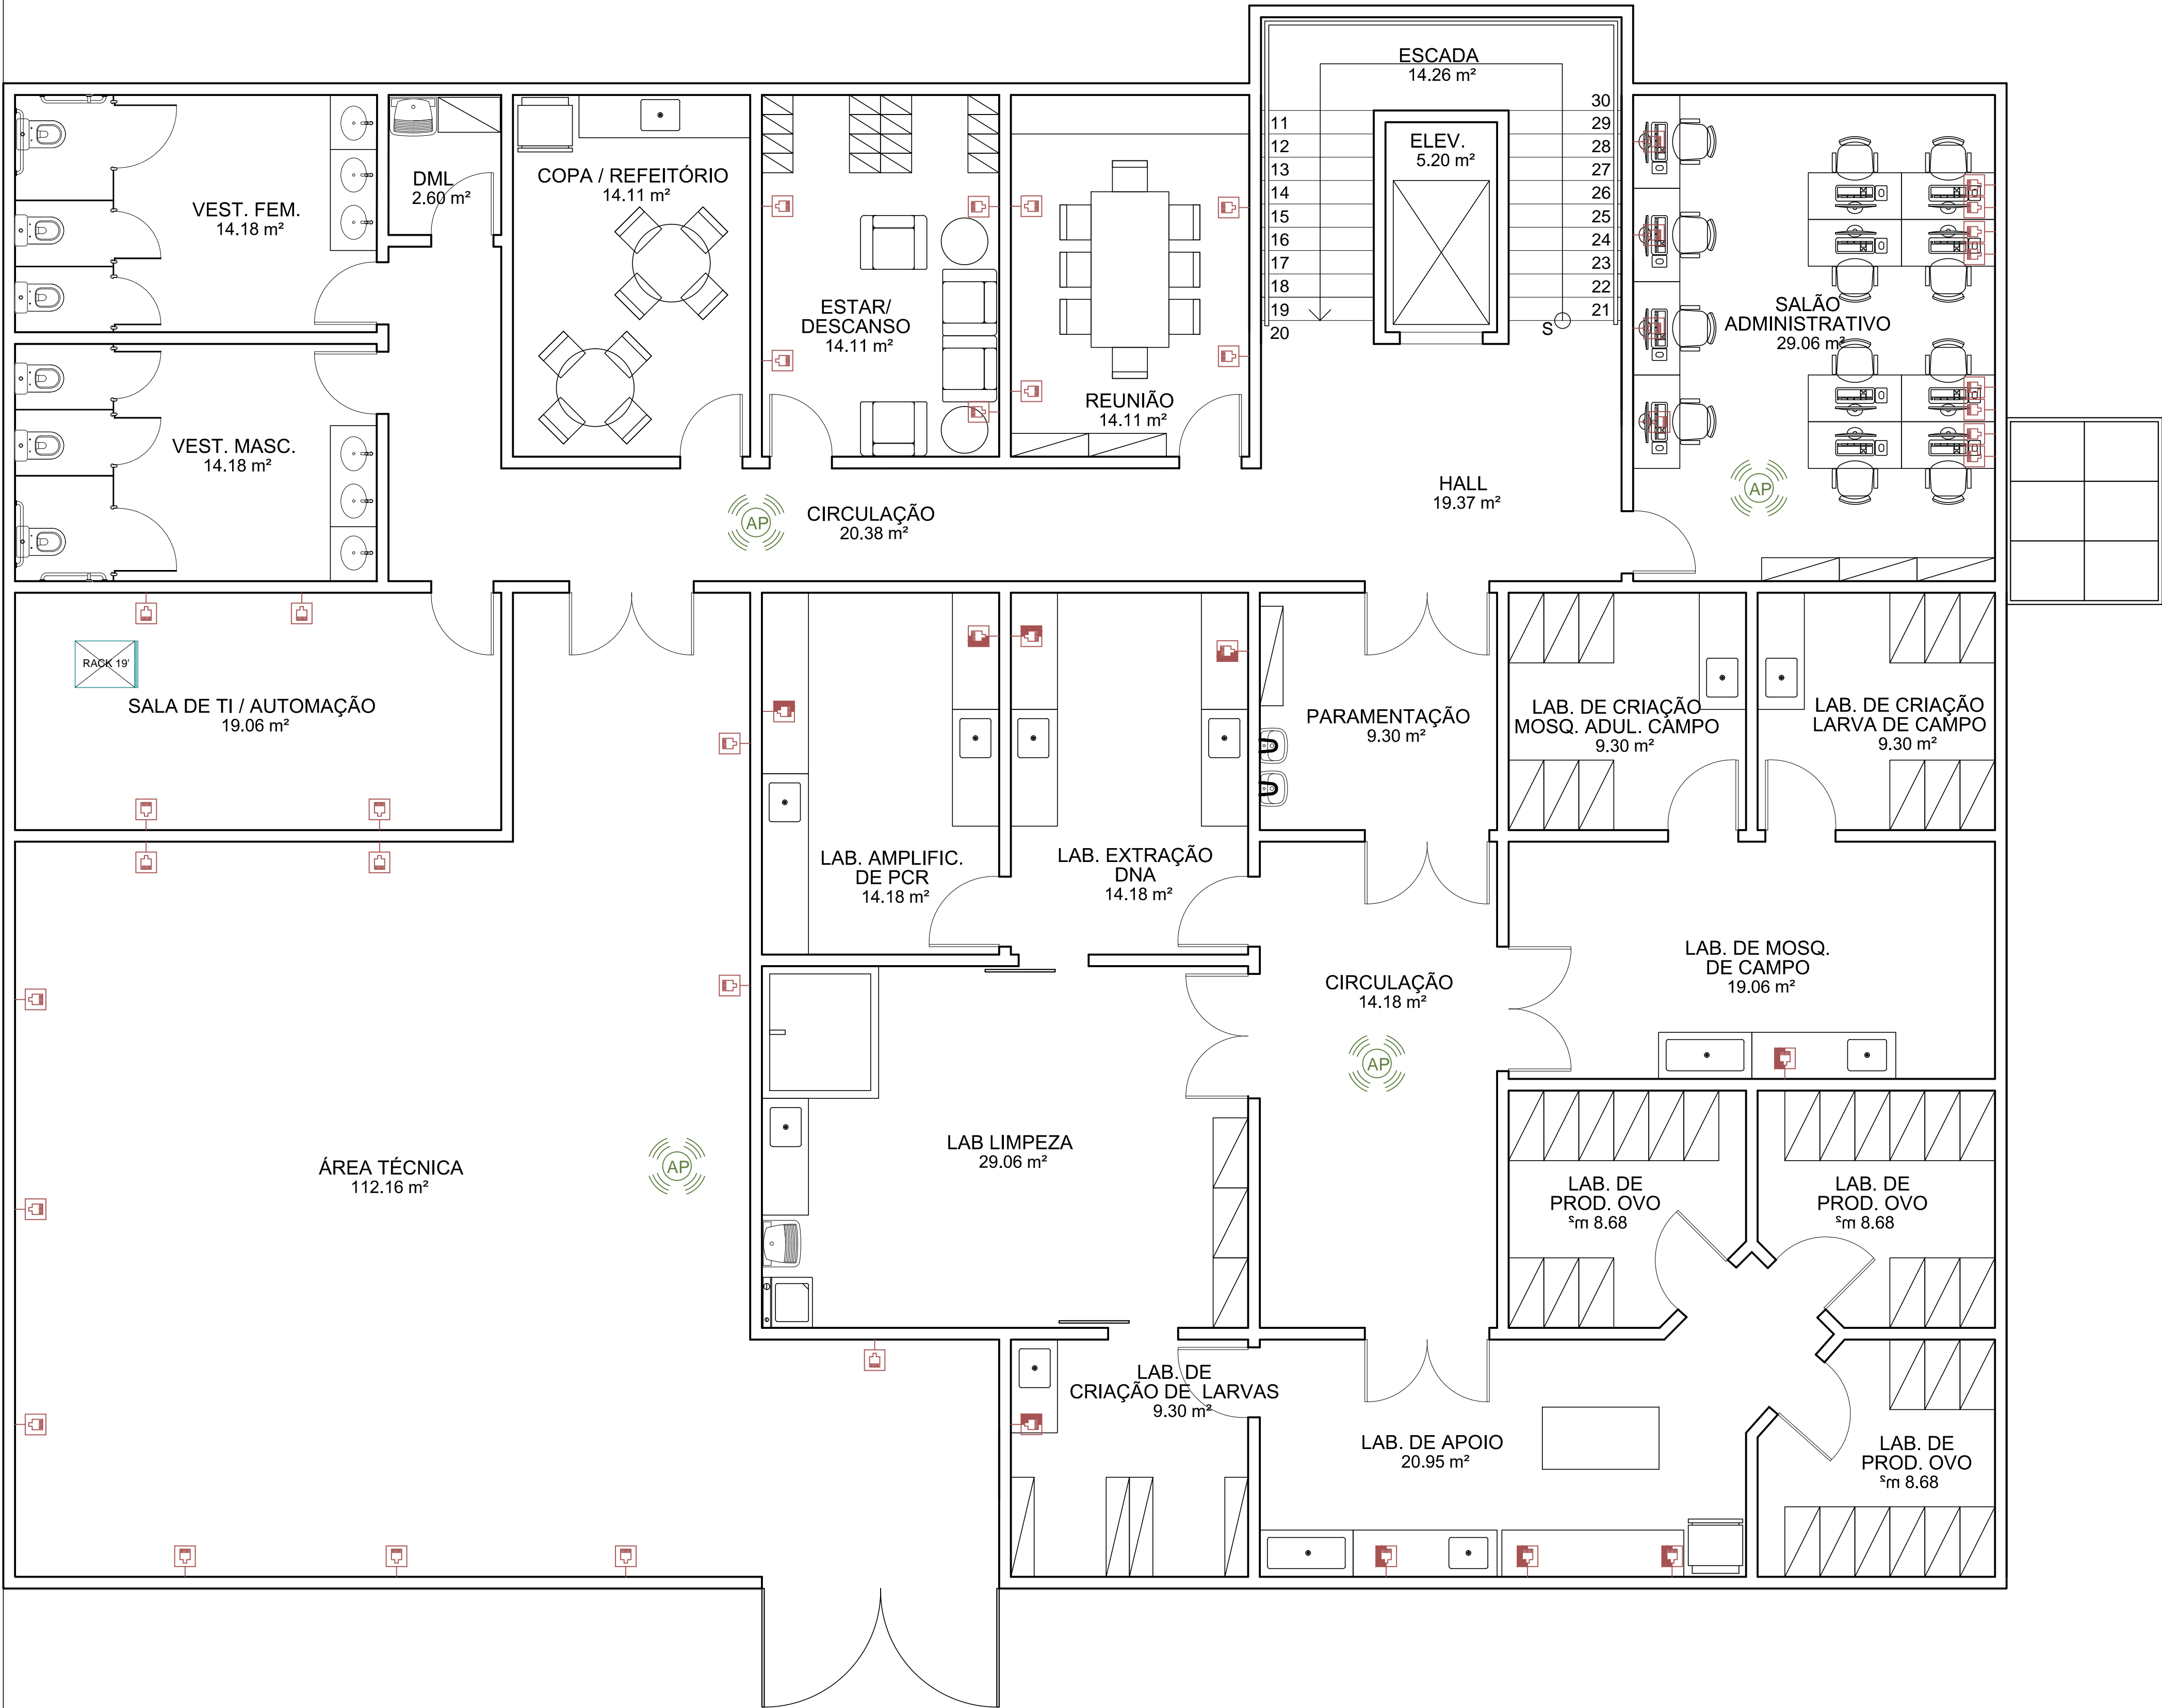


LEGENDA	
	DOIS PONTO DE REDE ESTRUTURADA EM CAIXA DE 4X2" DE SOBREPOR À 35cm. DO CENTRO AO PISO COM ESPELHO PARA 2 FUROS
	DOIS PONTO DE REDE ESTRUTURADA EM CAIXA DE 4X2" DE SOBREPOR À 1.20cm. DO CENTRO AO PISO COM ESPELHO PARA 2 FUROS
	DOIS PONTO DE REDE ESTRUTURADA EM CAIXA DE 4X2" DE SOBREPOR À 2.00cm. DO CENTRO AO PISO COM ESPELHO PARA 2 FUROS
	PONTO PARA CONTROLE DE ACESSO À 2.20cm DO PISO
	PONTO DE ANTENA WIRELESS, INSTALADA JUNTO A PAREDE, PONTO ALTO APARENTE.
	RACK FECHADO DE 44U' COM MÓDULO INTERNO DE 19" COR PRETA, VISOR EM ACRÍLICO

1 PLANTA BAIXA 2º PAVIMENTO
ESCALA 1/50

EMIS.	DESCRIÇÃO	REVISADO POR	RESP. TÉCNICO	DATA
	Ministério da Saúde FIOCRUZ Fundação Oswaldo Cruz			
OBJETIVO REFORMA E AMPLIAÇÃO DO CAMPUS FIOCRUZ		NOME DO PRÉDIO / ÁREA CAMPUS FIOCRUZ CEARÁ WOLBACHIA		SETOR EDIFICAÇÃO
Xº PRÉDIO 400		O.E. / O.R. 2020.XXX 2020.XX.XX.XX		Nº PRANCHA F416Y02A
TIPO DE PROJETO / SUBTIPO DE PROJETO TELECOMUNICAÇÕES		FASE ANTIPROJETO		
TÍTULO DA PRANCHA PLANTA BAIXA 2º PAVIMENTO REDE ESTRUTURADA		COORDENADOR DA META RODRIGO COSTA		DATA 05/11/2020 ESCALA 1:50 ART/RTT
EQUIPE TATIANA BASTOS		RESPONSÁVEL TÉCNICO ROBSON EVARISTO		CREA/CAU 1991104086

TEL-002



ACESSO 2

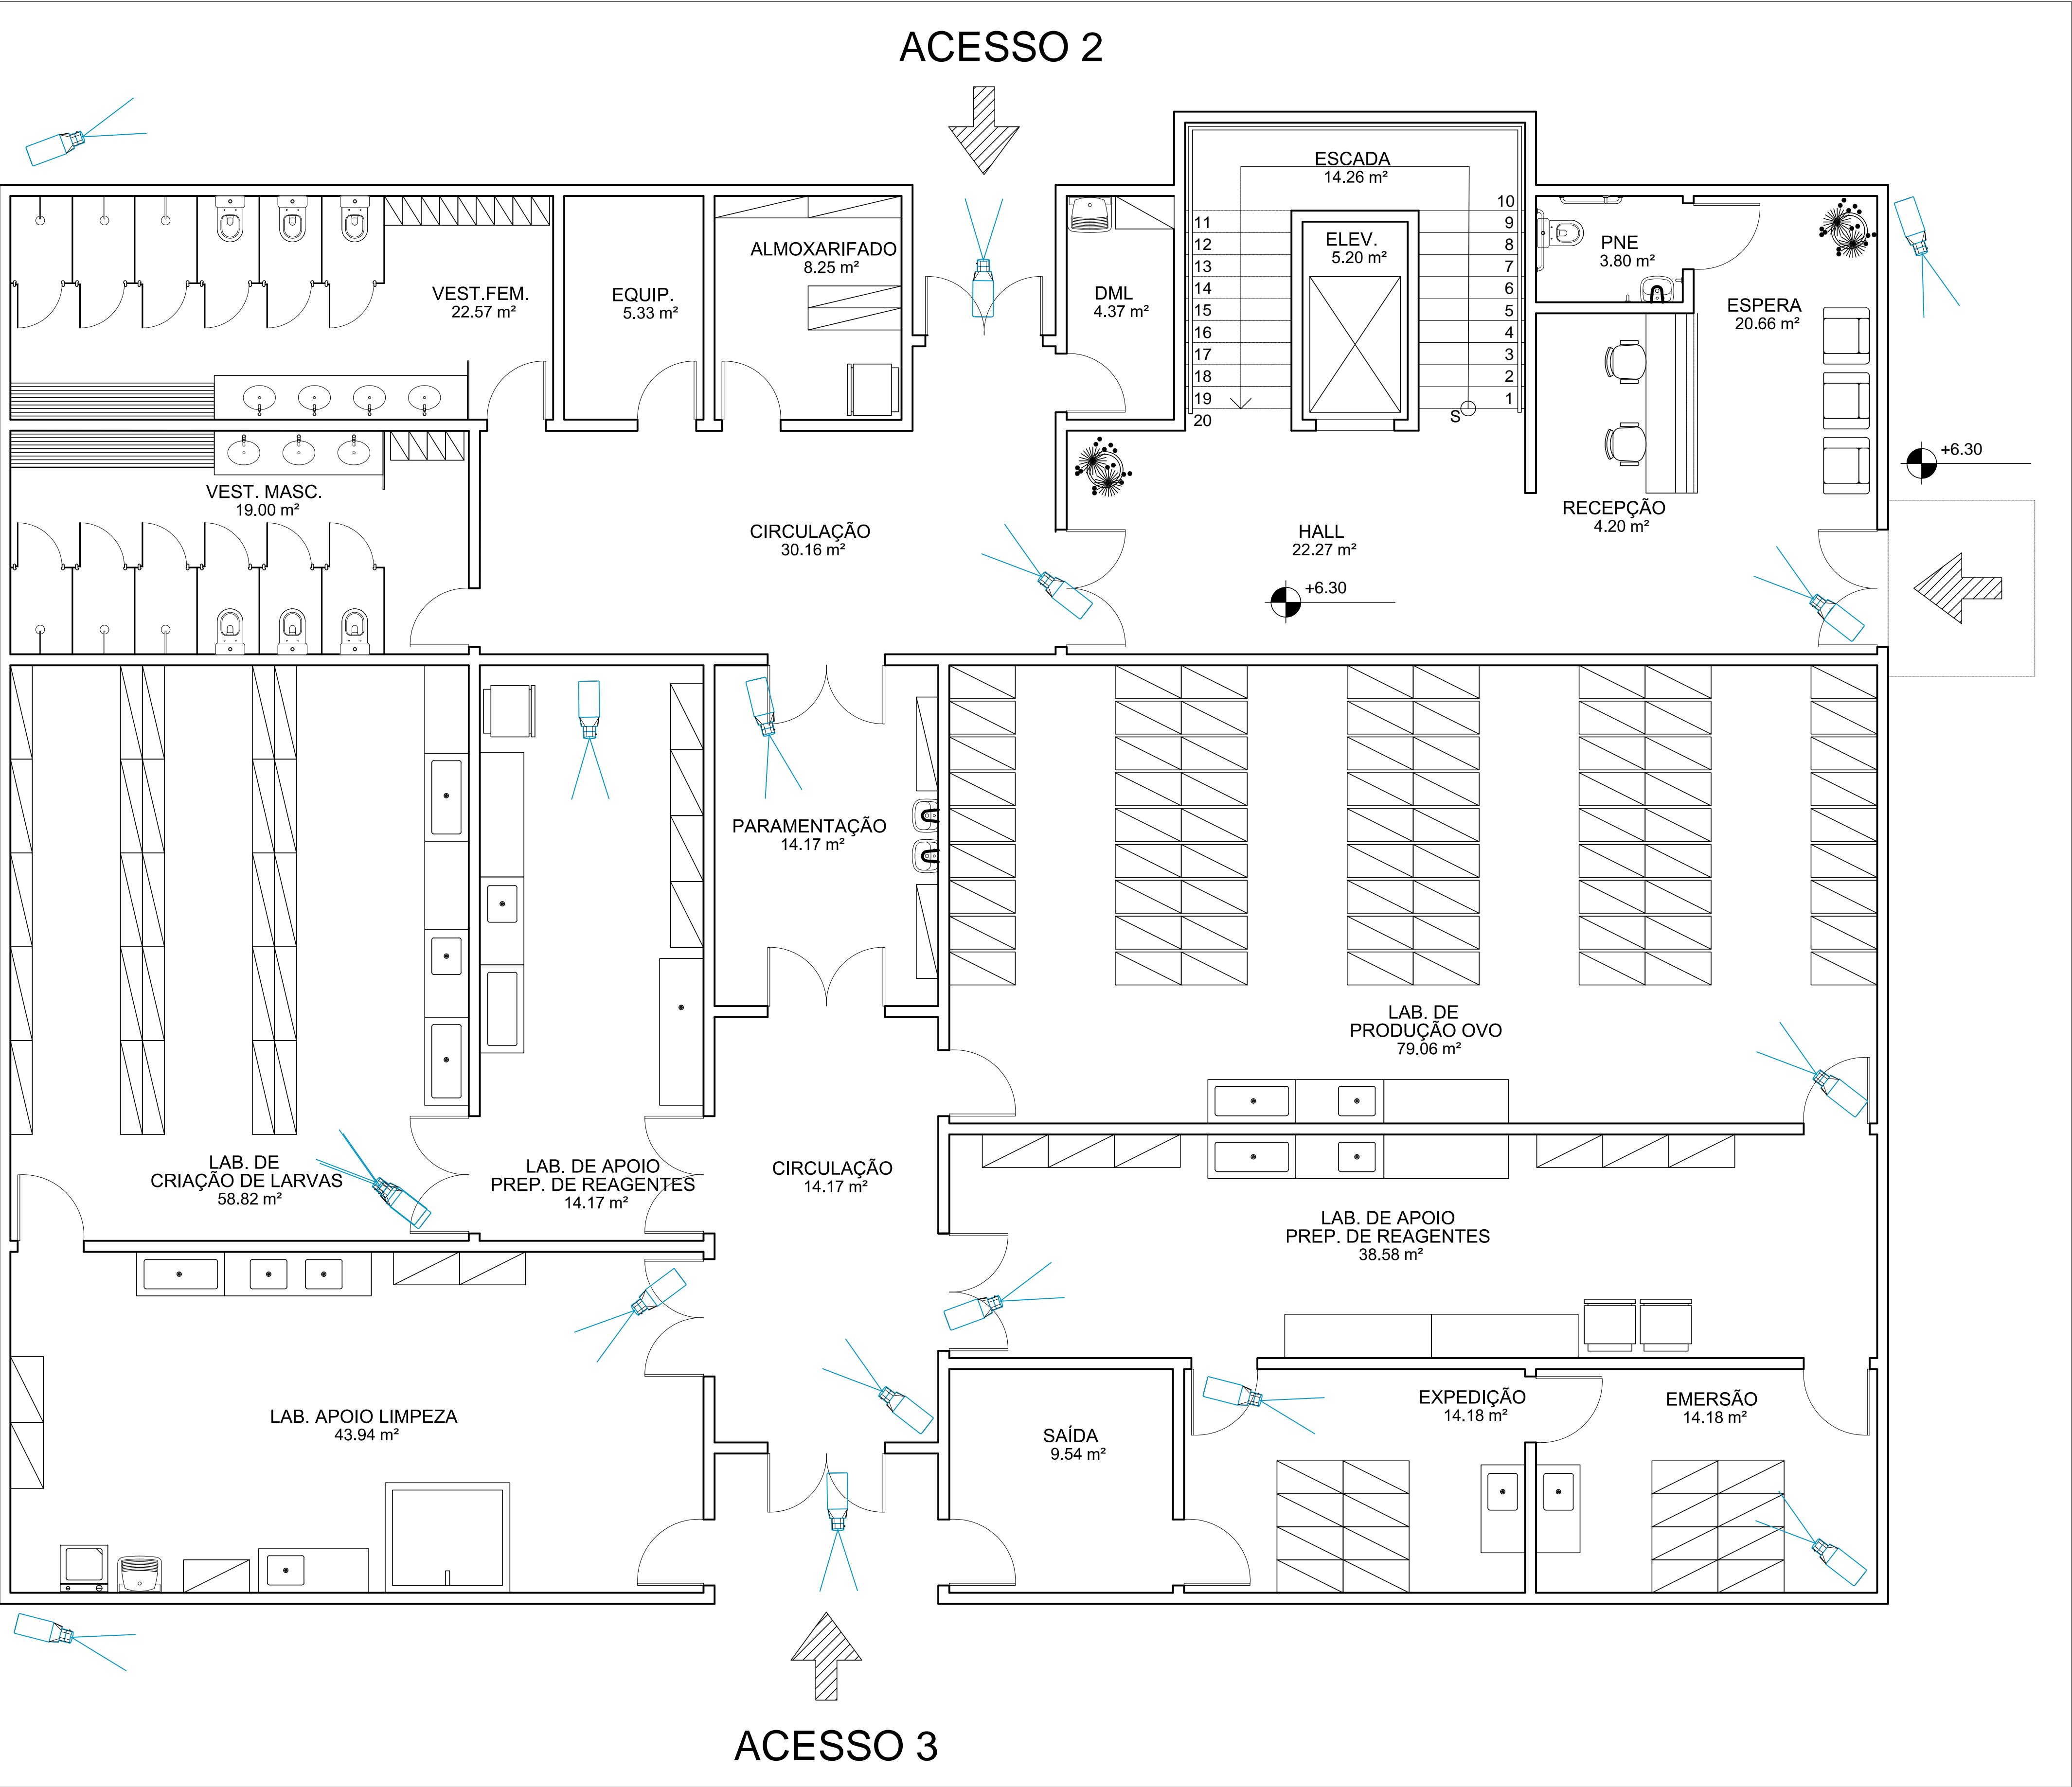


ACESSO 1

ACESSO 3

 
LEGENDA

-  CÂMERA IP - CIRCUITO FECHADO DE TELEVISÃO - CFTV
-  RACK FECHADO DE 44U' COM MÓDULO INTERNO DE 19" COR PRETA, VISOR EM ACRÍLICO

1 LAYOUT 2º PAVIMENTO
ESCALA 1/50


EMIS.	DESCRIÇÃO	REVISADO POR	RESP. TÉCNICO	DATA
	<div>Ministério da Saúde</div> <div>Fiocruz</div> <div>Fundação Oswaldo Cruz</div>			
<div>CAMPUS</div> <div>CAMPUS XXX - FIOCRUZ</div> <div>SETOR</div> <div>EDIFICAÇÃO</div>				
<div>OBJETIVO</div> <div>REFORMA E AMPLIAÇÃO</div> <div>Nº PRÉDIO</div> <div>400</div> <div>TIPO DE PROJETO / SUBTIPO DE PROJETO</div> <div>TELECOMUNICAÇÕES</div> <div>TÍTULO DA PRANCHA</div> <div>PLANTA BAIXA TÉRREO</div> <div>CIRCUITO FECHADO DE TELEVISÃO - CFTV</div> <div>COORDENADOR DA META</div> <div>RODRIGO COSTA</div> <div>RESPONSÁVEL TÉCNICO</div> <div>ROBSON EVARISTO</div> <div>CREA/CAU</div> <div>1991104086</div> <div>DATA</div> <div>03/09/2020</div> <div>ESCALA</div> <div>1:50</div> <div>ART/RT</div> <div></div>				
<div>NOME DO PRÉDIO / ÁREA</div> <div>CAMPUS XXX - FIOCRUZ</div> <div>SETOR</div> <div>EDIFICAÇÃO</div> <div>Nº DA META</div> <div>2020.XXX</div> <div>O.E. / O.R.</div> <div>2020.XX.XX.XX</div> <div>Nº PRANCHA</div> <div>F418Y03A</div> <div>FASE</div> <div>ANTI-PROJETO</div>				
<div>USUÁRIO</div> <div>ROBSON EVARISTO</div> <div>ÚLTIMA ATUALIZAÇÃO</div> <div>10/11/2020</div> <div>CONSERVAÇÃO</div> <div></div>				


TEL-003

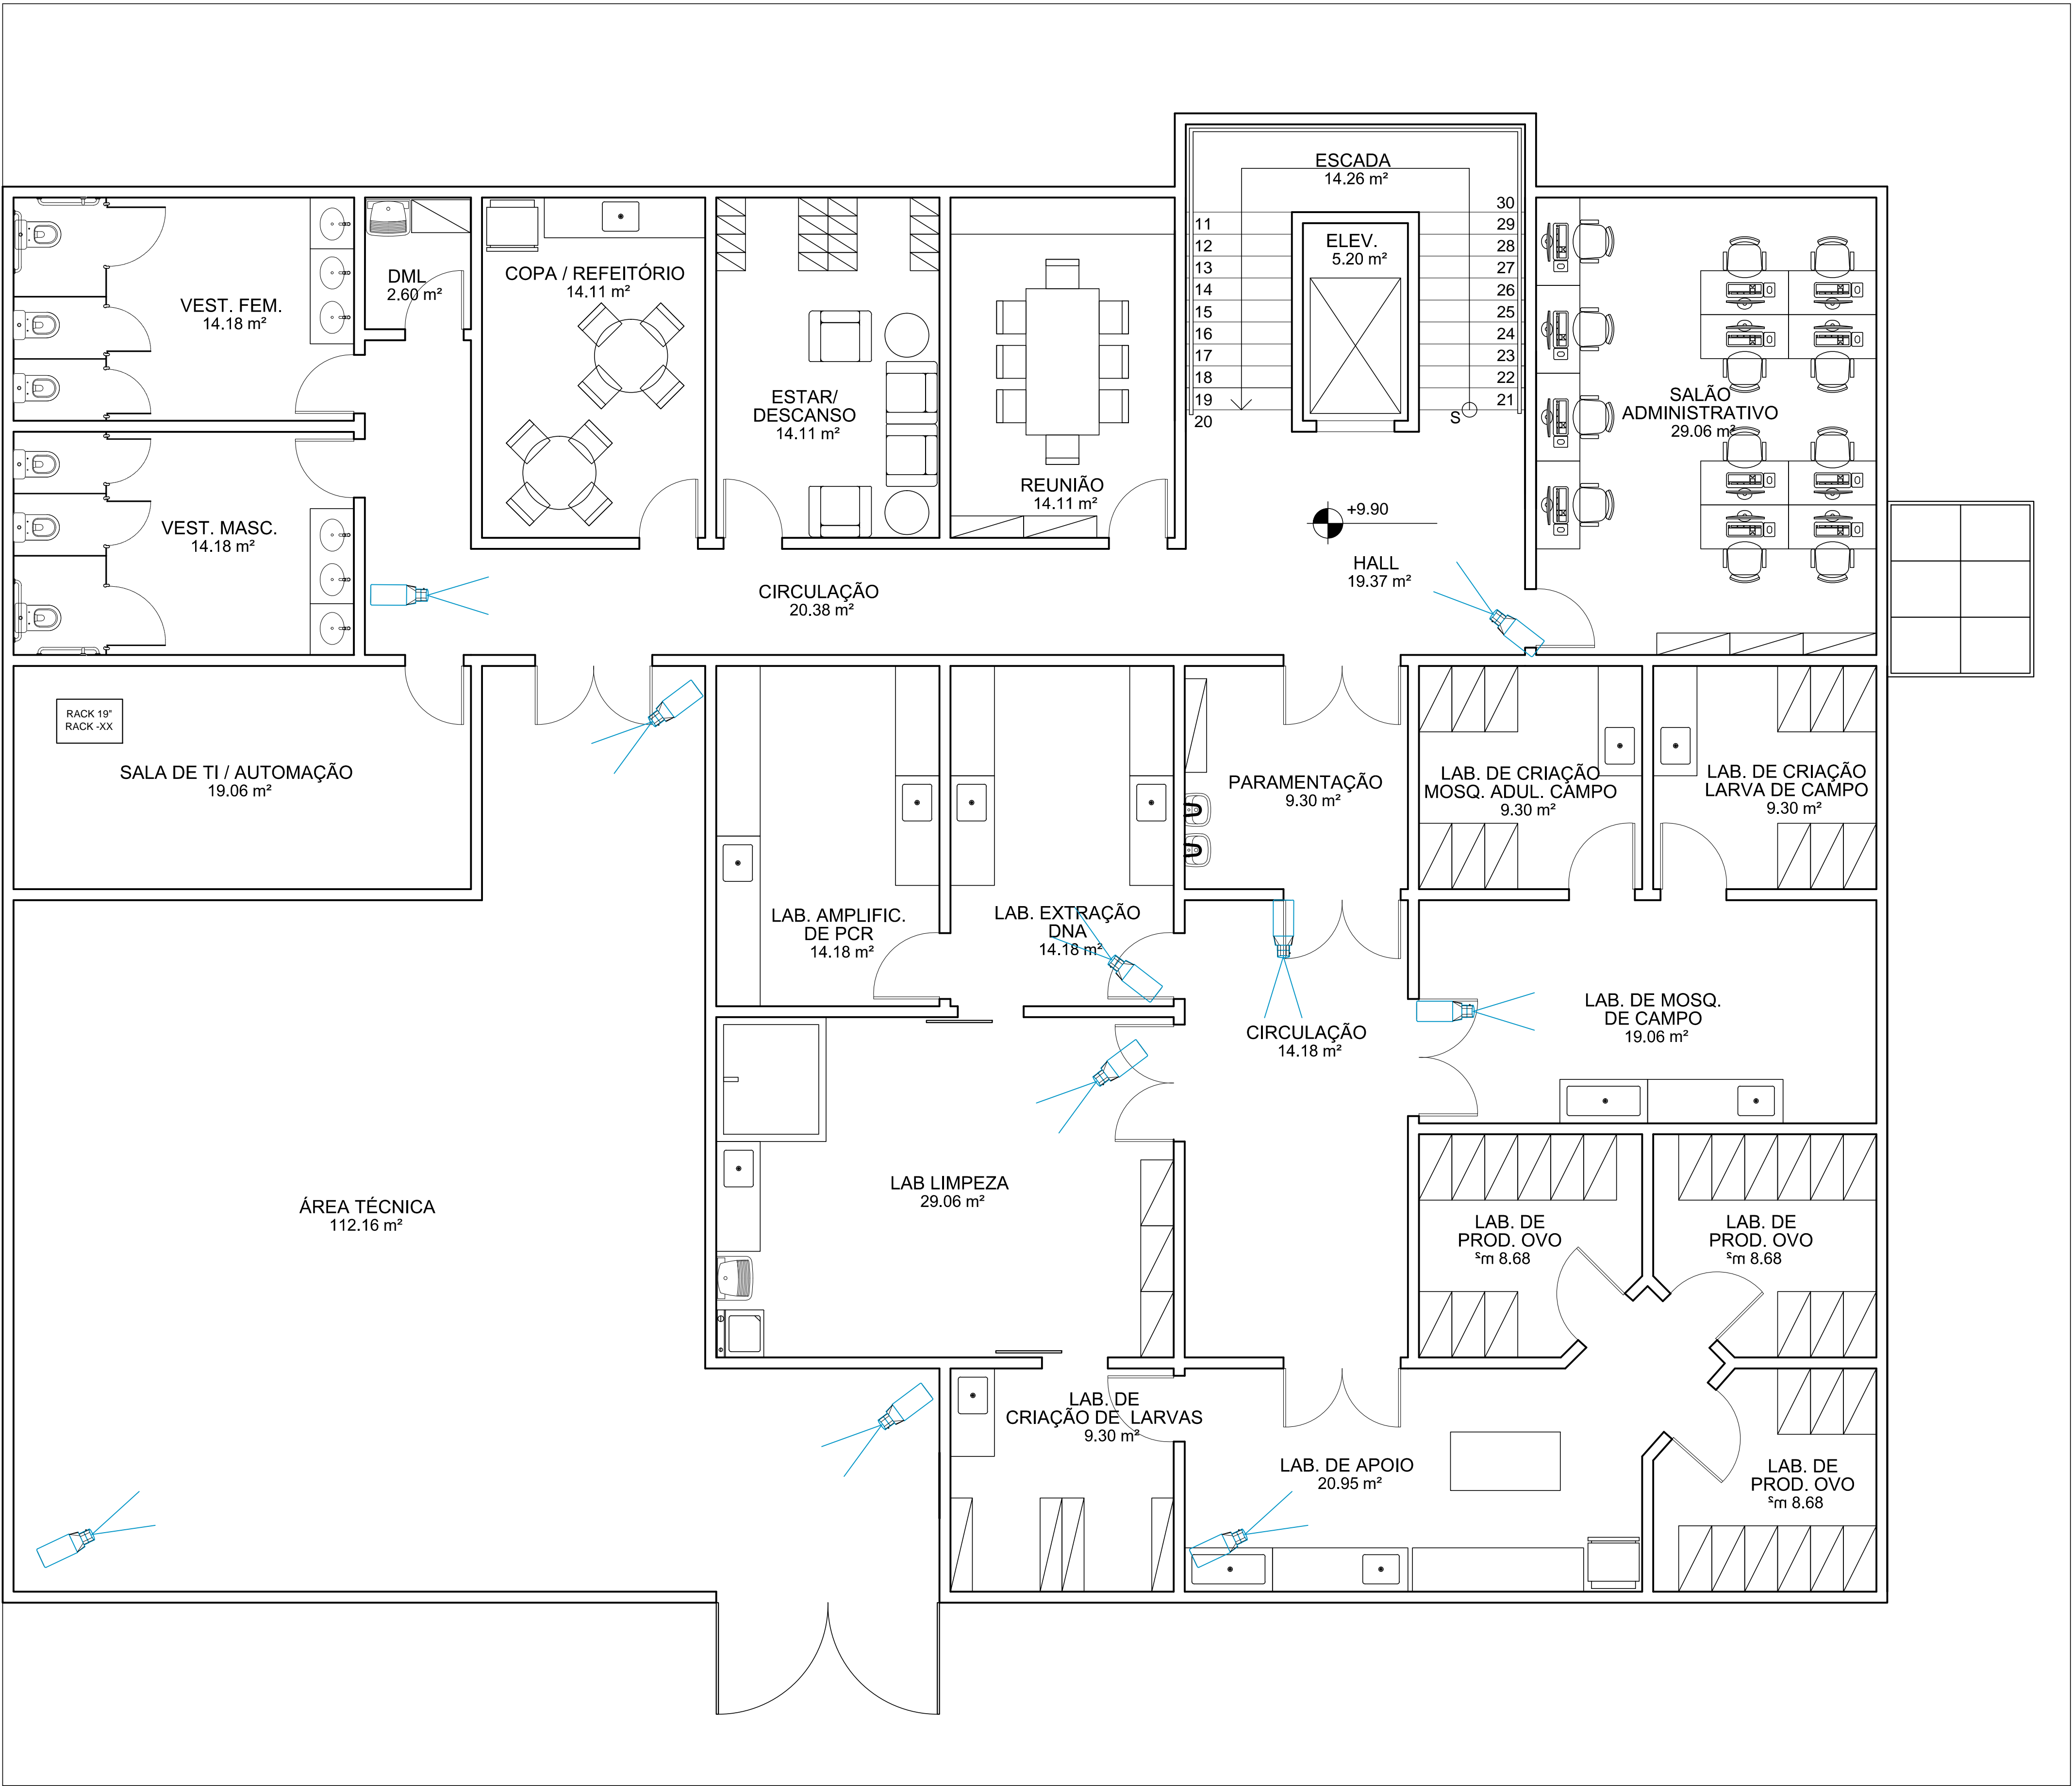



1 PLANTA BAIXA 2º PAVIMENTO
ESCALA 1/50

 
LEGENDA

CÂMERA IP - CIRCUITO FECHADO DE TELEVISÃO - CFTV

 
RACK FECHADO DE 44U' COM MÓDULO INTERNO DE 19" COR PRETA, VISOR EM ACRÍLICO

EMIS.	DESCRIÇÃO	REVISADO POR	RESP. TÉCNICO	DATA
	Ministério da Saúde FIOCRUZ Fundação Oswaldo Cruz		NOME DO PRÉDIO / ÁREA CAMPUS FIOCRUZ CEARÁ WOLBACHIA	
OBJETIVO REFORMA E AMPLIAÇÃO	CAMPUS XXX - FIOCRUZ	SETOR EDIFICAÇÃO		
Nº PRÉDIO 400	Nº DA META 2020.XXX	O.E. / O.R. 2020.XX.XX.XX	Nº PRANCHA F418Y04A	
TIPO DE PROJETO / SUBTIPO DE PROJETO TELECOMUNICAÇÕES		FASE ANTI-PROJETO		
TÍTULO DA PRANCHA PLANTA BAIXA DE LAYOUT - 2º PAVIMENTO CIRCUITO FECHADO DE TELEVISÃO - CFTV				DATA 03/09/2020 ESCALA 1:50
COORDENADOR DA META RODRIGO COSTA		RESPONSÁVEL TÉCNICO ROBSON EVARISTO	CREA/CAU 1991104086	ART/RTT
EQUIPE TATIANA BASTOS				


TEL-004

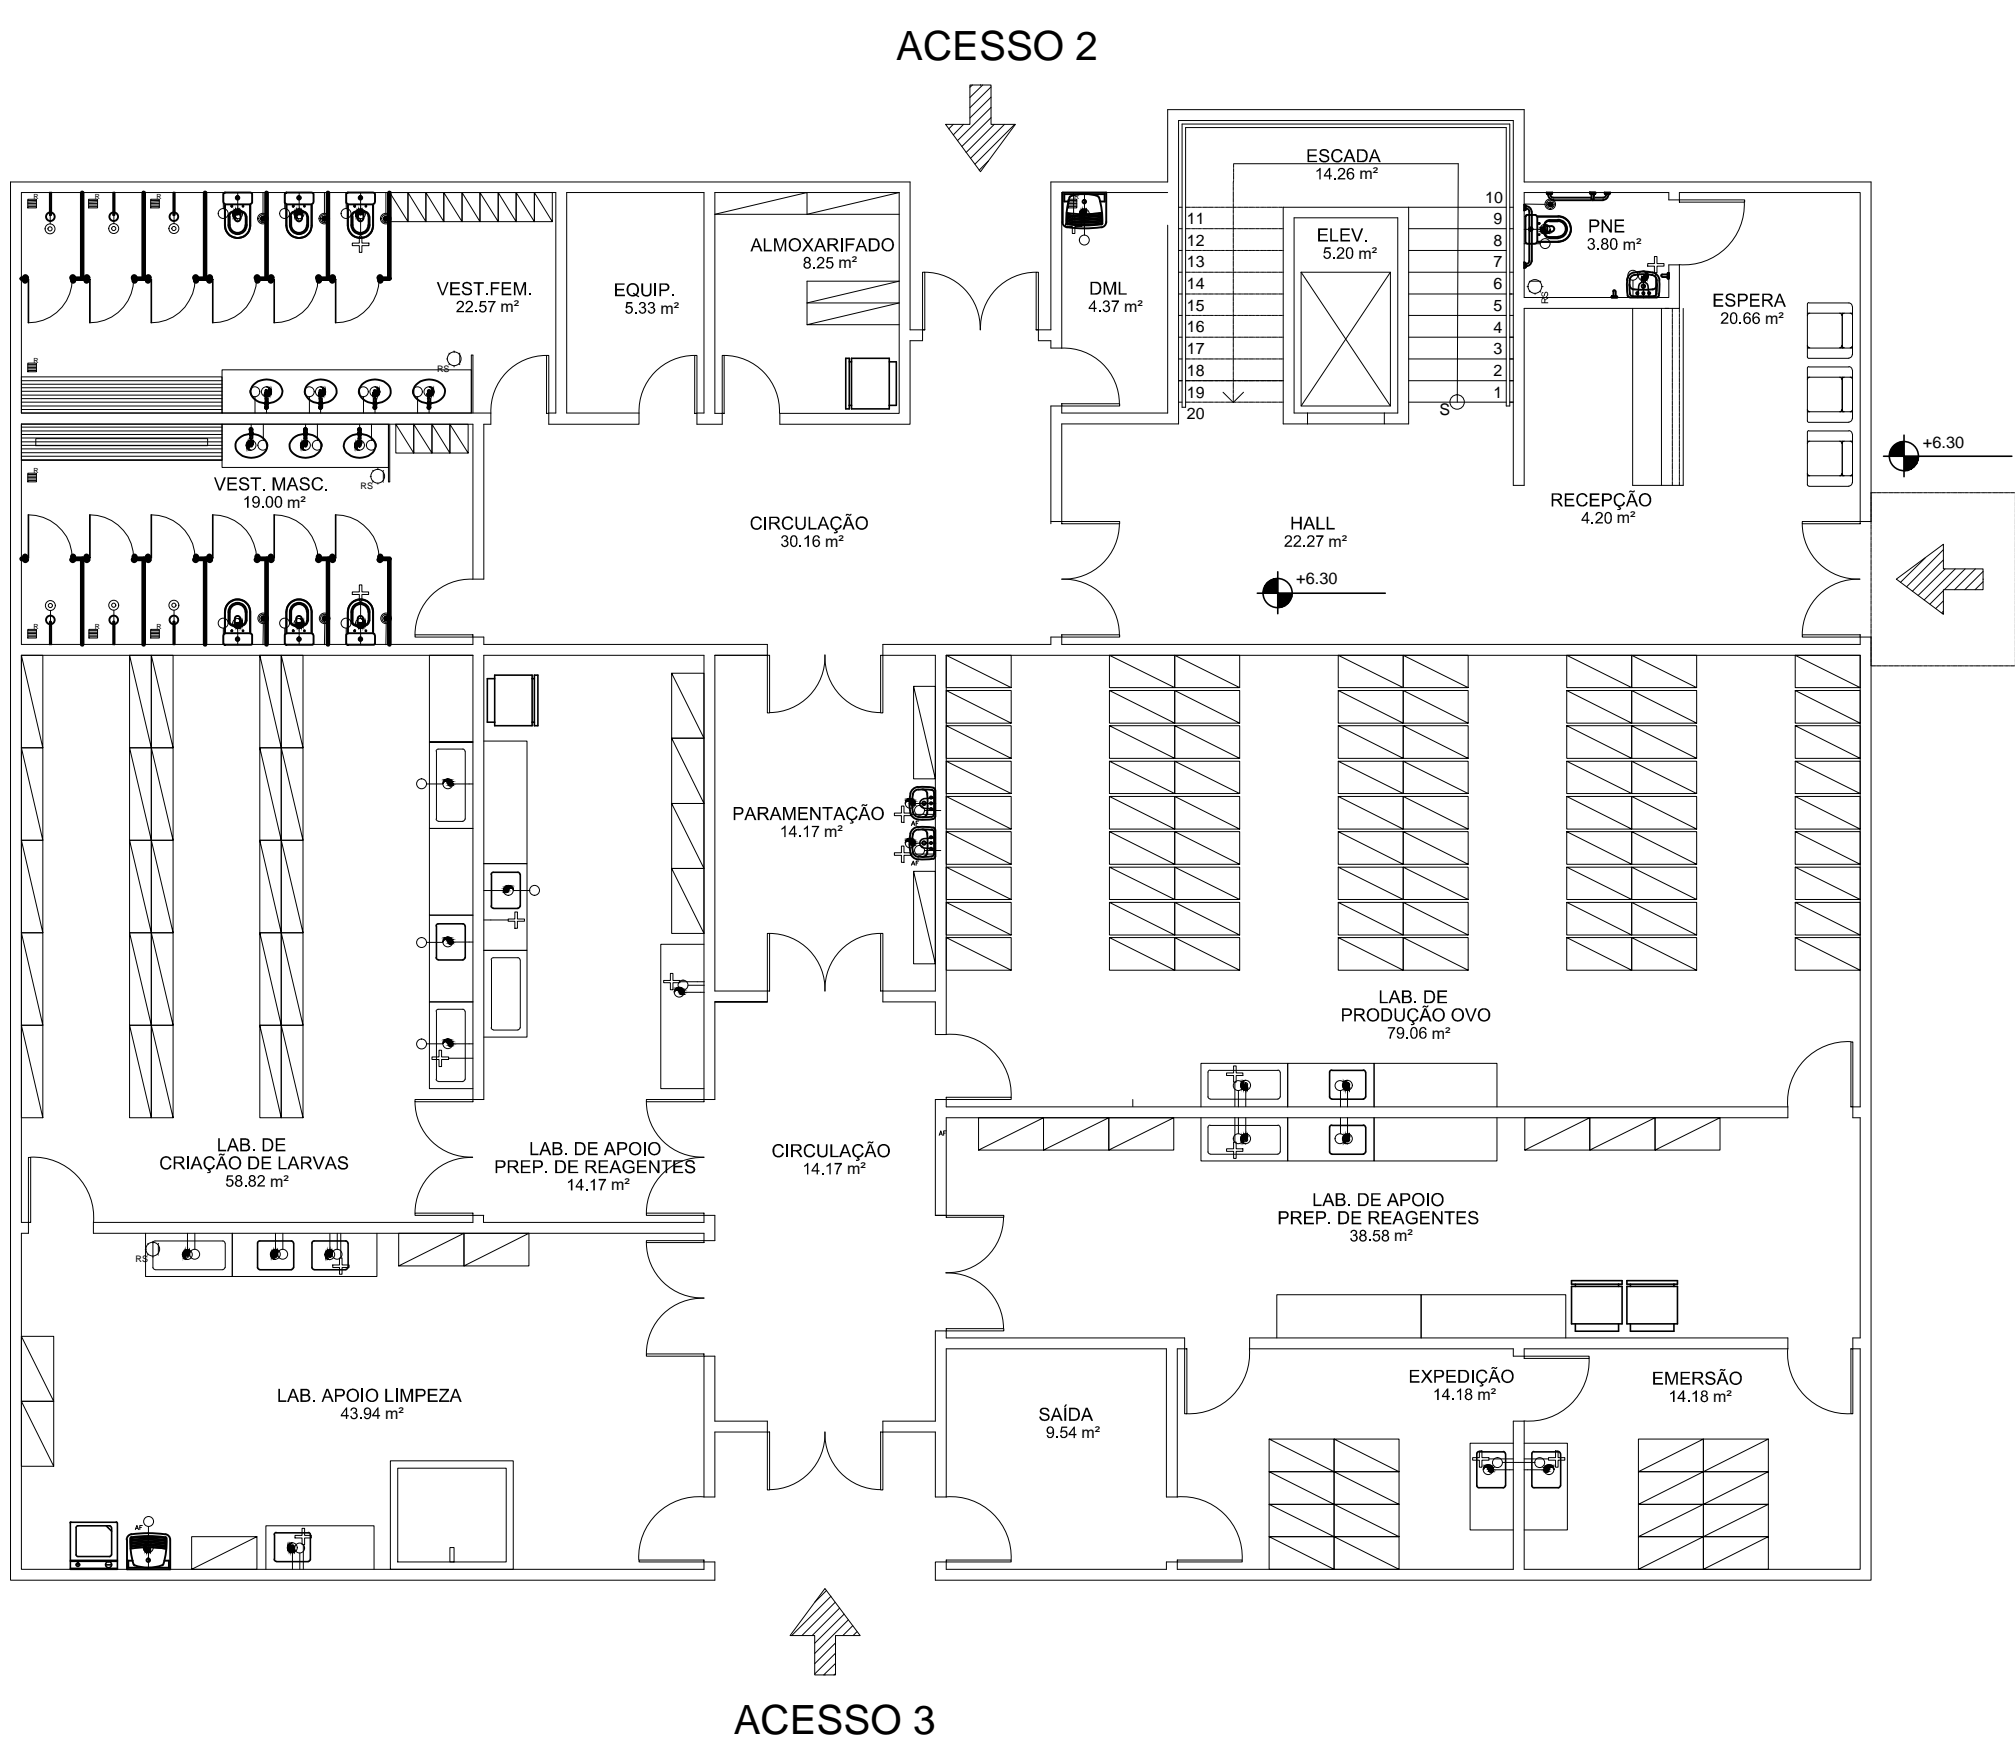

1 LAYOUT PAV. TÉRREO HIDROSSANITARIOS
1/100

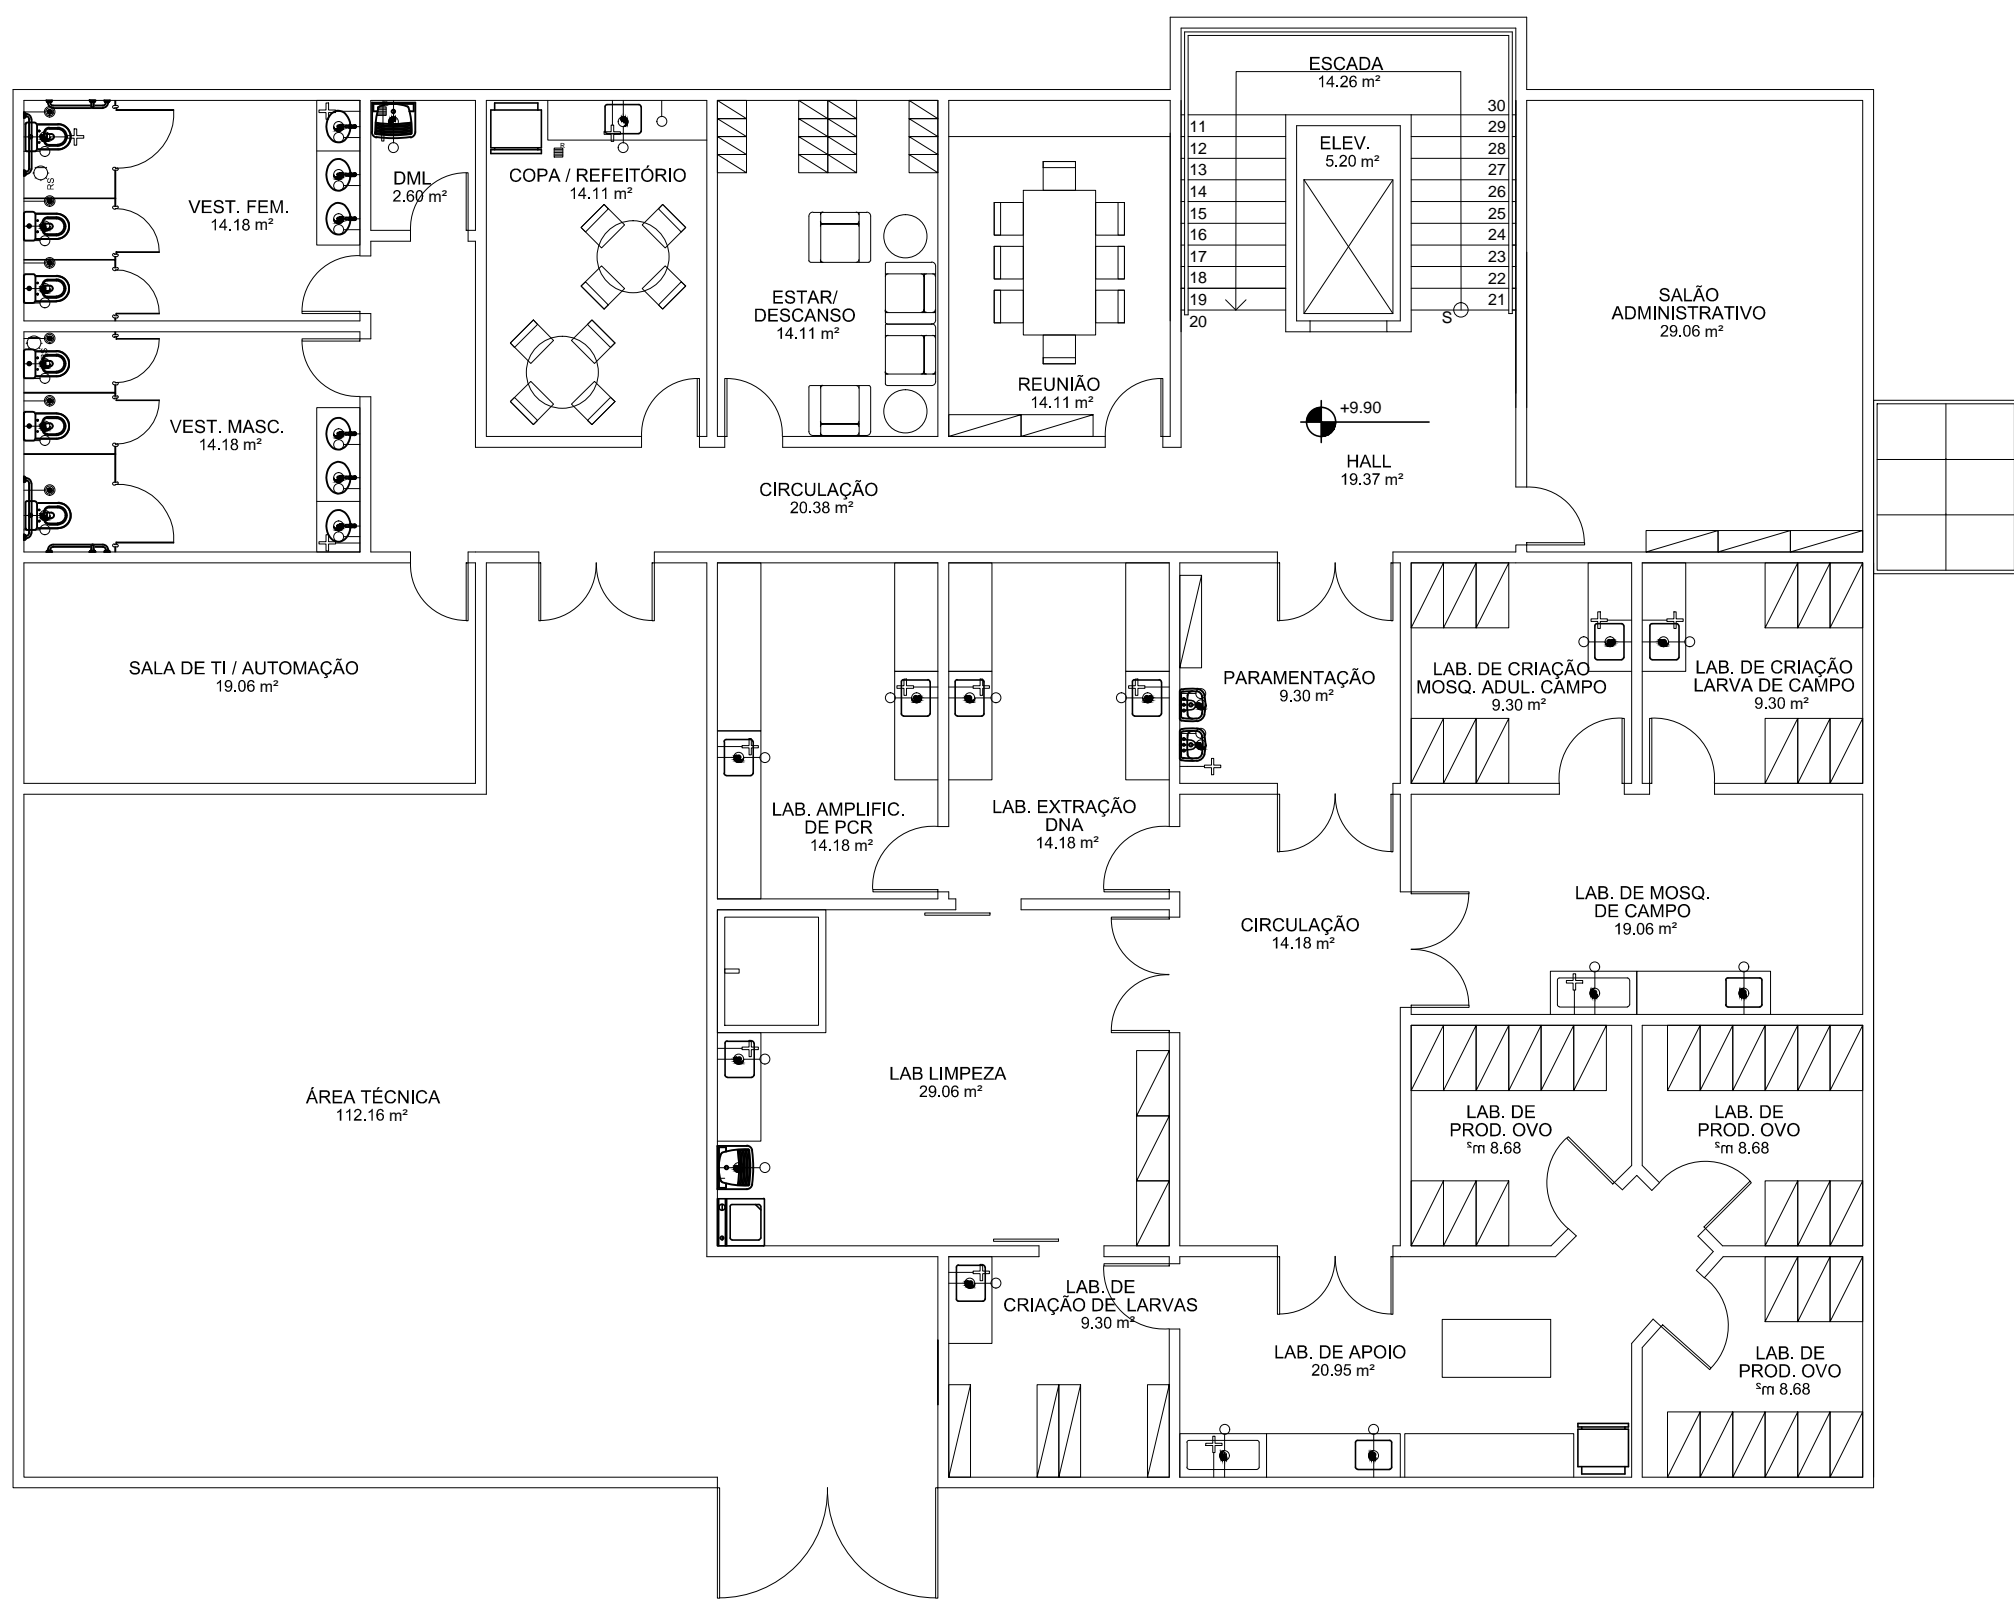

2 LAYOUT 2 ° PAVIMENTO HIDROSSANITARIOS
1/100

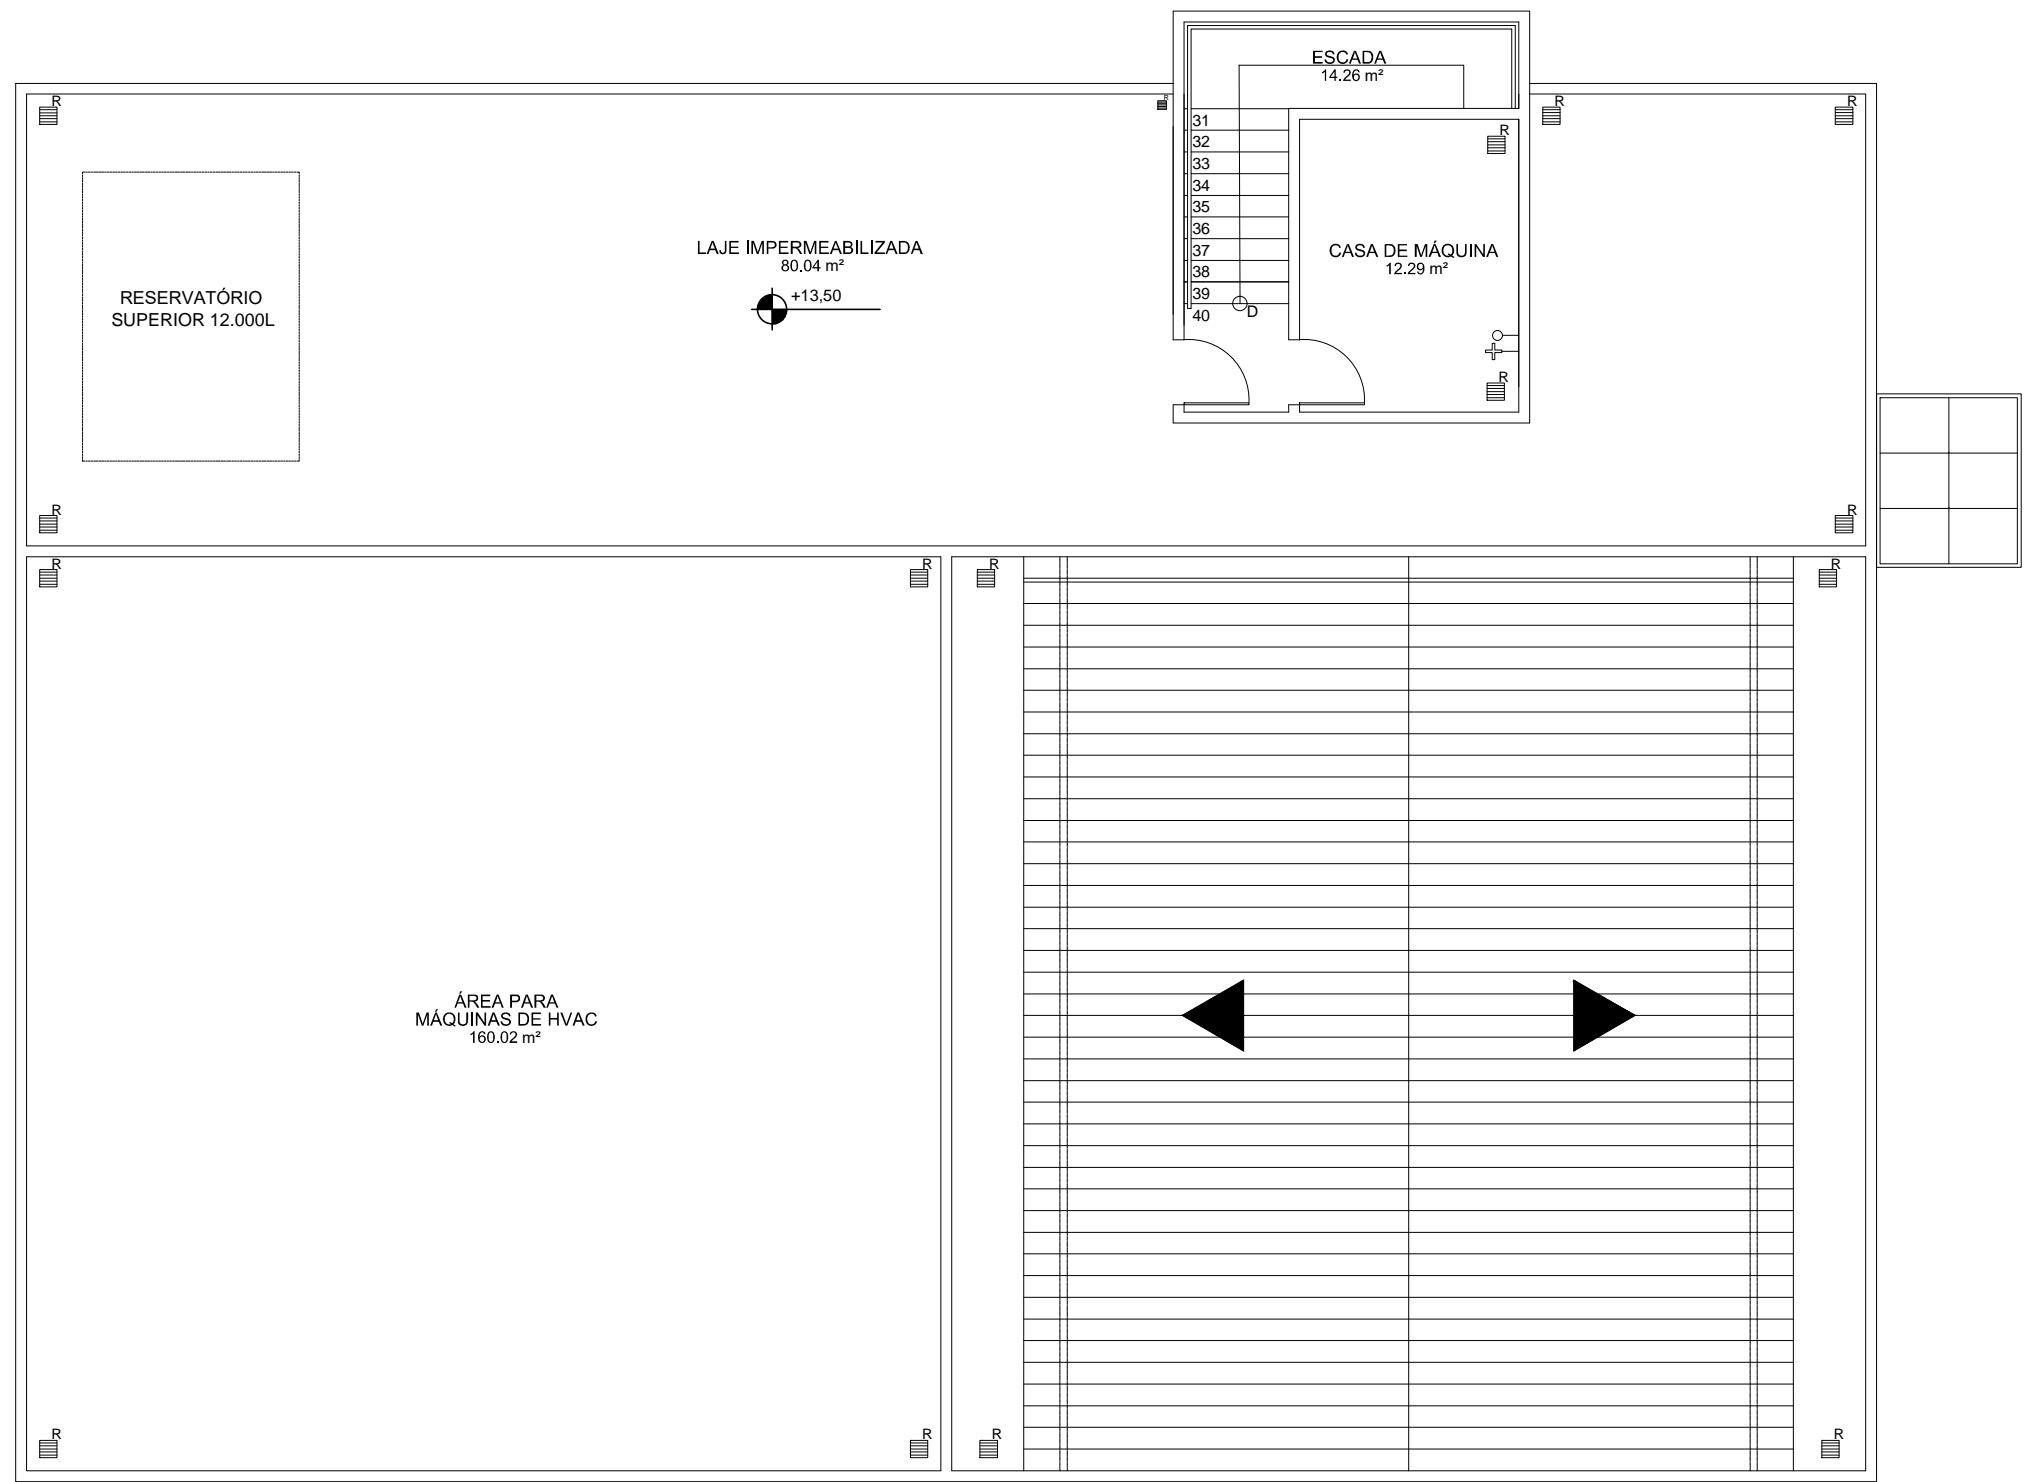

3 PLANTA DE COBERTURA HIDROSSANITARIOS
1/100


LEGENDA DE SIMBOLOS

LEGENDA HIDRÁULICA		
SÍMBOLO	DESCRIÇÃO	OBSERVAÇÃO
○	PONTO DE ÁGUA FRIA PAREDE	CONFERIR ALTURAS E ESPECIFICAÇÕES DOS METROS COM FORNECEDOR
●	PONTO DE ÁGUA QUENTE PAREDE	CONFERIR ALTURAS E ESPECIFICAÇÕES DOS METROS COM FORNECEDOR
⦿	PONTO DE ESGOTO PAREDE	AL-0,55M DO PRD ACABADO EXCETO QND INDICADA METROS COM FORNECEDOR
⦿	PONTO DE ÁGUA DUCHA HIGIENICA	H-0,55m DO PRD ACABADO
⦿	REGISTRO ÁGUA FRIA PAREDE	H-0,55M DO PRD ACABADO EXCETO QND INDICADO METROS COM FORNECEDOR
⦿	REGISTRO QUENTE FRIA PAREDE	CONFERIR ALTURAS E ESPECIFICAÇÕES DOS METROS COM FORNECEDOR
⦿	RAIO SFONADO	MEODAS INDICADAS EM PLANTA
⦿	PONTO DE ESGOTO NO PRD	CONFERIR MEDIDAS E ESPECIFICAÇÕES DE ACORDO COM AS LOUÇAS FORNECIDAS
⦿	RAIO BEGO	MEODAS INDICADAS EM PLANTA
⦿	RAIO LINEAR	MEODAS INDICADAS EM PLANTA
⦿	CHUIVEIRO DE TETO	NO CENTRO DO BOX
⦿	PONTO DE ÁGUA CHAVEIRO	H+ 2,10m DO PRD ACABADO

EMS	DESCRIÇÃO	REVISADO POR	RESP. TÉCNICO	DATA
	Ministério da Saúde FIOCRUZ Fundação Coordenação de Doenças		NOME DO PRÉDIO / ÁREA CAMPUS FIOCRUZ CEARÁ	
PROJETO CONSTRUÇÃO	CEARÁ	DATA 2020-04-17	SETOR WOLBACHIA	
Nº PROJETO 415	Nº DA META 2020-04-17	O.E. / O.A. 2020-09-24-02	Nº PROJETO H4-REYOTA	
TÍTULO DO PROJETO HIDROSSANITÁRIA	TÍTULO DO PROJETO HIDROSSANITÁRIA	FASE ANTEPROJETO	DATA 23/09/2020	
PLANTA DE ÁGUA POTÁVEL / ESGOTO E DRENAGEM	PLANTA DE ÁGUA POTÁVEL / ESGOTO E DRENAGEM	ESCALA 1:100	ARTIST ARTIST	
COORDENADOR DA META RODRIGO COSTA	RESPONSÁVEL TÉCNICO ISMAEL SANTIAGO	ORÇAMENTO 1999119752		
ELABORADO BIANCA CASTRO				

HID-001

CONTAÇÃO DO PROJETO: 10.11.2020
NOME E NÚMERO DO PROJETO: 10.11.2020
CONTAÇÃO DO PROJETO: 10.11.2020
NOME E NÚMERO DO PROJETO: 10.11.2020

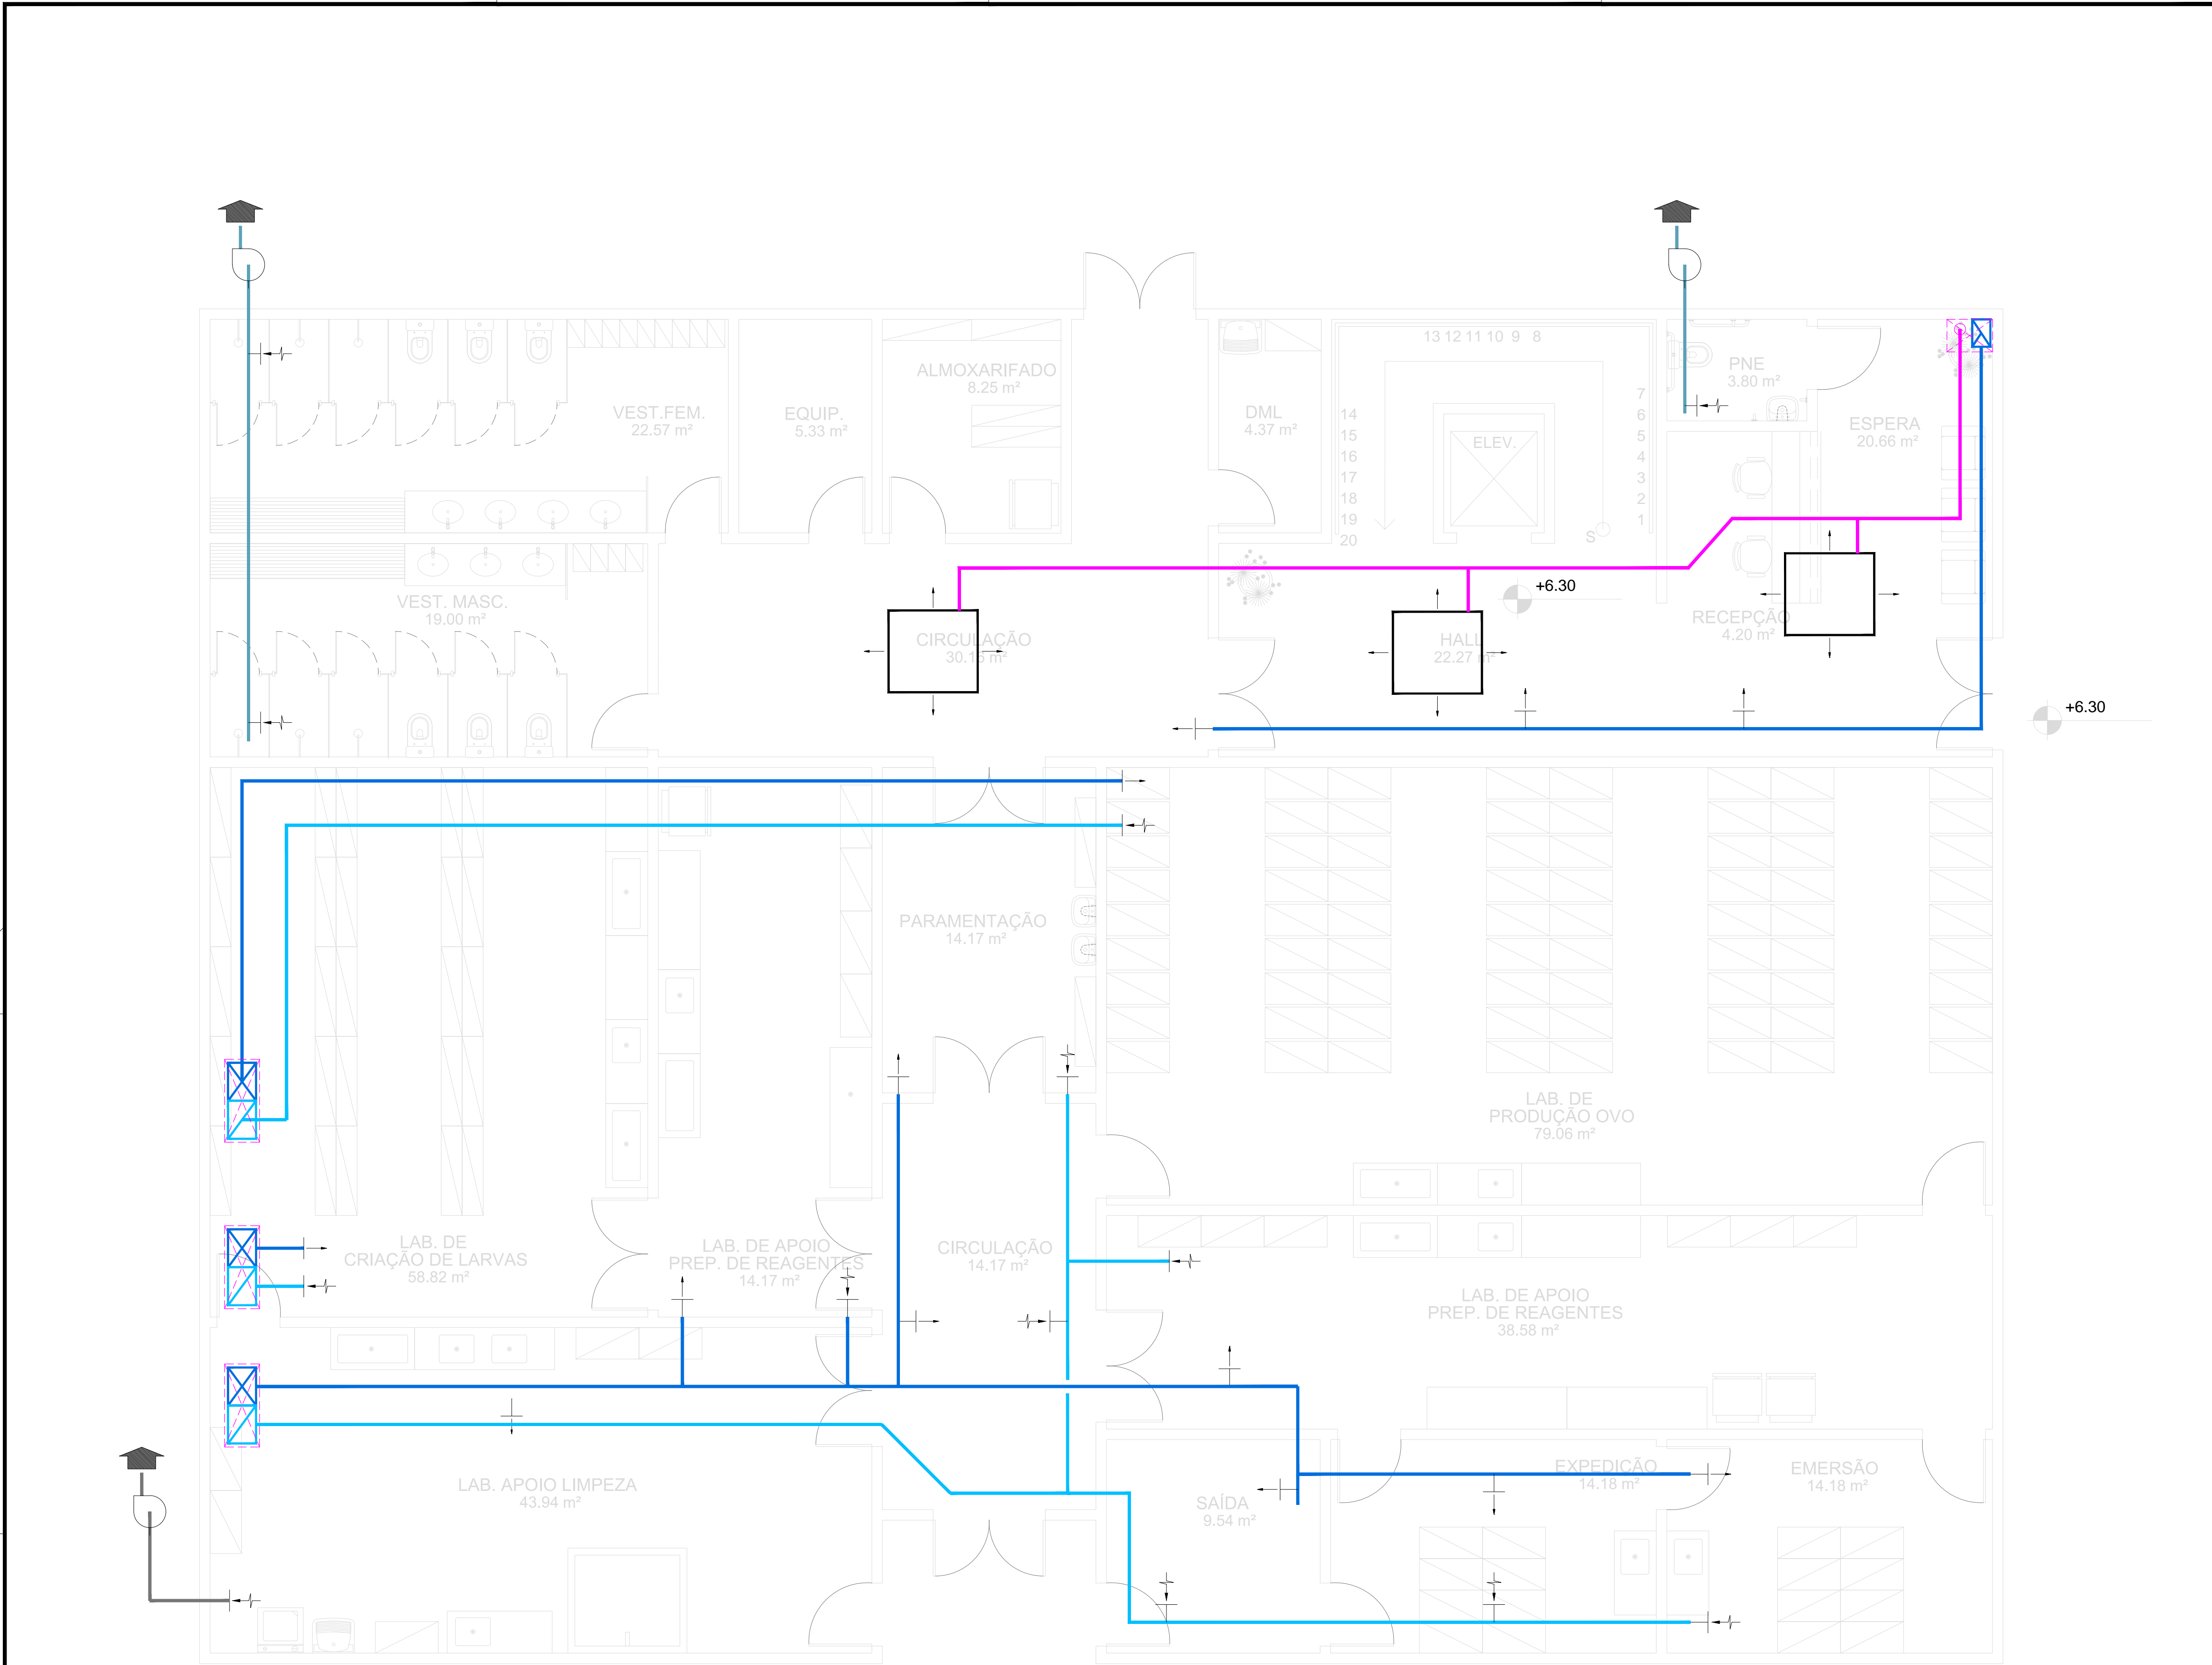

PLANTA BAIXA TÉRREO
ESCALA 1/50

SIMBOLOGIA

TORRE DE RESFRIAMENTO

BOMBA CENTRÍFUGA

TUBULAÇÃO DE ALIMENTAÇÃO DE ÁGUA DE CONDENSACÃO

TUBULAÇÃO DE RETORNO DE ÁGUA DE CONDENSACÃO

TUBULAÇÃO DE ALIMENTAÇÃO DE ÁGUA GELADA

TUBULAÇÃO DE RETORNO DE ÁGUA GELADA

DUTO DE EXAUSTÃO MECÂNICA

DUTO DE EXAUSTÃO DE SANITÁRIOS

DUTO DE INSUFLAÇÃO

DUTO DE RETORNO

TUBULAÇÃO FRIGORÍGENA

VENTILADOR CENTRÍFUGO

RETORNO/ EXAUSTÃO

INSUFLAÇÃO DE AR

DESCARGA DE AR

TOMADA DE AR EXTERIOR

DAMPER REGULADOR DE VAZÃO

REFRIGERAMENTO

MÓDULO DE VENTILAÇÃO

FILTRO GROSSO


FILTRO FINO

CAIXA DE MISTURA

FURO NA LAJE

A	EMISSION INICIAL				
	EMIS.	DESCRIÇÃO	REVISADO POR	RESP. TÉCNICO	DATA
<div><div></div><div>Ministério da Saúde Fundação Oswaldo Cruz</div></div>			<div><div></div><div>NOME DO PRÉDIO / ÁREA CAMPUS FIOCRUZ CEARÁ</div></div>		
<div><div>OBJETIVO CONSTRUÇÃO</div><div>CAMPUS CEARÁ</div></div>			SETOR WOLBACHIA		
<div><div>Nº PRÉDIO 416</div><div>Nº DA META 2020.047</div></div>			<div><div>O.E. / O.R. 2020.09.24.02</div></div>	<div><div>Nº PRANCHAS V416Y001A</div></div>	
TIPO DE PROJETO / SUBTIPO DE PROJETO REFRIGERAÇÃO			FASE ANTEPROJETO		
TÍTULO DA PRANCHA PLANTA BAIXA - TÉRREO FLUXOGRAMA DE VAC					DATA 09/11/2020
COORDENADOR DA META RODRIGO COSTA			RESPONSÁVEL TÉCNICO MARCOS A. D. PAIXÃO		ESCALA 1:50
EQUIPE M. PAIXÃO, R. COSTA, T. BASTOS			CREA/CAU 2000103520		ART/RTT -

VAC-001

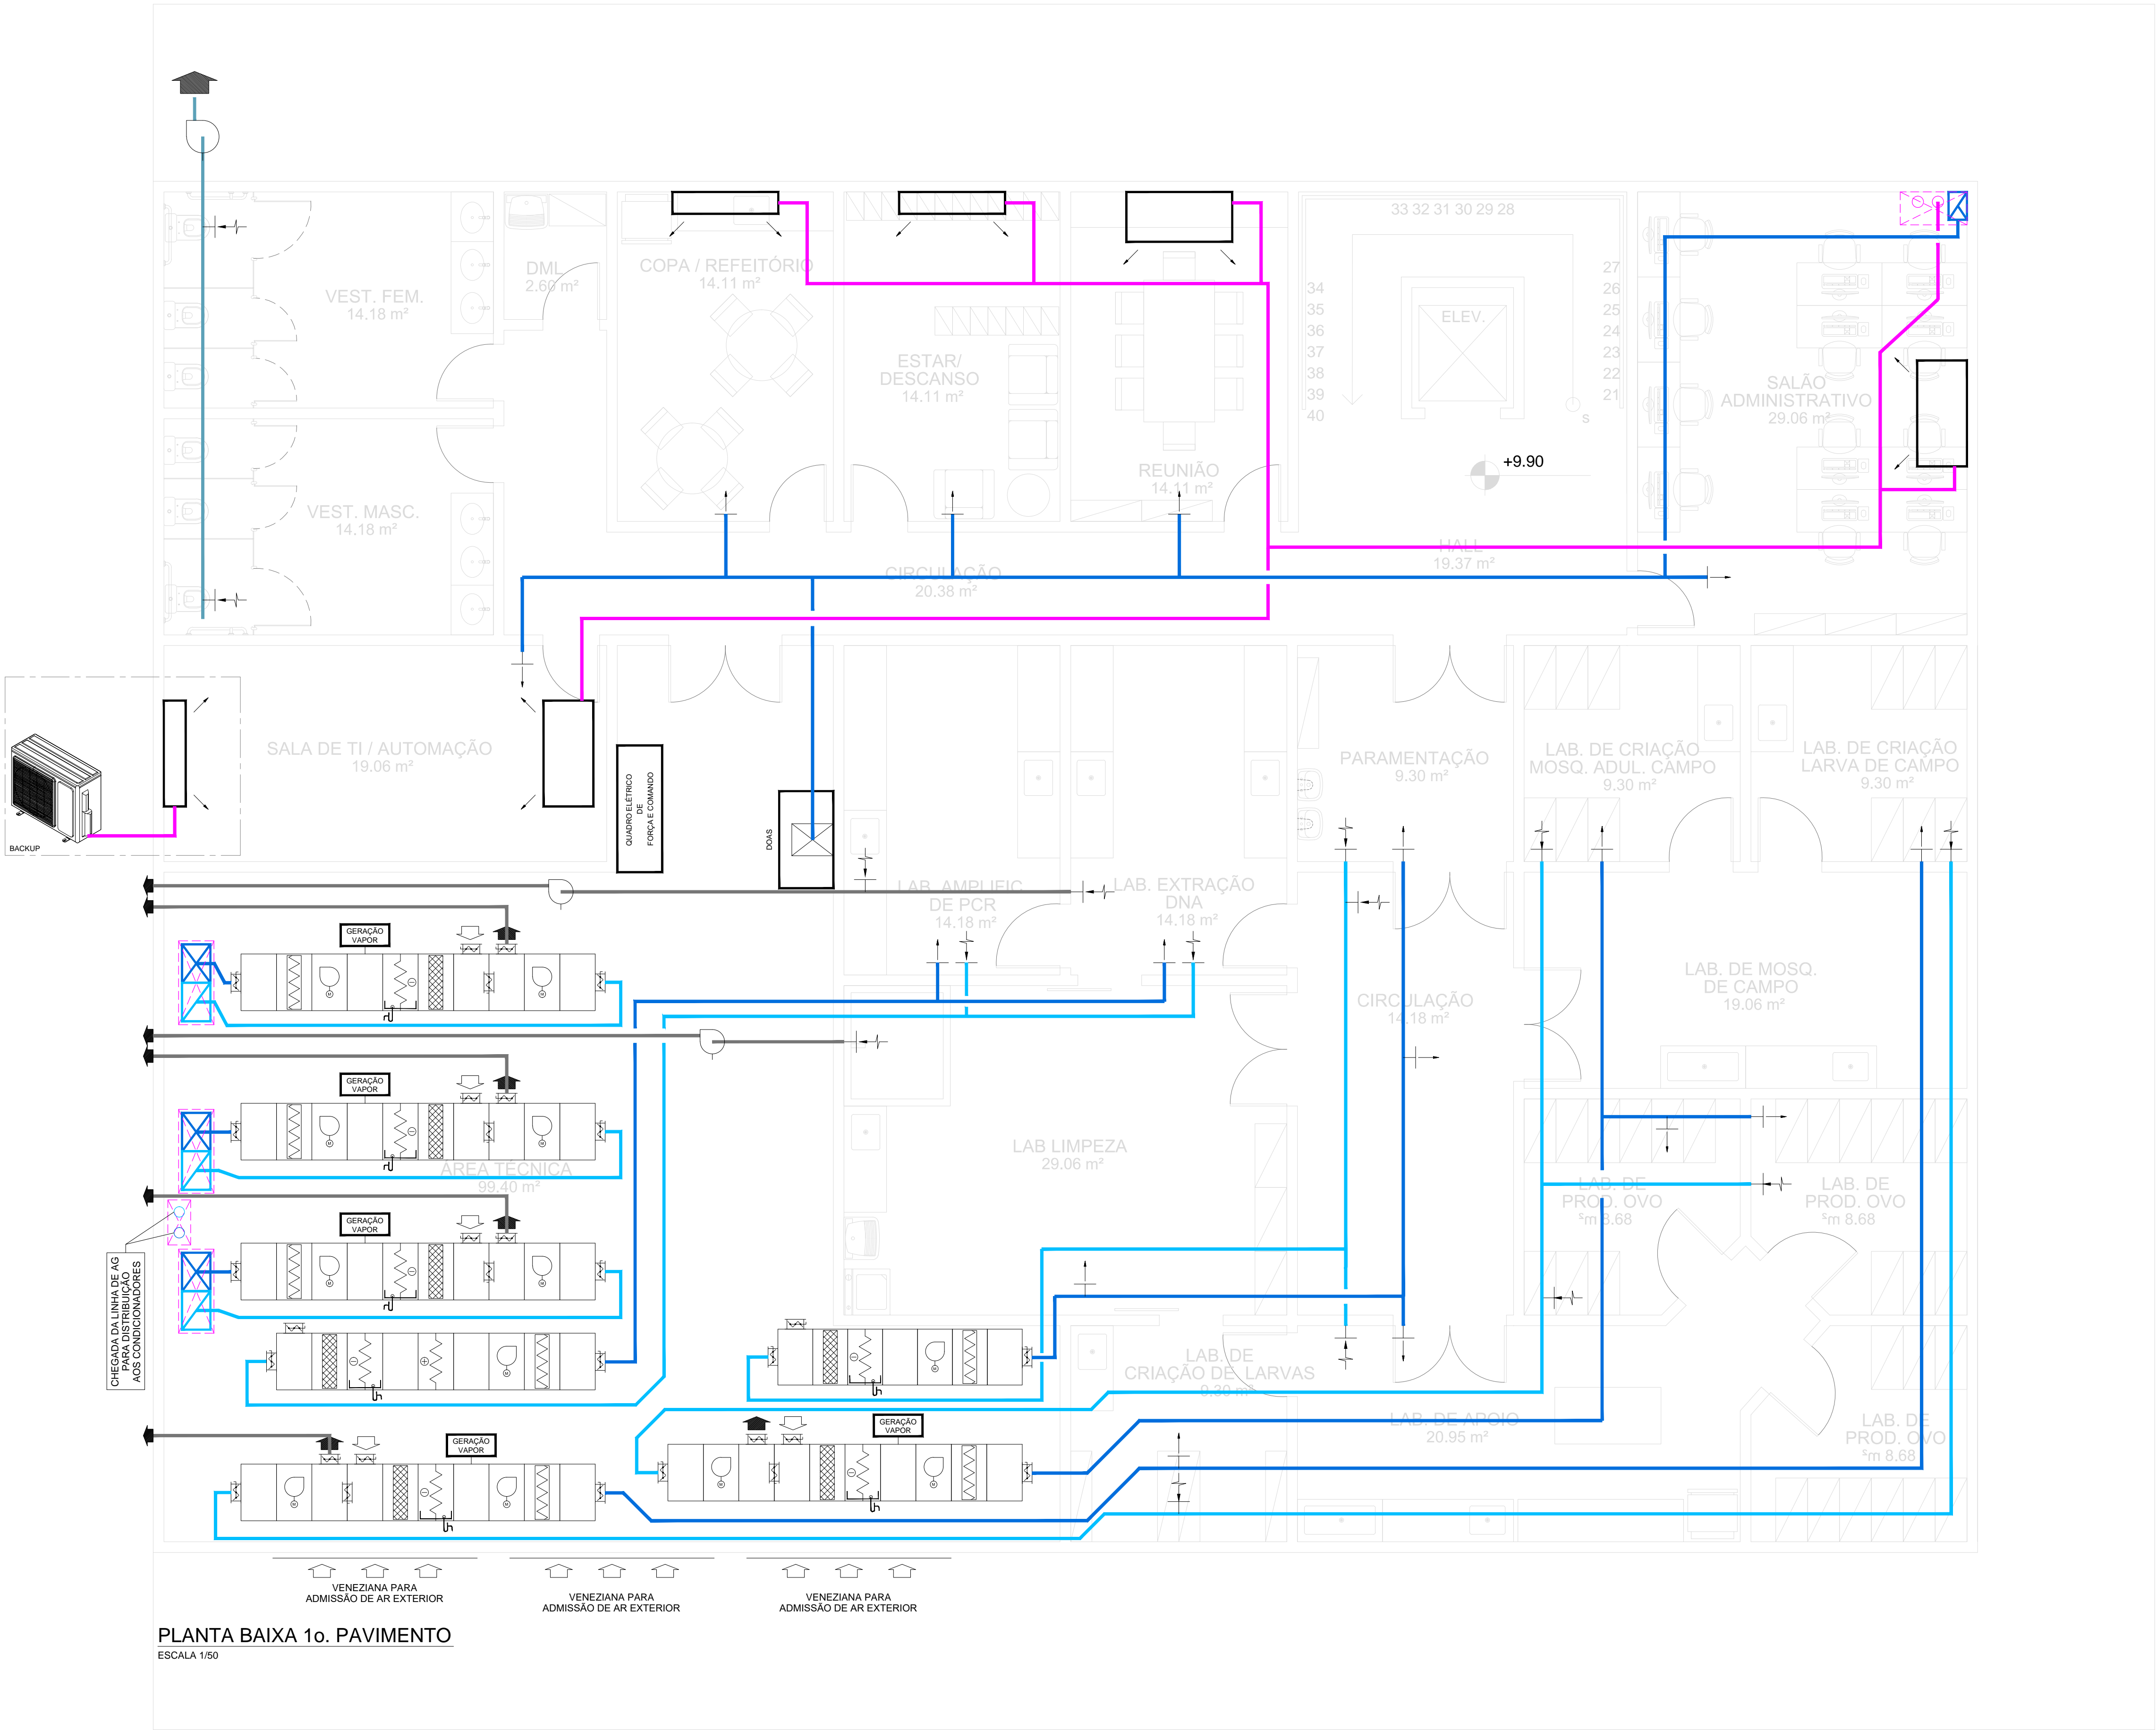

PLANTA BAIXA 1o. PAVIMENTO
ESCALA 1/50


SIMBOLOGIA

- TORRE DE RESFRIAMENTO
- BOMBA CENTRÍFUGA
- TUBULAÇÃO DE ALIMENTAÇÃO DE ÁGUA DE CONDENSAÇÃO
- TUBULAÇÃO DE RETORNO DE ÁGUA DE CONDENSAÇÃO
- TUBULAÇÃO DE ALIMENTAÇÃO DE ÁGUA GELADA
- TUBULAÇÃO DE RETORNO DE ÁGUA GELADA
- DUTO DE EXAUSTÃO MECÂNICA
- DUTO DE EXAUSTÃO DE SANITÁRIOS
- DUTO DE INSUFLAÇÃO
- DUTO DE RETORNO
- TUBULAÇÃO FRIGORÍGENA
- VENTILADOR CENTRÍFUGO
- RETORNO/ EXAUSTÃO
- INSUFLAÇÃO DE AR
- DESCARGA DE AR
- TOMADA DE AR EXTERIOR
- DAMPER REGULADOR DE VAZÃO
- REFRIAMENTO
- MÓDULO DE VENTILAÇÃO
- FILTRO GROSSO
- FILTRO FINO
- CAIXA DE MISTURA
- FURO NA LAJE

A	EMISSÃO INICIAL				
	EMIS.	DESCRIÇÃO	REVISADO POR	RESP. TÉCNICO	DATA
<div><div><div>Ministério da Saúde</div><div>FIOCRUZ</div><div>Fundação Oswaldo Cruz</div></div><div><div>CAMPUS</div><div>CEARÁ</div></div></div>			NOME DO PREDIO / ÁREA CAMPUS FIOCRUZ CEARÁ		
OBJETIVO CONSTRUÇÃO			SETOR WOLBACHIA		
Nº PREDIO 416			Nº DA META 2020.047	O.E. / O.R. 2020.09.24.02	Nº PRANCHA V416Y002A
TIPO DE PROJETO / SUBTIPO DE PROJETO REFRIGERAÇÃO			FASE ANTEPROJETO		
TÍTULO DA PRANCHA PLANTA BAIXA - 1º. PAVIMENTO FLUXOGRAMA DE VAC					DATA 09/11/2020
COORDENADOR DA META RODRIGO COSTA			RESPONSÁVEL TÉCNICO MARCO A. D. PAIXÃO	CREA/CAU 2000103520	ESCALA 1:50
EQUIPE M. PAIXÃO, R. COSTA, T. BASTOS			ART/RTT *		

VAC-002

PLANTA BAIXA COBERTURA
ESCALA 1/50

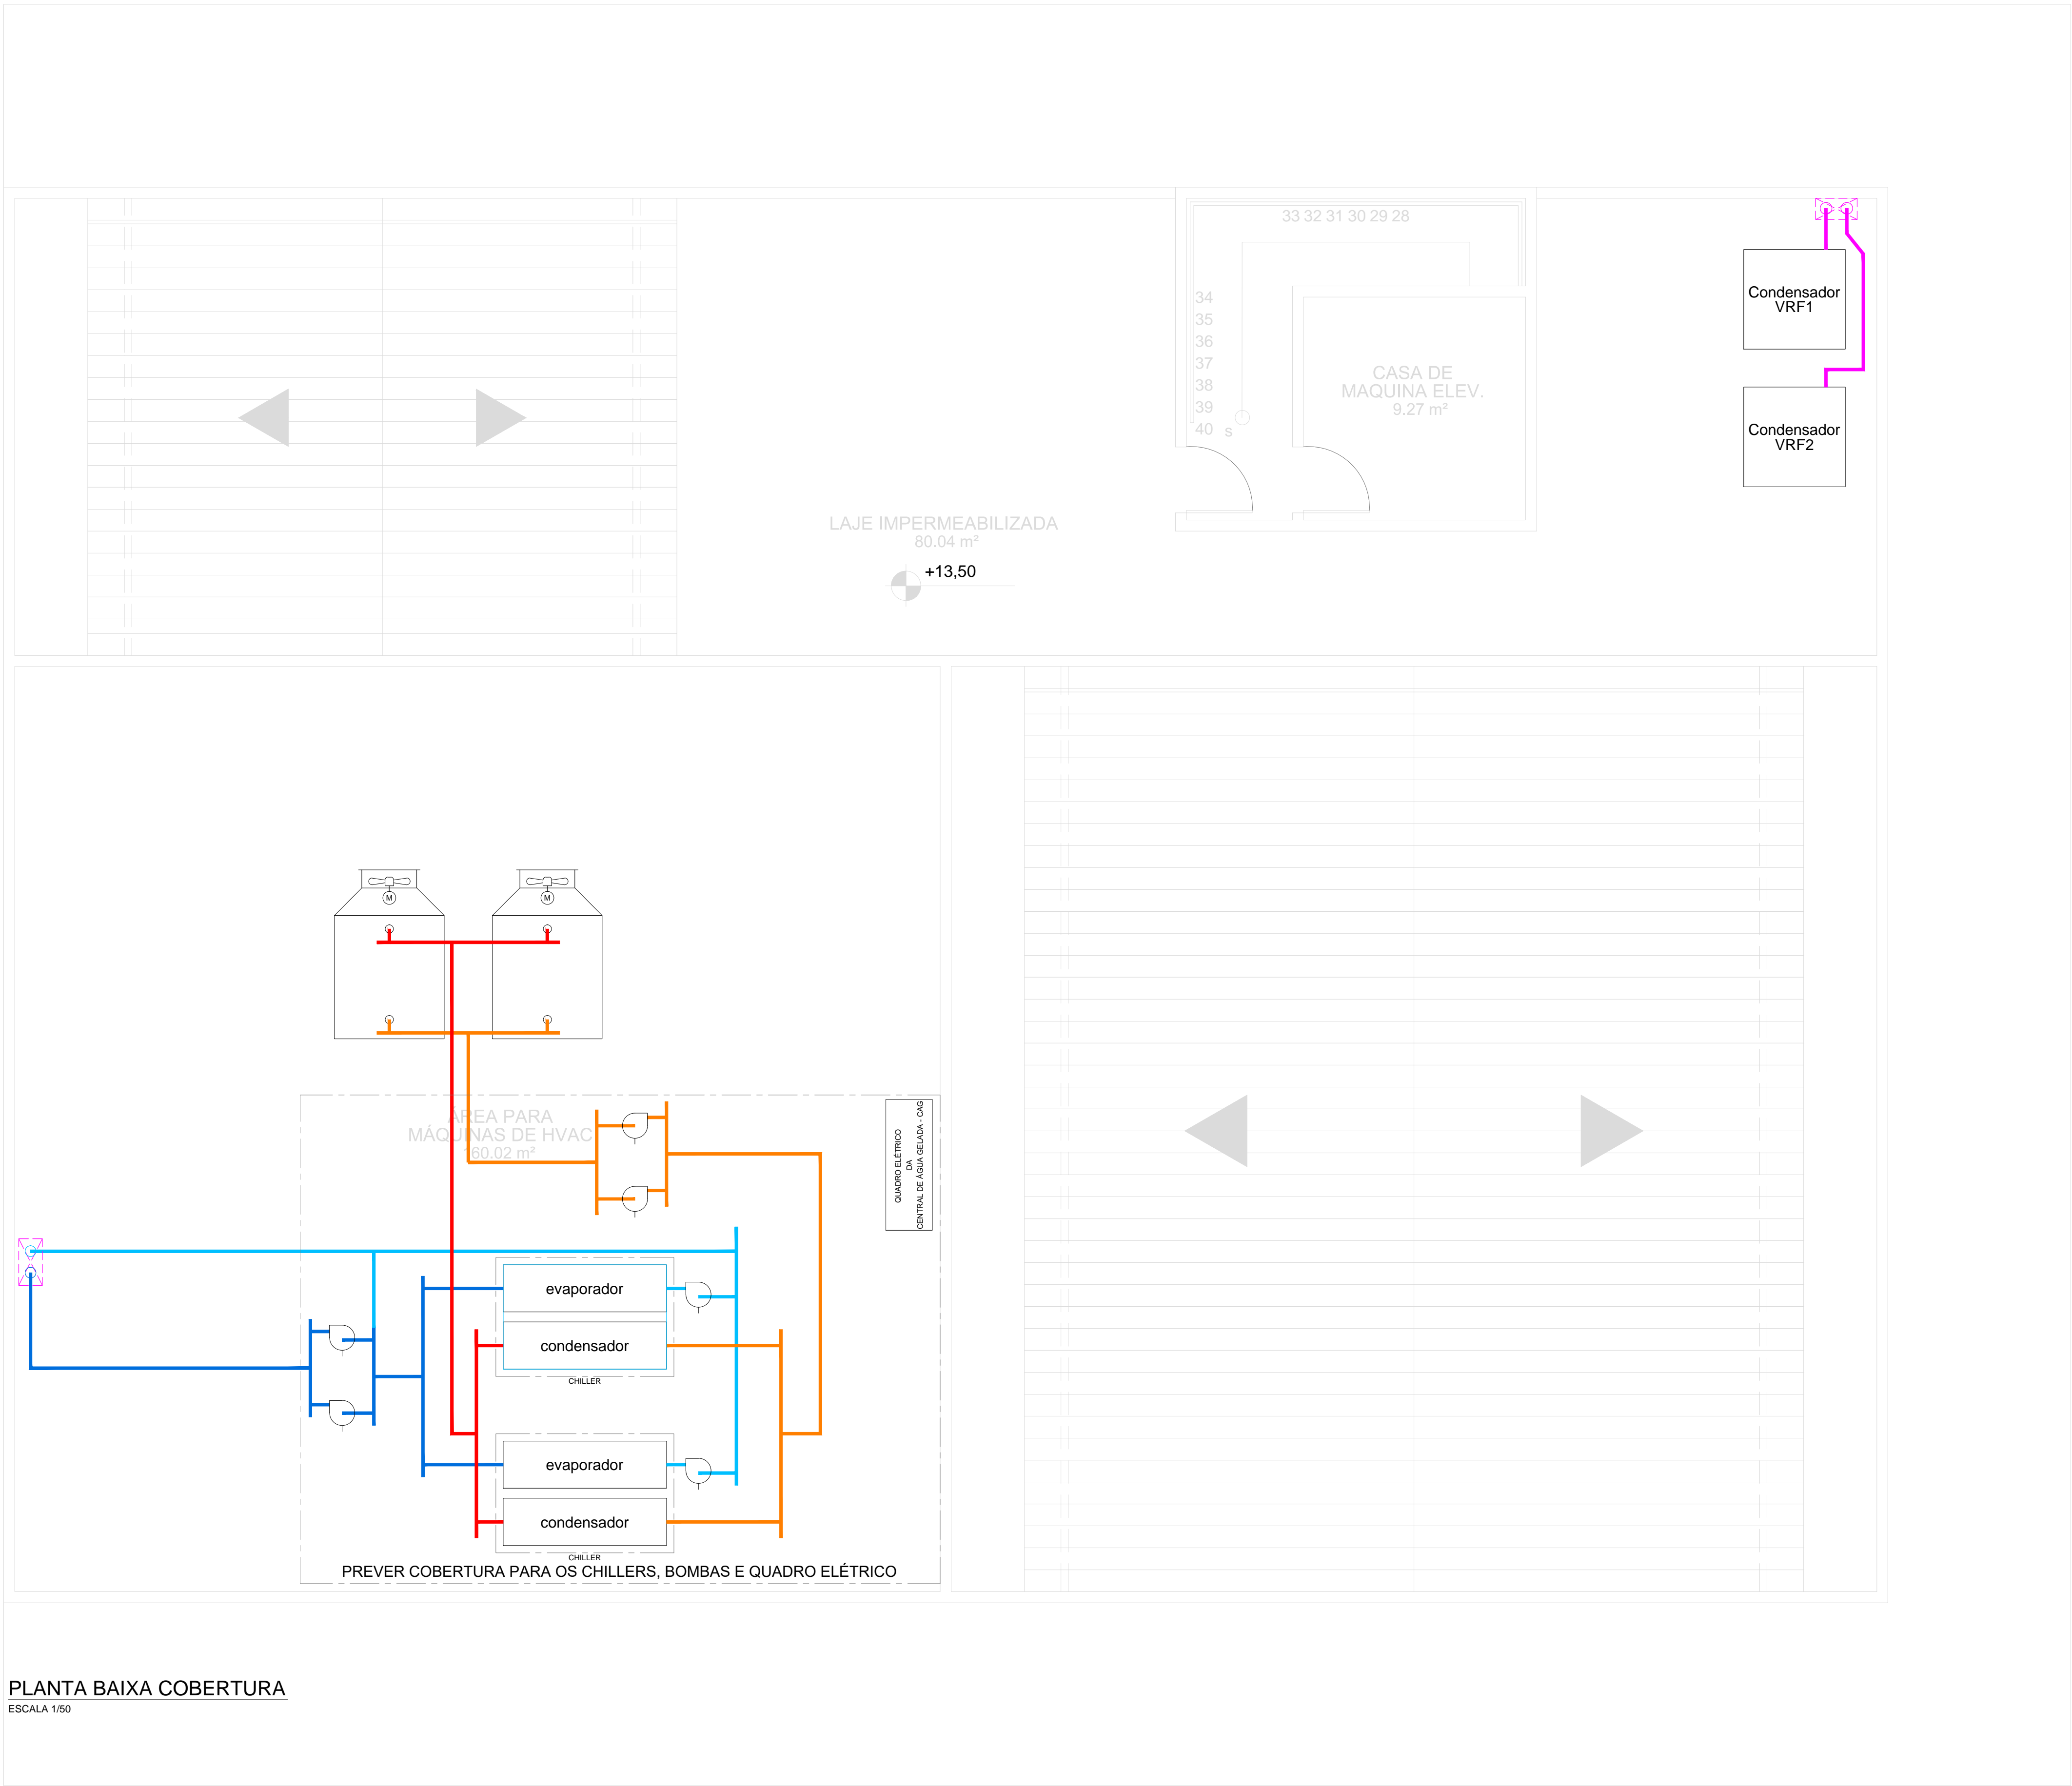

- SIMBOLOGIA**
- TORRE DE RESFRIAMENTO
 - BOMBA CENTRÍFUGA
 - TUBULAÇÃO DE ALIMENTAÇÃO DE ÁGUA DE CONDENSAÇÃO
 - TUBULAÇÃO DE RETORNO DE ÁGUA DE CONDENSAÇÃO
 - TUBULAÇÃO DE ALIMENTAÇÃO DE ÁGUA GELADA
 - TUBULAÇÃO DE RETORNO DE ÁGUA GELADA
 - DUTO DE EXAUSTÃO MECÂNICA
 - DUTO DE EXAUSTÃO DE SANITÁRIOS
 - DUTO DE INSUFLAÇÃO
 - DUTO DE RETORNO
 - TUBULAÇÃO FRIGORÍGENA
 - VENTILADOR CENTRÍFUGO
 - RETORNO/ EXAUSTÃO
 - INSUFLAÇÃO DE AR
 - DESCARGA DE AR
 - TOMADA DE AR EXTERIOR
 - DAMPER REGULADOR DE VAZÃO
 - REFRIAMENTO
 - MÓDULO DE VENTILAÇÃO
 - FILTRO GROSSO
 - FILTRO FINO
 - CAIXA DE MISTURA
 - FURO NA LAJE

A		EMISSÃO INICIAL			
EMIS.		DESCRIÇÃO		REVISADO POR	RESP. TÉCNICO
		Ministério da Saúde		NOME DO PRÉDIO / ÁREA	
FIOCRUZ		Fundação Oswaldo Cruz		CAMPUS FIOCRUZ CEARÁ	
OBJETIVO		CAMPUS		SETOR	
CONSTRUÇÃO		CEARÁ		WOLBACHIA	
Nº PRÉDIO		Nº DA META		O.E. / O.R.	
416		2020.047		2020.09.24.02	
TIPO DE PROJETO / SUBTIPO DE PROJETO		FASE		Nº PRANCHAS	
REFRIGERAÇÃO		ANTEPROJETO		V416Y003A	
TÍTULO DA PRANCHA				DATA	
PLANTA BAIXA - COBERTURA				09/11/2020	
FLUXOGRAMA DE VAC				ESCALA	
COORDENADOR DA META				1:50	
RODRIGO COSTA		RESPONSÁVEL TÉCNICO		CREA/CAU	
		MARCO A. D. PAIXÃO		2000103520	
ART/RTT				*	
EQUIPE					
M. PAIXÃO, R. COSTA, T. BASTOS					

VAC-003

VAC-003