



1 PLANTA BAIXA
ESCALA 1/100

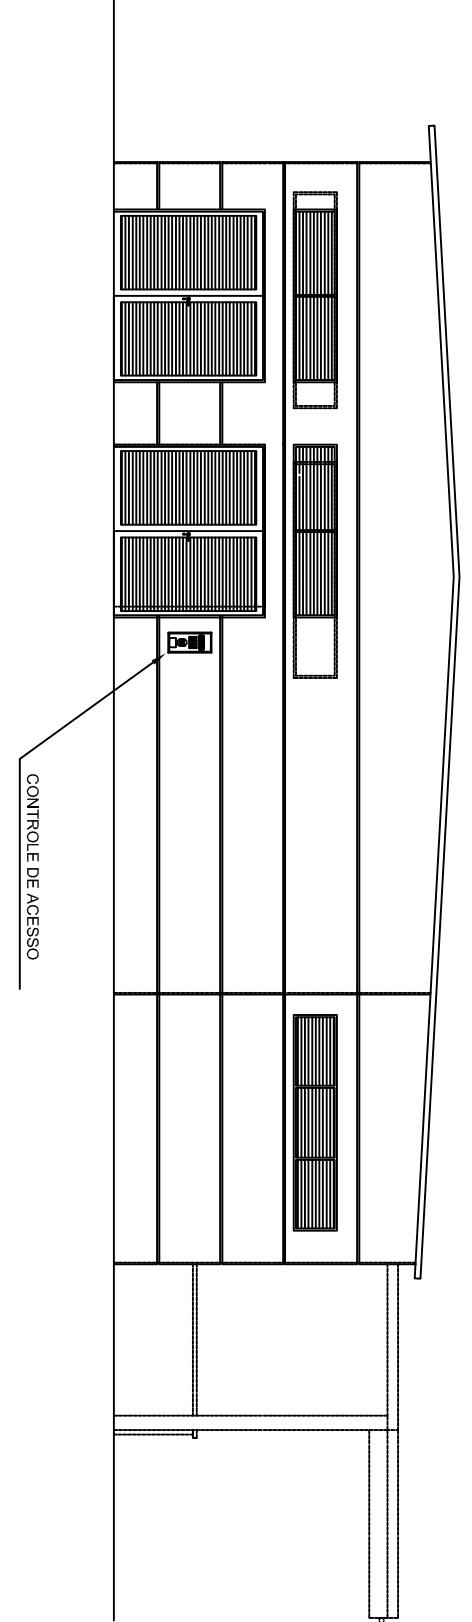

2 VISTA 01
ESCALA 1/100

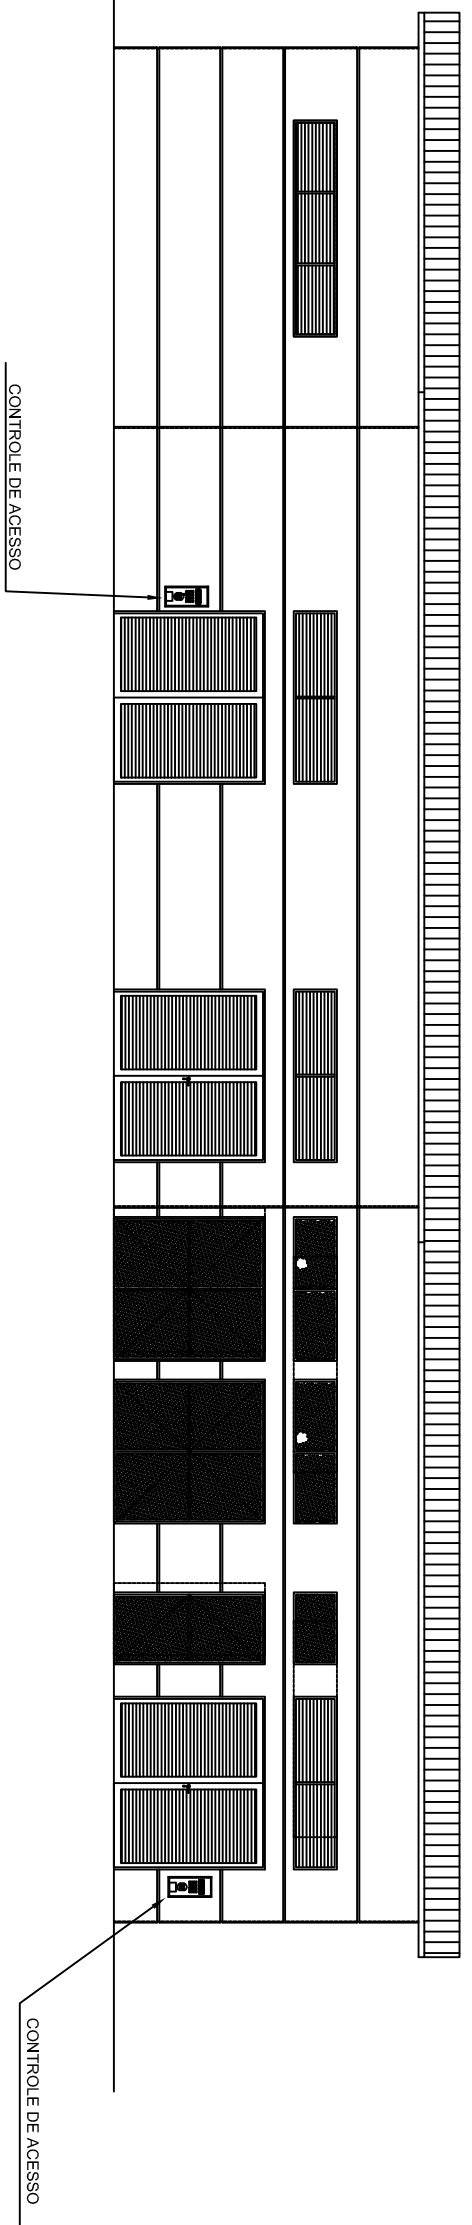

3 VISTA 04
ESCALA 1/100


LEGENDA:

SIMBOLOGIA:

- CONTROLE DE ACESSO
- CFTV PPO INSTALADA A 2,30 m DO PISO
- ELETRODUTO EM PVC RÍGIDO DE Ø3/4" QUANDO NÃO INDICADO;
- CONDUTEIE EM PVC 4X2"

NOTAS:

- 1- DEVERÃO SER REALIZADOS O ENCAMINHAMENTO INDEPENDENTES DA REDE DE ELÉTRICA PARA A REDE DE TELECOMUNICAÇÕES PROVENIENTES DA SUBESTAÇÃO ETG-15 ATÉ A REDE EXISTENTE.
- 2- TODOS OS ENCONTROS ENTRE A ELETROCALHA, ELETRODUTOS, QUADRO OU CAIXAS RECEBERÃO ACABAMENTO COM BUCHAS E ARQUELAS EM ALUMÍNIO FUNDIDO;
- 3- ELETRODUTOS, LUVAS E CURVAS SERÃO EM PVC RÍGIDO ROSCAVEL;
- 4- ELETRODUTOS NÃO DIMENSIONADOS SERÃO Ø3/4";

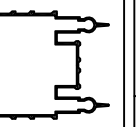A EMISSÃO INICIAL		SIMAIA NASCIMENTO	RAPHAEL SILVA	21/08/2017
EMIS.	DESCRIÇÃO	REVISADO POR	RESP. TÉCNICO	DATA
 Ministério da Saúde FIOCRUZ Fundação Getúlio Cruz Coordenação Geral de Infraestrutura dos Campi		NOME DO PRÉDIO / ÁREA SUBESTAÇÃO ETG 15 / 15A ANTIGO CESTEH & ADJACÊNCIAS		
OBJETIVO	REFORMA	CAMPUS	SETOR	EDIFICAÇÃO
M-PRÉDIO	M-DA META	O.E. / O.R.	M-PRANCHIA	
121	2017-2009	2017.08.01.03	F-121A01A	
TIPO DE PROJETO / SUBTIPO DE PROJETO		FASE		DATA
COMUNICAÇÕES / CFTV E CONTROLE DE ACESSO		PROJETO EXECUTIVO		21/08/2017
TÍTULO DA PRANCHIA				ESCALA
CONTROLE DE ACESSO E CFTV - 15/15A/15B				1/100
COORDENADOR DA META	RESPONSÁVEL TÉCNICO	CRECAJU	ARTIST	
FLORIANO MIL-HOMENS	RAPHAEL SILVA	2006122589/RJ		
EQUIPE SIMAIA NASCIMENTO / MARCUS V. MARTINELLI / RAPHAEL S. SILVA				
TEL-001				