



1 PLANTA BAIXA SUBESTAÇÃO

2 VISTA 01 SUBESTAÇÃO

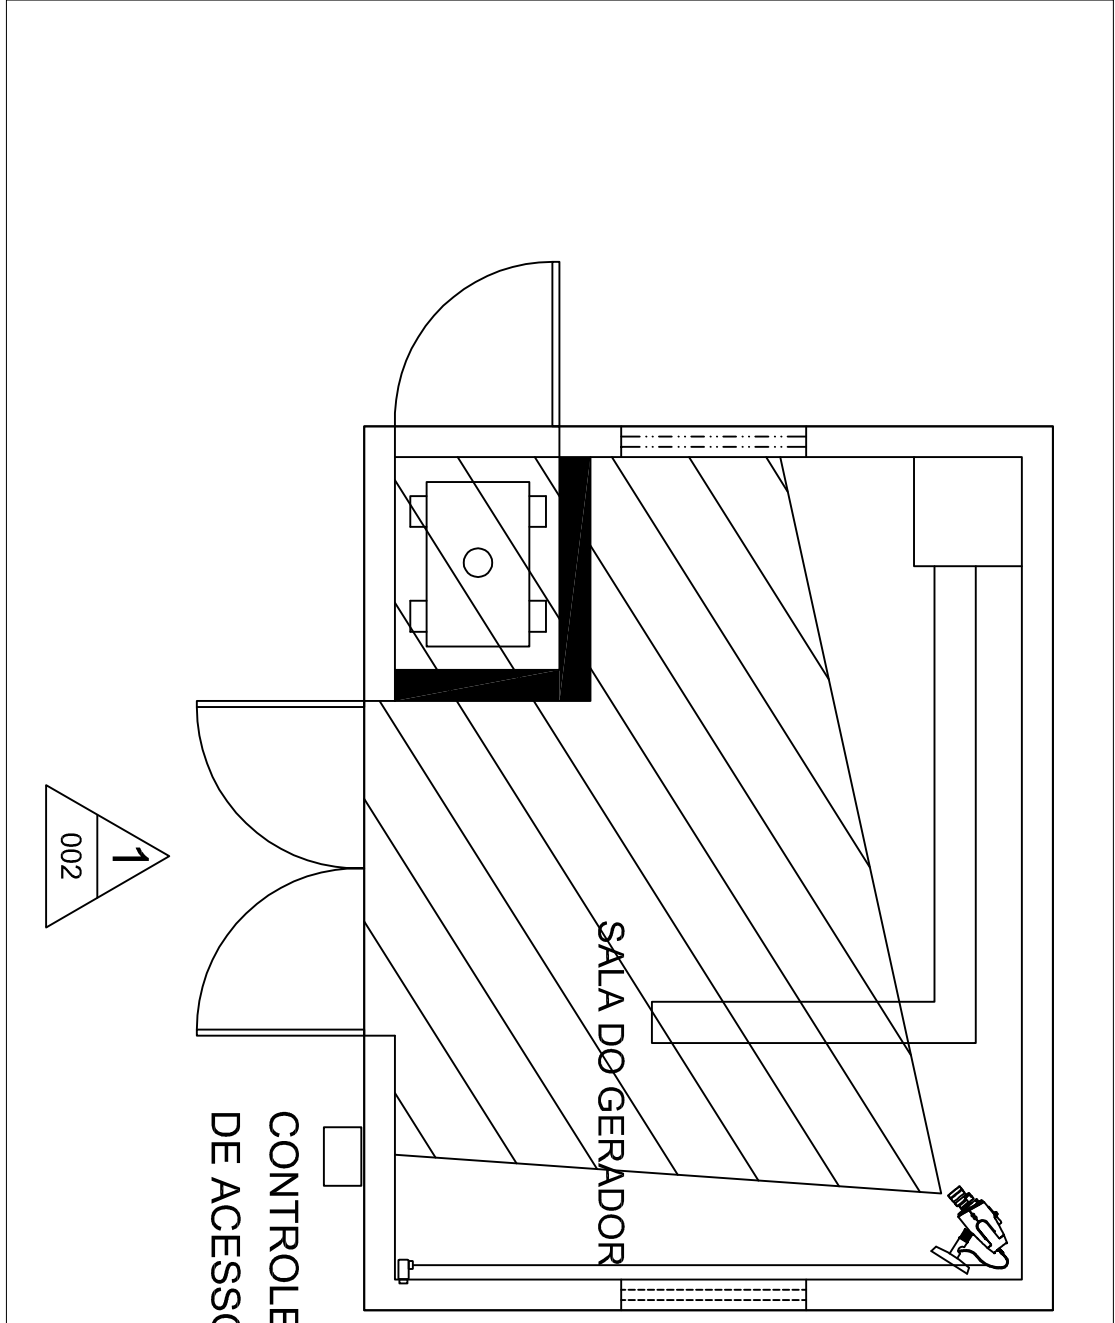

3 PLANTA BAIXA SALA GERADOR

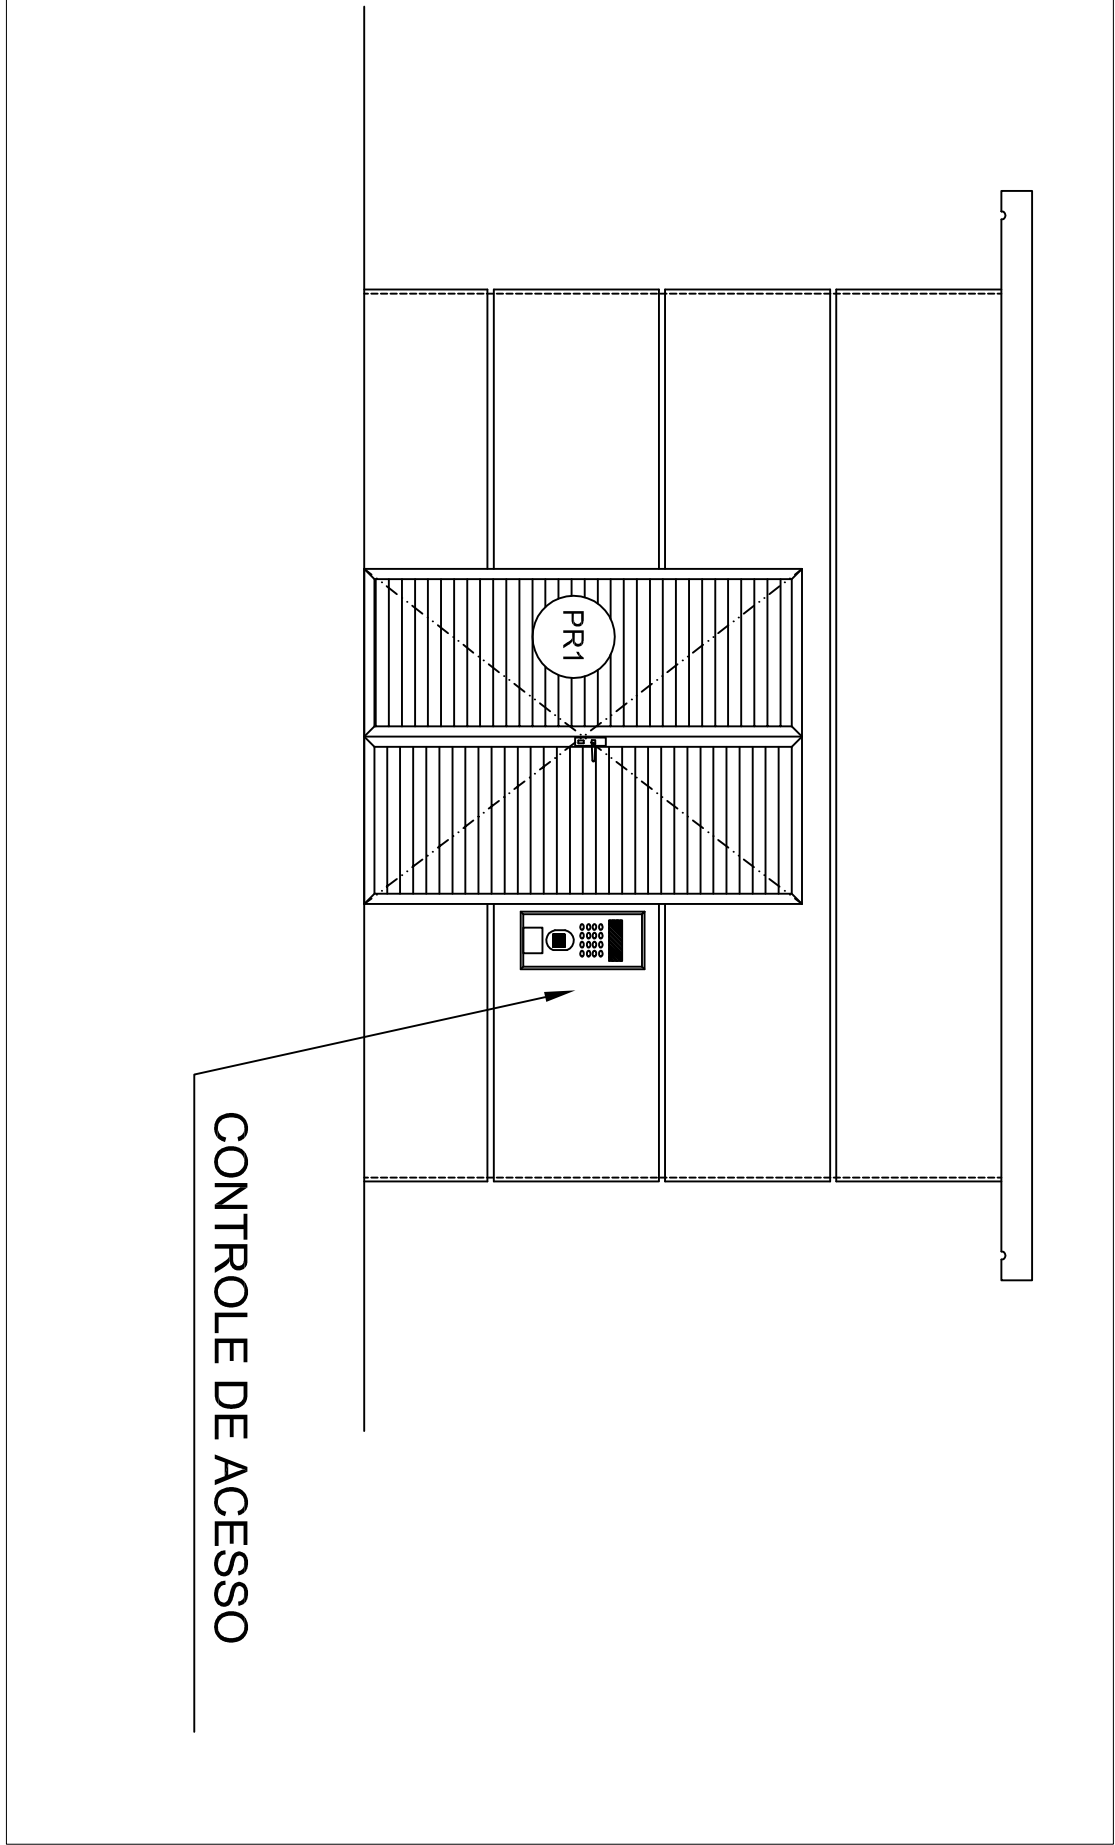

4 VISTA 01 GERADOR

 
## LEGENDA:

### SIMBOLOGIA:

- CONTROLE DE ACESSO
- CFTV PPO
- ELETRODUTO EM PVC RÍGIDO DE Ø3/4" QUANDO NÃO INDICADO:

## NOTAS:

- DEVERÃO SER REALIZADOS O ENCAMINHAMENTO INDEPENDENTES DA REDE DE ELÉTRICA PARA A REDE DE TELECOMUNICAÇÕES PROVENIENTES DA SUBESTAÇÃO ETG-15 PARA O COF-PROVISÓRIO.
- TODOS OS ENCONTROS ENTRE A ELETROCALHA, ELETRODUTOS, QUADRO OU CAMAS RECEBERÃO ACABAMENTO COM BUCHAS E ARGUELAS EM ALUMÍNIO FUNDIDO.
- ELETRODUTOS, LUVAS E CURVAS SERÃO EM PVC RÍGIDO ROSCÁVEL.
- ELETRODUTOS NÃO DIMENSIONADOS SERÃO Ø3/4".

A		EMISSÃO INICIAL		SIMAIA NASCIMENTO		RAPHAEL SILVA		21/08/2017	
E.M.S.		DESCRIÇÃO		REVISADO POR		RESP. TÉCNICO		DATA	
<div><div>Ministério da Saúde FIOCRUZ Fundação Oswaldo Cruz Coordenação Geral da Infraestrutura dos Campi</div></div>				NOME DO PRÉDIO / ÁREA SUBESTAÇÃO ETG 15 / 15A ANTIGO CESTEH & ADJACÊNCIAS					
OBJETIVO REFORMA		CAMPUS MANGUINHOS		SETOR EDIFICAÇÃO					
Nº PRÉDIO 179		Nº DA META 2017-009		O.E./O.R. 2017-08-01-03		Nº PRANCHA F17/9A01A			
TIPO DE PROJETO / SUBTIPO DE PROJETO COMUNICAÇÕES / CFTV E CONTROLE DE ACESSO				FASE PROJETO EXECUTIVO					
TÍTULO DA PRANCHA CONTROLE DE ACESSO E CFTV ETG 06				DATA 21/08/2017		ESCALA 1/100			
COORDENADOR DA META FLORIANO MIL-HOMENS		RESPONSÁVEL TÉCNICO RAPHAEL SILVA		CRIAÇÃO 2006122589		ART/RT			
EQUIPE SIMAIA NASCIMENTO / MARCUS V. MARTINELLI / RAPHAEL S. SILVA									
TEL-001									