
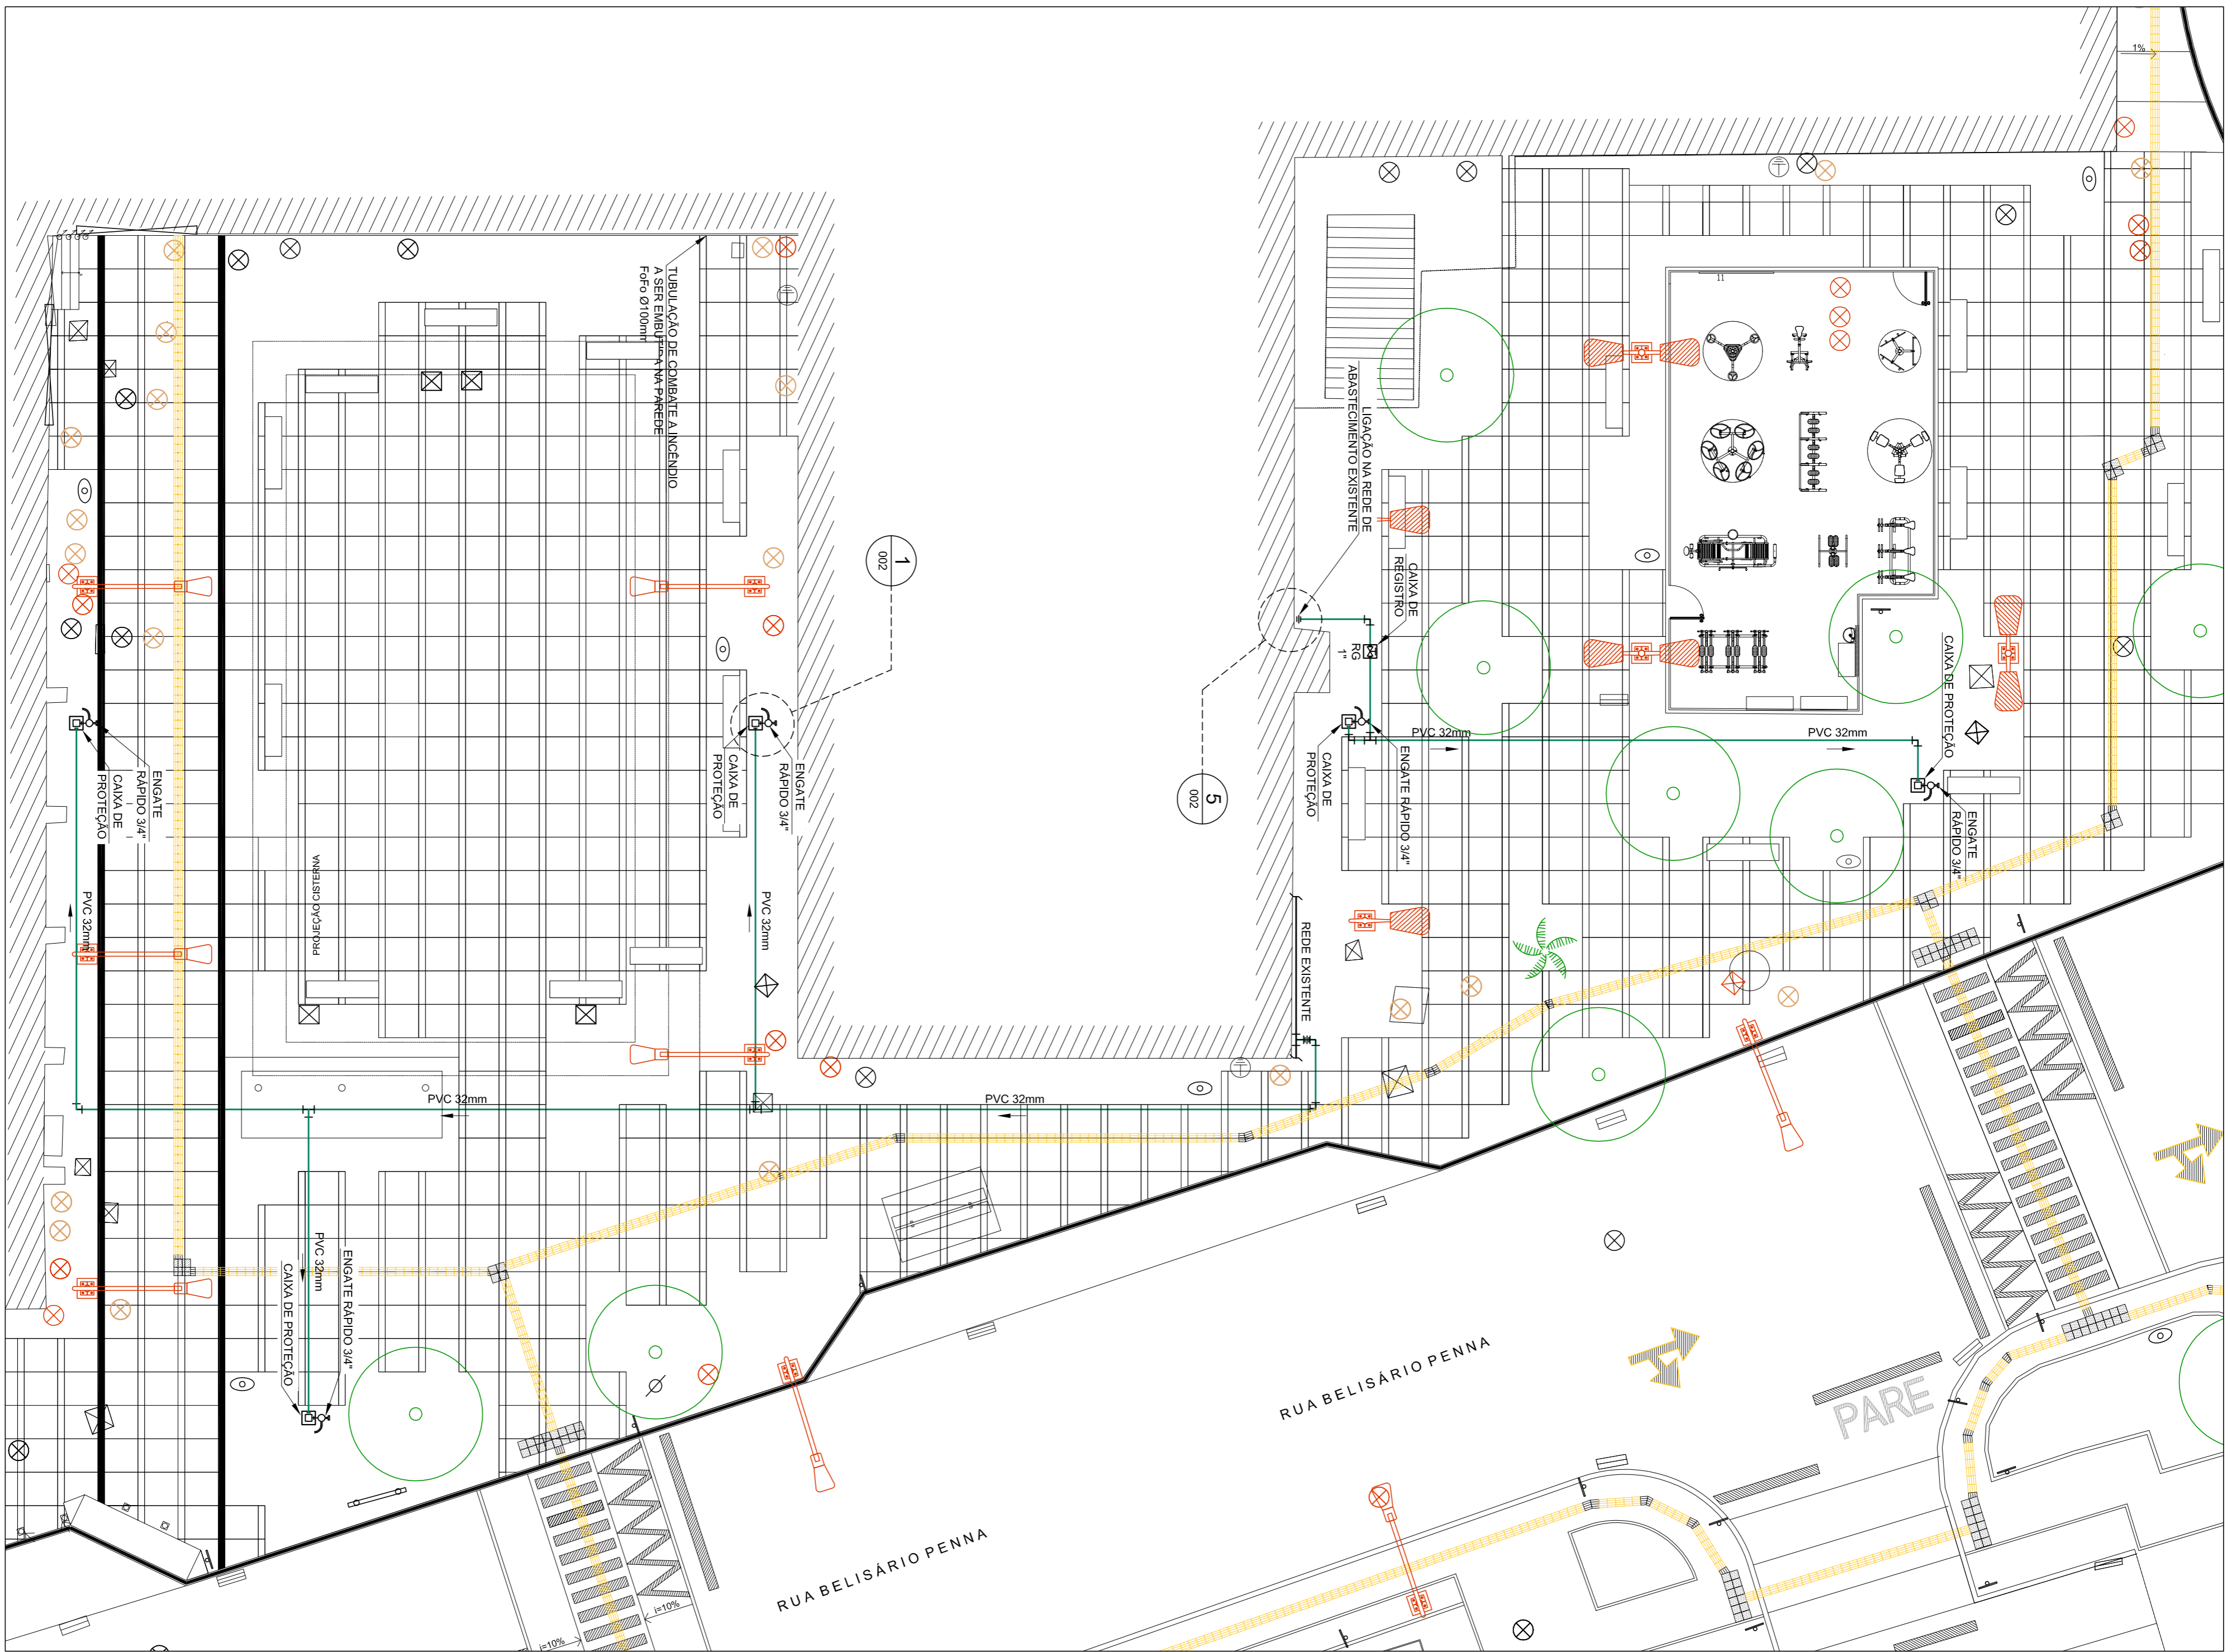


2 PLANTA BAIXA DE HIDRAULICA - TRECHO SUL A E SUL B
ESCALA 1/125

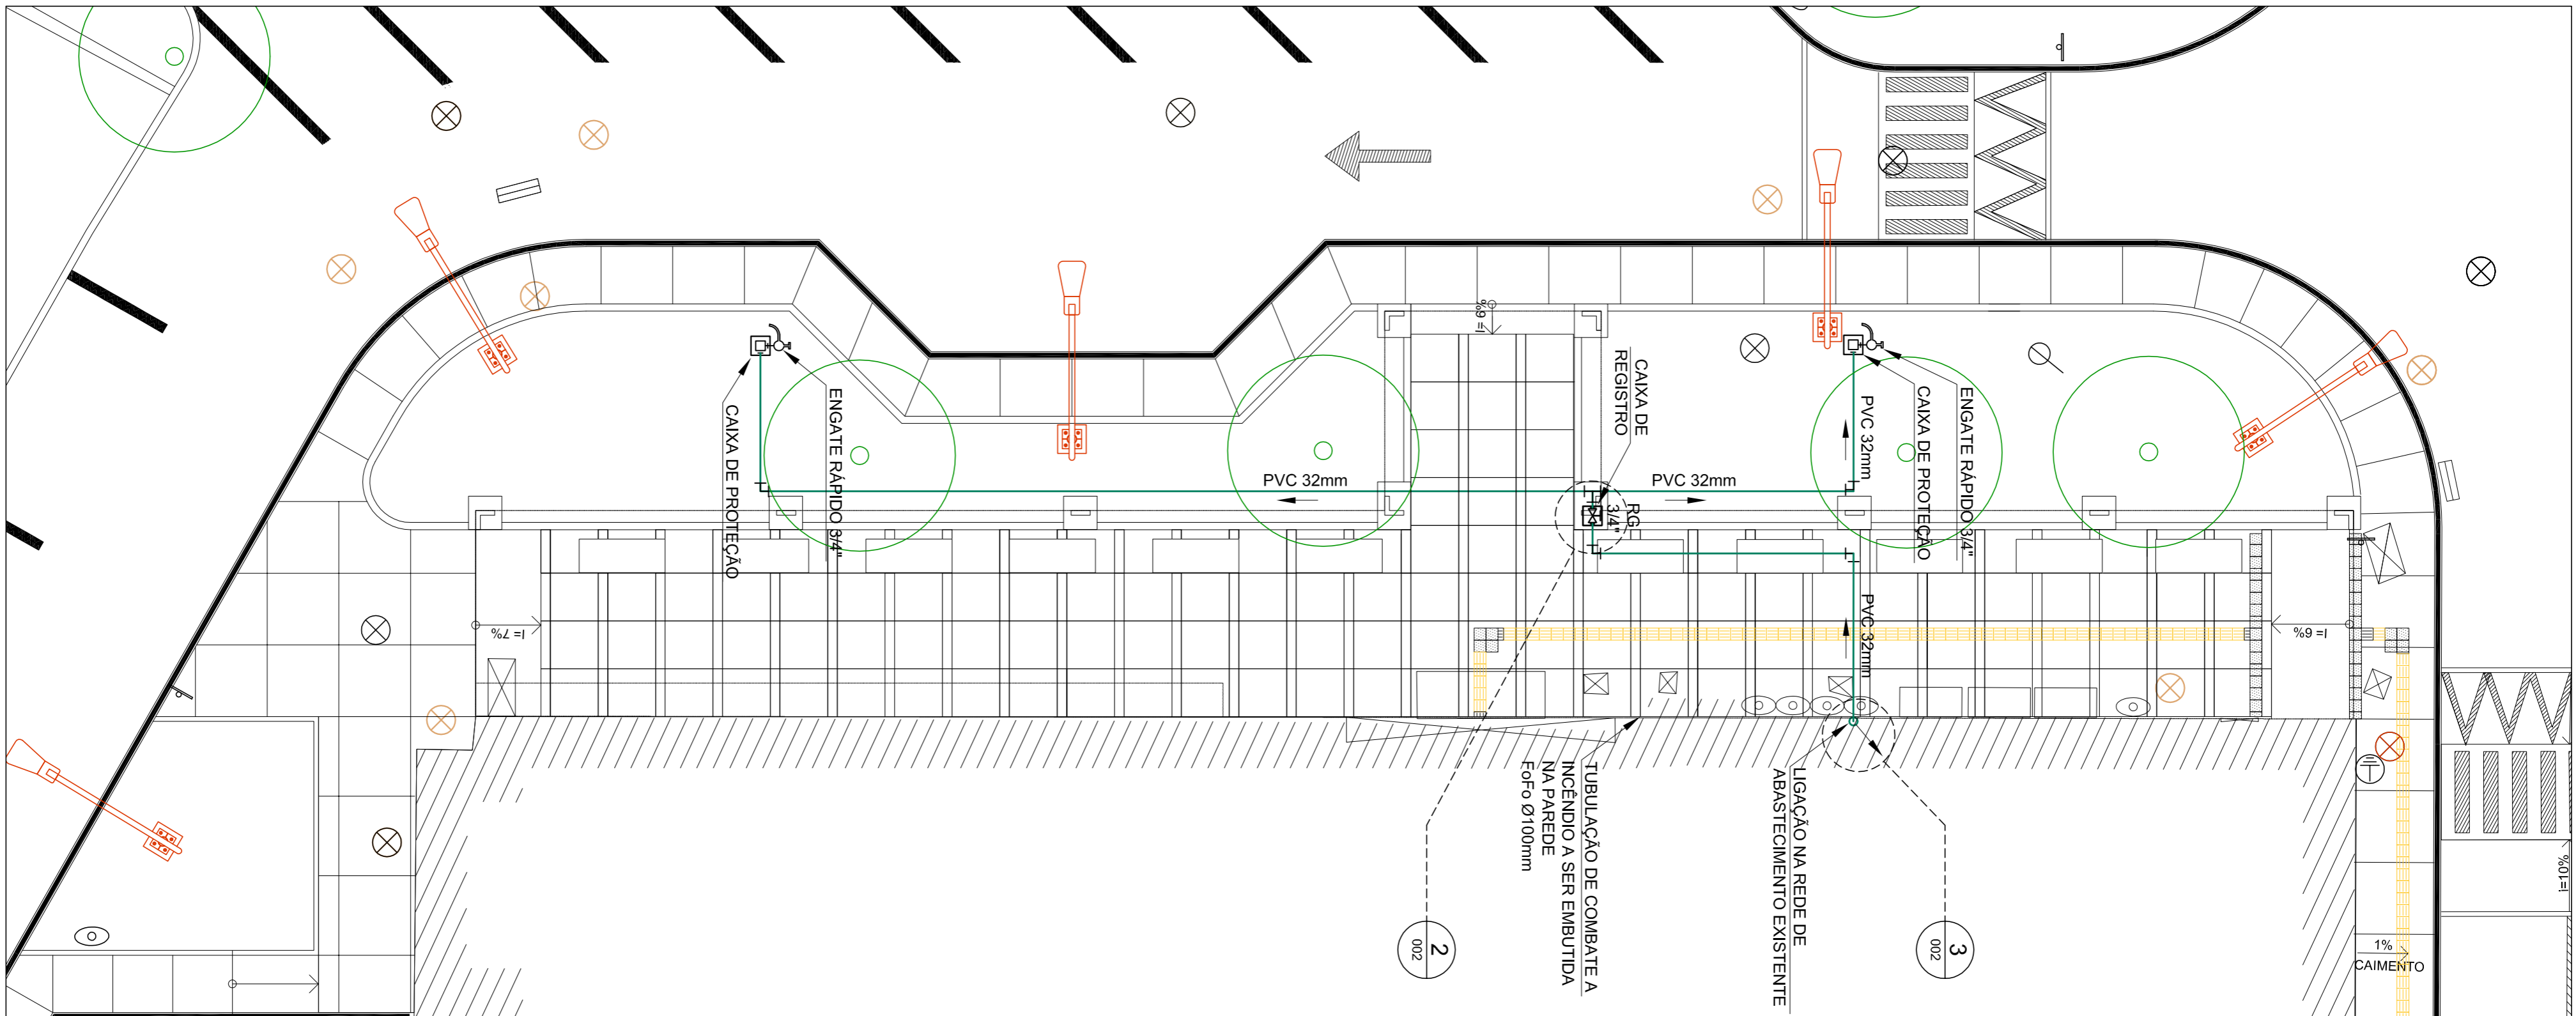

TRECHOS DE INTERVENÇÃO

NOTAS

- [illegible]

A	MISSÃO INICIAL	ISMAEL SANTAGO	RODRIGO TORRES	11/10/2018
	EMIS	DESCRIÇÃO	REVISÃO POR	RESP. TÉCNICO
<div> </div> <div> <p>Ministério da Educação</p> <p>FIOCRUZ</p> <p>Unidade Operacional FIO</p> </div> <div> </div> <div> <p>NOME DO PREÇO: ANA</p> <p>PAVILHÃO ERNANI BRAGA</p> <p>ENSP</p> </div>				
<div> <p>OBJETO</p> <p>REDEMIÇÕES INST.</p> <p>MANQUINHOS</p> <p>CAIXAS</p> </div> <div> <p>Nº PROJETO</p> <p>054</p> <p>2018.008</p> <p>O.E. / O.R.</p> <p>2018.10.11.02</p> </div> <div> <p>TÍTULO DO PROJETO</p> <p>SUBTÍTULO DO PROJETO</p> </div>				
<div> <p>TÍTULO DA FRANQUIA</p> <p>HIDRAULICA</p> </div> <div> <p>Nº FRANQUIA</p> <p>H054A28A.DWG</p> <p>PAE</p> <p>EXECUTIVO</p> </div> <div> <p>DATA</p> <p>19/07/2018</p> <p>INDICADA</p> <p>ARRETR</p> <p>7583106</p> </div>				
<div> <p>PLANTA DE HIDRAULICA/IRRIGAÇÃO</p> <p>TRECHO NORTE E SUL</p> </div> <div> <p>COORDENADOR DA META</p> <p>RESPONSÁVEL TÉCNICO</p> <p>CRECAUO</p> <p>A.124810-3</p> </div> <div> <p>CRISTINA RIBEIRO</p> <p>RODRIGO TORRES</p> </div>				
<div> <p>EQUIPE</p> <p>ISMAEL SANTAGO</p> </div>				
HID-01/02				