


1 PLANTA BAIXA - TÉRREO
ESCALA 1/50

LEGENDA DE SIMBOLOS

- EXTINTOR DE ESPUMA
BB2D013A.DWG
- EXTINTOR DE AGUA
BB2D014A.DWG
- EXTINTOR DE GAS CARBONICO
BB2D015A.DWG
- EXTINTOR DE PO QUIMICO
BB2D016A.DWG
- EXTINTOR SOBRE RODAS
BB2D017A.DWG

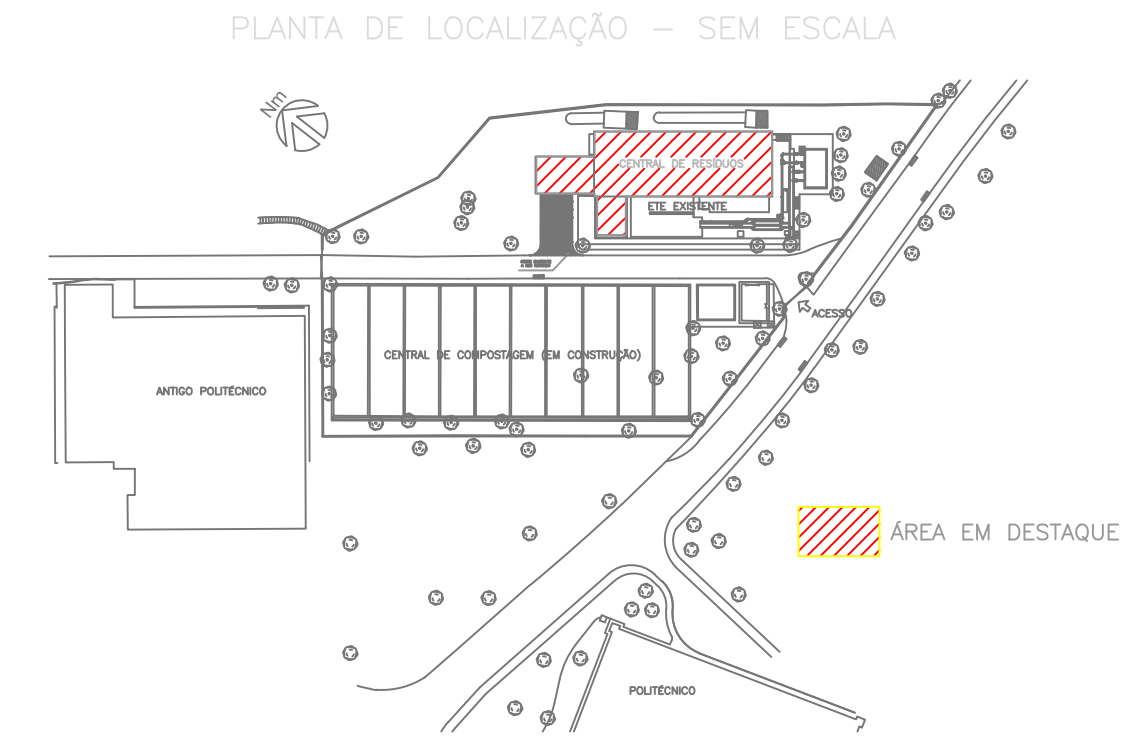

A	EMIÇÃO INICIAL				00/00/0000
	EMIS.	DESCRIÇÃO	REVISADO POR	RESP. TÉCNICO	DATA
 <div>Ministério da Saúde FIOCRUZ Fundação Oswaldo Cruz Diretoria de Administração do Campus Departamento de Projetos e Obras</div>		NOME DO PRÉDIO / ÁREA CENTRAL DE RESÍDUOS			
		Nº PRÉDIO 046	CAMPUS MANGUINHOS	SETOR ETE	
OBJETIVO CONSTRUÇÃO		Nº DA META 2007.040	O.E. / O.R. 2007-11-09-04	Nº PRANCHA B046A01A.DWG	INC-001
TIPO DE PROJETO / SUBTIPO DE PROJETO INCÊNDIO		FASE EXECUTIVO			
TÍTULO DA PRANCHA PLANTA BAIXA - EXTINTORES		DATA 09/11/2007			
		ESCALA INDICADA			
COORDENADOR DA META TATSUO		RESPONSÁVEL TÉCNICO MONA			
EQUIPE					