


PLANTA BAIXA - TÉRREO
ESCALA 1/100

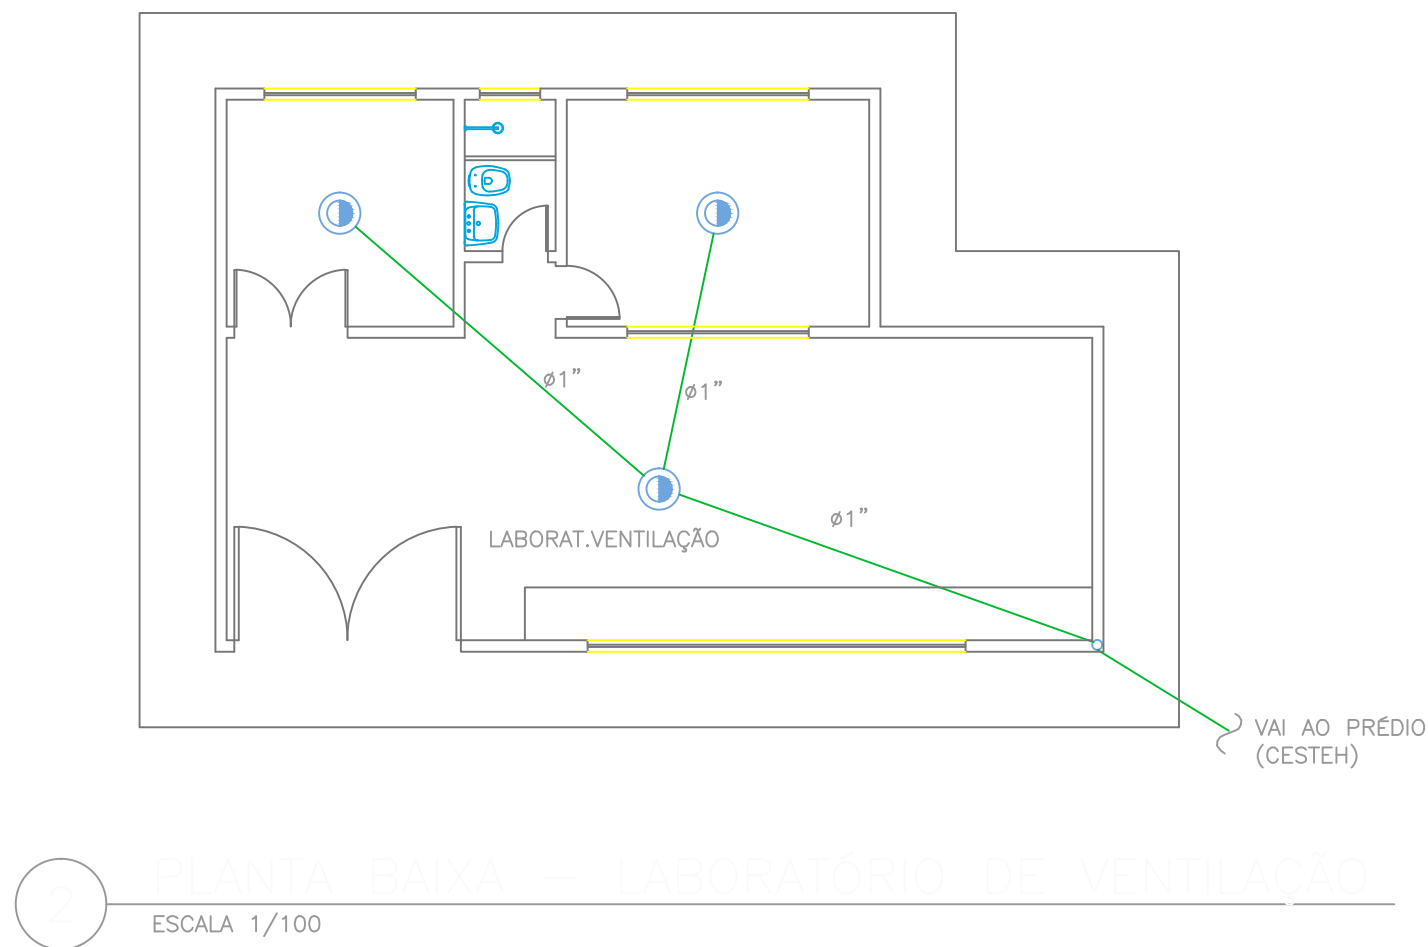

PLANTA BAIXA - LABORATÓRIO DE VENTILAÇÃO
ESCALA 1/100

- LEGENDA:
- DETECTOR DE FUMAÇA POR IONIZAÇÃO
ÁREA DE COBERTURA 60m²
 - ELETRODUTO PARA O SISTEMA DE DETECÇÃO 3/4"
 - TUBULAÇÃO DE INCÊNDIO Ø2 1/2"
 - DETECTOR TERMOVELOCIMÉTRICO
ÁREA DE COBERTURA 36m²
 - CAIXA DE INCÊNDIO
 - ACIONADOR (BOTOEIRA) MANUAL
DO SISTEMA DE ALARME
 - SIRENE (ALARME)
 - EXTINTOR CO
 - EXTINTOR DE₂ ÁGUA
- NOTA :
- ELETRODUTO EM PVC COM CABO "SHILADO"(1 LAÇO POR PAVIMENTO).

--	--