

1 PLANTA BAIXA SUBSOLO
ESC.: 1/50

LEGENDA DE SIMBOLOS

- QUADRO GERAL DE LUZ E FORÇA
EB2D001B.DWG
- TOM. LUZ BAIXA-110V-100W (0.30m DO PISO ACAB.)
EB2D004B.DWG
- TOM. LUZ MEIA ALT-110V-100W (1.30 DO PISO ACAB.)
EB2D005B.DWG
- TOM. LUZ ALTA-110V-100W (2.20 DO PISO ACAB.)
EB2D006B.DWG
- TOM. LUZ MEIA ALT-110V-100W (0.60m DO PISO ACAB.)
EB2D005B.DWG
- TOM. DE FORÇA NO PISO OU NA PAREDE 220V
EB2D007B.DWG
- TOM. FORÇA MEIA ALT. 220V (1.30m DO PISO ACAB.)
EB2D008B.DWG
- TOM. FORÇA NO TETO- 220V
EB2D009B.DWG
- SINGELO PARA DUAS SECOES
EB2D014B.DWG
- SINGELO PARA TRES SECOES
EB2D015B.DWG
- PARALELO OU THREE-WAYS
EB2D016B.DWG
- INTERMEDIARIO OU FOUR-WAYS
EB2D017B.DWG
- PTO. DE LUZ FLUORESC. 2x16W NO TETO C/ ILUM. NORMAL
EB2D056C.DWG
- PTO. DE LUZ FLUORESC. 2x32W NO TETO C/ ILUM. NORMAL
EB2D057C.DWG
- PTO. DE LUZ INCANDESCENTE NA PAREDE
EB2D061C.DWG
- ELETRODUTO QUE SOBE
EB2D046C.DWG
- ELETRODUTO QUE DESCE
EB2D047C.DWG
- ELETRODUTO QUE VEM DE BAIXO
EB2D049C.DWG
- ELETRODUTO QUE VEM DE CIMA
EB2D049C.DWG
- ELETRODUTO QUE VEM DE BAIXO E SOBE
EB2D050C.DWG
- ELETRODUTO QUE VEM DE CIMA E DESCE
EB2D051C.DWG
- BOTAO DE CAMPAINHA OU CIGARRA
EB2D021B.DWG
- ALARME SONORO
EB2D085B.DWG
- TERRA
EB2D033C.DWG
- RETORNO PARA CAMPAINHA
EB2D034C.DWG
- FASE OU NEUTRO PARA CAMPAINHA
EB2D035C.DWG
- FASE + NEUTRO
EB2D036C.DWG
- 2 FASE + NEUTRO
EB2D037C.DWG
- 3 FASE + NEUTRO
EB2D038C.DWG
- RETORNO + FASE
EB2D039C.DWG
- 3 FASES
EB2D040C.DWG
- 2 FASES
EB2D041C.DWG
- SENSOR DE PRESENÇA

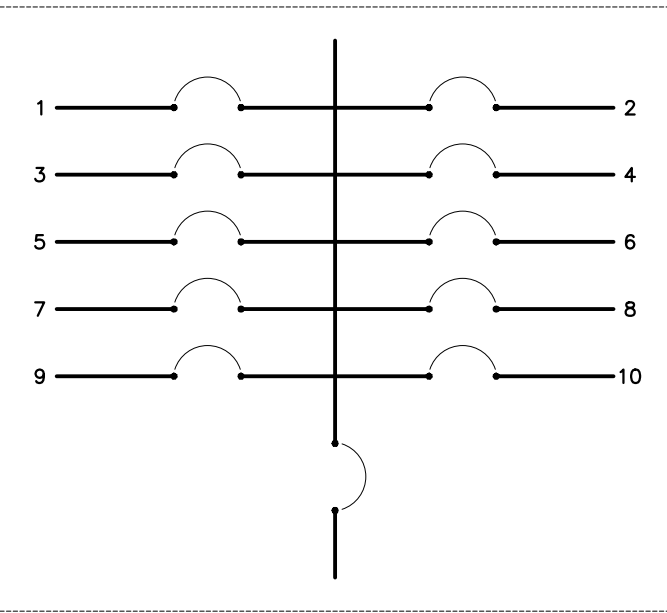


DIAGRAMA UNIFILAR
EB2D099A.DWG

QUADRO DE CARGAS											
Nº CIRC.	ILUMINACAO (w)					TOMADAS (W)				ELETROD. (ø)	POTENCIA (W)
	SODIO	INCAN.	FLUORESCENTE			70	100	2x16	2x32		
1											1280
2											384
3											2000
4											2000
5											2000
6											2000
7											3500
8											1800
9											
10											
TOTAL NORMAL											12964
TOTAL EMERGENCIA											
TOTAL											12964

QUADRO DE CARGAS

A EMISSÃO INICIAL				00/00/0000
EMIS.	DESCRIÇÃO	REVISADO POR	RESP. TÉCNICO	DATA
		CENTRAL DE RESÍDUOS		
Ministério da Saúde FIOCRUZ Fundação Oswaldo Cruz Diretoria de Administração do Campus Departamento de Projetos e Obras		Nº PRÉDIO 046	CAMPUS MANGUINHOS	SETOR DIRAC
OBJETIVO CONSTRUÇÃO		Nº DA META 2007.040	O.E./O.R. 2007-11-13-04	Nº PRANCHA E046A05A.DWG
TIPO DE PROJETO / SUBTIPO DE PROJETO ELETRICA - ILUMINAÇÃO		FASE EXECUTIVO		
TÍTULO DA PRANCHA ILUMINAÇÃO E TOMADAS - SUB SOLO		DATA 20/10/2007 ESCALA 1:50		
COORDENADOR DA META TATSUO		RESPONSÁVEL TÉCNICO PAULO		
EQUIPE MEIO AMBIENTE				