



LEGENDA :

- LUMINÁRIA 1x40w (FLUORESCENTE)
- LUMINÁRIA 2x40w DE EMBUTIR (FLUORESCENTE)
- LUMINÁRIA DE EMERGÊNCIA (NE- DE EMBUTIR 2X40W)
- INTERRUPTOR
- LUMINÁRIA- EMERGÊNCIA 2X15W, FLUORESCENTE DE SOBREPOR
- LUMINÁRIA AUTÔNOMA 2X15 W FLUORESCENTE
- ARANDELA TIPO TARTARUGA INC. 60W

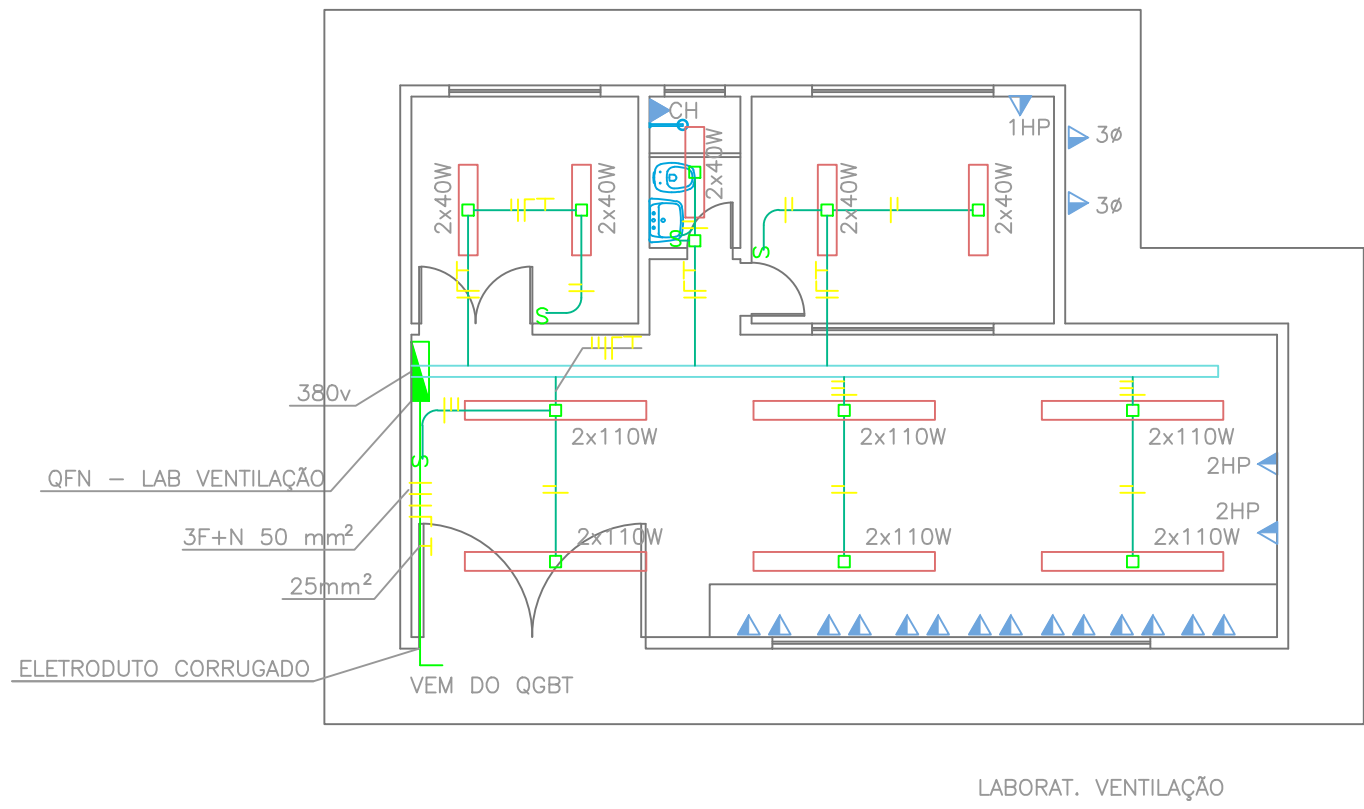

2 PLANTA BAIXA - LABORATÓRIO DE VENTILAÇÃO
ESCALA 1/100

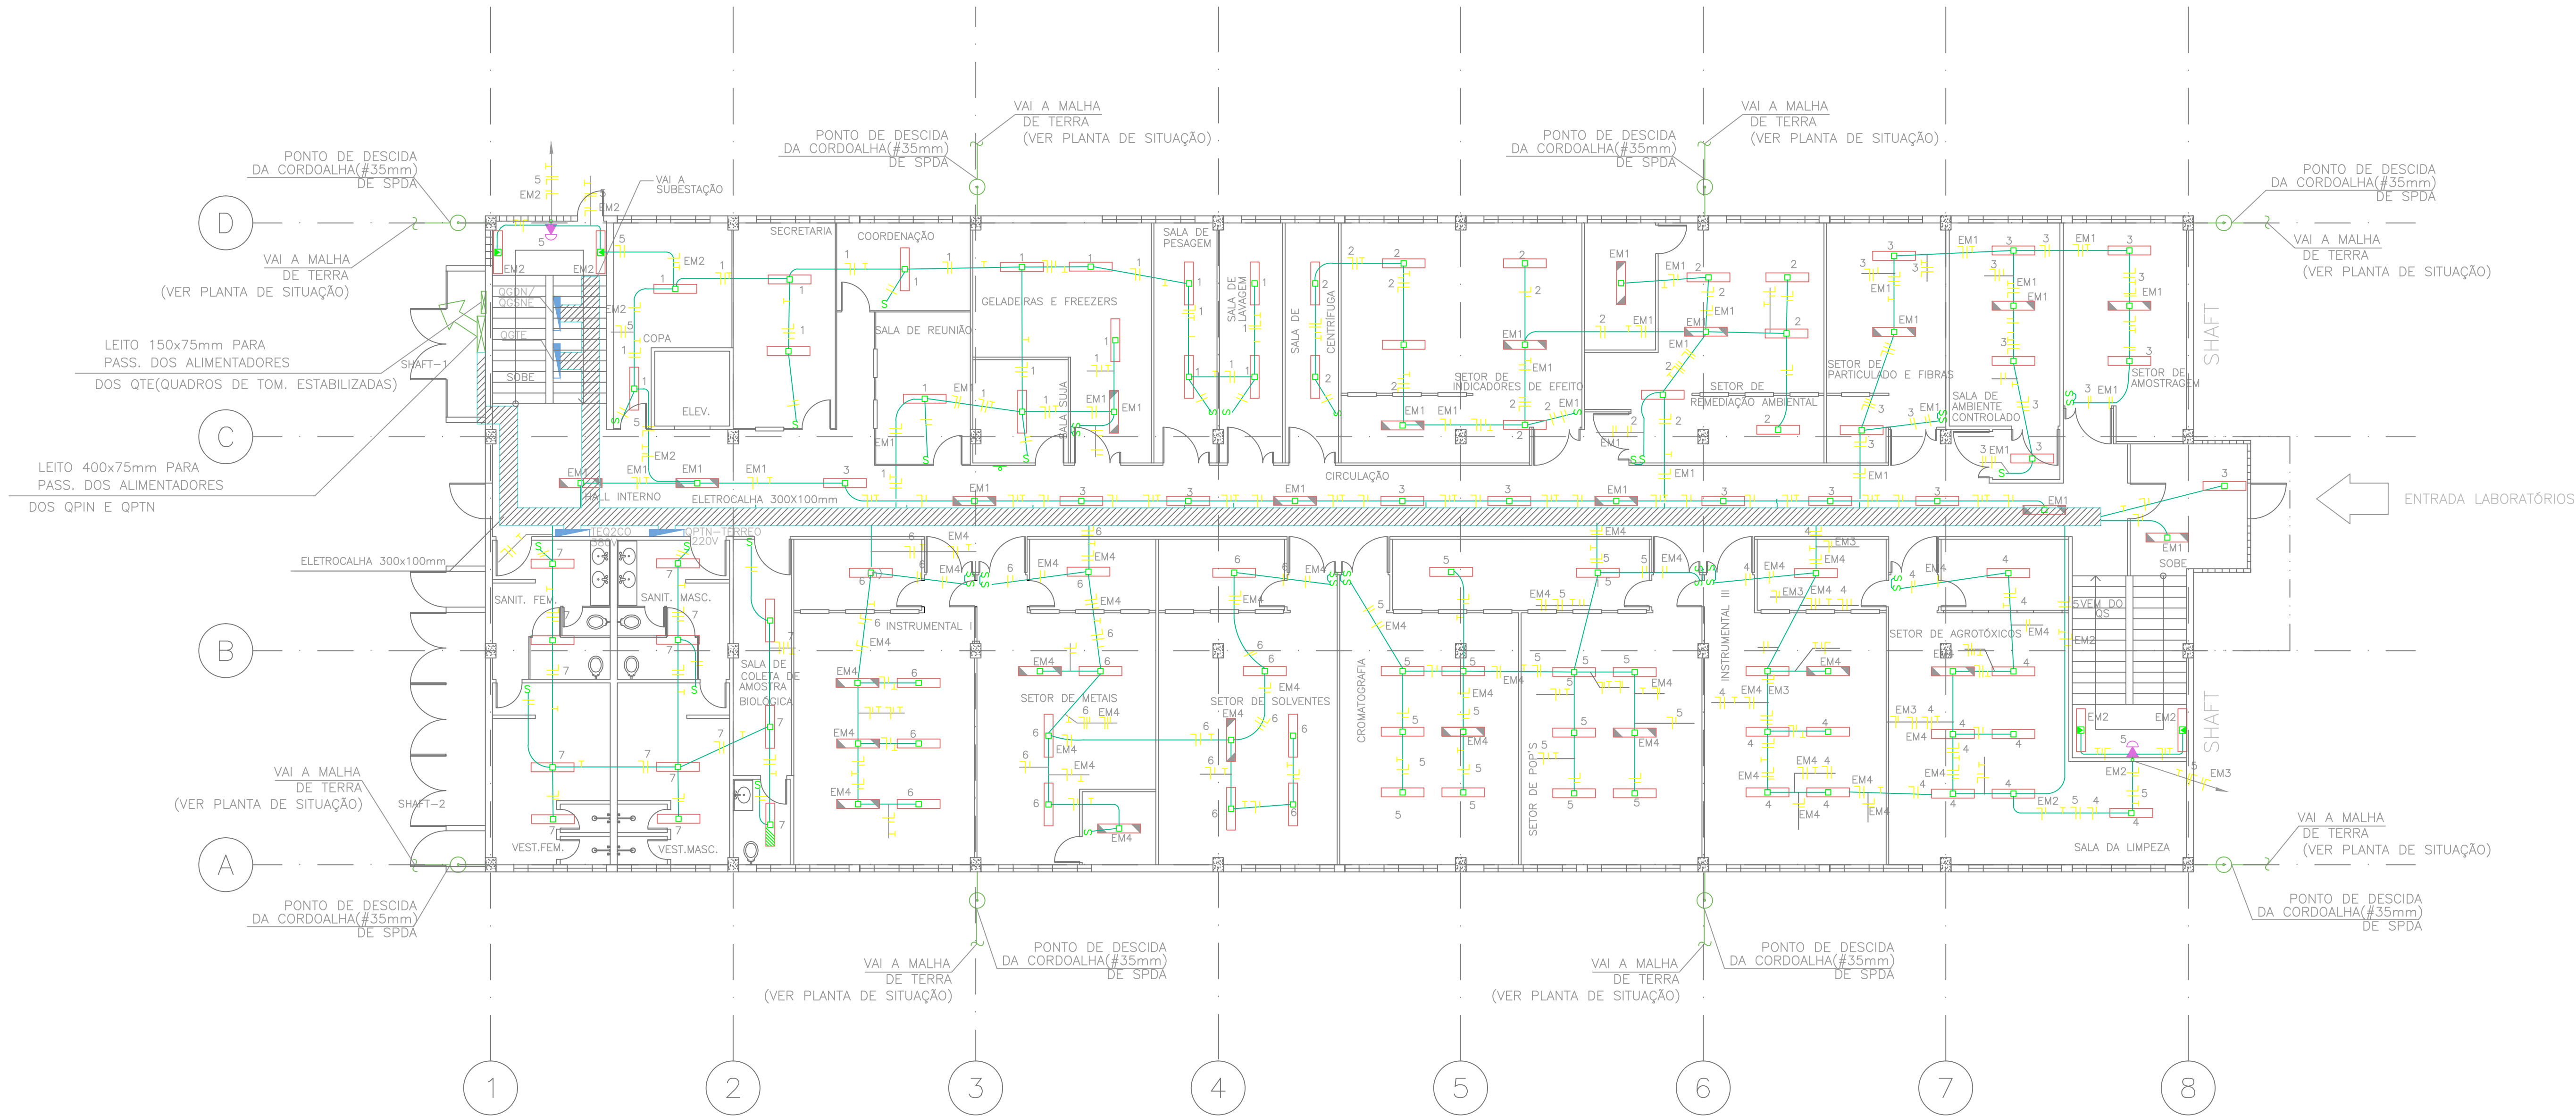

1 PLANTA BAIXA - TERREO
ESCALA 1/100

CESTEH-CENTRO DE ATENDIMENTO AO TRABALHADOR		IBEG ENGENHARIA E CONSTRUÇÕES LTDA Rua Marinho, 99 Rio de Janeiro RJ TEL (21)2564 7188 TELEX 33519 FAX (21)2290 8497			
A	AS BUILT	LICÉRIO	J. VALIENTE	IBEG	05/04/2006
EMIS.	DESCRICAÇÃO	DES.	RESP.	FIRMA	DATA
		Ministério da Saúde		O.E./O.A. NÚMERO	
DIRAC / Coordenação de Engenharia		Fundação Oswaldo Cruz		NOME DO ARQUIVO MAGNETICO	
NÚMERO DO PREDIO		NOME DO PREDIO		2006-06-01-03	
246		SEDE DO CESTEH			
TIPO DE PROJETO / SUB-TIPO DE PROJETO		FASE DO PROJETO			
ELETRICA		BAIXA TENSÃO		AS BUILT	
		OBJETIVO / SETOR		CAMPUS	
		CONSTRUÇÃO			
		TITULO DO DESENHO		PLANTA BAIXA-ILUMINAÇÃO/TERREO	
ESCALA 1:100		RESPONSÁVEL TÉCNICO		VISTO	
DATA		DESENHISTA		J. VALIENTE	
05/04/2006		LICÉRIO			