


LEGENDA :

- LUMINÁRIA 2x40w DE EMBUTIR (FLUORESCENTE)
- LUMINÁRIA 1x40w (FLUORESCENTE)
- LUMINÁRIA DE EMERGÊNCIA (NE- DE EMBUTIR 2X40W)
- INTERRUPTOR
- LUMINÁRIA- EMERGÊNCIA 2X15W, FLUORESCENTE DE SOBREPÔR
- LUMINÁRIA AUTÔNOMA 2X15 W FLUORESCENTE
- REFLETOR

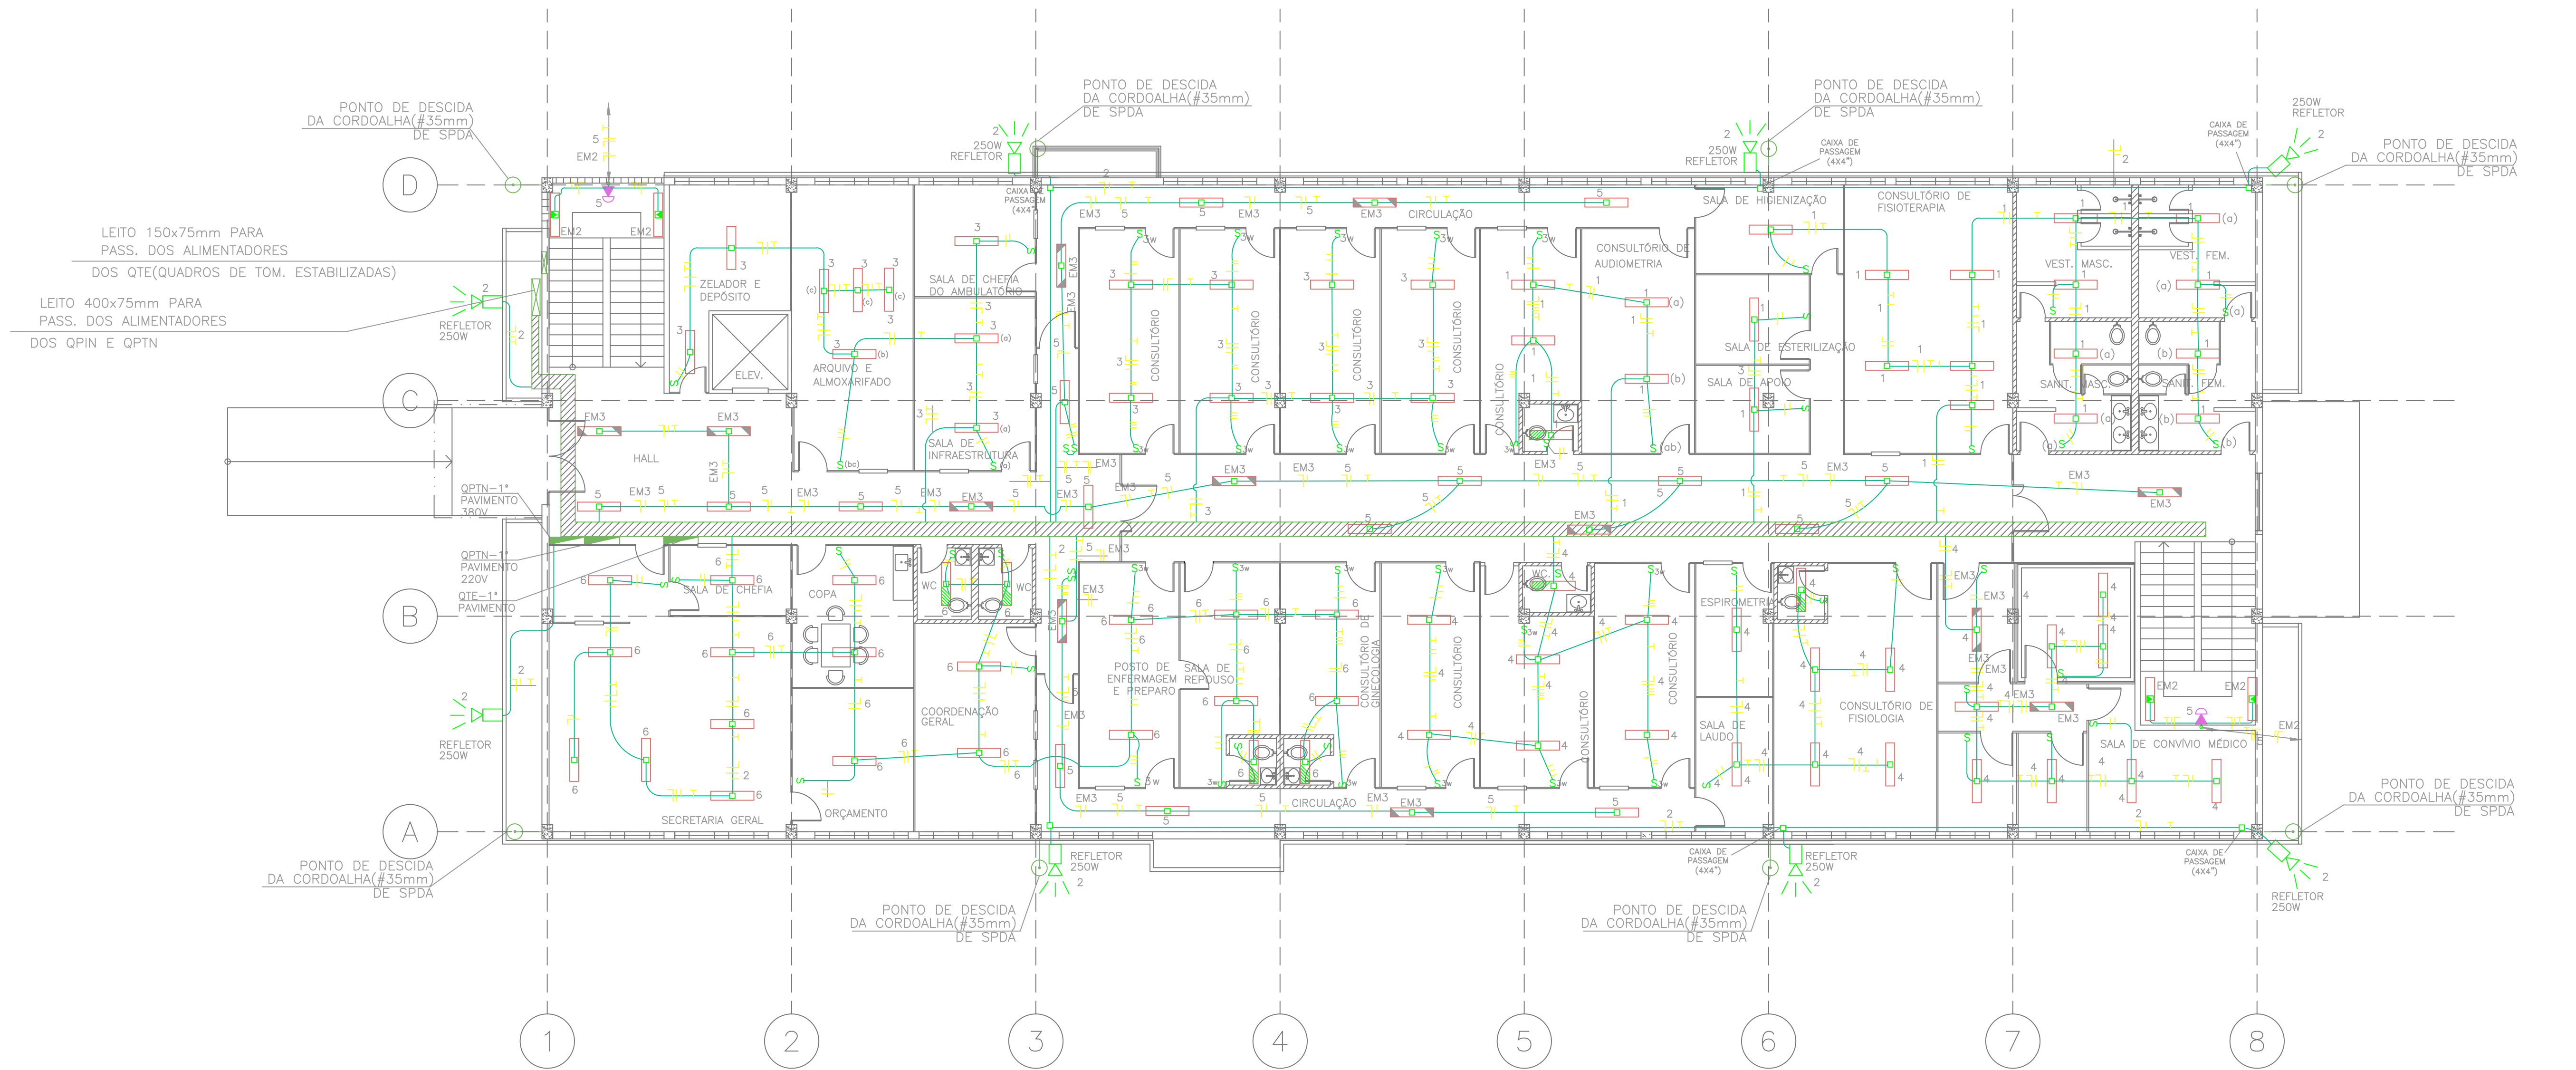

PLANTA BAIXA - 1º PAVIMENTO
ESCALA 1/100

1,00 0,00 2,00 5,00

FIOCRUZ BID DE JANEIRO - RJ		IBEG ENGENHARIA E CONSTRUÇÕES LTDA	
CESTH-CENTRO DE ATENDIMENTO AO TRABALHADOR		IBEG	
A	AS BUILT	LICÉRIO	J. VALIENTE
EMIS.	DESCRIÇÃO	DES.	RESP.
Ministério da Saúde DIRAC / Coordenação de Engenharia Fundação Oswaldo Cruz		IBEG	
NÚMERO DO PREDIO 246		NOME DO PREDIO SEDE DO CESTH	
TIPO DE PROJETO / SUB-TIPO DE PROJETO ELÉTRICA BAIXA TENSÃO		FASE DO PROJETO AS BUILT	
OBJETIVO / SETOR CONSTRUÇÃO		CAMPUS	
TÍTULO DO DESENHO PLANTA BAIXA-ILUMINAÇÃO/1ºPAVIMENTO		VISTO	
ESCALA 1:100		RESPONSÁVEL TÉCNICO J. VALIENTE	
DATA 05/04/2006		LICÉRIO	
O.E./O.R. NÚMERO 2006-06-01-03		DATA 05/04/2006	
NOME DO ARQUIVO MAGNETICO		DATA 05/04/2006	