


1 PLANTA BAIXA TÉRREO  
ESCALA 1/125

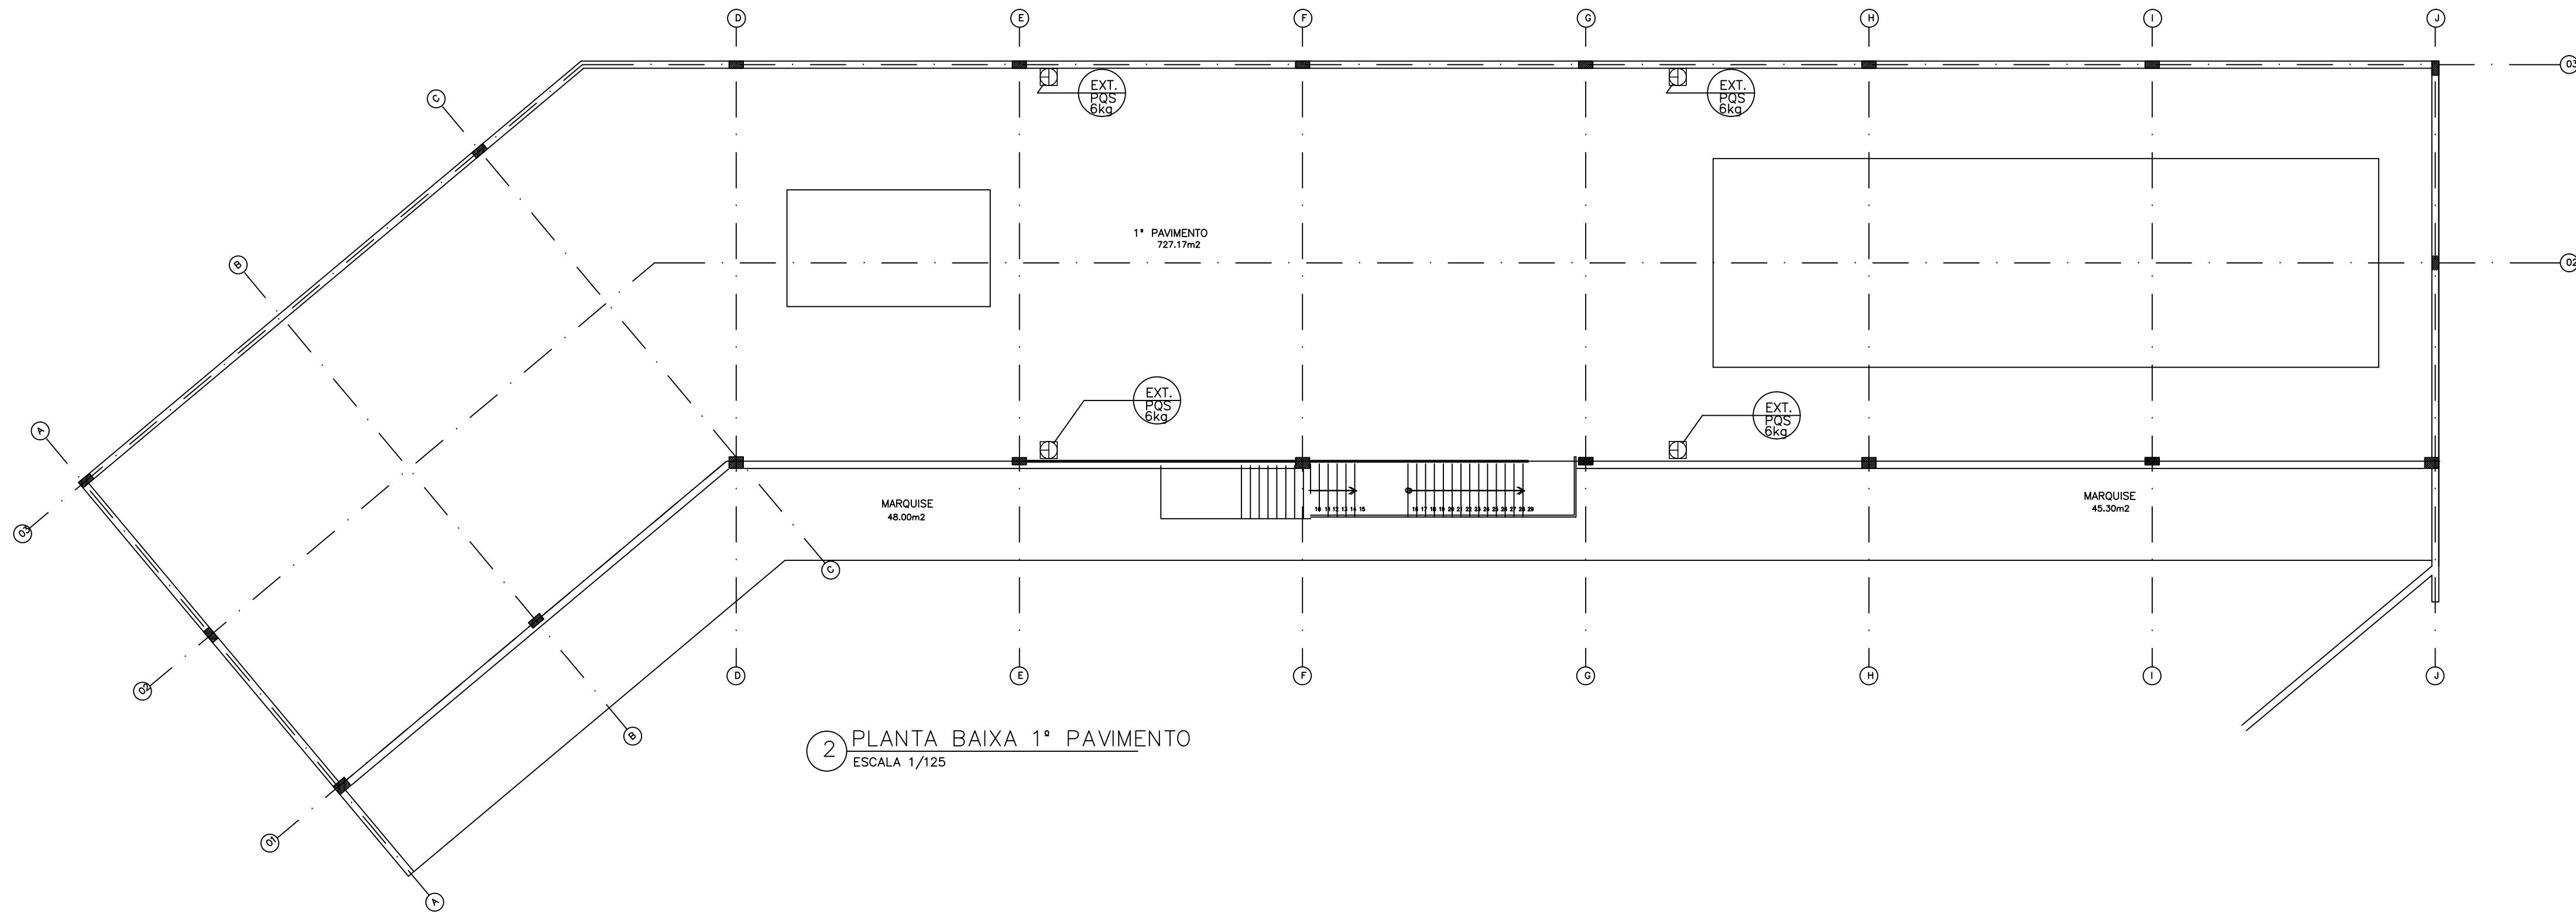

2 PLANTA BAIXA 1º PAVIMENTO  
ESCALA 1/125

#### NOTAS GERAIS:

1 - PARA NOTAS E DETALHES GERAIS VER DES. N° B218B12A

#### SIMBOLOGIA

- CANALIZAÇÃO PREVENTIVA CONTRA INCÊNDIO
- REGISTRO DE GAVETA
- REGISTRO DE PASSEIO(HIDRANTE DE REGALQUE)
- HIDRANTE INTERNO(CAIXA DE INCÊNDIO)
- TANQUE DE PRESSÃO
- MANÔMETRO
- PRESSOSTATO
- EXTINTOR DE ÁGUA PRESSURIZADA EM PEDESTAL
- EXTINTOR DE GÁS CARBÔNICO EM PEDESTAL
- EXTINTOR DE PÓ QUÍMICO SECO EM PEDESTAL
- VRH/VRV--VALVULA DE RETENÇÃO HORIZONTAL/VERTICAL
- SINALIZAÇÃO DE SAÍDA DE EMERGÊNCIA
- EXTINTOR DE PÓ QUÍMICO SECO EM CAIXA DE PROTEÇÃO
- EXTINTOR SOBRE RODAS

00	11/07/05	EMISSÃO INICIAL	
REVISÃO	DATA	DISCRIMINAÇÃO	VISTO
<b>PAAL</b> Projeto Arquitetos Associados Ltda. <a href="http://www.paal.com.br">www.paal.com.br</a>			
<b>Ministério da Saúde</b> <b>DIRAC / Coordenação de Engenharia</b> <b>Fundação Oswaldo Cruz</b>			
NUMERO DO PREDIO	NOME DO PREDIO		
218	CDTS-CASA DE UTILIDADES		
TIPO DE PROJETO / SUB-TIPO DE PROJETO	FASE DO PROJETO		
INCÊNDIO	REDE E EXTINTORES	EXECUTIVO	
OBJETIVO / SETOR	CONSTRUÇÃO		
TITULO DO DESENHO	PLANTAS DA CASA DE UTILIDADES		
ESCALA 1:125	DESENHISTA	RESPONSÁVEL TÉCNICO	VISTO
DATA	CARLOS	CRISTINA BRÁULIO	
JUL/2005			

NOME DO ARQUIVO MAGNETICO  
B218A18A.DWG  
O.E./O.R. NÚMERO