



2 PLANTA BAIXA PAV. TÉCNICO INFERIOR
ESCALA 1/100

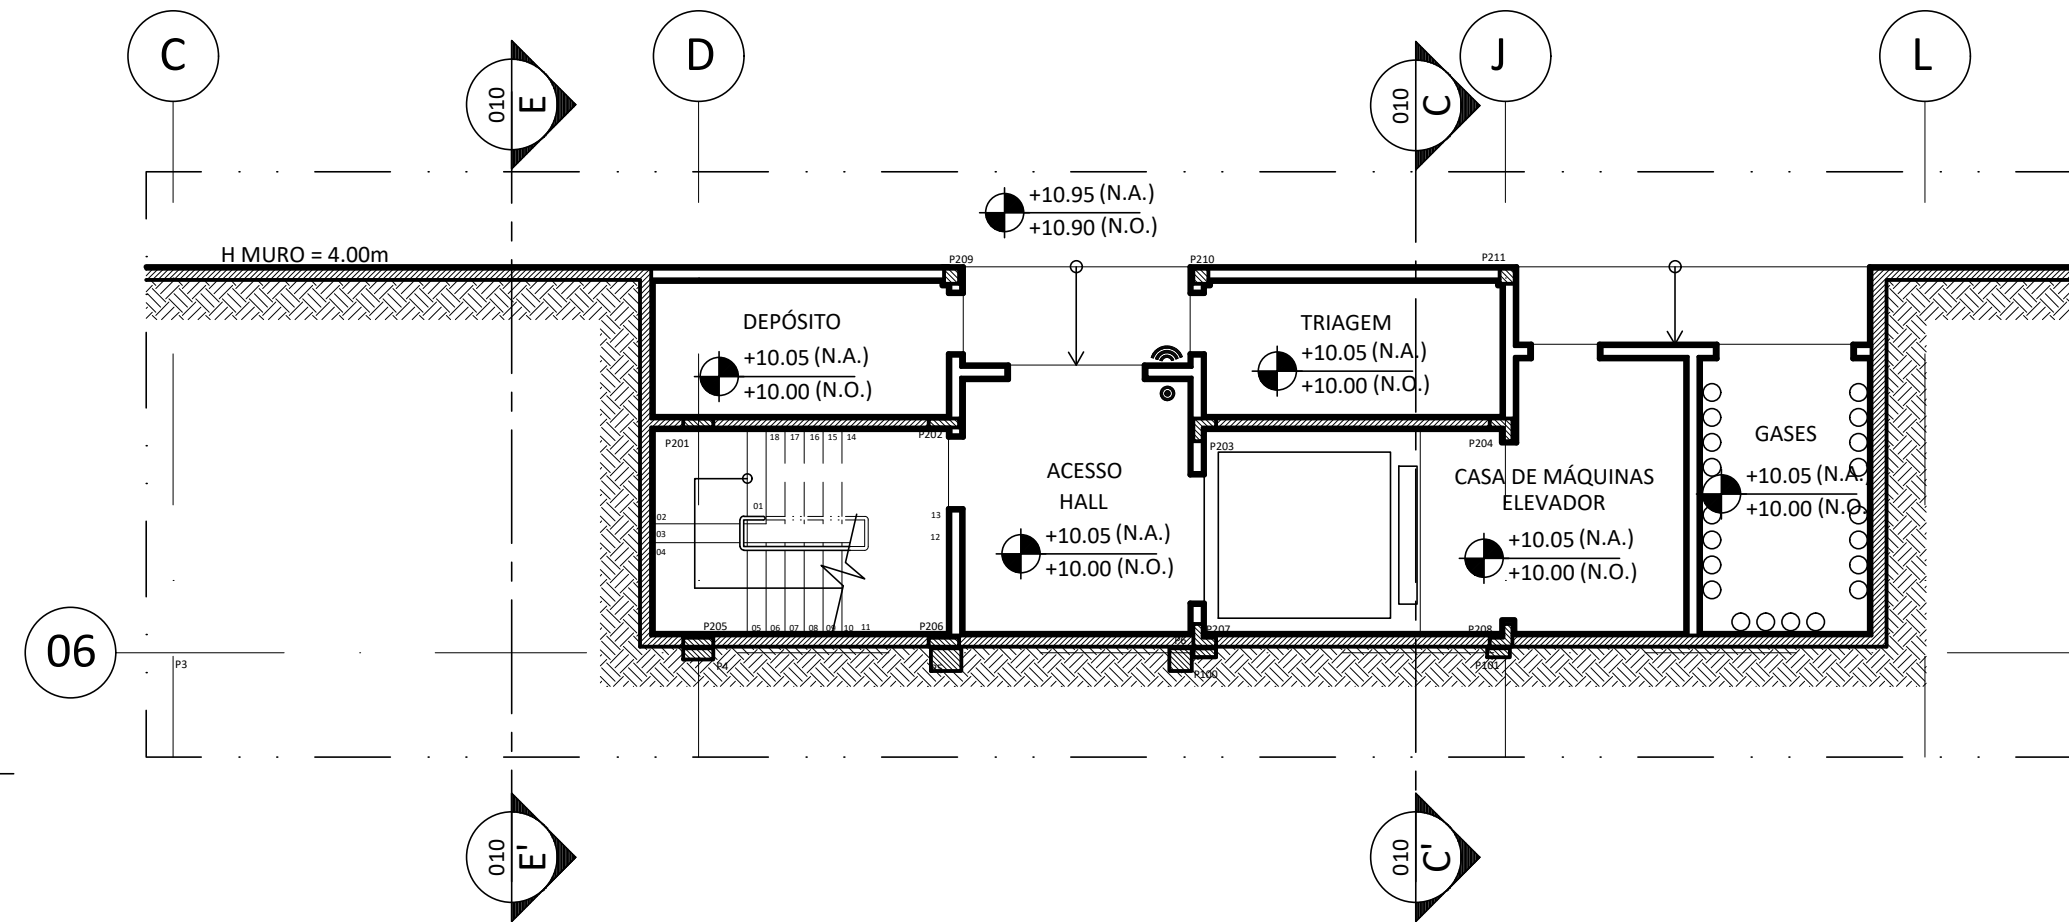

1 PLANTA BAIXA ACESSO INFERIOR
ESCALA 1/100

A EMISSÃO INICIAL		T.MALVEIRA		02/07/2024
REV.	DESCRIÇÃO		APROVADO POR	DATA
<div><div><div>COGIC</div><div>Coordenação-Geral de Infraestrutura dos Campi</div></div><div><div><div>Ministério da Saúde</div><div>RIOCRUZ</div><div>Fundação Oswaldo Cruz</div></div></div></div>	<div><div>NOME DO PRÉDIO</div><div>PLATAFORMA EXPERIMENTAÇÃO ANIMAL</div></div> <div><div>ÁREA</div><div>PRIMATAS NÃO HUMANOS - NBA-2/3</div></div>			
<div><div>NOME DO ARQUIVO</div><div>A796X08A.PDF</div></div>	<div><div>CAMPUS</div><div>MANGUINHOS</div></div>	<div><div>Nº PRÉDIO</div><div>796</div></div>	<div><div>Nº DA META</div><div>2023.043</div></div>	<div><div>DE OR</div><div>2024.06.27.01</div></div>
<div><div>TIPO DE PROJETO SUBTIPO DE PROJETO</div><div>ARQUITETURA</div></div>	<div><div>OBJETIVO</div><div>REFORMA</div></div>	<div><div>FASE</div><div>PRELIMINAR</div></div>	<div><div>ESCALA</div><div>1:100</div></div>	
<div><div>TÍTULO DA PRANCHA</div><div>PLANTA BAIXA ACESSO E PAV. TÉCNICO INFERIOR / EXISTENTE</div></div>				
<div><div>COORDENADOR DA META</div><div>TEREZA MALVEIRA</div></div>		<div><div>RESPONSÁVEL TÉCNICO</div><div>T.MALVEIRA P.REIS</div></div>		<div><div>Nº REGISTRO</div><div>A156850 A164925</div></div>
<div><div>EQUIPE: T.MALVEIRA, P.REIS, B.PERAZZO, R.SALIM, F.ALMEIDA, P.LOPES, R.COUTO, S.AMOZES, M.JUNQUEIRA, K.SANCHES, R.RAMOS, L.AMBROZIO, A.ARAUJO, F.QUINTAS, S.TRINDADE, J.BARROSO, C.OLIVEIRA, A.GONÇALVES</div></div>				

ARQ-007

ARQ-007