


1 PLANTA BAIXA COBERTURA
ESCALA 1/100

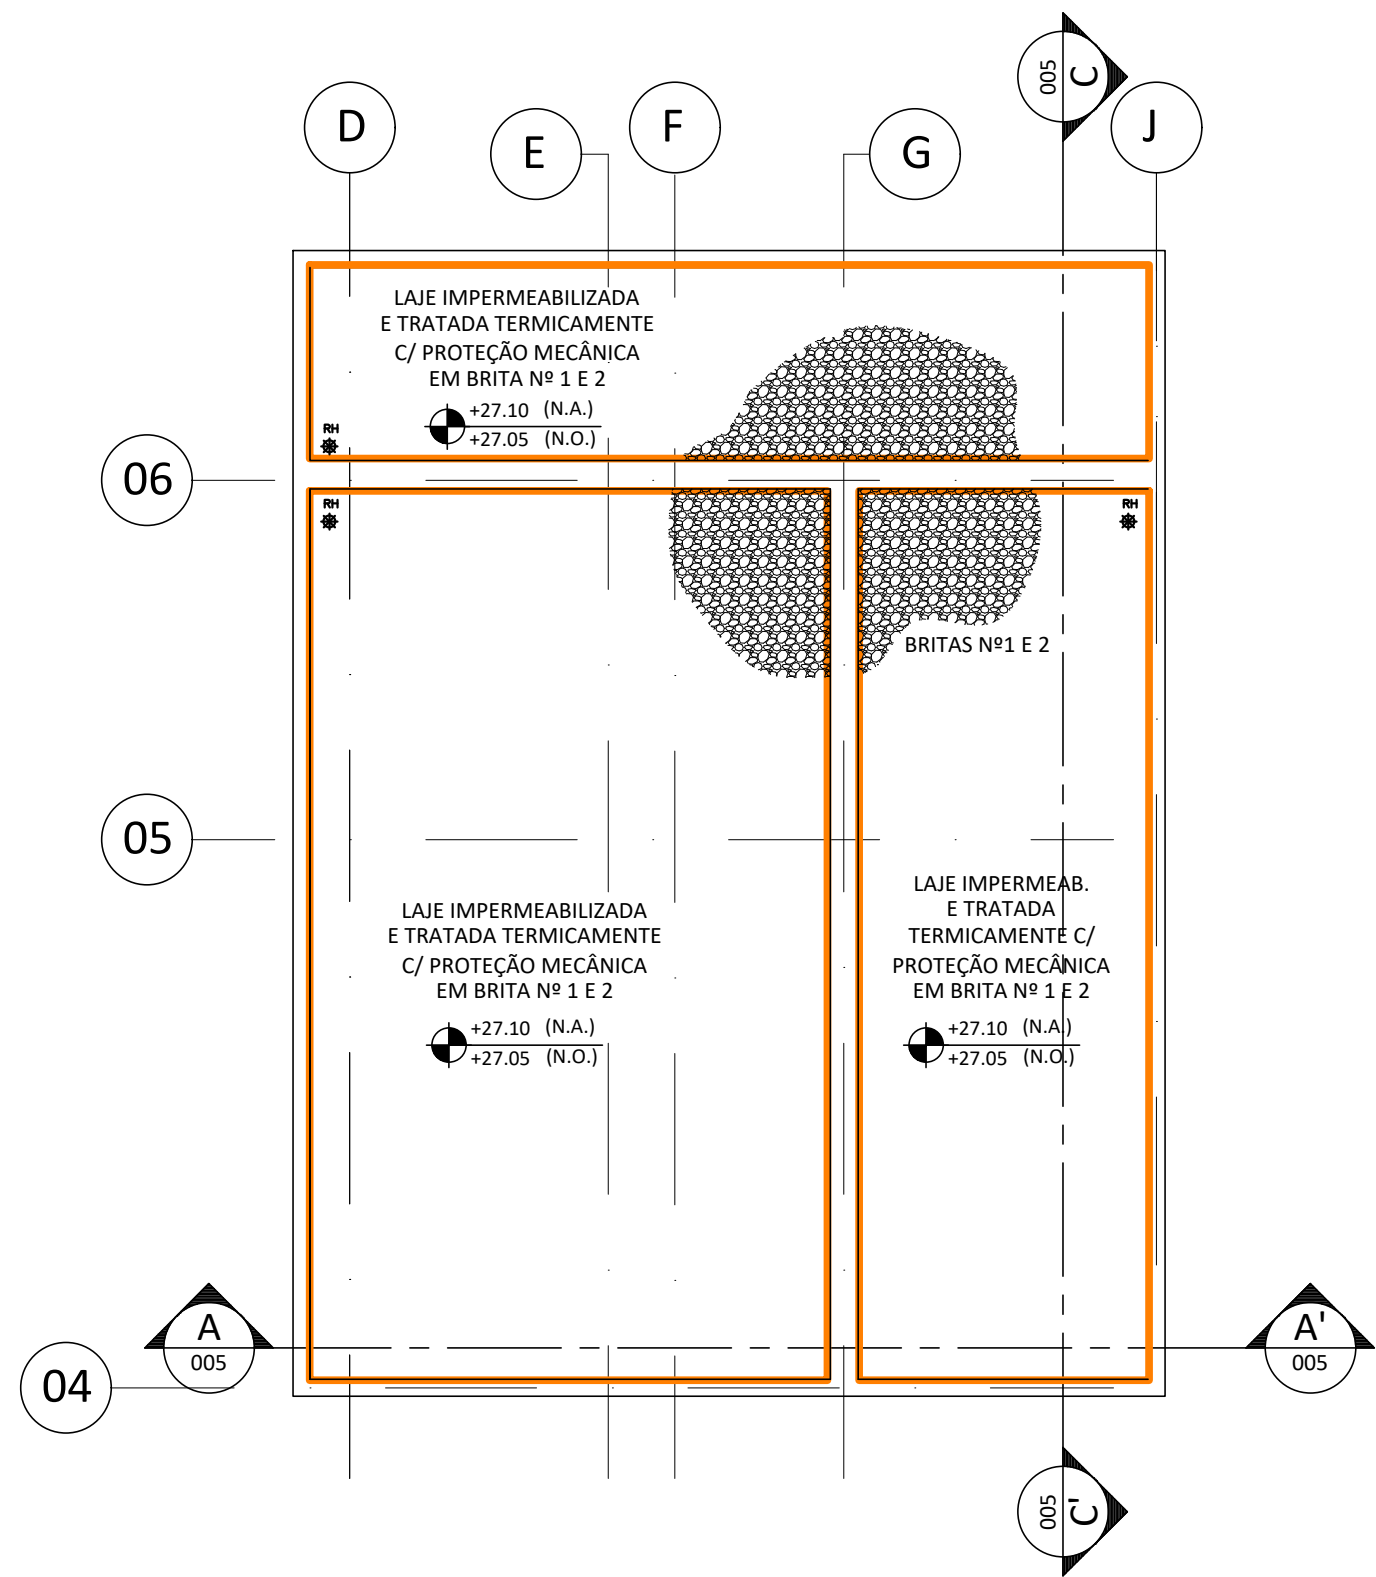

2 PLANTA BAIXA COBERTURA CAIXAS D'ÁGUAS
ESCALA 1/100

A EMISSÃO INICIAL		T.MALVEIRA	02/07/2024
REV.	DESCRIÇÃO	APROVADO POR	DATA
COGIC <small>Coordenação Geral de Infraestrutura da Cargil</small>		PLATAFORMA EXPERIMENTAÇÃO ANIMAL	
<small>Ministério da Saúde</small> PROCRUZ <small>Fundação Oswaldo Cruz</small>		<small>NOME DO PROJETO</small> PRIMATAS NÃO HUMANOS - NBA-2/3	
<small>NOME DO ARQUIVO</small> A796X11A.PDF	<small>CAMPUS</small> MANGUINHOS	<small>Nº PROJETO</small> 796	<small>Nº DA META</small> 2023.043
<small>TÍTULO DO PROJETO / QUARTO DE PROJETO</small> ARQUITETURA	<small>OBJETIVO</small> REFORMA	<small>FASE</small> PRELIMINAR	<small>ESCALA</small> 1:100
<small>TÍTULO DA PRANCHA</small> PLANTA BAIXA COBERTURAS / CXS. D'ÁGUAS / EXISTENTES			
<small>COORDENADOR DA META</small> TEREZA MALVEIRA		<small>RESPONSÁVEL TÉCNICO</small> T.MALVEIRA P.REIS	<small>Nº REGISTRO</small> AI56850 A164925
<small>EQUIPE: T.MALVEIRA, P.REIS, B.PEZZO, R.SALIM, F.MALVEIRA, P.LOPES, R.COUTO, S.SAMOZES, M.JUNQUEIRA, K.SANCHES, R.RAMOS, L.MAMBROZIO, A.ARAUJO, F.QUINTAS, S.TRINDADE, J.BARROSO, C.OLIVEIRA, A.GONÇALVES</small>			

ARO-010