
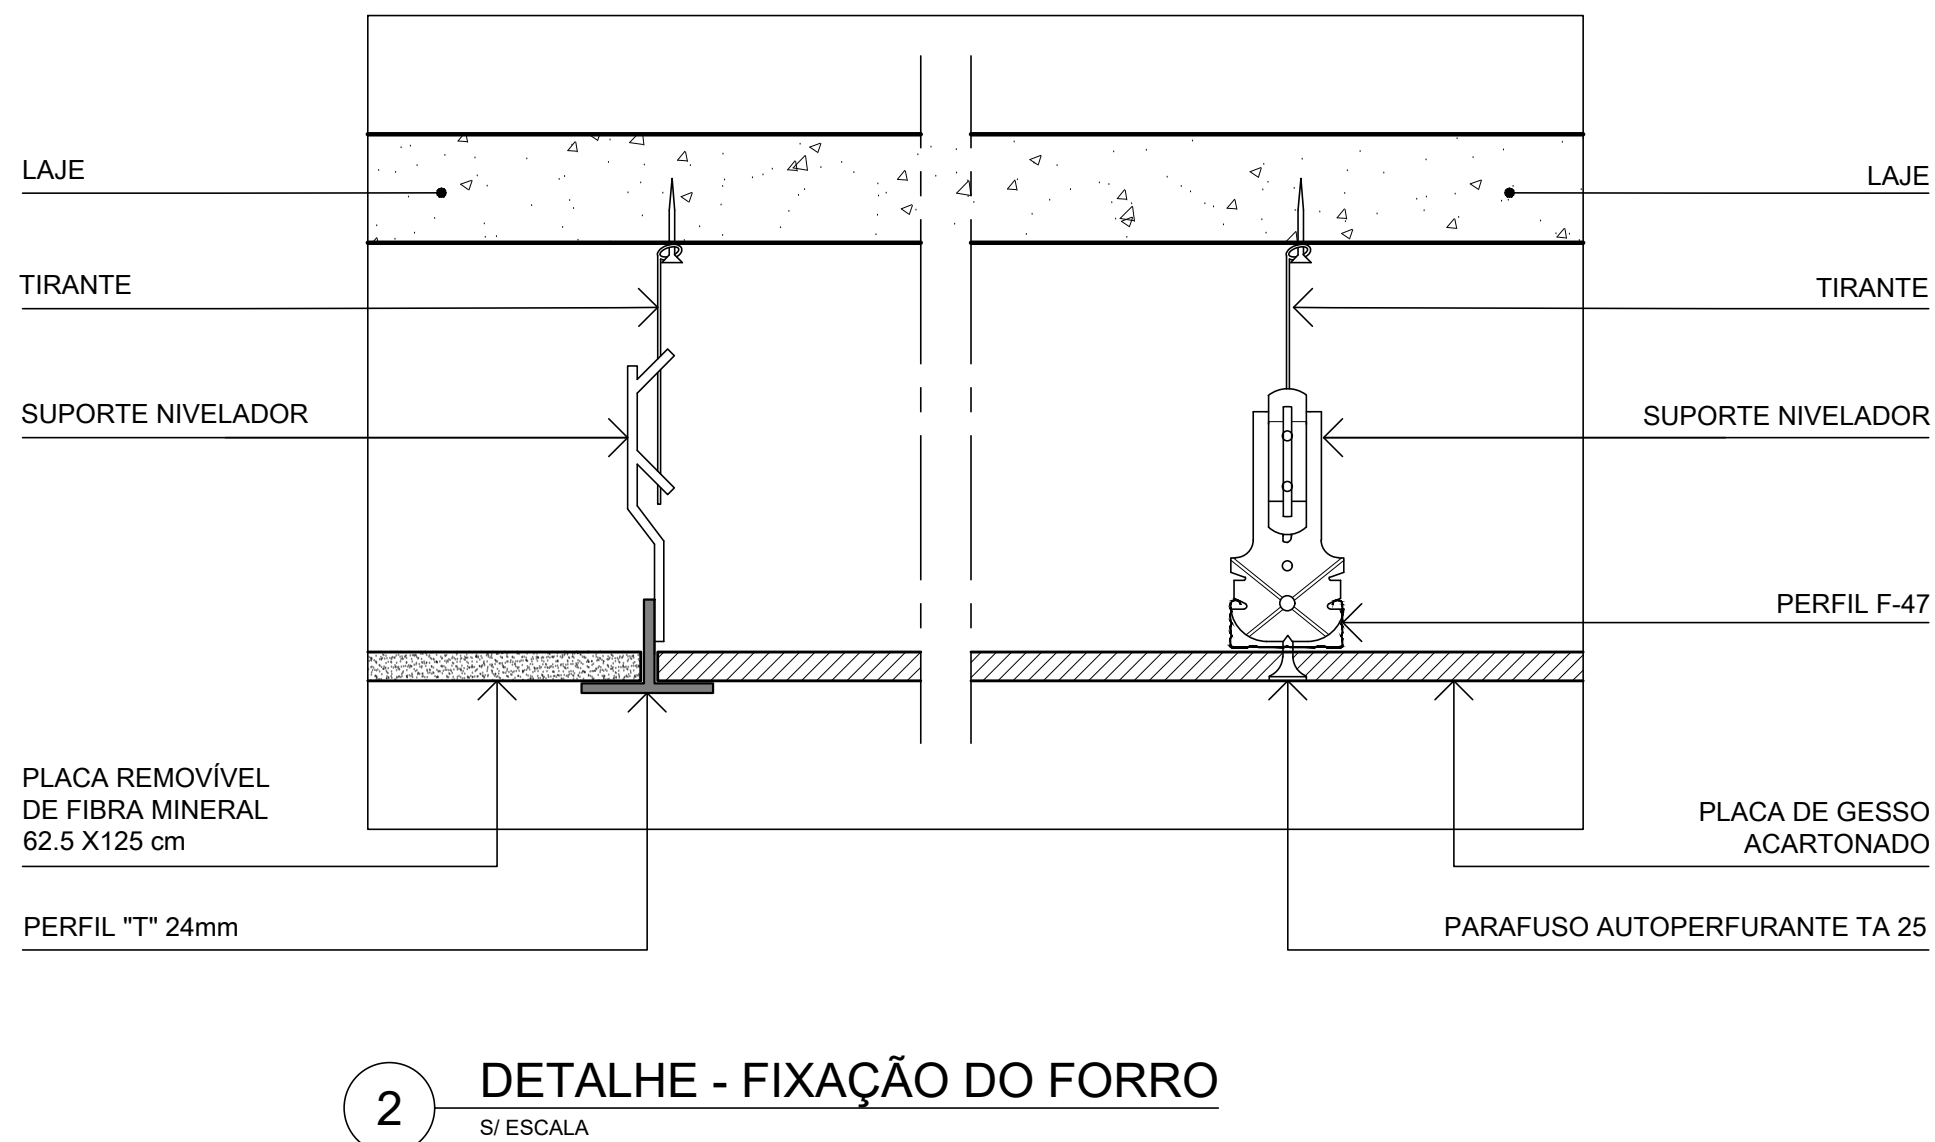


1 PLANTA BAIXA - 1º PAVIMENTO
ESCALA 1:50

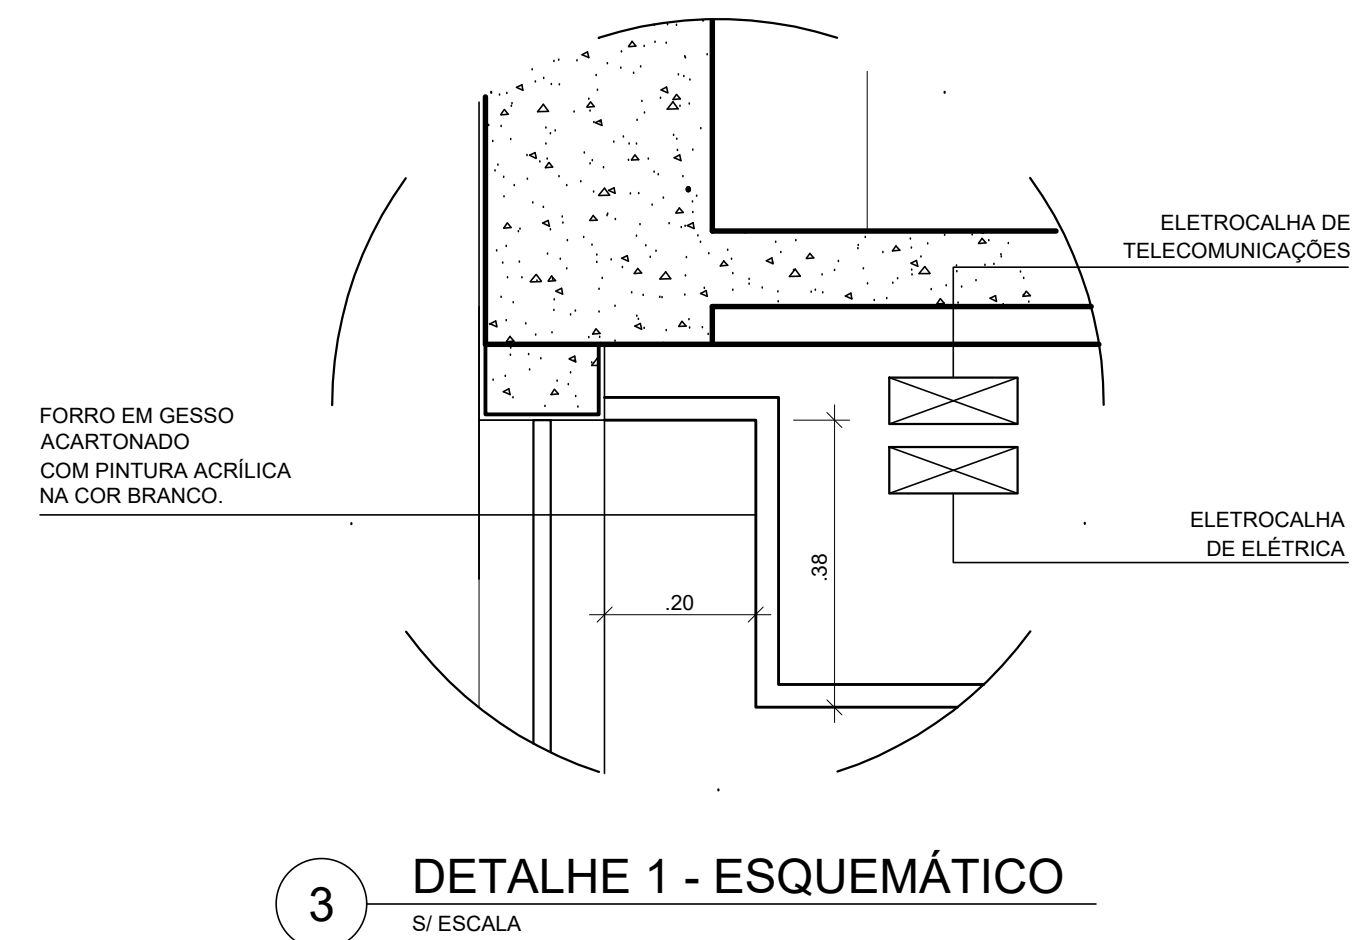

LEGENDA	
	FORRO REMOVÍVEL EM PLACA DE FIBRA MINERAL 62,5 X 125 cm APOIADO SOBRE PERFIL T" INVERTIDO 24mm
	FECHAMENTO EM PLACAS DE GESSO ACARTONADO COM PINTURA ACRILICA NA COR BRANCA
	LUMINÁRIA DE EMBUTIR PARA 2 LÂMPADAS TUBULARES LED DE 20W
	LUMINÁRIA LED PLAFON DE EMBUTIR Ø 25cm 40W

A EMISSÃO INICIAL		CRISTINA RIBEIRO	CRISTINA RIBEIRO	21/06/2023
REVISADO POR	REVISADO POR	RESP. TÉCNICO	DATA	
FICRUIZ FICRUIZ FICRUIZ		PÁVILHÃO ERNANI BRAGA ENSP		
OBJETO	CAMPUS	RETOR		
REFORMA	MANOELINOS	EDIFICAÇÃO		
Nº PROJETO	Nº DA PLANHA	DE O.B.	Nº PLANHA	DATA
004	2023.030	2023.08.04.03	ALFA393A.DWG	21/06/2023
PROJETO	PROJETO	PROJETO	PROJETO	PROJETO
ARQUITETURA	ARQUITETURA	ARQUITETURA	ARQUITETURA	ARQUITETURA
BIBLIOTECA				
PLANTA DE TETO				
COORDENADOR DA OBRA		RESPONSÁVEL TÉCNICO	CRISTINA RIBEIRO	CAU nº A18086 6
CRISTINA RIBEIRO		RESPONSÁVEL TÉCNICO	CRISTINA RIBEIRO	CAU nº A18086 6
EQUIPE				
CRISTINA RIBEIRO, ROBERTO SOBRINHO, NATALIA PAVIA				

ARQ-036