


2 PLANTA BAIXA DE ARQUITETURA - 1º PAV.
ESCALA 1/50

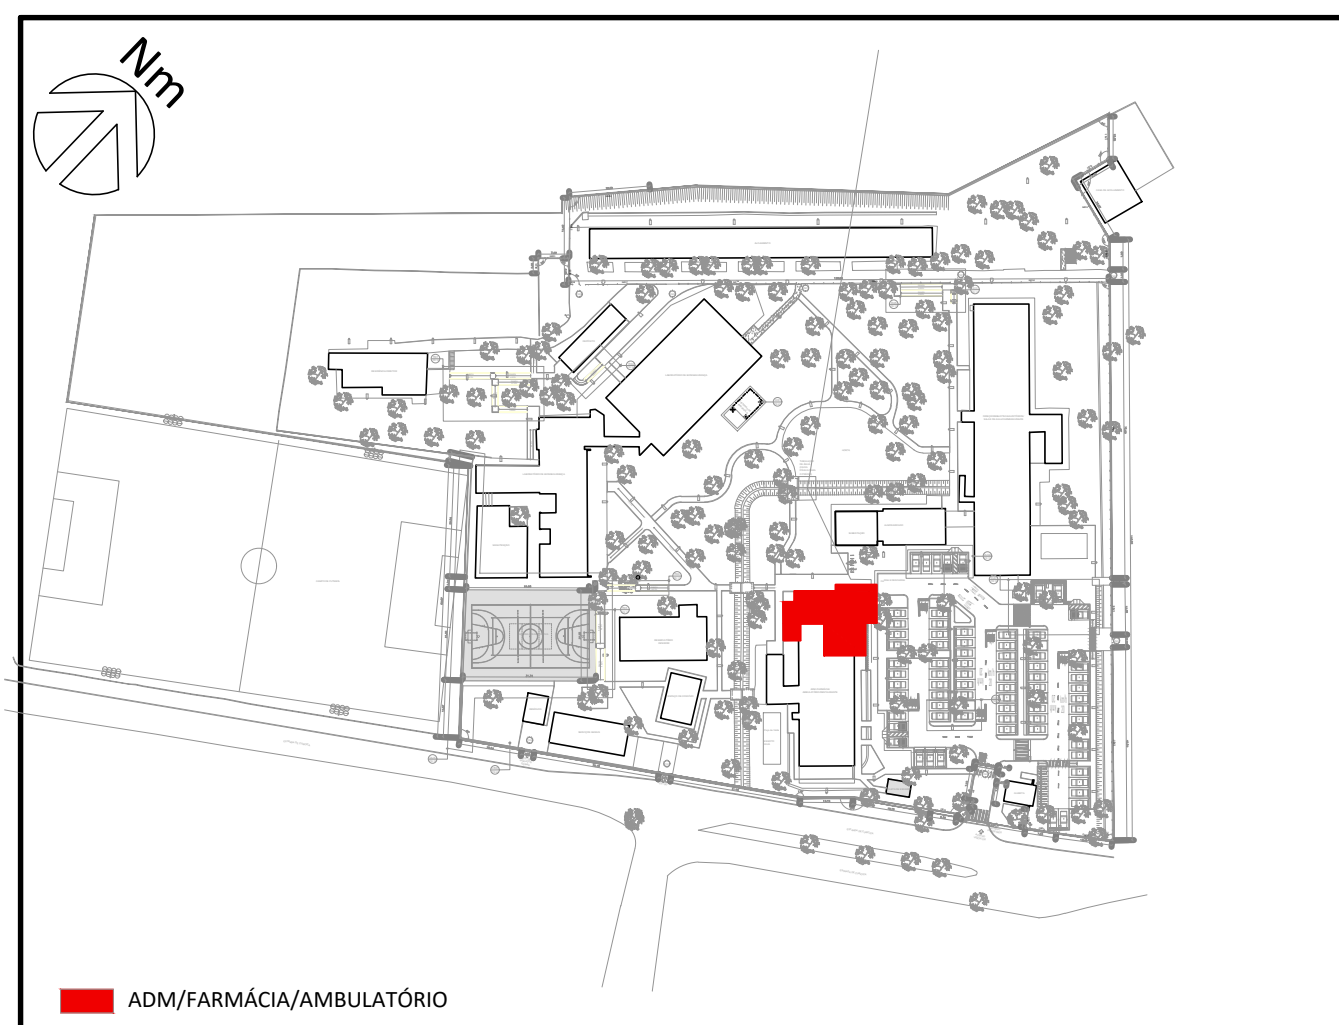

0 PLANTA CHAVE
S/ ESCALA

H	EM ATENDIMENTO AOS CONTRATÁRIOS		24/06/2025
G	EM ATENDIMENTO AOS COMENTÁRIOS		02/06/2025
F	EM ATENDIMENTO AOS COMENTÁRIOS		29/04/2025
E	EM ATENDIMENTO AOS COMENTÁRIOS		28/03/2025
D	EM ATENDIMENTO AOS COMENTÁRIOS		26/03/2025
C	EM ATENDIMENTO AOS COMENTÁRIOS		10/03/2025
B	EM ATENDIMENTO AOS COMENTÁRIOS		22/01/2025
A	EMISSÃO FINAL		05/12/2024
REV.	DESCRIÇÃO	APROVADO POR	DATA
	 <small>Empresa (Empreendedor) Contratada</small>	<small>NR PROCESSO</small> ENSP-01A-FIO-21.2-10 <small>(CORREN. DO PROJETO CONTRATADA)</small> Danielle V. M. de Souza	<small>NR DO CONTRATO</small> RC Nº 1.00939343 <small>FISCA. DO CONTRATO 1348</small> Cláudio Carneiro Antunes
 <small>CONSORCIO GERAL DE INTERCOMUNICAÇÃO DO GOIÁS</small>	<small>AVISO DE SAÍDA</small> FPOUR: Paralisação Execução Obra	Centro de Referência Prof. Hélio Fraga	
<small>NOME DO ANTECESSOR</small> 8112.0A0H	<small>CARGO</small> JACAREPAGUA	<small>NR PROCESSO</small> 712	<small>NR DATA</small> 2024.06.01
<small>NR DO PROJETO DE PROJETO</small> PROJETO EXECUTIVO	<small>OBJETO</small> AMPLIAÇÃO/REFORMA	<small>DE OR</small> 1/50	<small>DATA DO PROJETO</small> 2024.06.01
TÍTULO DA PRANCHETA			
COMBATE À INCÊNDIO- PLANTA BAIXA TERREO E 1º PV.			
<small>COORDENADOR DA META</small> Cláudio Carneiro Antunes		<small>NR REGISTRO</small> A52983-4 CAU-RJ	
<small>ELABORADO POR</small> FOCCO PROJETO E CONSULTORIA LTDA.			