



01 PLANTA BAIXA - 1º PAVIMENTO
ESCALA 1/50

LEGENDA DE SINALIZAÇÃO E PROGRAMAÇÃO VISUAL				
XXX	PLACA TIPO C	MATERIAL	DIMENSÕES (AxL)cm	QTD.
C01	SANITÁRIO MASCULINO	CHAPA DE AÇO GALVANIZADO	25x17	01
C02	SANITÁRIO FEMININO			01
C03	COPA		20X30	01
C04	PARAMENTAÇÃO EQUIPE			01
C05	RAIO X			01
C06	ESPERA PACIENTES			01
C07	ATENDIMENTO			01
C08	RECEBIMENTO MEDICAMENTOS			01
C09	DEPÓSITO MEDICAMENTOS 1			01
C10	DEPÓSITO MEDICAMENTOS 2			01
C11	EQUIPE TÉCNICA / DEPÓSITO			01
C12	FRACIONAMENTO			01
C13	QUARENTENA			01
C14	SALA TÉCNICOS			01
C15	SALA DIREÇÃO			02
C16	SALA REUNIÃO			01
C17	CARGA E DESCARGA			01
C18	DEPÓSITO DE MEDICAMENTOS 3			01
C19	DEPÓSITO DE MEDICAMENTOS 4			01
C20	DML			01
C21	FARMÁCIA			01
XXX	PLACA TIPO D	MATERIAL	DIMENSÕES (AxL)cm	QTD.
D01	PLACA DE PORTA BRAILE	CHAPA DE ALUMÍNIO COM VINIL ADESIVO	10X5	5
D02	PLACA DE PORTA BRAILE	CHAPA DE ALUMÍNIO COM VINIL ADESIVO	6X6	12
XXX	PLACA TIPO E	MATERIAL	DIMENSÕES (AxL)cm	QTD.
E01	INDICAÇÃO DE SAÍDA À DIREITA	PERFIL METÁLICO	27.5x45	03
E02	INDICAÇÃO DE SAÍDA À ESQUERDA	PERFIL METÁLICO	27.5x45	01
E03	INDICAÇÃO DE SAÍDA À FRENTE	PERFIL METÁLICO	27.5x45	07
E04	SAÍDA DE EMERGÊNCIA	PERFIL METÁLICO	25X12.5	04
E05	ALARME SONORO DE INCÊNDIO	CHAPA DE AÇO COM VINIL ADESIVO	25x15	03
E06	COMANDO MANUAL DE ALARME DE INCÊNDIO	CHAPA DE AÇO COM VINIL ADESIVO	25X7.5	03
E07	EXTINTOR DE INCÊNDIO	CHAPA DE AÇO COM VINIL ADESIVO	22x30	06
E08	ABRIGO DE MANGUEIRA E HIDRANTE	CHAPA DE AÇO COM VINIL ADESIVO	22.5x18	01
E09	CUIDADO, RISCO DE CHOQUE ELÉTRICO	CHAPA DE AÇO COM VINIL ADESIVO	27.5X45	02

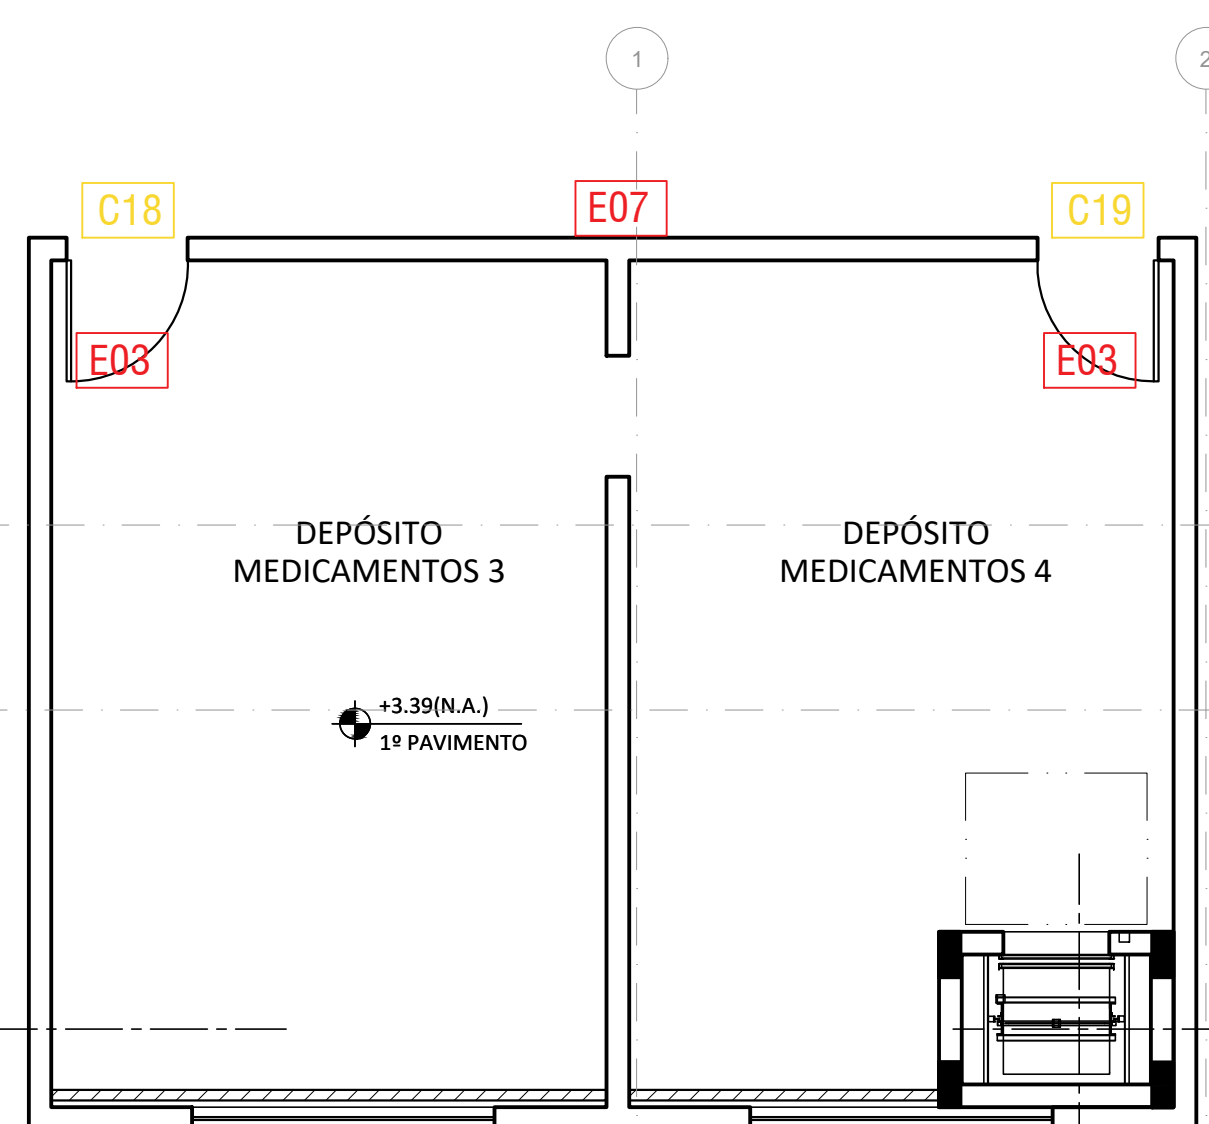

02 PLANTA BAIXA - 2º PAVIMENTO
ESCALA 1/50

XXX	PLACA TIPO F	MATERIAL	DIMENSÕES (AxL)cm	QTD.
F01	NÍVEL DE BIOSEGURANÇA	CHAPA DE ALUMÍNIO COM VINIL ADESIVO	40X40	1
XXX	PLACA TIPO G	MATERIAL	DIMENSÕES (AxL)cm	QTD.
G01	PLACA DIRECIONAL	CHAPA DE ALUMÍNIO COM VINIL ADESIVO	40Xvariável	1

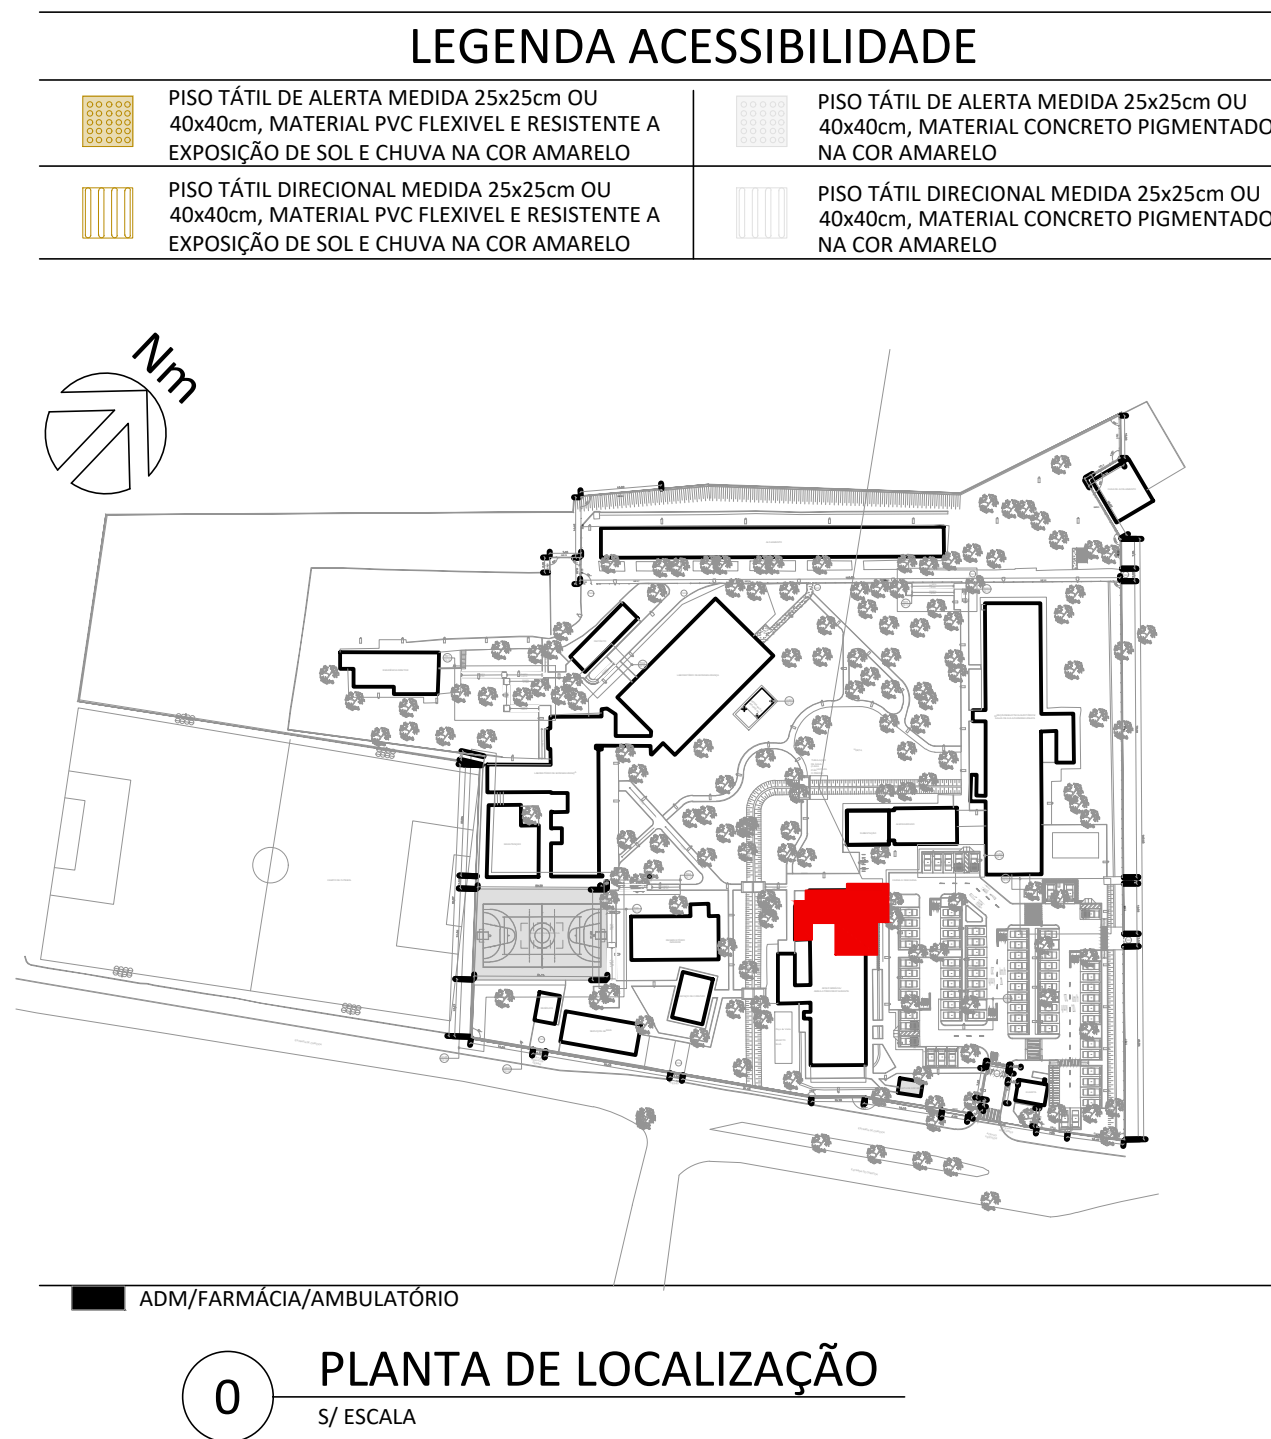

0 PLANTA DE LOCALIZAÇÃO
S/ ESCALA

NOTAS GERAIS

1 - COTAS EM METROS SALVO INDICAÇÃO CONTRÁRIA;
2 - PARA DETALHAMENTO ESPECÍFICOS CONSULTAR PROJETOS DAS OUTRAS DISCIPLINAS;
3 - CONFERIR MEDIDAS NO LOCAL;
4 - PARA SANITÁRIOS, COPA E RAMPAS VER AMPLIAÇÕES;
5 - PARA SINALIZAÇÃO DE INCÊNDIO VER PROJETO DE COMBATE A INCÊNDIO;

NORMAS:
NBR 6492 - REPRESENTAÇÃO GRÁFICA DE ARQUITETURA - 2021
NBR 9050 - ACESSIBILIDADE A EDIFICAÇÕES, MOBILIÁRIO, ESPAÇOS E EQUIPAMENTOS URBANOS
NBR 16537 - ACESSIBILIDADE - SINALIZAÇÃO TÁTIL NO PISO - DIRETRIZES PARA ELABORAÇÃO DE PROJETOS E INSTALAÇÃO - 2024

F	ATENDIMENTO DE COMENTÁRIOS		09/05/2025
E	ATENDIMENTO DE COMENTÁRIOS		28/02/2025
D	ATENDIMENTO DE COMENTÁRIOS		25/02/2025
C	ATENDIMENTO DE COMENTÁRIOS		10/02/2025
B	ATENDIMENTO DE COMENTÁRIOS		22/01/2025
A	EMISSION INICIAL		05/12/2024

REV.	DESCRIÇÃO	APROVADO POR	DATA

FOCCO
Projeto - Planejamento - Consultoria

Nº PROCESSO
ENSP-014-FIO-21-2-10
COORDEN. DO PROJETO (CONTRATADA)
Danielle V. M. de Souza

Nº DO CONTRATO
RC Nº 10099343
FISCAL DO CONTRATO | SIAPE
Cláudio Carneiro Antunes

COGIC
Coordenação-Geral de Infraestrutura dos Campi

Ministério da Saúde
PRODRUZ
Fundação Oswaldo Cruz

NOME DO PRÉDIO
Centro de Referência Prof. Hélio Fraga
ÁREA
RAIO-X E FARMÁCIA

NOME DO ARQUIVO A712A25E	CAMPUS JACAREPAGUÁ	Nº PRÉDIO 712	Nº DA META 2024.005	DE OR 2024.02.06.01
TIPO DE PROJETO SUBTIPO DE PROJETO Projeto Executivo	OBJETIVO AMPLIAÇÃO/REFORMA	FASE Projeto Executivo	ESCALA INDICADA	

TÍTULO DA PRANCHA
PLANTA BAIXA DE SINALIZAÇÃO

COORDENADOR DA META Cláudio Carneiro Antunes	RESPONSÁVEL TÉCNICO Danielle V. M. de Souza	Nº REGISTRO A183941-1 CAU-RJ
---	--	---------------------------------

EQUIPE
FOCCO PROJETOS E CONSULTORIA LTDA.

DIS-001