


PLANTA BAIXA ABRIGO DE INFLAMÁVEIS

Escala 1 : 25

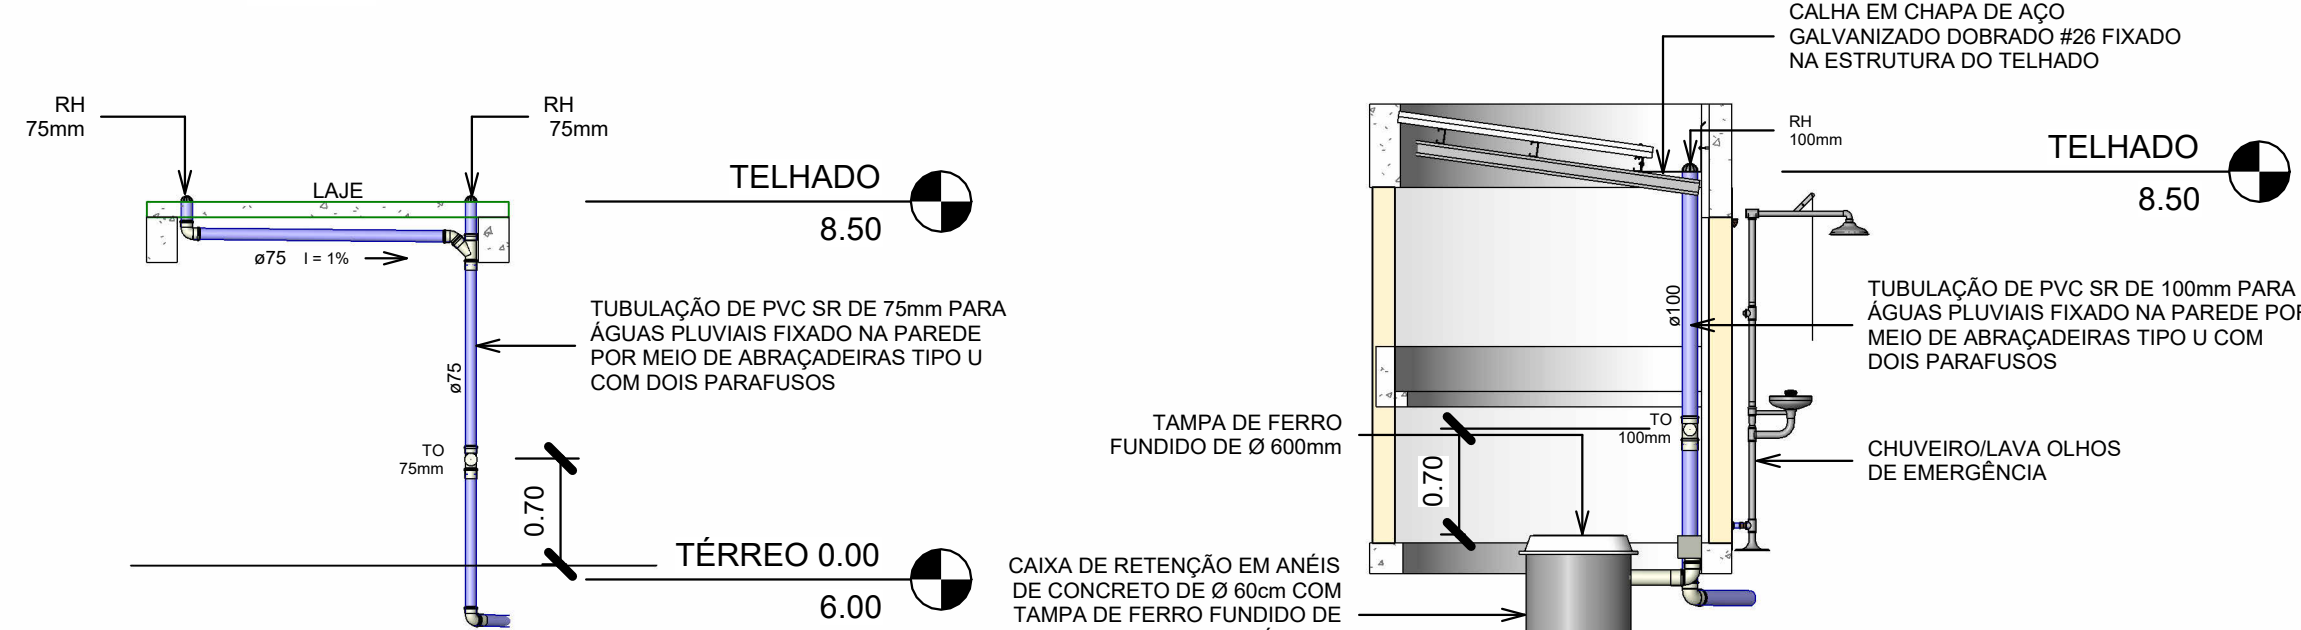

CORTE 3


Escala 1 : 50

CORTE 4

Escala 1 : 50

DET. CALHA DO TELHADO


Escala

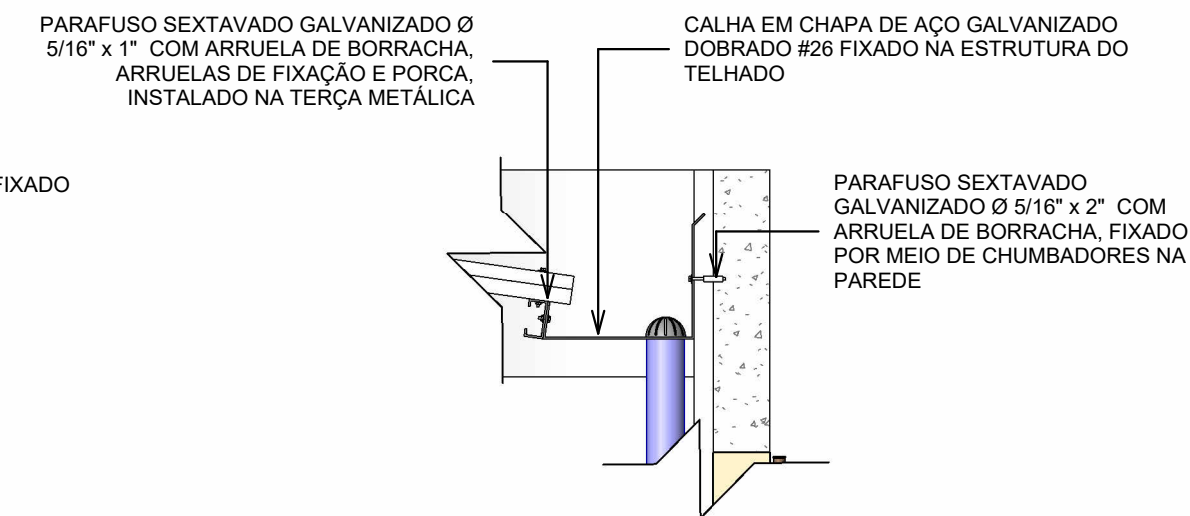

DET. FIXAÇÃO DA CALHA


Escala 1 : 20

CALHA DE CONCRETO MOLDADA NO LOCAL COM 100mm DE MEDIDA INTERNA E ALTURA MÉDIA DE 100mm COM PORTA GRELHA E GRELHA DE FERRO FUNDIDO DE 100mm DE LARGURA

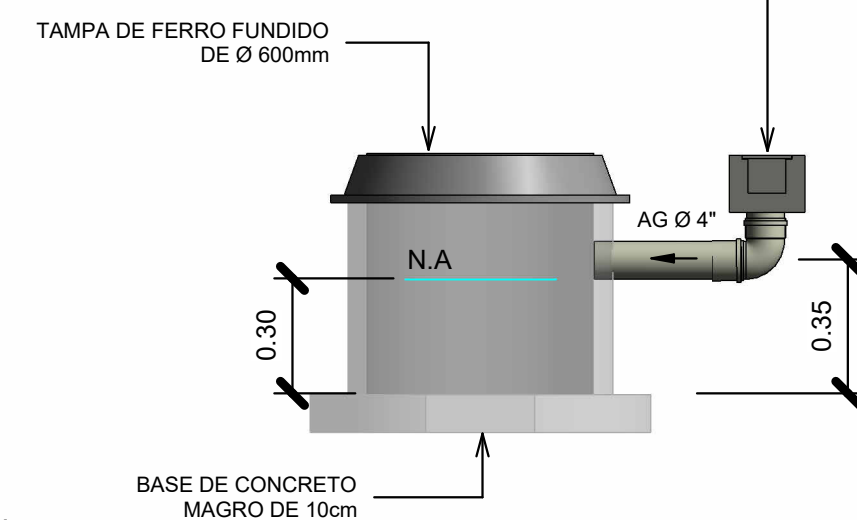


CAIXA DE RETENÇÃO

Escala 1 : 20

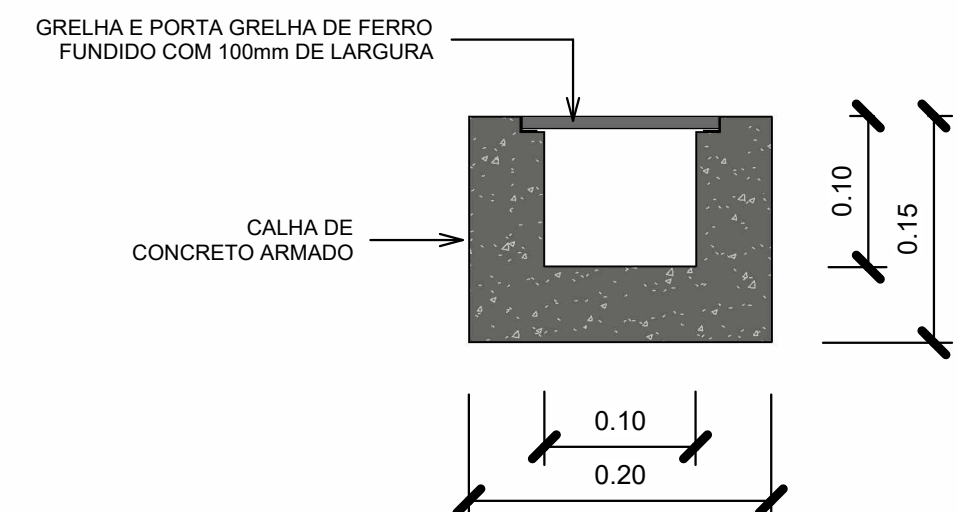


DET. CALHA DE CONCRETO

Escala 1 : 5

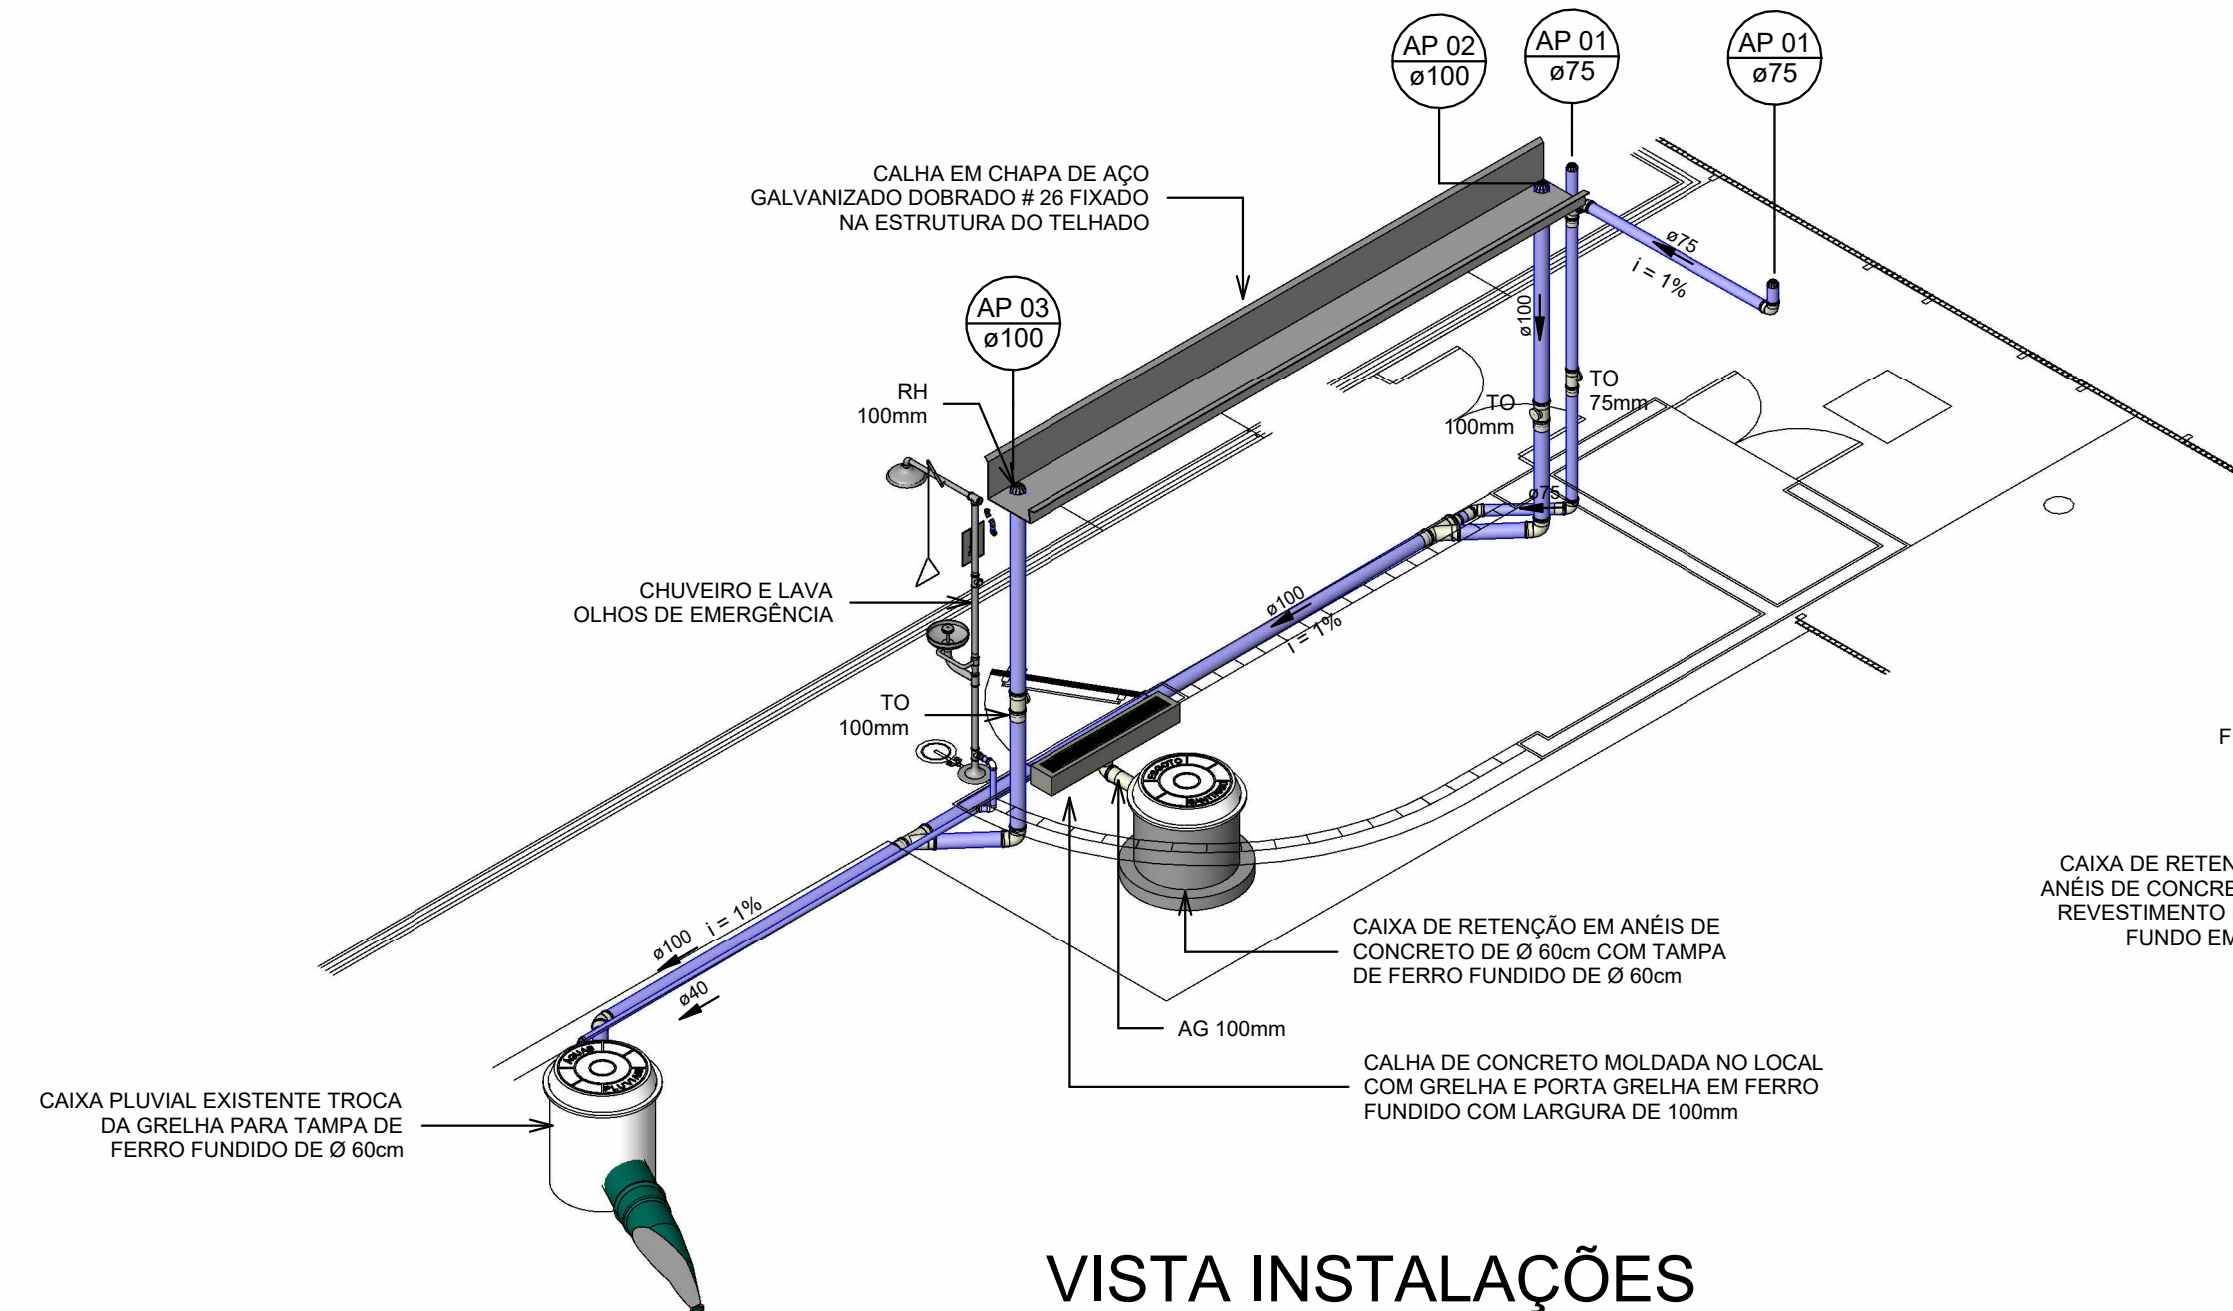

VISTA INSTALAÇÕES


Escala

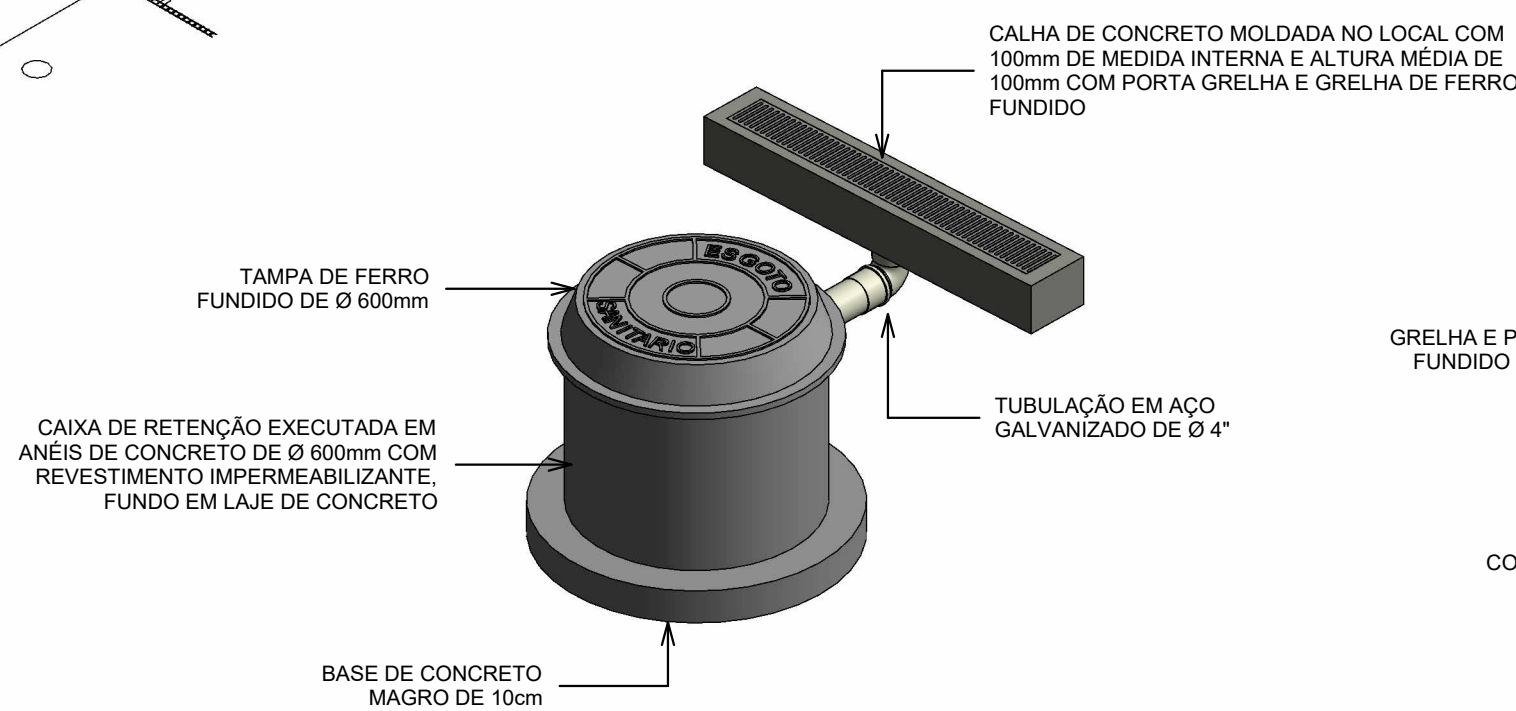

DET. CAIXA DE RETENÇÃO

Escala

LOCALIZAÇÃO NO CAMPUS

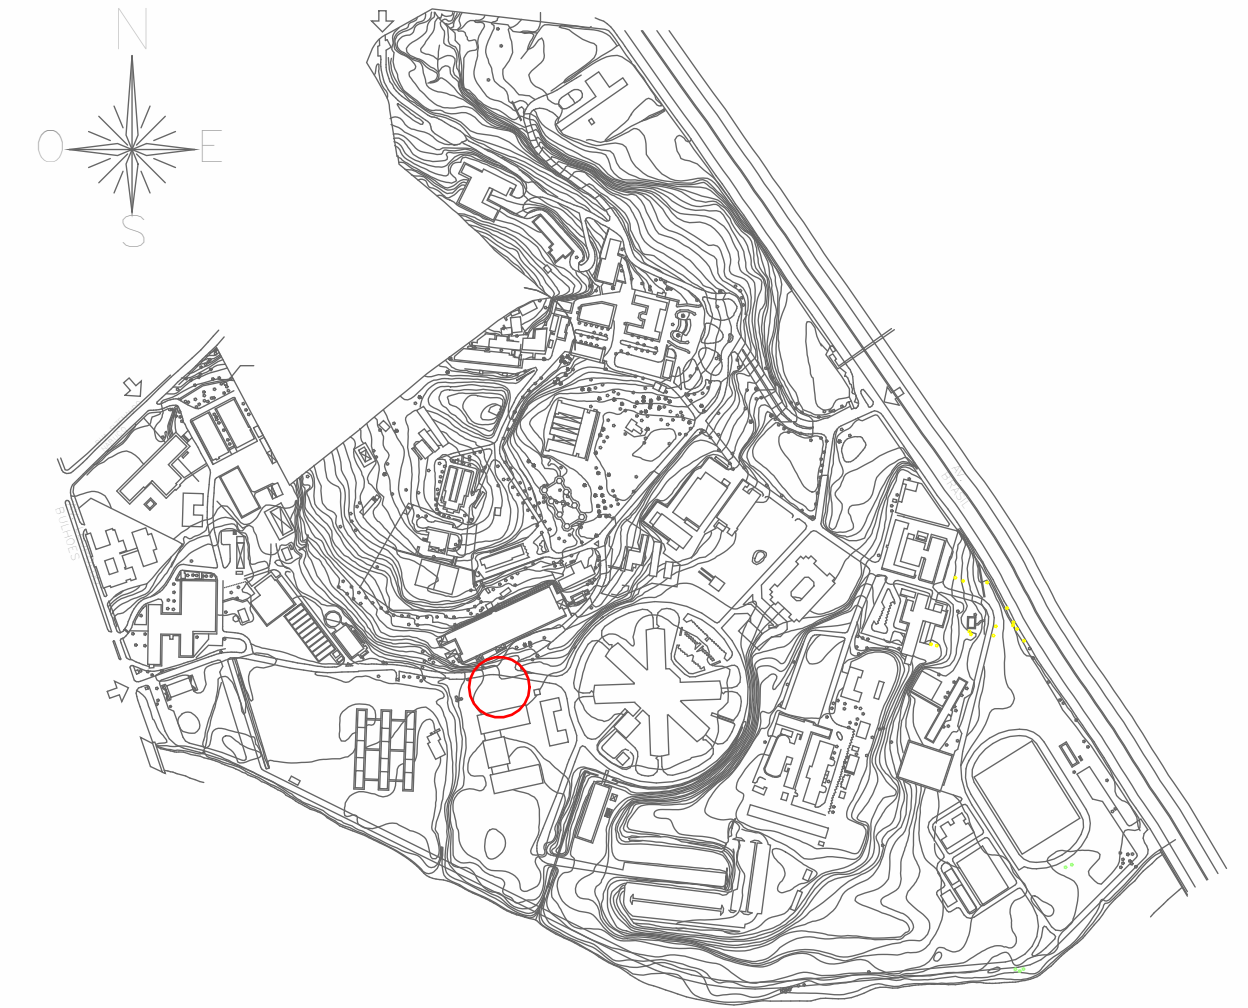

LEGENDA DE SISTEMAS

- ÁGUA FRIA
- TUBULAÇÃO MÉDIA TENSÃO
- PLUVIAL - TUBO PEAD CORRUGADO
- PLUVIAL - PVC SR
- TELECOMUNICAÇÕES

LEGENDA

- Tubulações verticais
 - O Apóstrofo (') após a numeração da coluna representa desvio (Ex.: AF'1 = houve um desvio na coluna AF1);
 - Quando houver ▲ no nome da coluna, significa que ocorreu uma subida em relação a direção do fluxo. Quando houver ▼, significa que ocorreu um descida.
- TQ-n Tubo de Queda (n = número da coluna)
- CV-n Coluna de Ventilação (n = número da coluna)
- AP-n Coluna de Águas Pluviais (n = número da coluna)
- AF-n Coluna de Água Fria (n = número da coluna)
- AQ-n Coluna de Água Quente (n = número da coluna)
- DN, sentido do escoamento
- Área de alta incidência de interferências
- Árvores

NOTAS

- AS MEDIDAS DOS PONTOS HIDROSSANITÁRIOS DEVERÃO SER CONFERIDAS NO LOCAL MEDIANTE LOCAÇÃO DAS PEÇAS SANITÁRIAS;
- MATERIAL DA TUBULAÇÃO DE ÁGUA POTÁVEL EM PVC MARROM;
- MATERIAL DA TUBULAÇÃO DE ESGOTO EM PVC BRANCO SÉRIE NORMAL;
- MATERIAL DA TUBULAÇÃO DE DRENAGEM URBANA EM PEAD CORRUGADO PONTA E BOLSA E ANEL DE VEDAÇÃO;
- MEDIDAS EM METROS.

A	EMISSION INICIAL	RODRIGO TORRES	RODRIGO TORRES	15/10/2024
EMIS.	DESCRIÇÃO	REVISADO POR	RESP. TÉCNICO	DATA
NOME DO PRÉDIO ABRIGO DE INFLAMÁVEIS - UNADIG		NOME DO PRÉDIO ABRIGO DE INFLAMÁVEIS - UNADIG		
NOME DO ARQUIVO D969Y02A		CAMPUS MANGUINHOS	Nº PRÉDIO 969	Nº DA META 2024.056
TIPO DE PROJETO/SUBTIPO DE PROJETO DRENAGEM		OBJETIVO CONSTRUÇÃO	FASE ANTE-PROJETO	O.E. / O.R. 2025.01.14.03
TÍTULO DA PRANCHA PLANTA BAIXA ABRIGO DE INFLAMÁVEIS		ESCALA As indicated		
COORDENADOR DA META CLÁUDIO C. ANTUNES		RESPONSÁVEL TÉCNICO RODRIGO TORRES		Nº REGISTRO A124810-3
EQUIPE CLÁUDIO				

USUÁRIO:
ÚLTIMA ALTERAÇÃO:
CRIAÇÃO DO ARQUIVO:

DRE-002