


DET. LIGAÇÃO

Escala


PLANTA BAIXA ABRIGO DE INFLAMÁVEIS - HIDRÁULICA

Escala 1 : 50

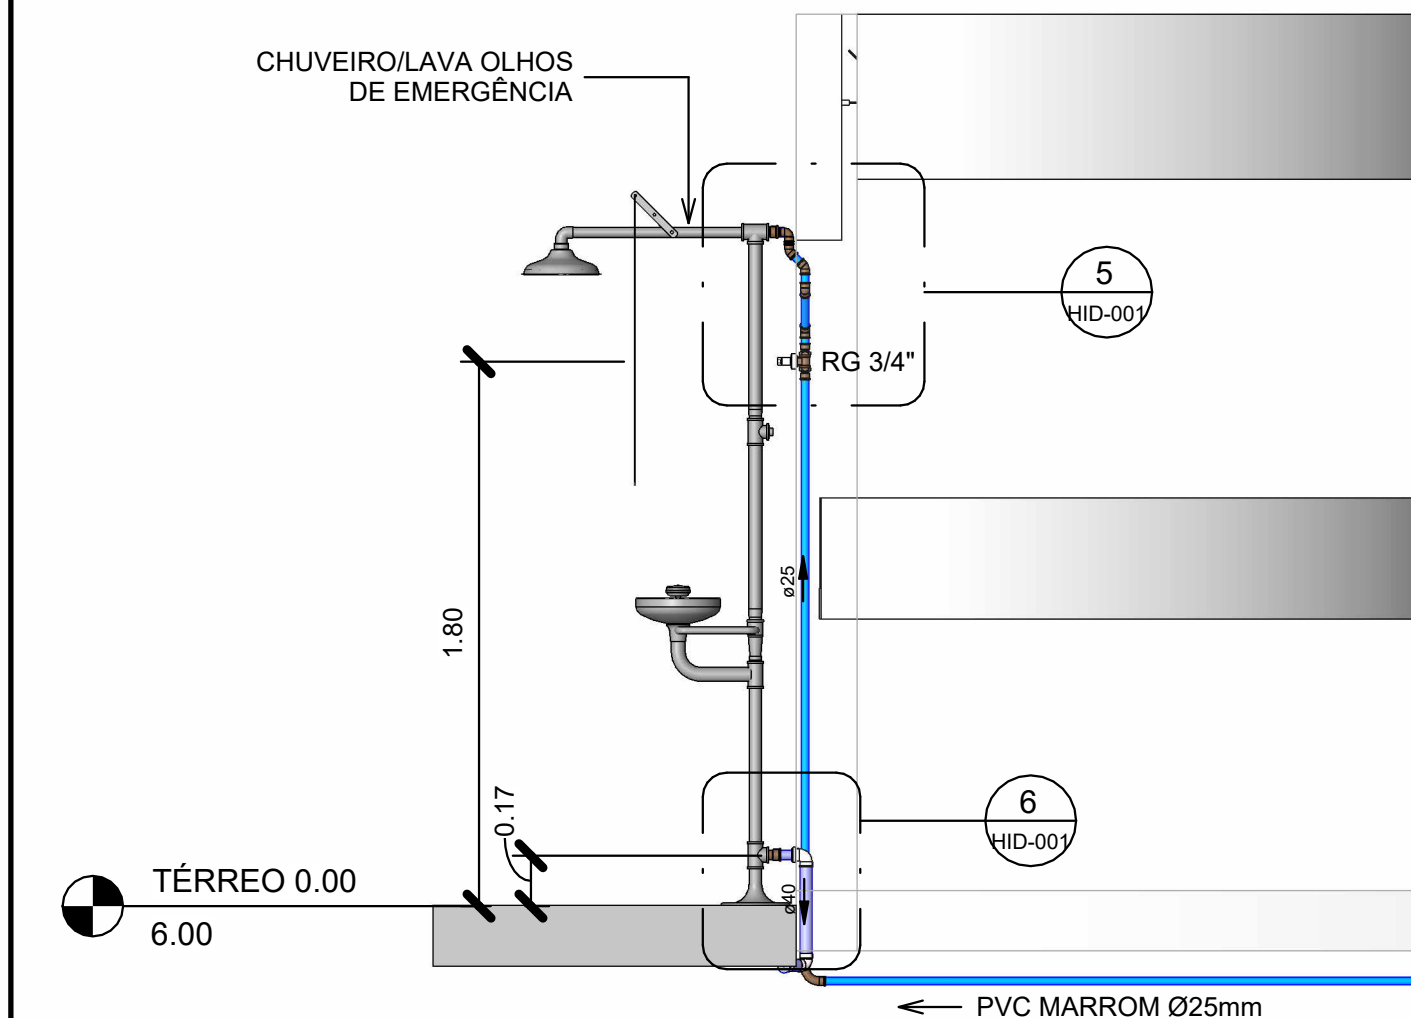

CORTE 2


Escala 1 : 25

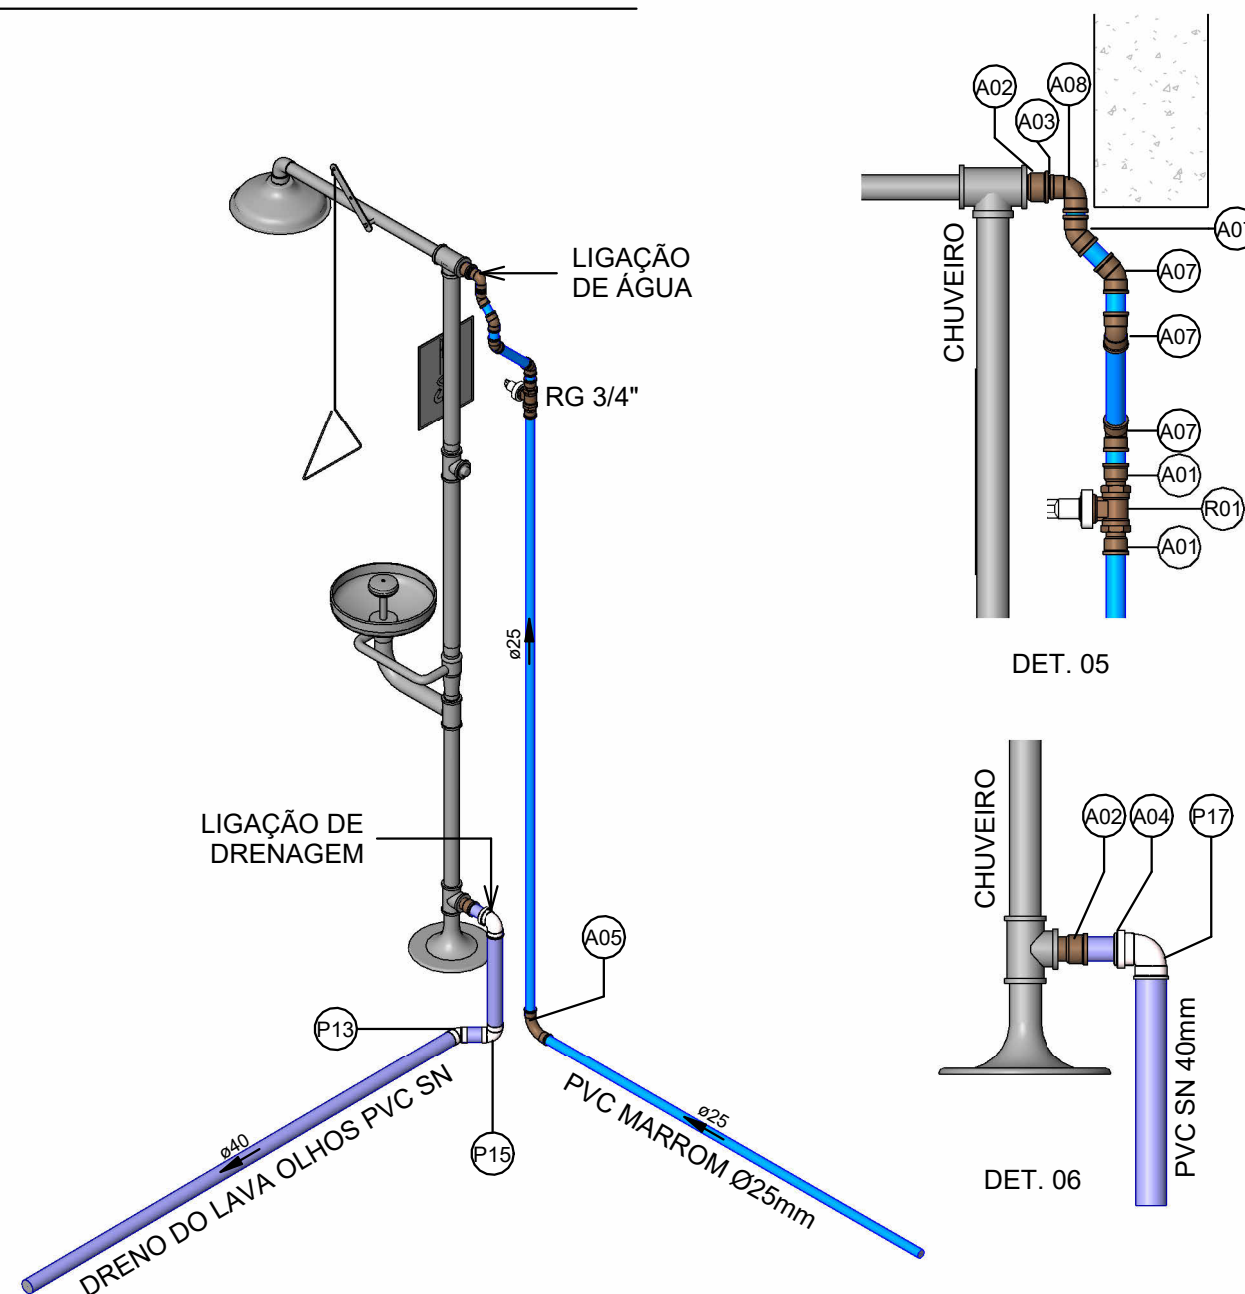

DET. CHUVEIRO

Escala

LOCALIZAÇÃO NO CAMPUS

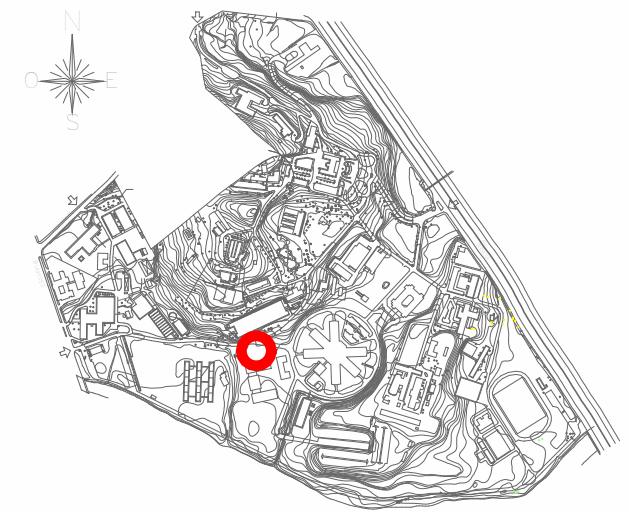

NOTAS

1. AS MEDIDAS DOS PONTOS HIDROSSANITÁRIOS DEVERÃO SER CONFERIDAS NO LOCAL MEDIANTE LOCAÇÃO DAS PEÇAS SANITÁRIAS;
2. MATERIAL DA TUBULAÇÃO DE ÁGUA POTÁVEL EM PVC MARROM;
3. MATERIAL DA TUBULAÇÃO DE ESGOTO EM PVC BRANCO SÉRIE NORMAL;
4. MATERIAL DA TUBULAÇÃO DE DRENAGEM URBANA EM PEAD CORRUGADO PONTA E BOLSA E ANEL DE VEDAÇÃO;
5. MEDIDAS EM METROS.

LEGENDA CONEXÕES

PVC MARROM	
Código	Descrição
A01	Adaptador Soldável Curto com Bolsa e Rosca para Registro 25 x 3/4", PVC Marrom, Água Fria - TIGRE
A02	Adaptador Soldável Curto com Bolsa e Rosca para Registro 32 x 1", PVC Marrom, Água Fria - TIGRE
A03	Bucha de Redução Soldável Curta 32x25mm, PVC Marrom, Água Fria - TIGRE
A04	Bucha de Redução Soldável Curta 40x32mm, PVC Marrom, Água Fria - TIGRE
A05	Curva 90° Soldável 25mm, PVC Marrom, Água Fria - TIGRE
A06	Joelho 45° ou 90° Soldável: O ângulo da conexão não corresponde a 90° ou 45°, verificar
A07	Joelho 45° Soldável 25mm, PVC Marrom, Água Fria - TIGRE
A08	Joelho 90° Soldável 25mm, PVC Marrom, Água Fria - TIGRE
A09	Joelho 90° Soldável com Bucha de Latão 25 x 3/4", PVC Marrom, Água Fria - TIGRE
A10	Luva Soldável 25mm, PVC Marrom, Água Fria - TIGRE
A11	Tê Soldável 25mm, PVC Marrom, Água Fria - TIGRE
A12	União Soldável 25mm, PVC Marrom, Água Fria - TIGRE

PVC BRANCO	
Código	Descrição
P01	Anel de vedação para conexão Série R, 75mm
P02	Anel de vedação para conexão Série R, 100mm
P03	Joelho 45° 75mm, Esgoto Série Reforçada - TIGRE
P04	Joelho 45° 100mm, Esgoto Série Reforçada - TIGRE
P05	Joelho 90° 75mm, Esgoto Série Reforçada - TIGRE
P06	Junção Simples 75 x 75mm, Esgoto Série Reforçada - TIGRE
P07	Junção Simples 100 x 100mm, Esgoto Série Reforçada - TIGRE
P08	Luva Simples 75mm, Esgoto Série Reforçada - TIGRE
P09	Luva Simples 100mm, Esgoto Série Reforçada - TIGRE
P10	Redução Excêntrica 100x75mm, Esgoto Série Reforçada - TIGRE
P11	Tê de Inspeção 75x75mm, Esgoto Série Reforçada - TIGRE
P12	Tê de Inspeção 100x75mm, Esgoto Série Reforçada - TIGRE

A	EMIÇÃO INICIAL	RODRIGO TORRES	RODRIGO TORRES	15/10/2024
	EMIS.	DESCRIÇÃO	REVISADO POR	RESP. TÉCNICO
FIOCRUZ		ABRIGO DE INFLAMÁVEIS - UNADIG		
NOME DO PROJETO		ÁREA		
H969Y01A		EDIFICAÇÃO		
TIPO DE PROJETO/SUBTIPO DE PROJETO		Nº PRÉDIO		Nº DA META
HIDRÁULICA		MANGUINHOS		969
TÍTULO DA PRANCHA		Nº REGISTRO		O.E. / O.R.
PLANTA BAIXA DE HIDRÁULICA		CONSTRUÇÃO		2024.056
COORDENADOR DA META		RESPONSÁVEL TÉCNICO		2025.01.14.02
CLÁUDIO C. ANTUNES		RODRIGO TORRES		ESCALA
EQUIPE		Nº REGISTRO		As indicated
CLÁUDIO		A124810-3		

HID-001