


1 PLANTA BAIXA  
ESCALA 1/75

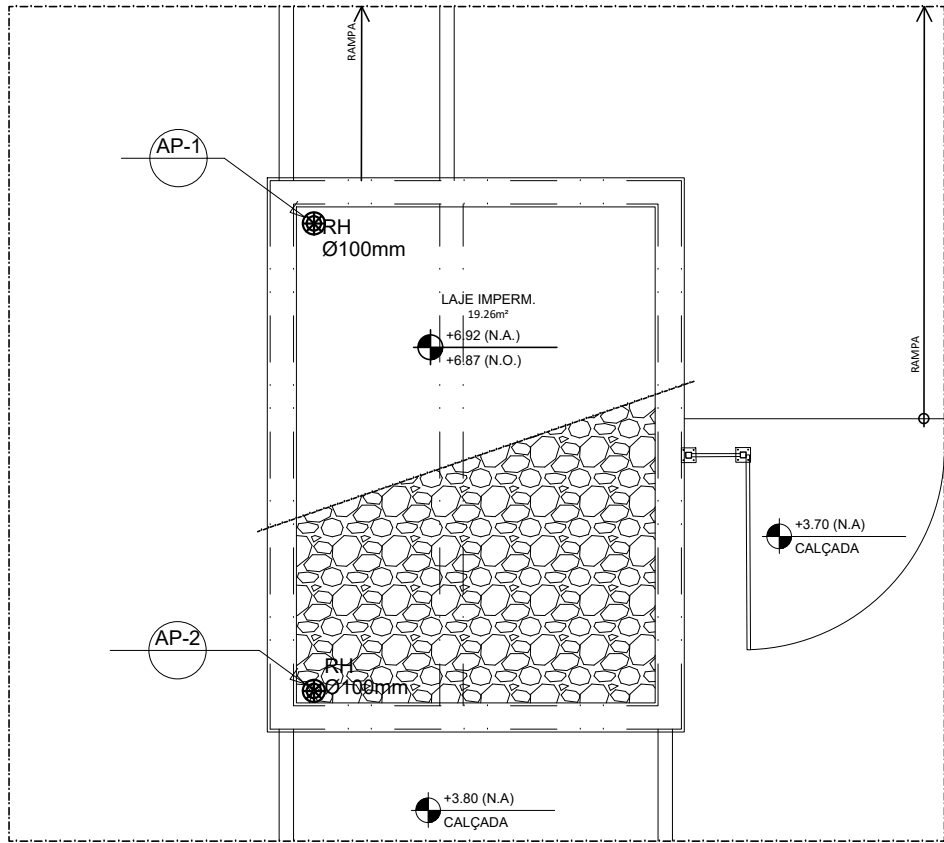


2 COBERTURA  
ESCALA 1/75

LEGENDA	
	TUBULAÇÃO DE ÁGUAS PLUVIAIS
	RALO HEMISFÉRICO
	CAIXA DE PASSAGEM
	TUBULAÇÃO QUE SOBE
	TUBULAÇÃO QUE DESCE
	TUBULAÇÃO QUE PASSA

NOTAS

- 1 – TUBULAÇÃO DE ÁGUAS PLUVIAIS SERÃO EM PVC SÉRIE REFORÇADA.
- 2 – O RESERVATÓRIO DE REUSO SERÁ ALIMENTADO PELOS EQUIPAMENTOS DE AR CONDICIONADO SITUADOS NO 4º PAVIMENTO DO BLOCO B: DOAS ADM-01, 02, LAB-01, AHU-BIO-01, 01R, 02, DOAS LAB-02, AP-02, LAB-03, AP-03, LAB-04 E AP-04.
- 3 – AS TAMPAS DAS CAIXAS E PV'S DE ESGOTO SANITÁRIO DEVEM SER QUADRADAS 60x60CM, CONSIDERANDO O ALINHAMENTO DA PAGINAÇÃO DO PISO EXTERNO DAS MESMAS DIMENSÕES. DEVERÁ NÃO INTERFERIR A PAGINAÇÃO DO PISO TÁCTIL DIRECIONAL E DE ALERTA,

PLANTA DE SITUAÇÃO

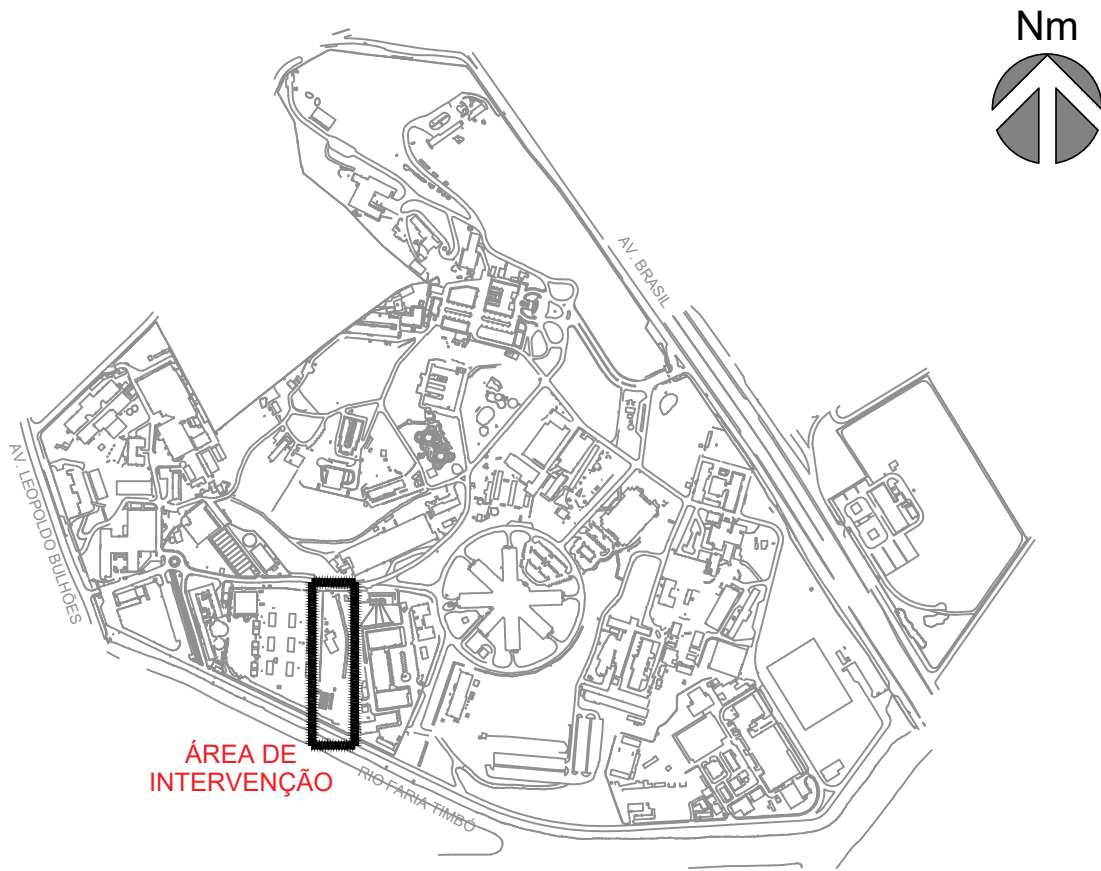

A	EMISSÃO INICIAL	SANDRA NOVELLINO		30/11/2023
		SANDRA NOVELLINO		
EMIS.	DESCRIÇÃO	REVISADO POR	RESP. TÉCNICO	DATA
		NOME DO PRÉDIO / ÁREA		
FIOCRUZ		CLOT_CENTRO LABORATORIAL DE OCUPAÇÃO TRANSITÓRIA		
OBJETIVO		CAMPUS		SETOR
CONSTRUÇÃO		MANGUINHOS		EDIFICAÇÃO
Nº PRÉDIO	Nº DA META	O.E. / O.R.	Nº PRANCHA	
961	2023.048	2023.11.14.02	D961Y01A.DWG	
TIPO DE PROJETO / SUBTIPO DE PROJETO			FASE	
DRENAGEM/SUPERFICIAL			ANTEPROJETO	
TÍTULO DA PRANCHA				DATA
PLANTA BAIXA E COBERTURA				30/11/2023
GUARITA (ANEXO 1)				ESCALA
				1:75
COORDENADOR DA META		RESPONSÁVEL TÉCNICO		ART/IRRT
ANTUNES BERGAN MALVEIRA		SANDRA NOVELLINO		13721095
EQUIPE		CREA/CAU		
BARROSO, NOVELLINO		CAU nºA80517-3		

DRE-001