


1 PLANTA BAIXA  
ESCALA 1/100

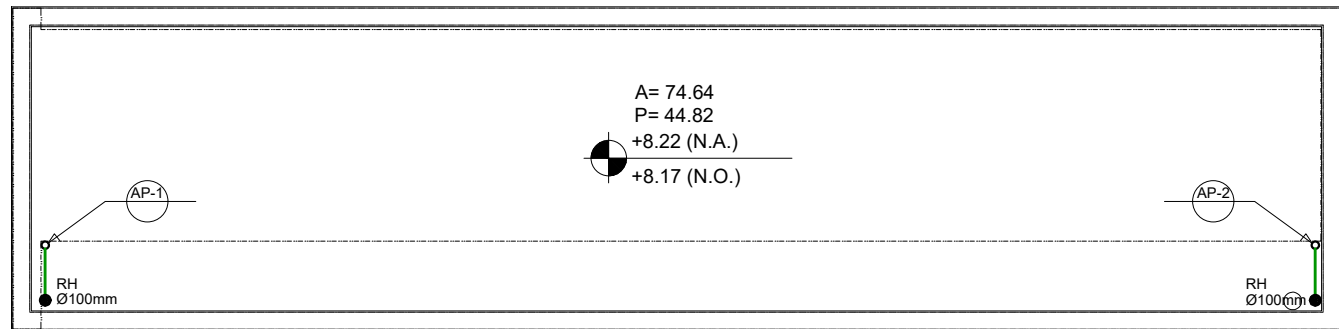


2 COBERTURA  
ESCALA 1/100

LEGENDA	
	TUBULAÇÃO DE ÁGUAS PLUVIAIS
	RALO HEMISFÉRICO
	CAIXA DE PASSAGEM
	TUBULAÇÃO QUE SOBE
	TUBULAÇÃO QUE DESCE
	TUBULAÇÃO QUE PASSA

## NOTAS

- 1 – TUBULAÇÃO DE ÁGUAS PLUVIAIS SERÃO EM PVC SÉRIE REFORÇADA.
- 2 – O RESERVATÓRIO DE REUSO SERÁ ALIMENTADO PELOS EQUIPAMENTOS DE AR CONDICIONADO SITUADOS NO 4º PAVIMENTO DO BLOCO B: DOAS ADM-01, 02, LAB-01, AHU-BIO-01, 01R, 02, DOAS LAB-02, AP-02, LAB-03, AP-03, LAB-04 E AP-04.

## PLANTA DE SITUAÇÃO

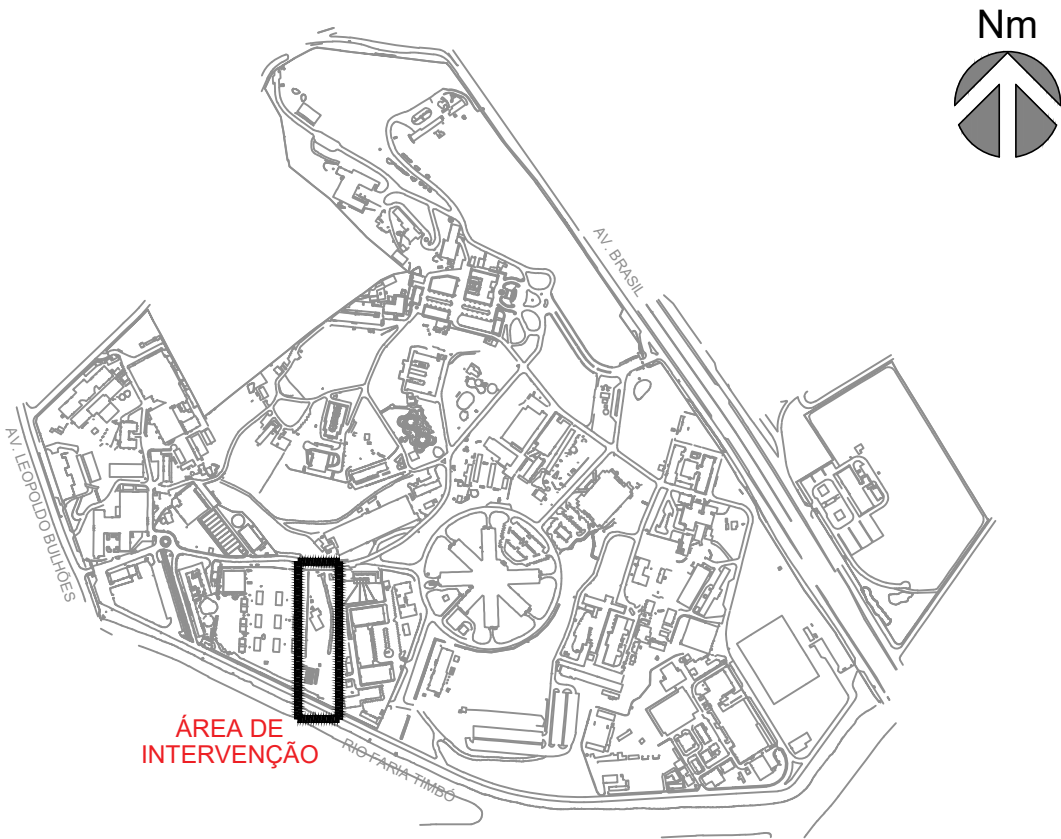

A	EMIÇÃO INICIAL	SANDRA NOVELLINO	SANDRA NOVELLINO	21/08/2025
	EMIS.	DESCRIÇÃO	REVISADO POR	RESP. TÉCNICO
Ministério da Saúde		NOME DO PRÉDIO / ÁREA		
FIOCRUZ		CLOT_CENTRO LABORATORIAL DE OCUPAÇÃO TRANSITÓRIA		
Fundação Oswaldo Cruz				
OBJETIVO	CAMPUS	SETOR		
CONSTRUÇÃO	MANGUINHOS	EDIFICAÇÃO		
Nº PRÉDIO	Nº DA META	O.E. / O.R.	Nº PRANCHA	DRE-001
962	2023.048	2023.11.14.03	D962Y01A.DWG	
TIPO DE PROJETO / SUBTIPO DE PROJETO			FASE	
DRENAGEM/SUPERFICIAL			ANTEPROJETO	
TÍTULO DA PRANCHA			DATA	
PLANTA BAIXA E COBERTURA - CASA DE BOMBAS, C.M.I., ABRIGO DE GASES (ANEXO 2)			30/11/2023	
COORDENADOR DA META			ESCALA	
ANTUNES BERGAN MALVEIRA			1:100	
RESPONSÁVEL TÉCNICO			ART/RRT	
SANDRA NOVELLINO			13721095	
EQUIPE			CAU n°A80517-3	
BARROSO, NOVELLINO				