




1 PLANTA BAIXA RESERVATÓRIO SUPERIOR 1
ESCALA 1/100

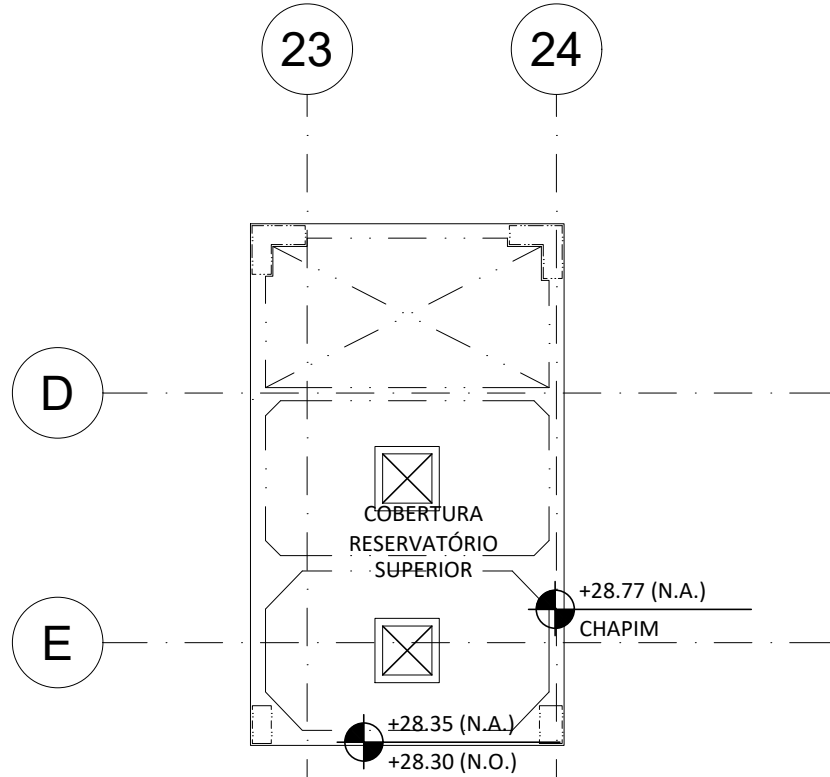

2 PLANTA BAIXA RESERVATÓRIO SUPERIOR
ESCALA 1/100

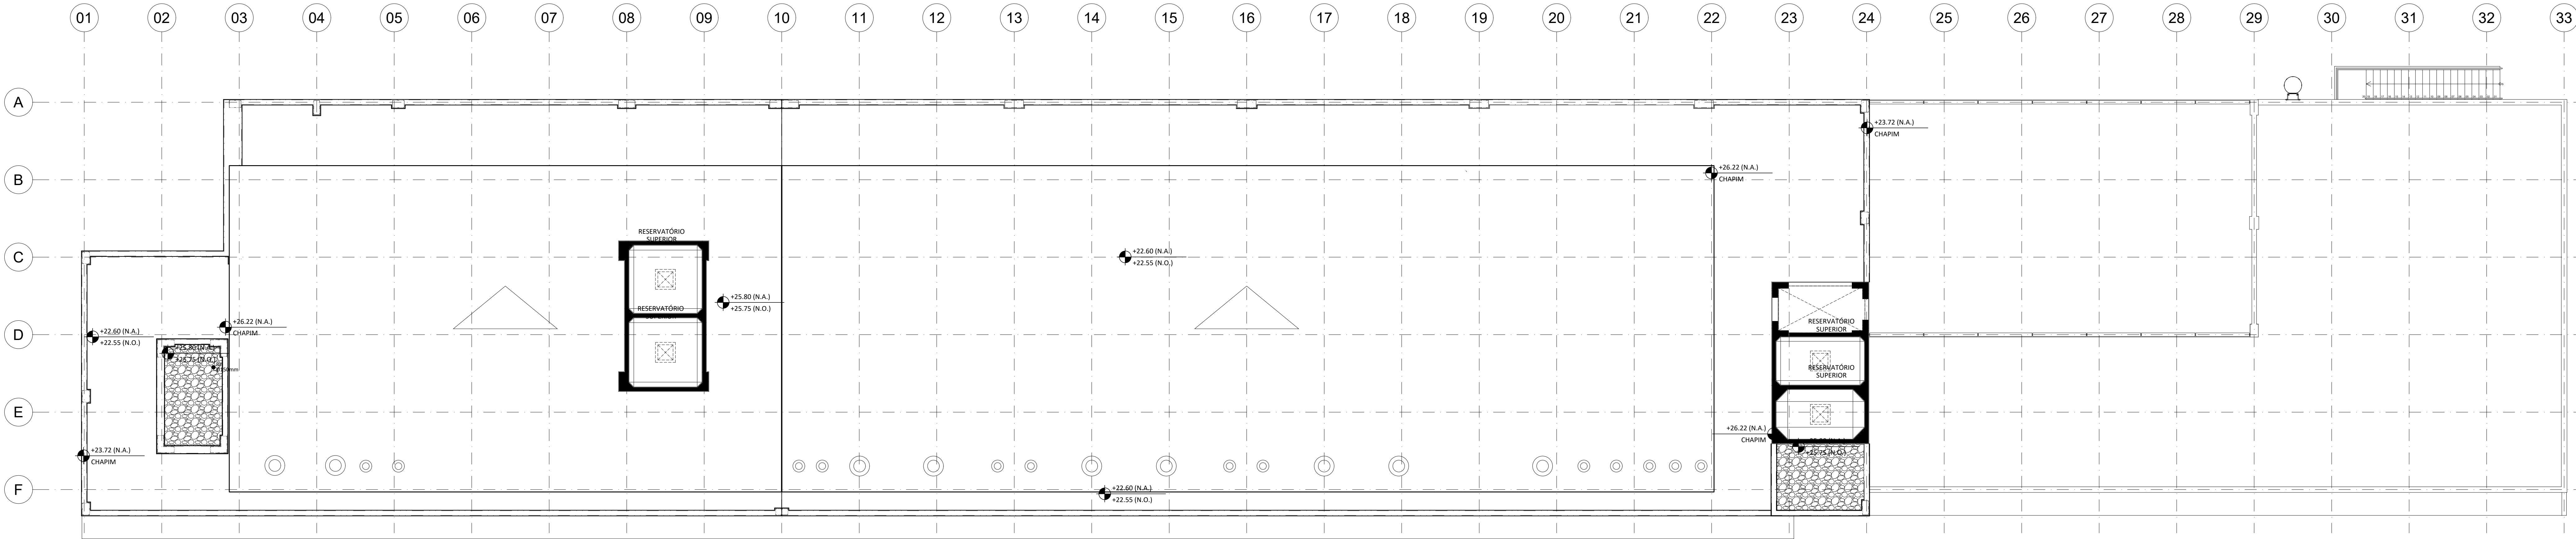

3 PLANTA BAIXA_COBERTURA
ESCALA 1/100

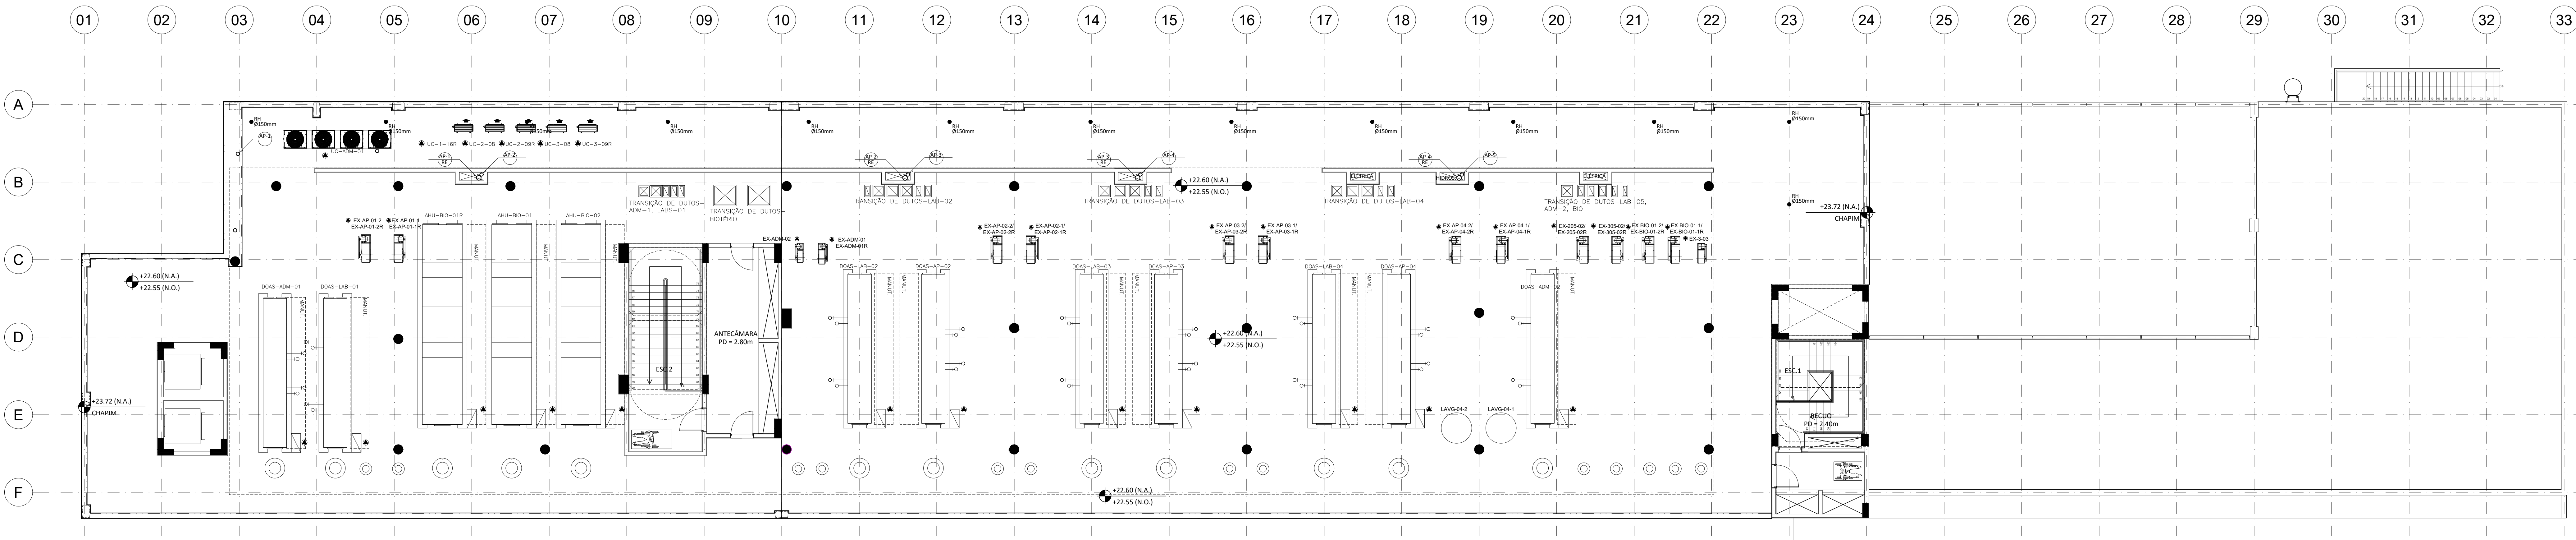


4 PLANTA BAIXA_TERRAÇO
ESCALA 1/100


| LEGENDA | |
|---------|-----------------------------|
| | TUBULAÇÃO DE ÁGUAS PLUVIAIS |
| | RAIO HEMISFÉRICO |
| | CAIXA DE PASSAGEM |
| | TUBULAÇÃO QUE SOBEE |
| | TUBULAÇÃO QUE DESCE |
| | TUBULAÇÃO QUE PASSA |

NOTAS

- TUBULAÇÃO DE ÁGUAS PLUVIAIS SERÃO EM PVC SÉRIE REFORÇADA.
- O RESERVATÓRIO DE REUSO SERÁ ALIMENTADO PELOS EQUIPAMENTOS DE AR CONDICIONADO SITUADOS NO 4º PAVIMENTO DO BLOCO B: DOAS ADM-01, 02, LAB-01, APH-BIO-01, 01R, 02, DOAS LAB-02, AP-02, LAB-03, AP-03, LAB-04 E AP-04.
- ESPECIFICAÇÕES DO ISOLAMENTO TÉRMICO PARA TUBOS E CONEXÕES DE PVC APLICADOS NA DRENAGEM DE AR CONDICIONADO:
 - *FAIXA DE TEMPERATURA MÁXIMA DE +105°C E MÍNIMA DE -40°C.
 - *CONDUTIBILIDADE TÉRMICA A 0°C=0,55W/(m.K), EN 12667(DIN52612) - EN ISO 8487 (DM 52613).
 - *ESTRUTURA CELULAR FECHADA COM ELEVADO FATOR DE RESISTÊNCIA À DIFUSÃO DE VAPOR DE ÁGUA $\mu > 5$ OU EQUIVALENTE, DE ACORDO A EN 52615 ISO 9346.
 - *NÃO PROPAGADOR DE CHAMAS.
 - *COMPORTAMENTO BIOLÓGICO E QUÍMICO RESISTENTE E ENVELHECIMENTO, PUTREFAÇÃO, ÓLEO E ÁGUA.
 - *COMPONENTES DOS SISTEMAS DE ISOLAMENTO EM ESPUMA ELASTOMÉRICA.
 - *ADESIVO DE CONTATO PARA UNIÃO E VULCANIZAÇÃO DA ESPUMA, COM A FUNÇÃO DE MANTER O SISTEMA HERMÉTICO.

PLANTA DE SITUAÇÃO

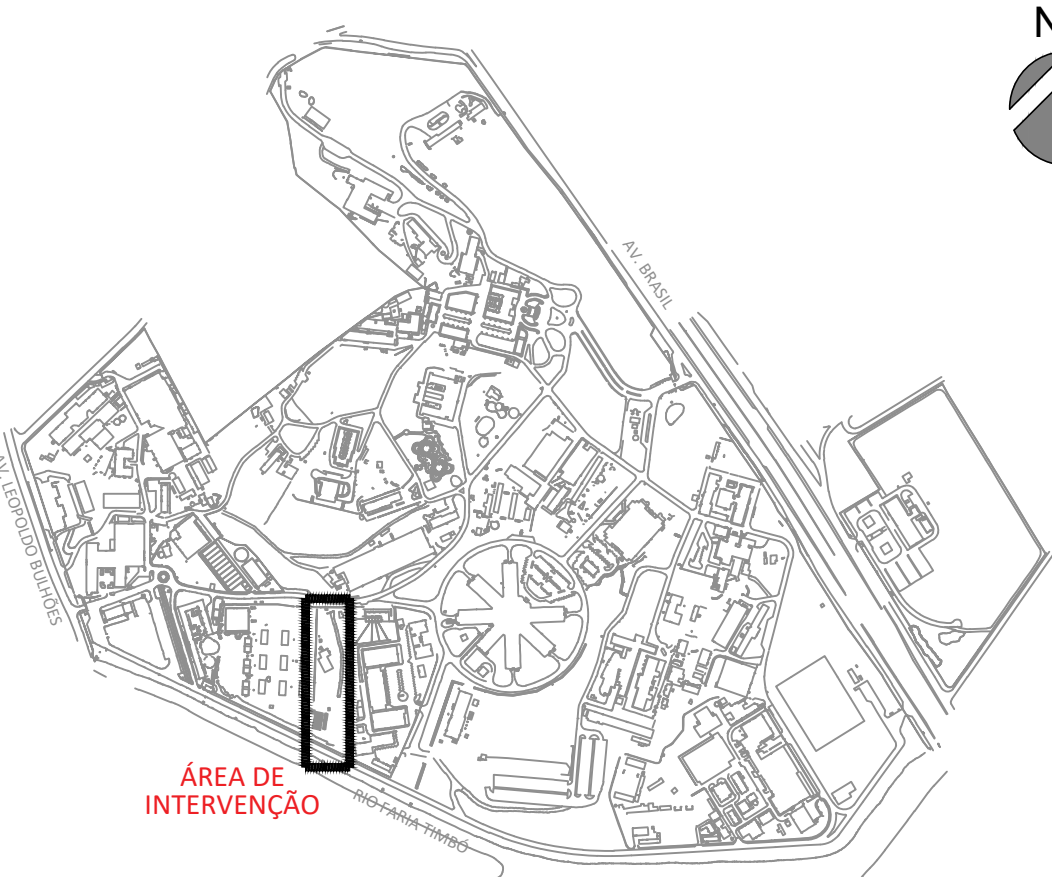

| | | | | | | | |
|--|-----------|--|--|------------------|---------------|------------|------|
| A EMISSÃO INICIAL | | SANDRA NOVELLINO | | SANDRA NOVELLINO | | 21/08/2025 | |
| EMIS | DESCRIÇÃO | REVISADO POR | | | RESP. TÉCNICO | | DATA |
|  Ministério da Saúde FIOCRUZ Fundação Coordenação Orç. | | CLOT - CENTRO LABORATORIAL DE OCUPAÇÃO TRANSITÓRIA | | | | | |
| CONSTRUÇÃO | | MANGUINHOS | | | | EDIFICAÇÃO | |
| 963 | 2023.048 | 2023.11.14.04 | | D963Y05A.DWG | | | |
| DRENAGEM/SUPERFICIAL | | ANTEPROJETO | | | | | |
| PLANTA BAIXA DO TERRAÇO, COBERTURA E RESERVAT. SUPERIORES - ED. LABORATORIAL - BLOCO B | | 30/11/2023 | | | | | |
| | | 1:100 | | | | | |
| ANTUNES BERGANI (MAIVEIRA) | | SANDRA NOVELLINO | | CARL HANSEN D.3 | | 13721095 | |
| ANTUNES BERGANI | | | | | | | |

DRE-005