


2 PLANTA BAIXA_1º PAVTO
ESCALA 1/75

LEGENDA	
	TUBULAÇÃO DE ÁGUAS PLUVIAIS
	RALO HEMISFÉRICO
	CAIXA DE PASSAGEM
	TUBULAÇÃO QUE SOBE
	TUBULAÇÃO QUE DESCE
	TUBULAÇÃO QUE PASSA


NOTAS

- 1 - TUBULAÇÃO DE ÁGUAS PLUVIAIS SERÃO EM PVC SÉRIE REFORÇADA.
2 - O RESERVATÓRIO DE REUSO SERÁ ALIMENTADO PELOS EQUIPAMENTOS DE AR CONDICIONADO SITUADOS NO 4º PAVIMENTO DO BLOCO B: DOAS ADM-01, 02, LAB-01, AHU-BIO-01, 01R, 02, DOAS LAB-02, AP-02, LAB-03, AP-03, LAB-04 E AP-04.

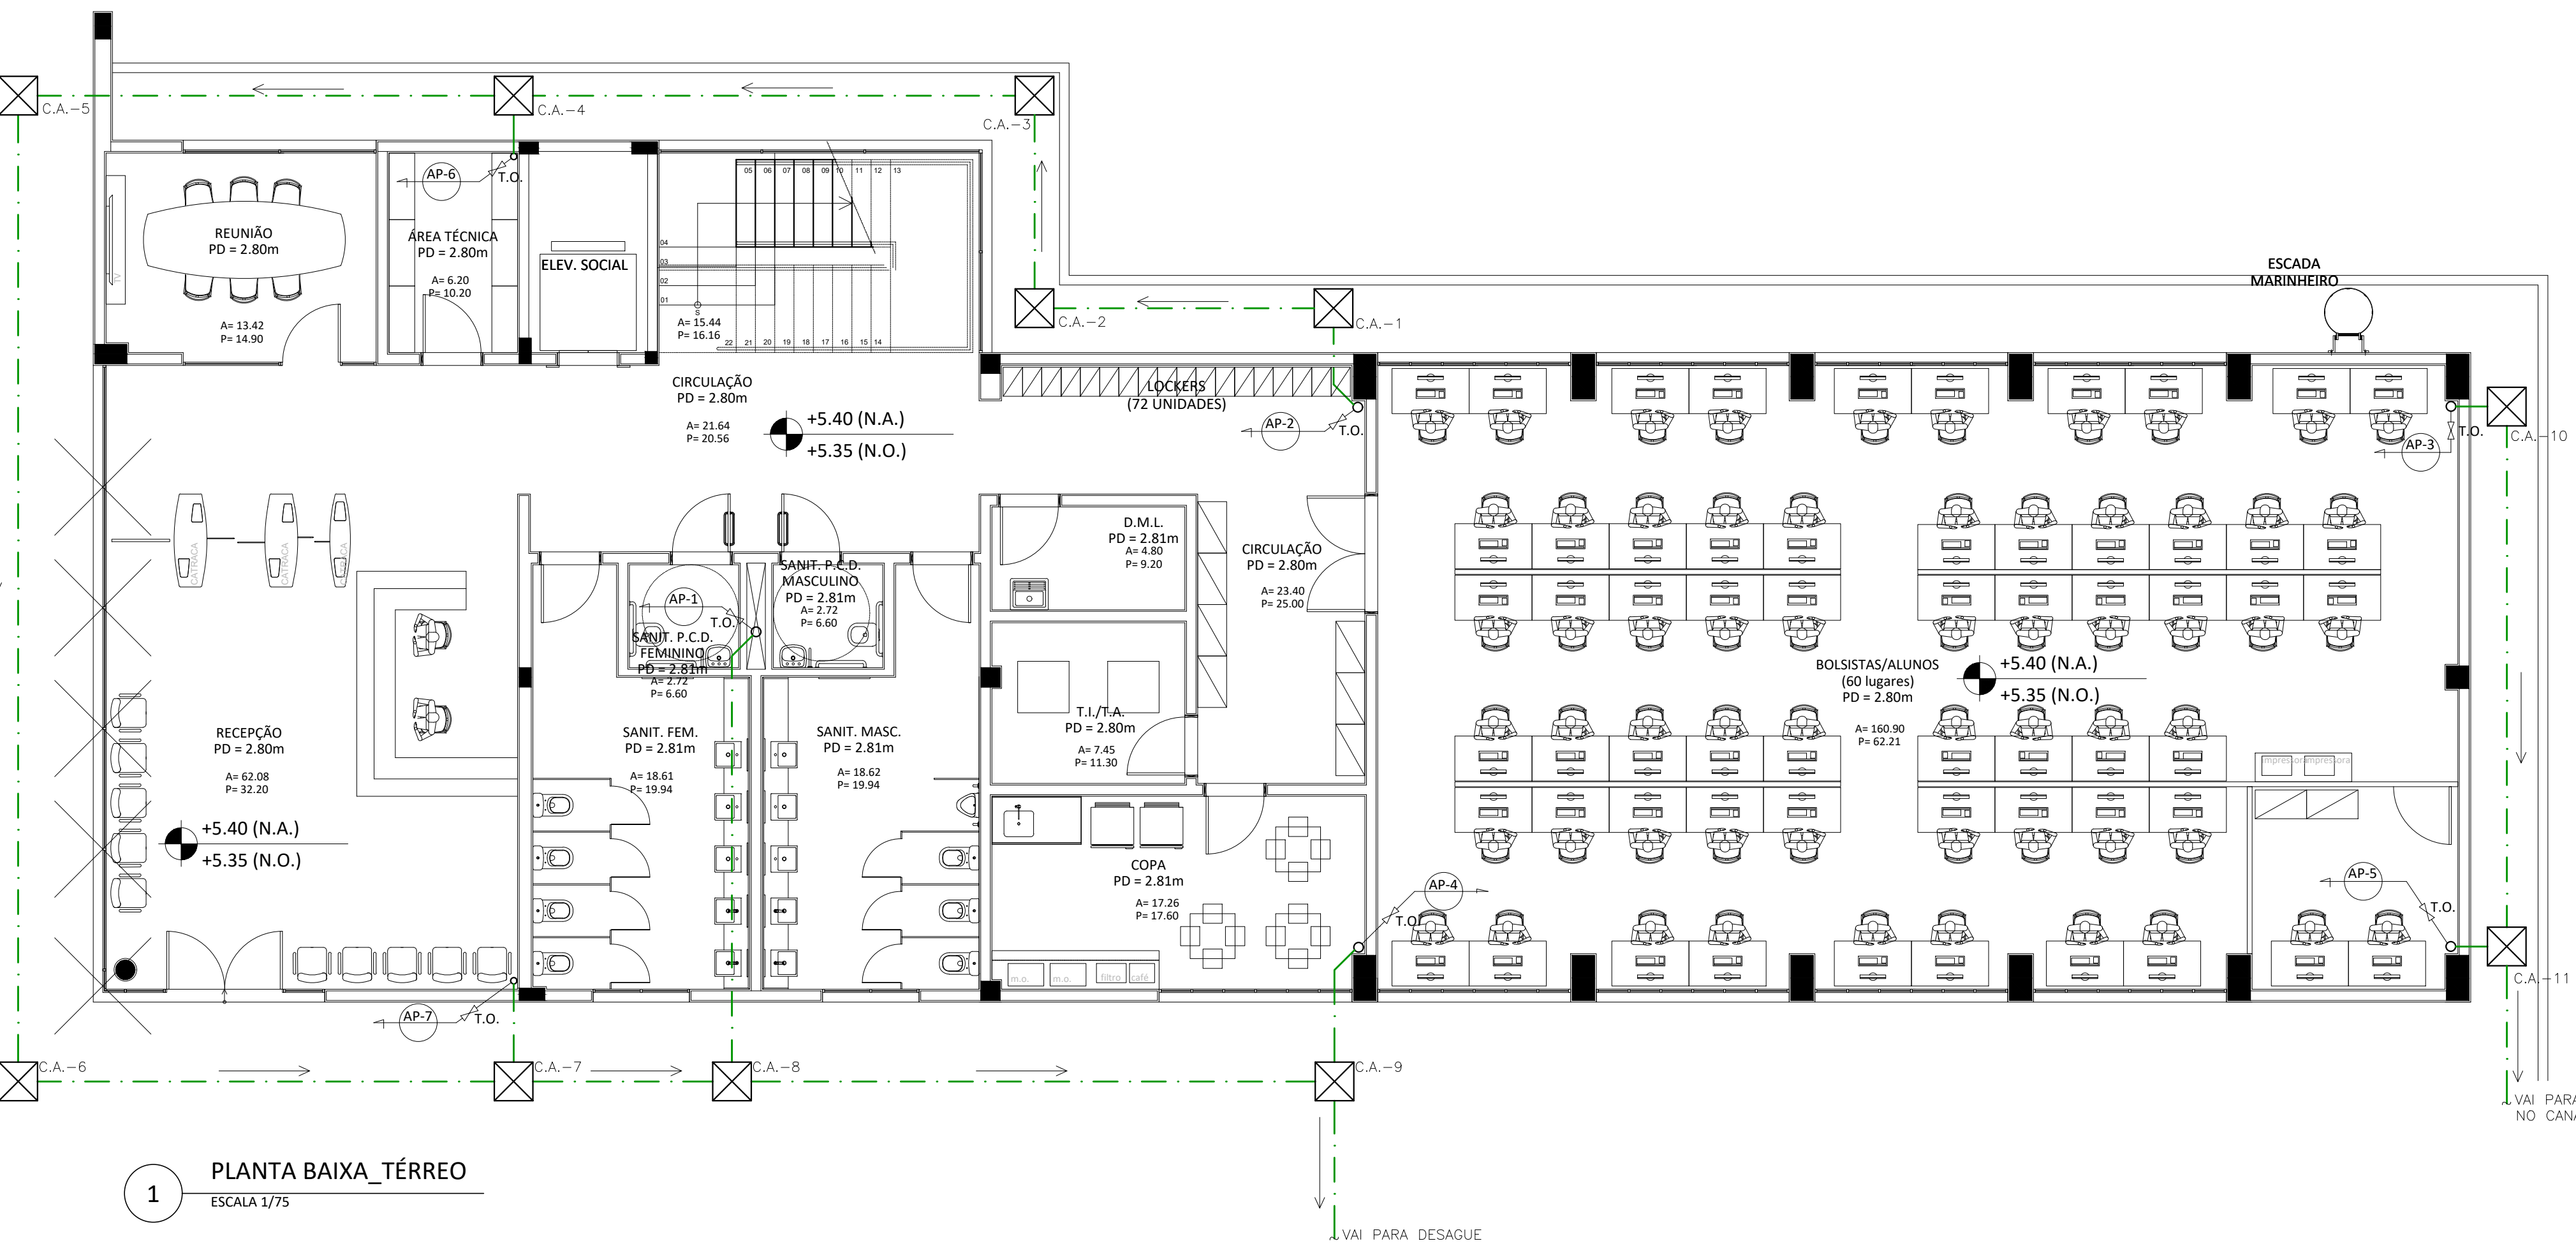

1 PLANTA BAIXA_TÉRREO
ESCALA 1/75

PLANTA DE SITUAÇÃO

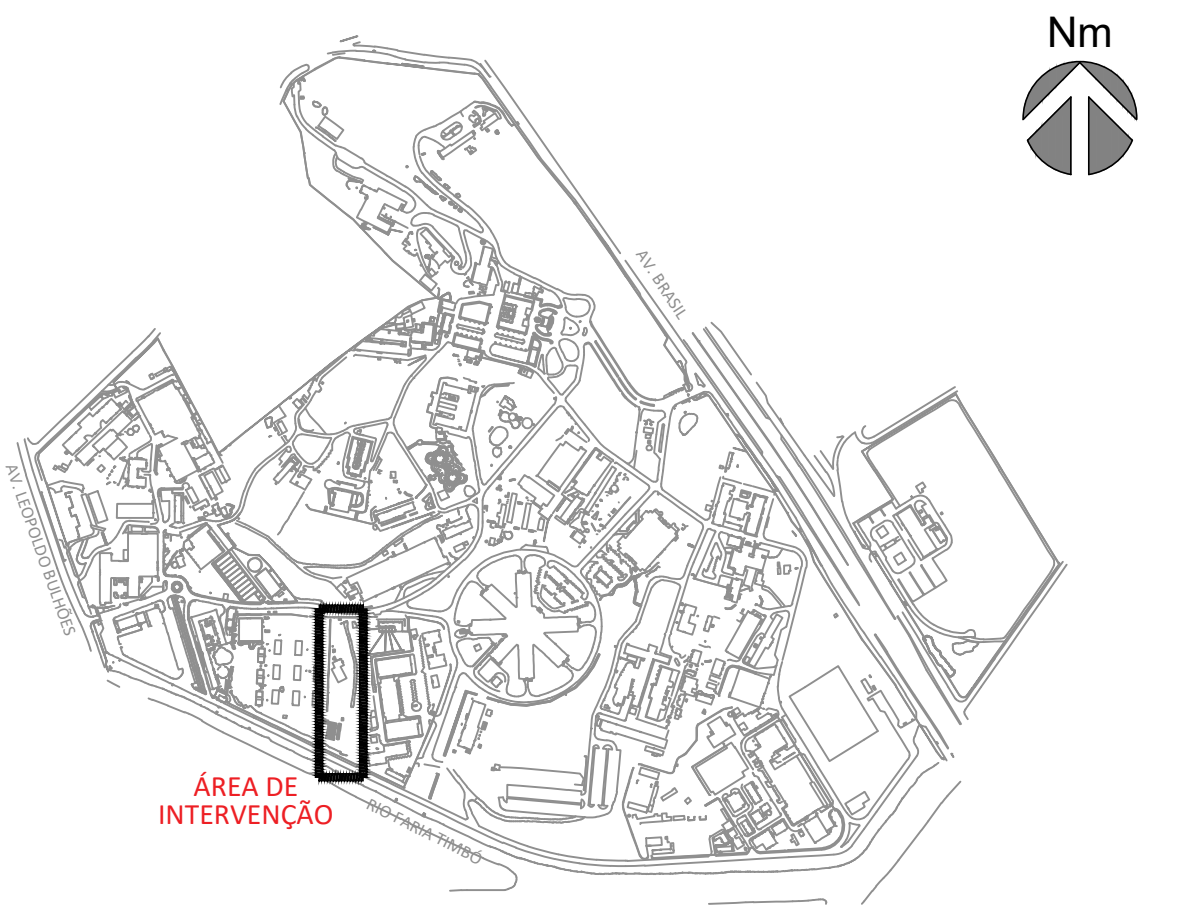

A	EMISSÃO INICIAL	SANDRA NOVELLINO	SANDRA NOVELLINO	30/11/2023
	EMIS.	DESCRIÇÃO	REVISADO POR	RESP. TÉCNICO
OBJETIVO		NOME DO PRÉDIO / ÁREA		
CONSTRUÇÃO		CLOT_CENTRO LABORATORIAL DE OCUPAÇÃO TRANSITÓRIA		
PRÉDIO		EDIFICAÇÃO		
965		D965Y01A.DWG		
DRENAGEM/SUPERFICIAL		ANTEPROJETO		
TÍTULO DA PRONTO		DATA		
PLANTA BAIXA DO PVTO TÉRREO E 1º PAVIMENTO - ED. DE GESTÃO - BLOCO A		30/11/2023		
COORDENADOR DA META		RESPONSÁVEL TÉCNICO		
ANTUNES BERGAN MALVEIRA		SANDRA NOVELLINO		
EQUIPE		ART. RBT		
BARROS, NOVELLINO		13721095		

DRE-001