


PLANTA BAIXA ABRIGO DE INFLAMÁVEIS

Escala 1 : 25

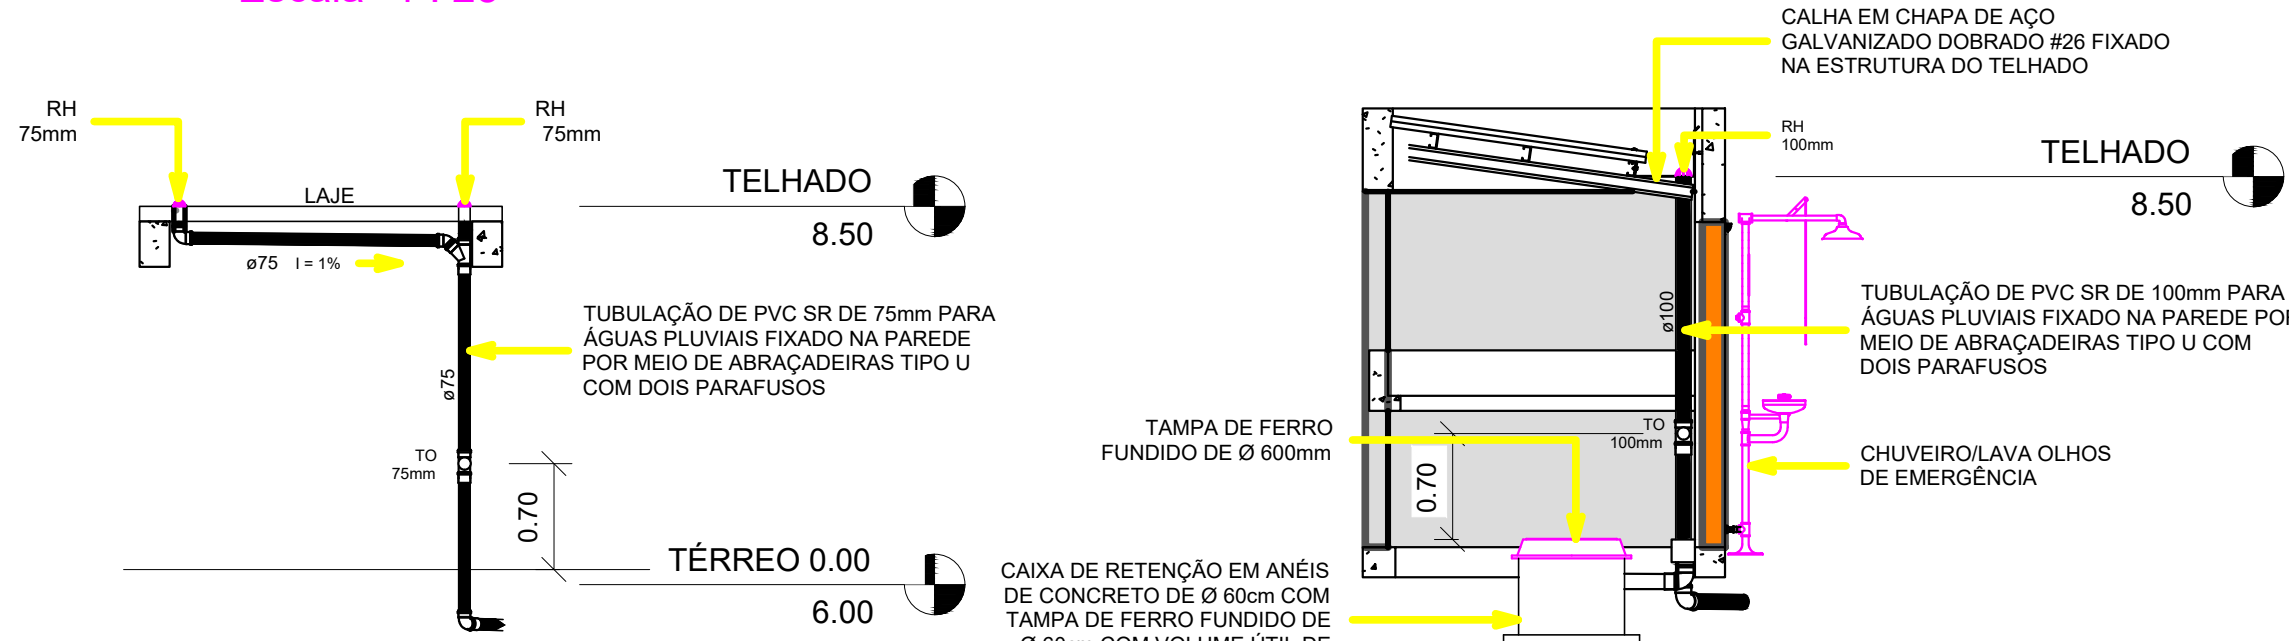

CORTE 3

Escala 1 : 50

CORTE 4


Escala 1 : 50

DET. CALHA DO TELHADO

Escala


DET. FIXAÇÃO DA CALHA

Escala 1 : 20

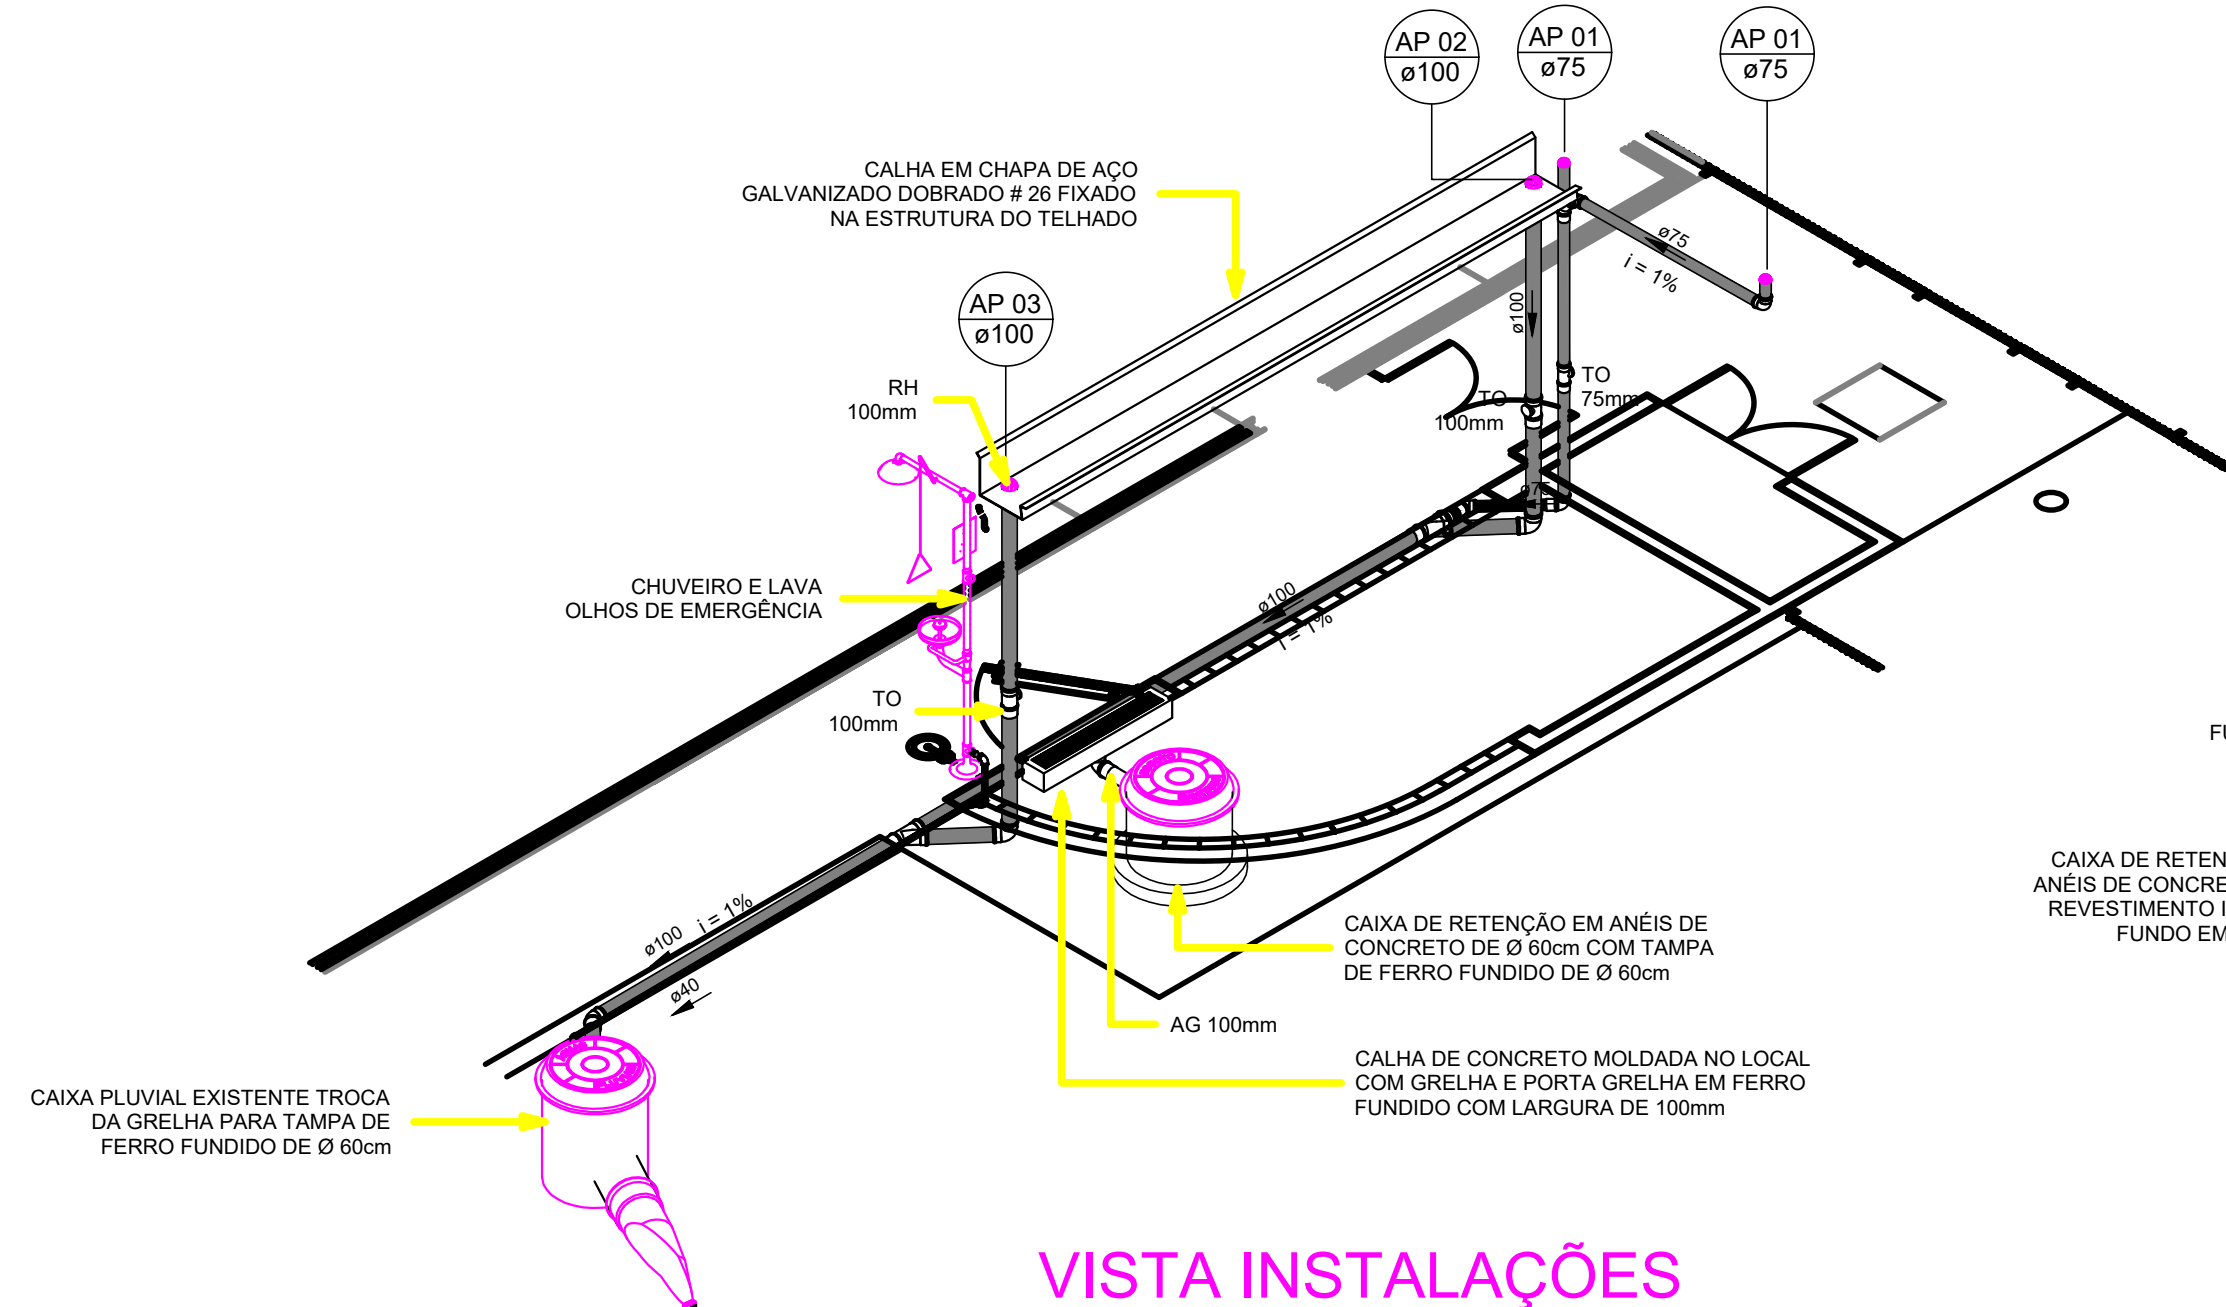


VISTA INSTALAÇÕES

Escala

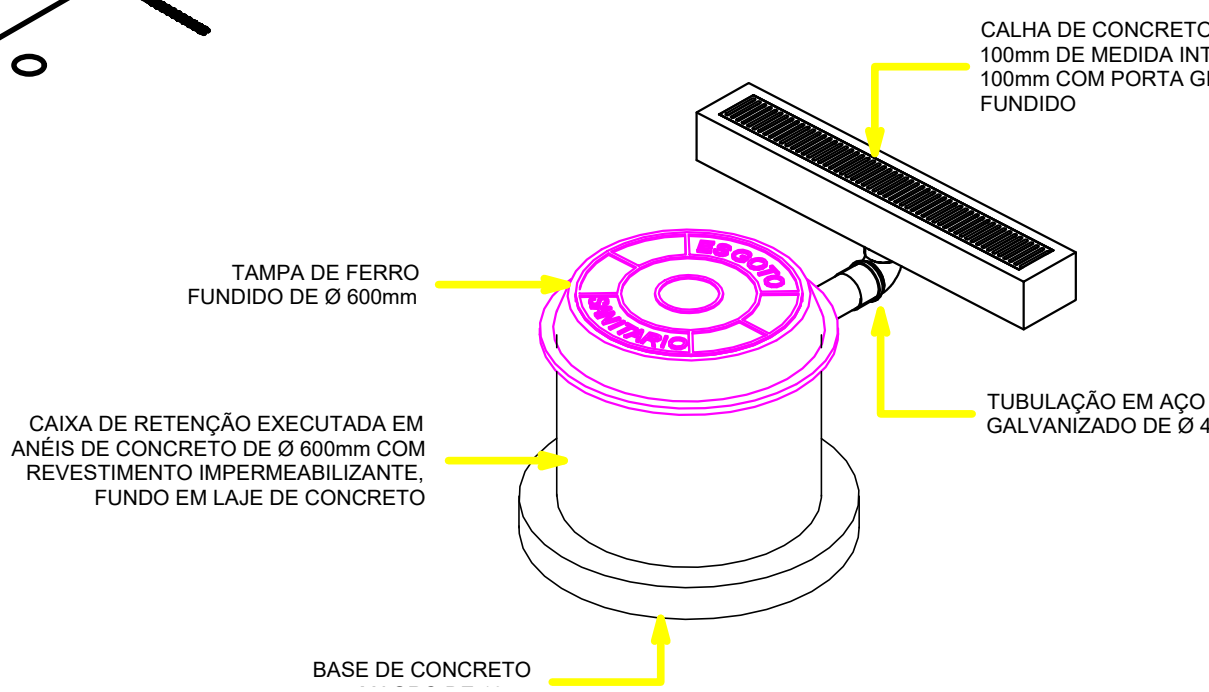


DET. CAIXA DE RETENÇÃO

Escala

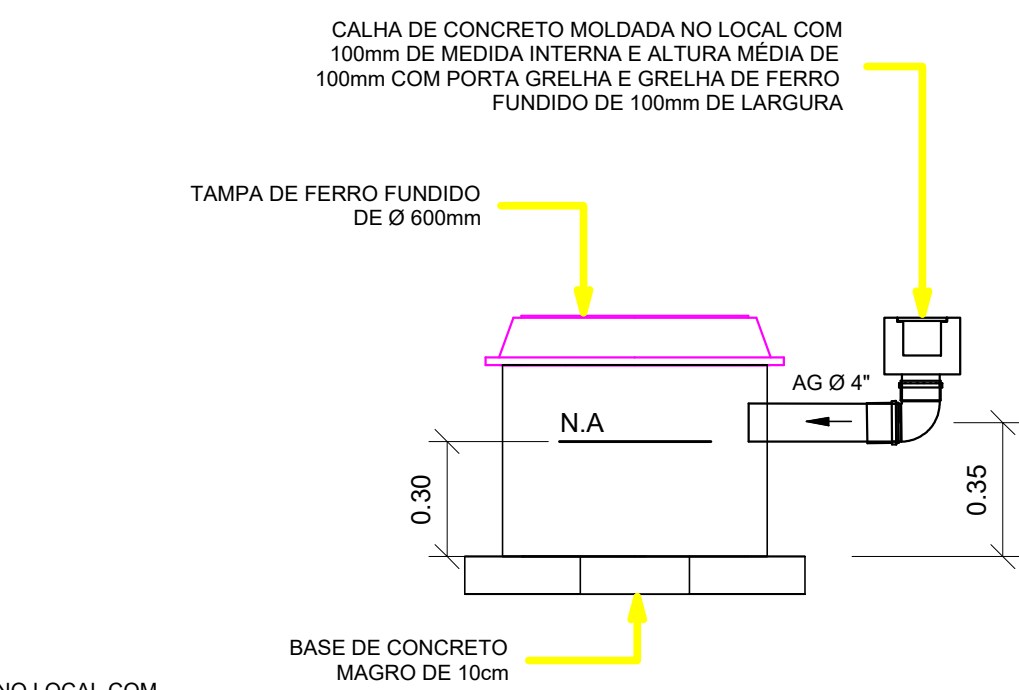

CAIXA DE RETENÇÃO


Escala 1 : 20

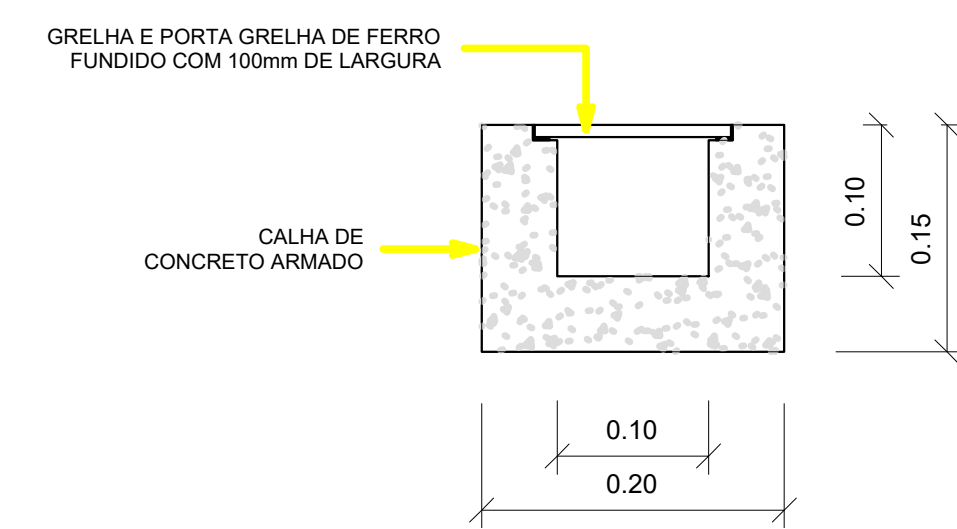

DET. CALHA DE CONCRETO

Escala 1 : 5

LOCALIZAÇÃO NO CAMPUS

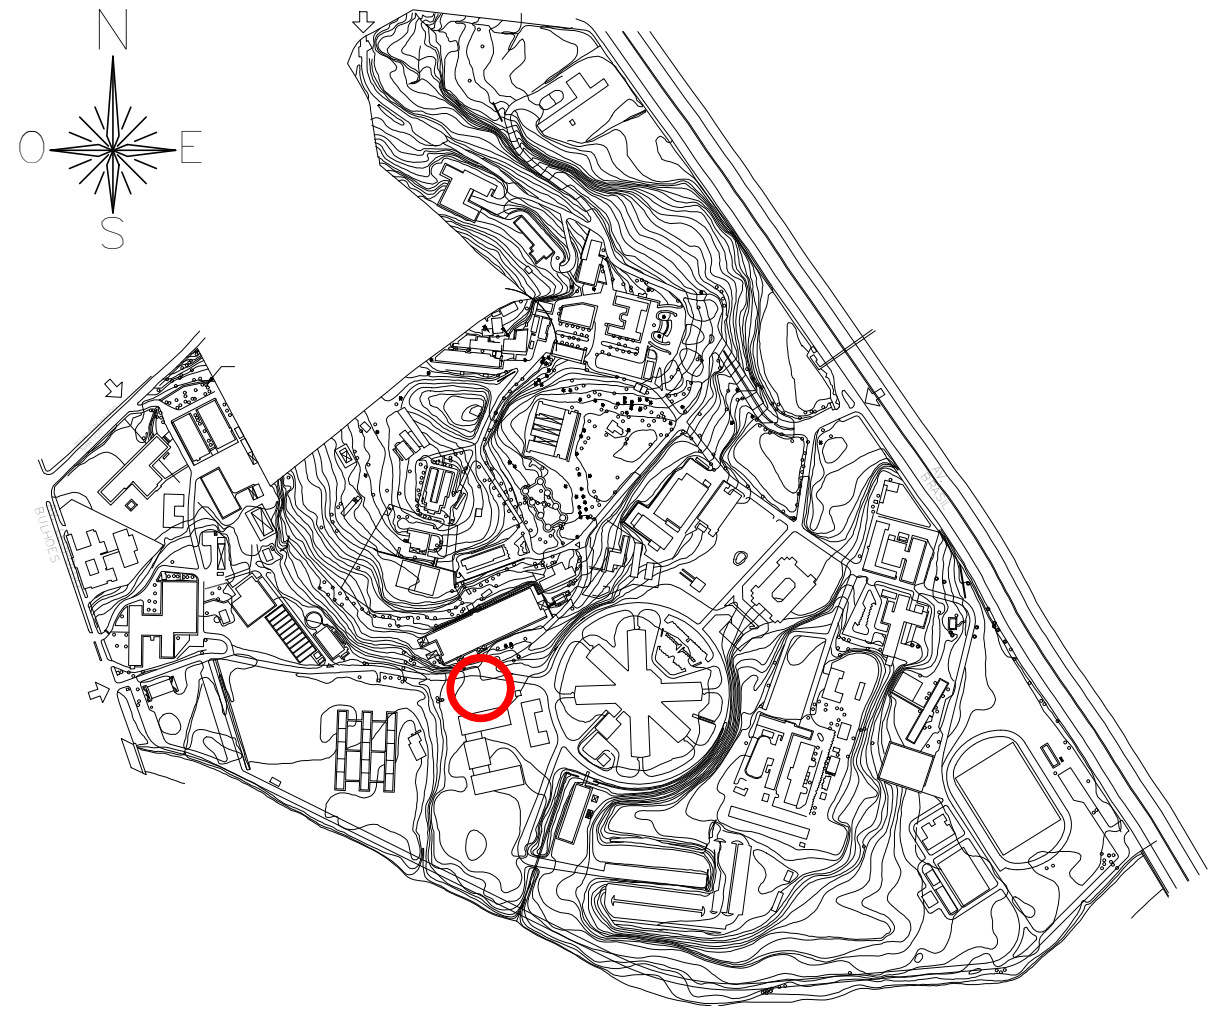

LEGENDA DE SISTEMAS

- ÁGUA FRIA
- TUBULAÇÃO MÉDIA TENSÃO
- PLUVIAL - TUBO PEAD CORRUGADO
- PLUVIAL - PVC SR
- TELECOMUNICAÇÕES

LEGENDA

- Tubulações verticais
- O Apóstrofo (') após a numeração da coluna representa desvio (Ex.: AF'1' = houve um desvio na coluna AF1);
- Quando houver ▲ no nome da coluna, significa que ocorreu uma subida em relação a direção do fluxo. Quando houver ▼, significa que ocorreu um descida.
- TQ-n Tubo de Queda (n = número da coluna)
- CV-n Coluna de Ventilação (n = número da coluna)
- AP-n Coluna de Águas Pluviais (n = número da coluna)
- AF-n Coluna de Água Fria (n = número da coluna)
- AQ-n Coluna de Água Quente (n = número da coluna)
- DN, sentido do escoamento
- Área de alta incidência de interferências
- Árvores

NOTAS

- AS MEDIDAS DOS PONTOS HIDROSSANITÁRIOS DEVERÃO SER CONFERIDAS NO LOCAL MEDIANTE LOCAÇÃO DAS PEÇAS SANITÁRIAS;
- MATERIAL DA TUBULAÇÃO DE ÁGUA POTÁVEL EM PVC MARROM;
- MATERIAL DA TUBULAÇÃO DE ESGOTO EM PVC BRANCO SÉRIE NORMAL;
- MATERIAL DA TUBULAÇÃO DE DRENAGEM URBANA EM PEAD CORRUGADO PONTA E BOLSA E ANEL DE VEDAÇÃO;
- MEDIDAS EM METROS.

A	EMIÇÃO INICIAL	RODRIGO TORRES	RODRIGO TORRES	15/10/2024
EMIS.	DESCRIÇÃO	REVISADO POR	RESP. TÉCNICO	DATA
NOME DO PRÉDIO ABRIGOS DE INFLAMÁVEIS		NOME DO PRÉDIO ABRIGOS DE INFLAMÁVEIS		
NOME DO ARQUIVO D969V02A		NOME DO PRÉDIO ABRIGOS DE INFLAMÁVEIS		
TIPO DE PROJETO SUBTIPO DE PROJETO DRENAGEM		NOME DO PRÉDIO ABRIGOS DE INFLAMÁVEIS		
TÍTULO DA PRANCHA ABRIGO DE INFLAMÁVEIS - UNADIG: DETALHES GERAIS		NOME DO PRÉDIO ABRIGOS DE INFLAMÁVEIS		
COORDENADOR DA META CLAUDIO CARNEIRO ANTUNES		NOME DO PRÉDIO ABRIGOS DE INFLAMÁVEIS		
EQUIPE CLAUDIO ANTUNES		NOME DO PRÉDIO ABRIGOS DE INFLAMÁVEIS		

DRE-002