


1 PLANTA BAIXA - PONTOS DE TOMADA COBERTURA
ESCALA 1/100

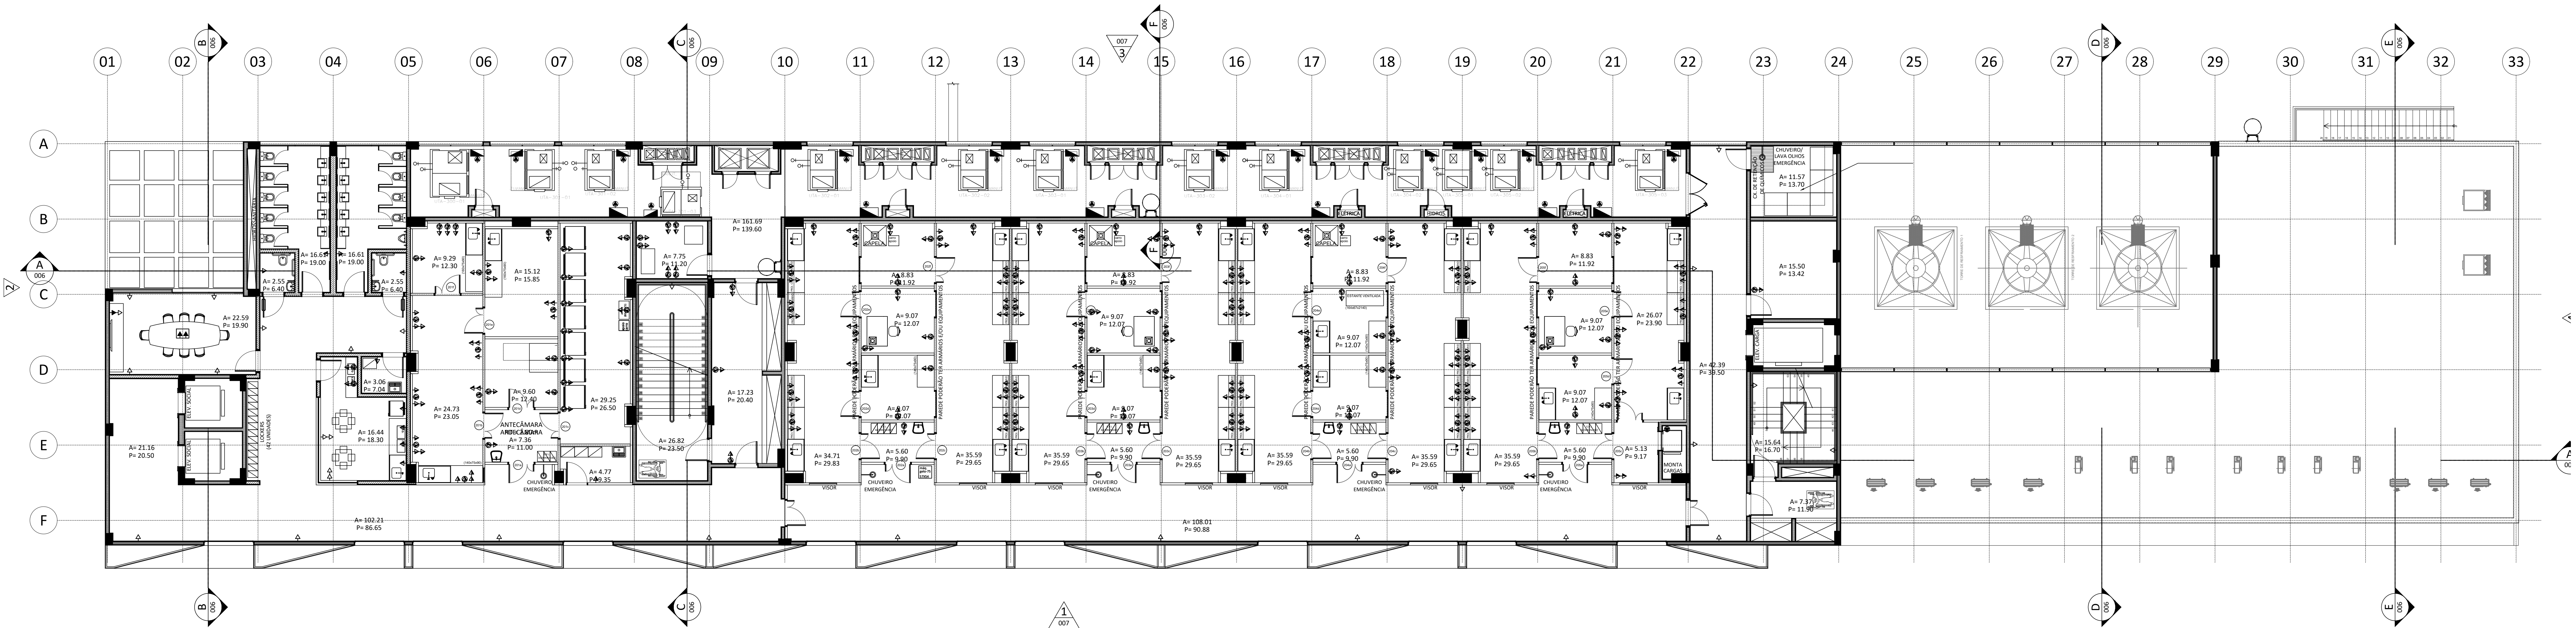

2 PLANTA BAIXA BLOCO B - PONTOS DE TOMADA 3º PAVIMENTO
ESCALA 1/50

- QUADRO DE DISTRIBUIÇÃO ELÉTRICA
- TOMADA 2P+T, 10A-250V, BRANCA PARA 127V, INSTALADA A 1,80 m DO PISO ACABADO.
 - TOMADA 2P+T, 10A-250V, BRANCA PARA 127V, INSTALADA A 1,30 m DO PISO ACABADO.
 - TOMADA 2P+T, 10A-250V, VERMELHA PARA 220V, INSTALADA A 1,30 m DO PISO ACABADO.
 - TOMADA 2P+T, 10A-250V, BRANCA PARA 127V, INSTALADA A 0,30 m DO PISO ACABADO.
 - TOMADA 2P+T, 10A-250V, VERMELHA PARA 220V, INSTALADA A 0,30 m DO PISO ACABADO.
 - TOMADA 2P+T, 10A-250V, VERMELHA PARA 220V, INSTALADA A 0,30 m DO PISO ACABADO.
 - CONJUNTO TOMADA 2P+T, 10A-250V, BRANCA PARA 127V, INSTALADA EM CAIXA DE EMBUTIR SOBRE A MESA.

DESENHO ORIENTATIVO
TODAS AS CARACTERÍSTICAS ELÉTRICAS E
QUANTITATIVOS DEVERÃO SER DEFINIDOS DURANTE A
ELABORAÇÃO DO PROJETO BÁSICO

A EMISSÃO INICIAL		DATA: 30/11/2023	PROJETO: 30/11/2023
EMIS: DESCRIÇÃO		REVISADO POR: RESP. TÉCNICO	DATA:
PROJETO: CENTRO LABORATORIAL DE OCUPAÇÃO TRANSITÓRIA - BLOCO B		REVISADO POR: RESP. TÉCNICO	
OBJETIVO: CONSTRUÇÃO		DATA: 26/08/2025	ESCALA: INDICADA
PROJETO: 963		DATA: 2023.04.08	DATA: 2023.10.27.03
TÍTULO DO PROJETO / SUBTÍTULO DO PROJETO		PROJETO: 963	PROJETO: 963
PLANTA BAIXA TOMADAS		PROJETO: 963	PROJETO: 963
BLOCO B - 3º PAVIMENTO E COBERTURA		PROJETO: 963	PROJETO: 963
COORDENADOR DA META		RESPONSÁVEL TÉCNICO	PROJETO: 963
PROJETO: 963		PROJETO: 963	PROJETO: 963
EQUIPE		PROJETO: 963	PROJETO: 963
AUTOR: 963		PROJETO: 963	PROJETO: 963