

NOTAS GERAIS

- 1 - CONFERIR TODAS AS MEDIDAS NO LOCAL;  
2 - TODAS AS COTAS E NÍVEIS ESTÃO INDICADAS EM METRO;  
3 - QUALQUER ALTERAÇÃO NOS PROJETOS FORNECIDOS, DEVERÃO SER DISCUTIDOS E APROVADOS PELA EQUIPE TÉCNICA DE FISCALIZAÇÃO DA CPO/COGIC;  
4 - O SISTEMA DE REDE ESTRUTURADA (LÓGICA E TELEFONE), FISICAMENTE É COMPOSTA POR REDE MULTI-PONTO COM CABOS EM PAR TRANÇADO UTP-CAT6, 4 PARES 24AWG;  
5 - OS CABOS INTERNOS DE TELECOMUNICAÇÕES NÃO DEVEM CONTER EMENDAS;  
6 - OS ELETRODUTOS SERÃO DE PVC RÍGIDO COM DIÂMETRO MÍNIMO DE 1", SALVO INDICAÇÕES EM CONTRÁRIO;  
7 - NÃO COMPARTILHAR, NA MESMA INFRA-ESTRUTURA, CABOS DE LÓGICA E TELEFONE COM CONDUTORES DE ENERGIA ELÉTRICA ;  
8 - USAR CURVAS LONGAS SOMENTE DO TIPO PRÉ-FABRICADA;  
9 - TODOS OS CABOS DEVERÃO SER IDENTIFICADOS EM SUAS EXTREMIDADES ATRAVÉS DE ANILHAS PLÁSTICAS;  
10 - O COMPRIMENTO TOTAL DO ENLACE DOS CABOS UTP'S CATEGORIA 6, NÃO PODERÁ ULTRAPASSAR À 90m;  
11 - A ESPECIFICAÇÃO É PARTE INTEGRANTE DO PROJETO.

LEGENDA



RACK DE TELECOM




PONTO DUPLO DE REDE ESTRUTURADA RJ45



PONTO DE CÂMERA IP PoE - INDOOR - TIPO DOME




PONTO DE CÂMERA IP PoE - OUTDOOR - TIPO BULLET

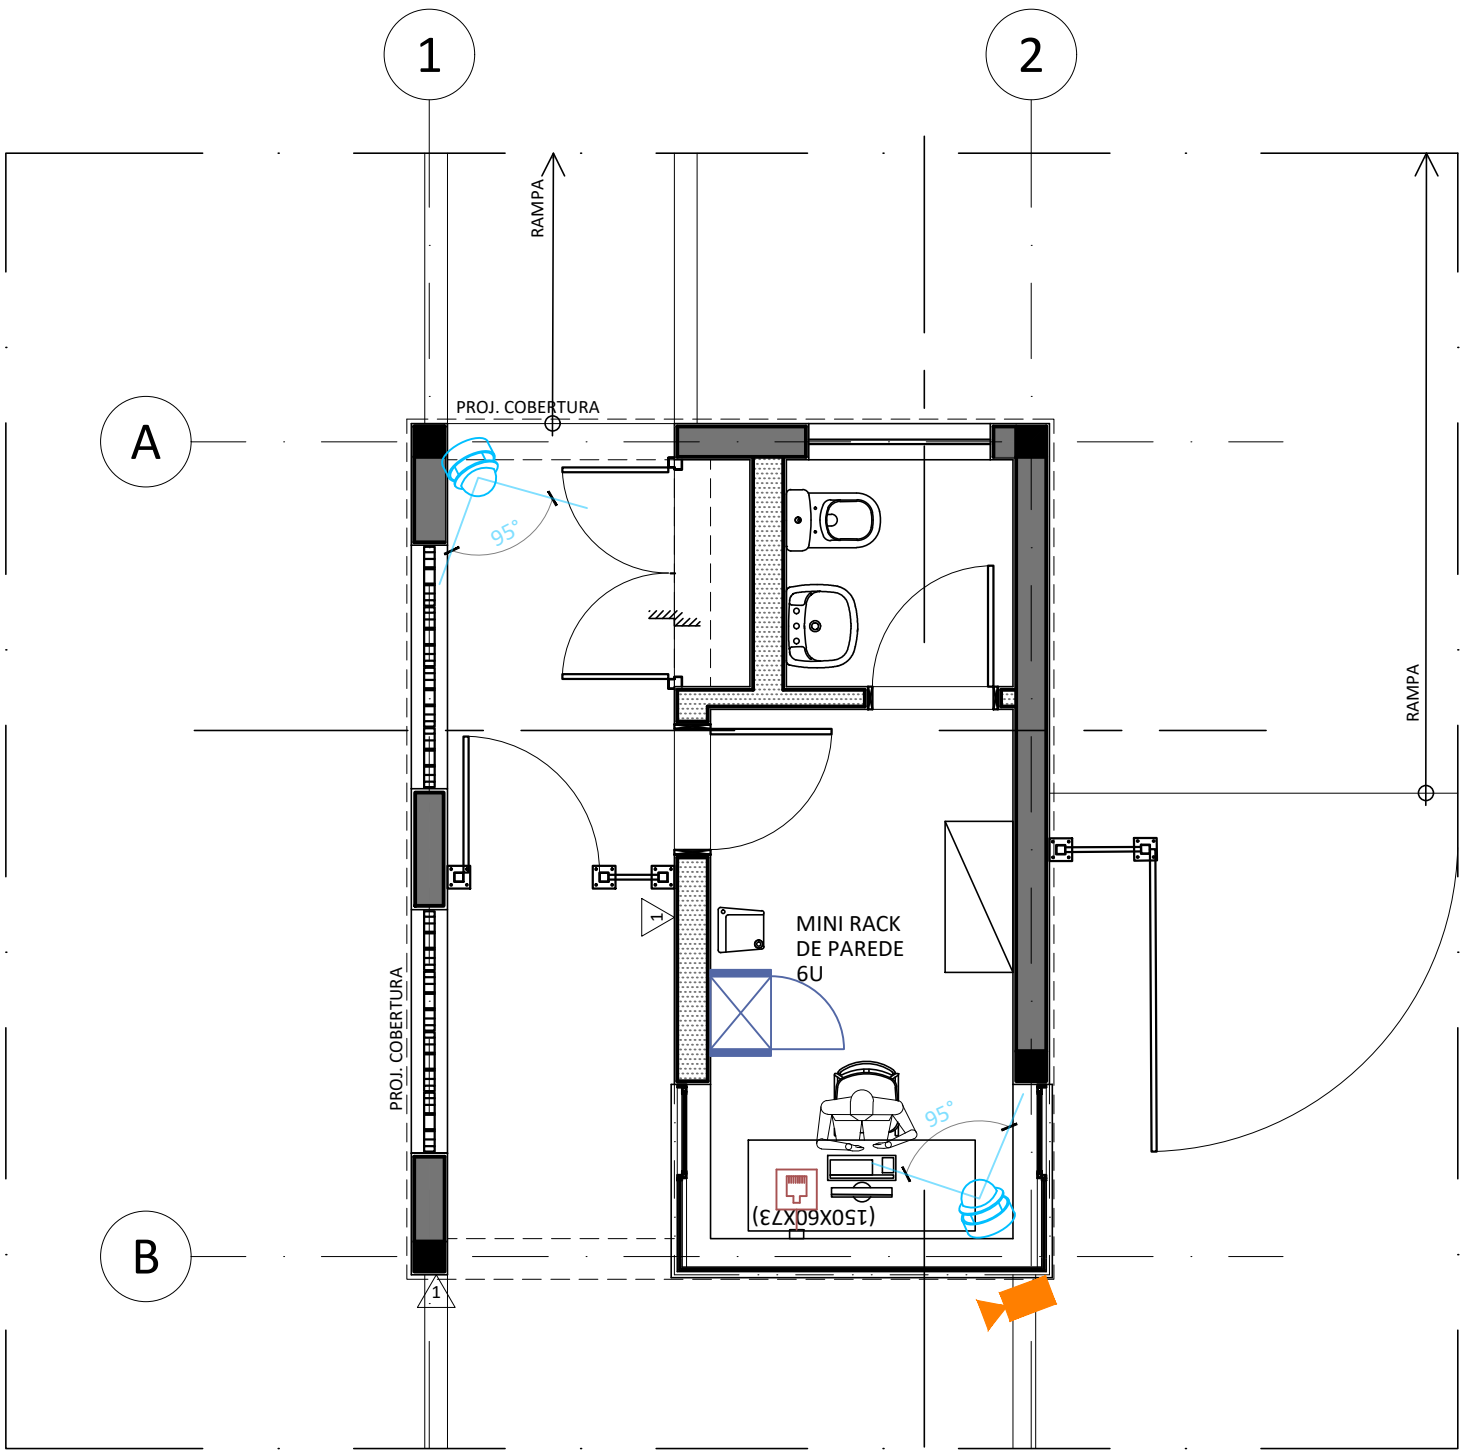


1 PLANTA BAIXA DE TELECOM

ESCALA 1/50

 PLANTA CHAVE

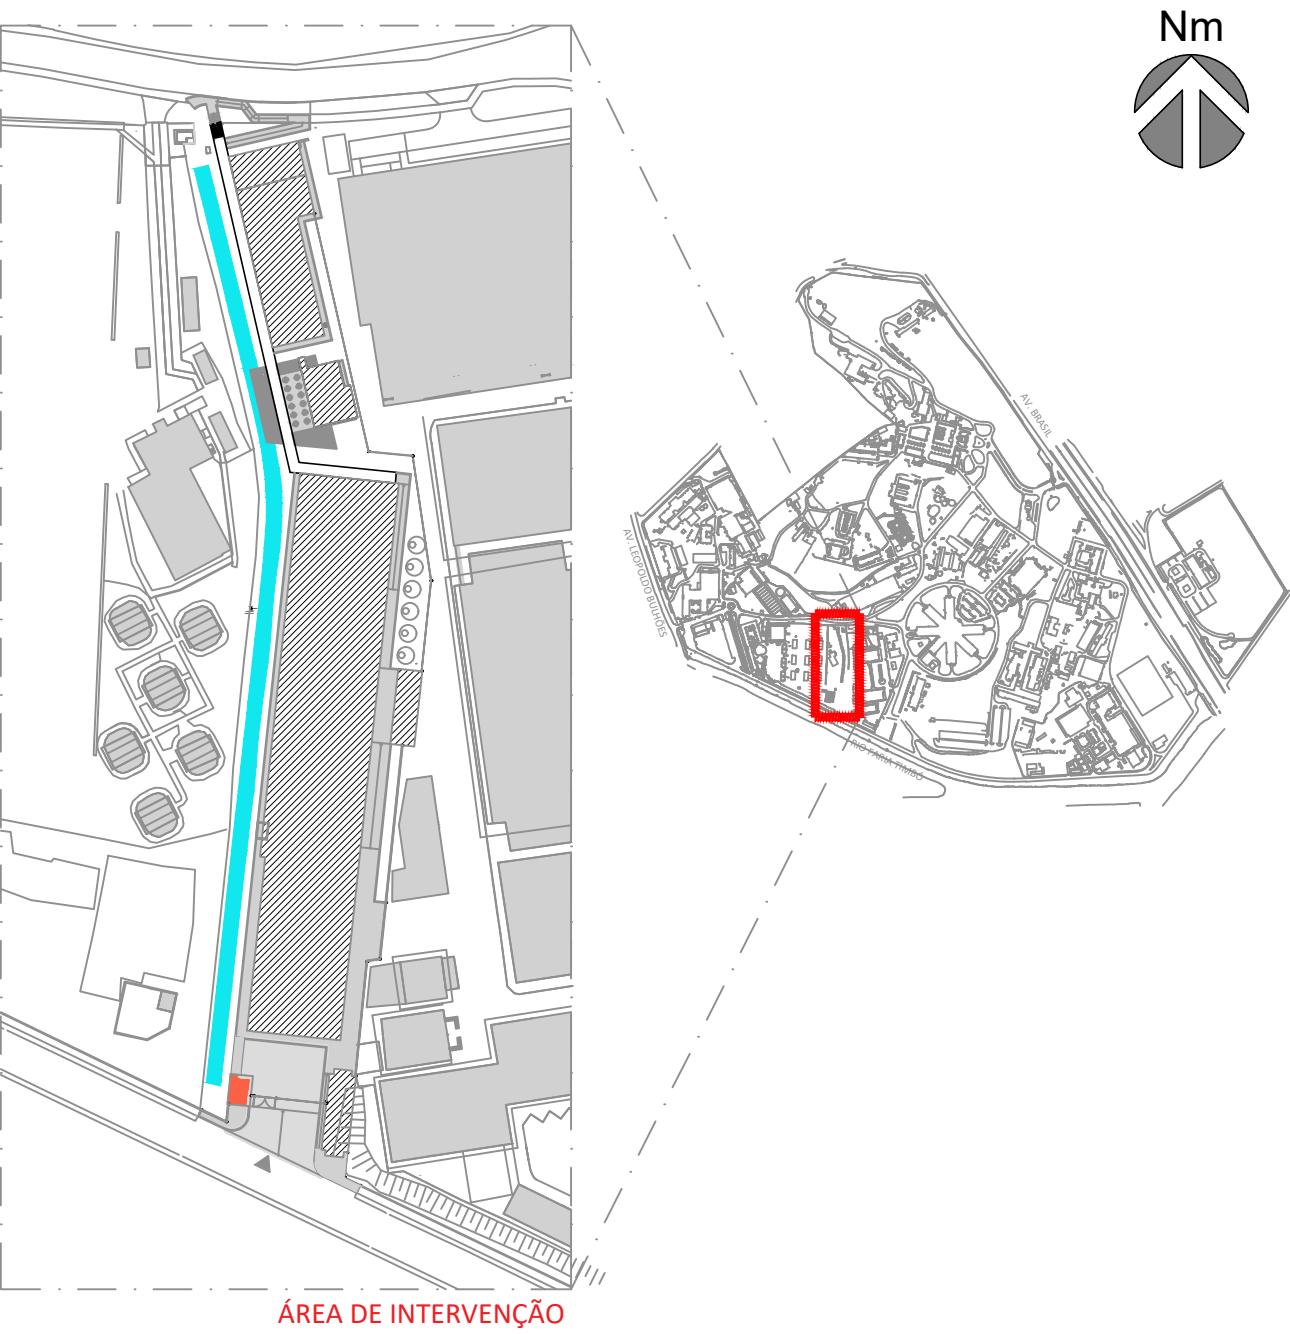

A	EMIÇÃO INICIAL		ANTUNES BERGAN MALVEIRA	PAULO CAVALHEIRO	17/11/2023
	EMIS.		REVISADO POR	RESP. TÉCNICO	DATA
 <b>Ministério da Saúde</b> <b>FIOCRUZ</b> Fundação Oswaldo Cruz		NOME DO PRÉDIO / ÁREA <b>CENTRO LABORATORIAL DE OCUPAÇÃO TRANSITÓRIA</b>			
OBJETIVO <b>CONSTRUÇÃO</b>		CAMPUS <b>MANGUINHOS</b>	SETOR <b>GERAL</b>		
Nº PRÉDIO <b>961</b>	Nº DA META <b>2023.048</b>	O.E. / O.R. <b>2023.10.23.13</b>	Nº PRANCHA <b>F961Y01A.DWG</b>		
TIPO DE PROJETO / SUBTIPO DE PROJETO <b>TELECOMUNICAÇÕES</b>			FASE <b>ANTEPROJETO</b>		
TÍTULO DA PRANCHA <b>PLANTA DE TELECOMUNICAÇÕES</b> <b>ANEXO 1 - GUARITA</b>				DATA <b>17/11/2023</b>	<b>TEL-001</b>
COORDENADOR DA META ANTUNES BERGAN MALVEIRA		RESPONSÁVEL TÉCNICO PAULO CAVALHEIRO		ESCALA INDICADA	
EQUIPE ANTUNES, AMOZES, BERGAN, COUTO, FELICIANO, JUNQUEIRA, MALVEIRA, NOVELLINO, OLIVEIRA, PERAZZO, SANCHES, SANTOS, SANTIAGO, SILVA, SILVEIRA, TRINDADE		CREA/CAU CREA nº1995121011		ART/RRT 2020230281840	