
 





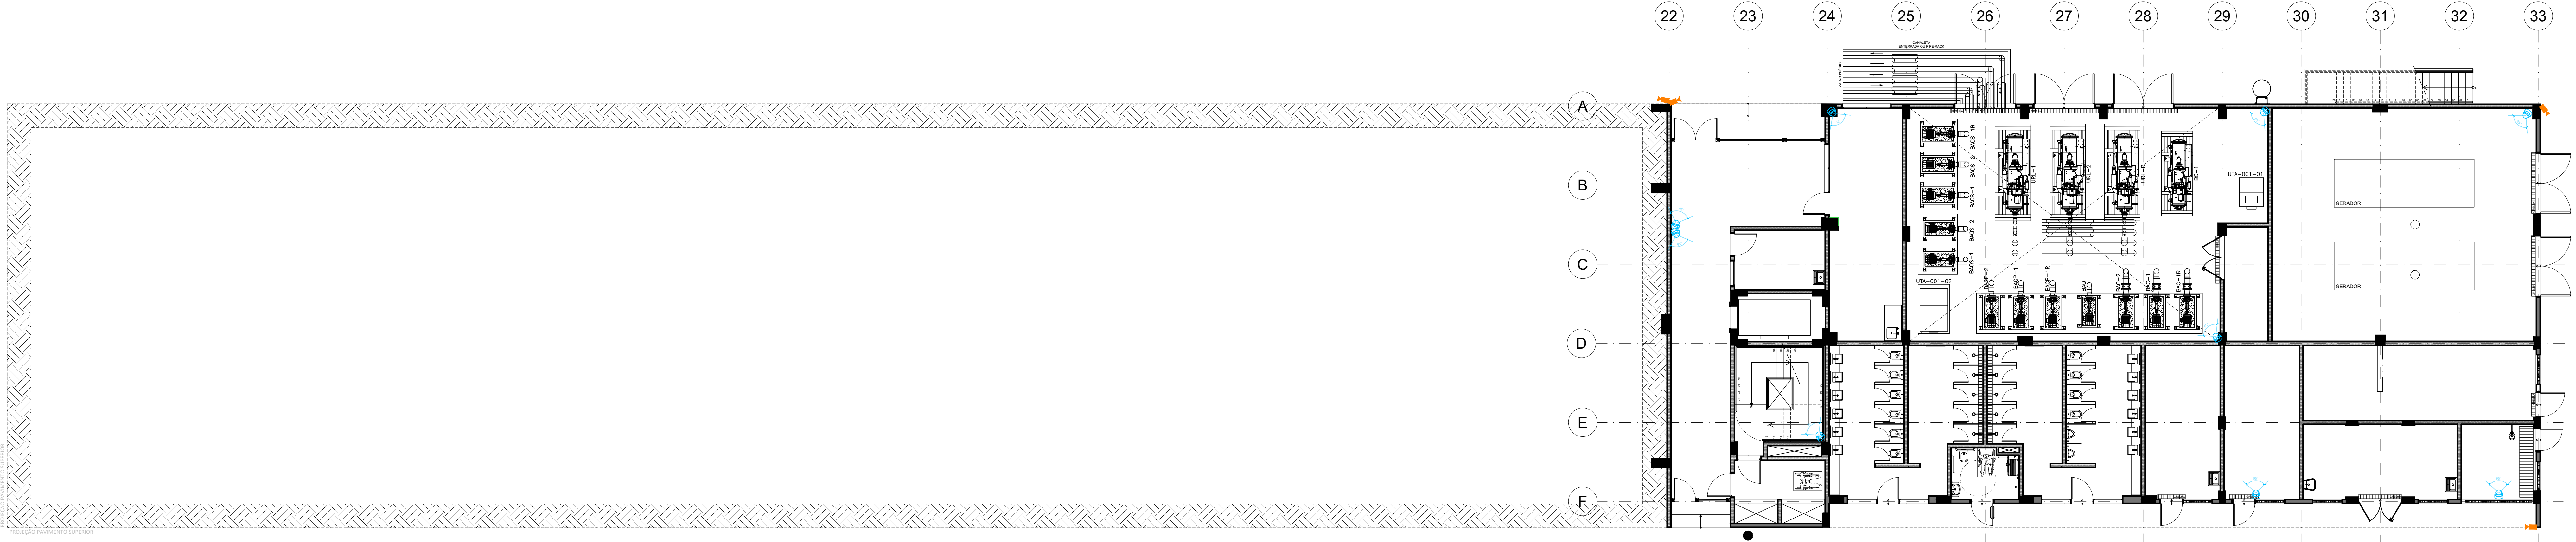
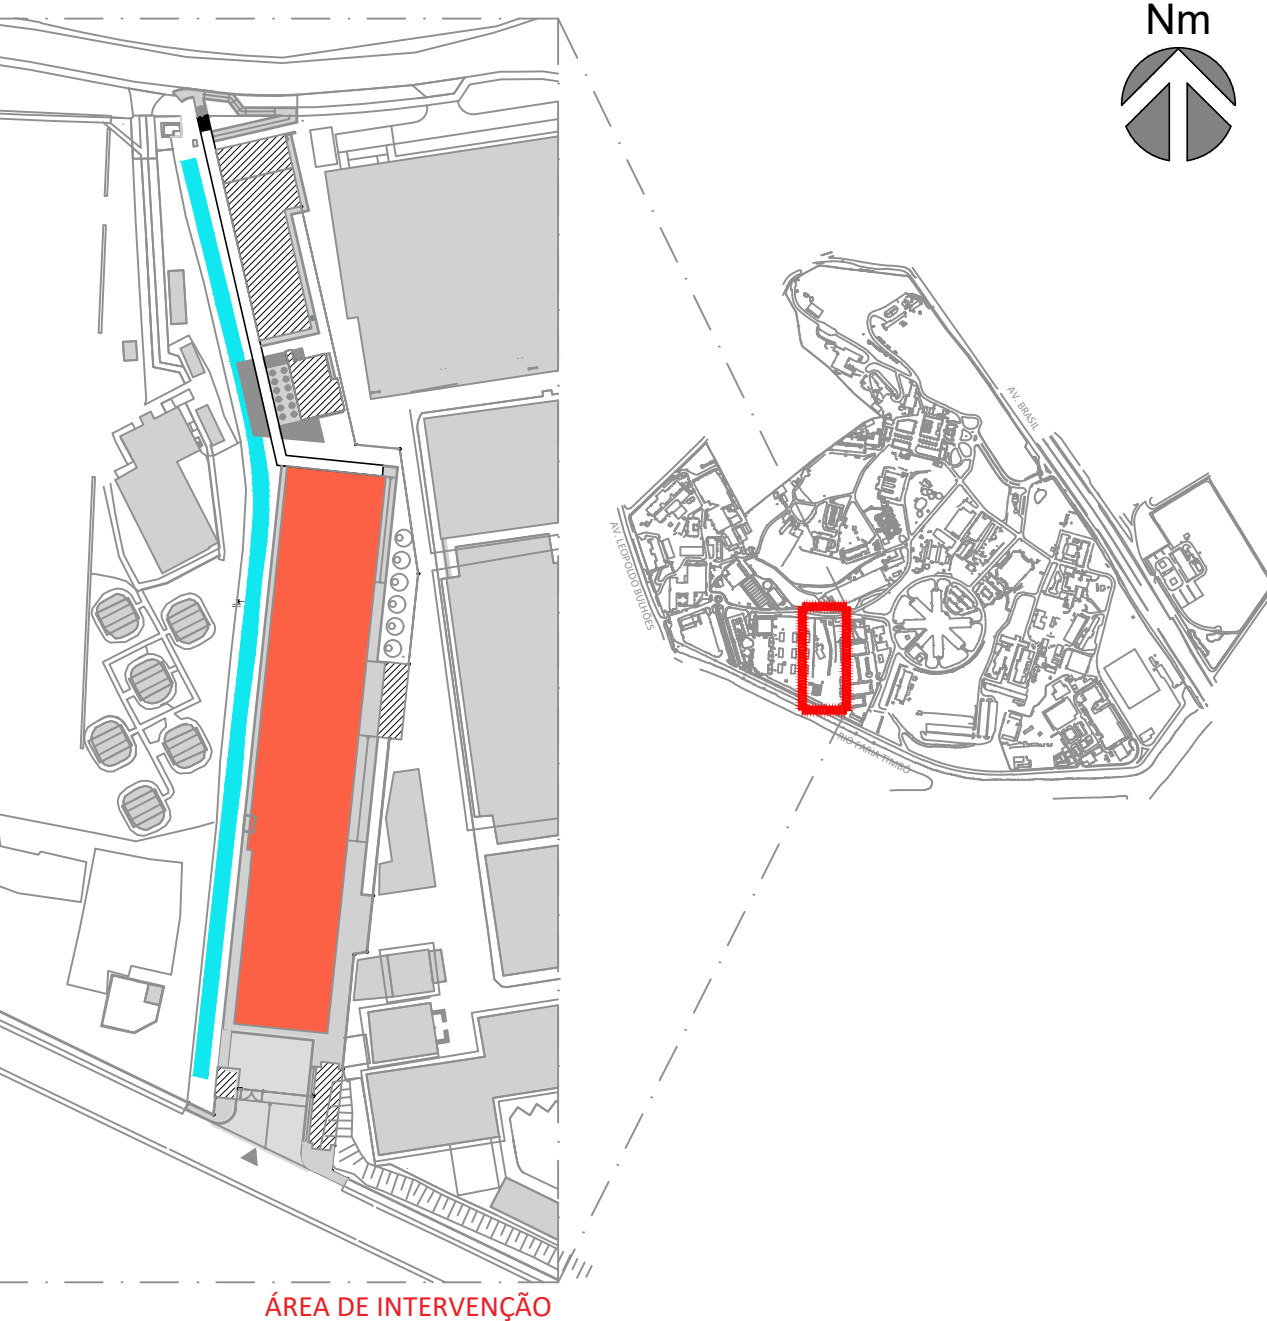
NOTAS GERAIS

- 1 - CONFERIR TODAS AS MEDIDAS NO LOCAL;
- 2 - TODAS AS COTAS E NÍVEIS ESTÃO INDICADAS EM METRO;
- 3 - QUALQUER ALTERAÇÃO NOS PROJETOS FORNECIDOS, DEVERÃO SER DISCUTIDOS E APROVADOS PELA EQUIPE TÉCNICA DE FISCALIZAÇÃO DA CPO/COGG;
- 4 - O SISTEMA DE REDE ESTRUTURADA (LÓGICA E TELEFONE), FISICAMENTE É COMPOSTA POR REDE MULTI-PONTO COM CABOS EM PAR TRANÇADO UTP-CAT6, 4 PARES 24AWG;
- 5 - OS CABOS INTERNOS DE TELECOMUNICAÇÕES NÃO DEVEM CONTER EMENDAS;
- 6 - OS ELETRODUTOS SERÃO DE PVC RÍGIDO COM DIÂMETRO MÍNIMO DE 1", SALVO INDICAÇÕES EM CONTRÁRIO;
- 7 - NÃO COMPARTILHAR, NA MESMA INFRA-ESTRUTURA, CABOS DE LÓGICA E TELEFONE COM CONDUTORES DE ENERGIA ELÉTRICA ;
- 8 - USAR CURVAS LONGAS SOMENTE DO TIPO PRÉ-FABRICADA;
- 9 - TODOS OS CABOS DEVERÃO SER IDENTIFICADOS EM SUAS EXTREMIDADES ATRAVÉS DE ANILHAS PLÁSTICAS;
- 10 - O COMPRIMENTO TOTAL DO ENLACE DOS CABOS UTP'S CATEGORIA 6, NÃO PODERÁ ULTRAPASSAR À 90m;
- 11 - A ESPECIFICAÇÃO É PARTE INTEGRANTE DO PROJETO.

LEGENDA

-  RACK DE TELECOM
-  PONTO DUPLO DE REDE ESTRUTURADA RJ45
-  PONTO DE CÂMERA IP PoE - INDOOR - TIPO DOME
-  PONTO DE CÂMERA IP PoE - OUTDOOR - TIPO BULLET
-  PONTO DE ACCESS POINT (WI-FI)

PLANTA CHAVE



1 PLANTA BAIXA DE TELECOM_PAVIMENTO TÉRREO
ESCALA 1/100

A		EMIÇÃO INICIAL		ANTUNES/BERGANI/MALVEIRA	PAULO CAVALHEIRO	17/11/2023
MIS.		DESCRIÇÃO		REVISADO POR	RESP. TÉCNICO	DATA
		Ministério da Saúde FIOCRUZ Fundação Oswaldo Cruz		NOME DO PRÉDIO / ÁREA CENTRO LABORATORIAL DE OCUPAÇÃO TRANSITÓRIA		
OBJETIVO		CAMPUS		SETOR		
CONSTRUÇÃO		MANGUINHOS		GERAL		
NR PRÉDIO		NR DA META		O.E. / O.R.		NR PRANCHIA
963		2023.048		2023.10.23.09		F963Y01A.DWG
TIPO DE PROJETO / SUBTIPO DE PROJETO				FASE		
TELECOMUNICAÇÕES				ANTEPROJETO		
TÍTULO DA PRANCHIA				DATA		
PLANTA DE TELECOMUNICAÇÕES				17/11/2023		
BLOCO B - PAVIMENTO TÉRREO				ESCALA		
				INDICADA		
COORDENADOR DA META		RESPONSÁVEL TÉCNICO		CREA/CAU		ART/BBT
ANTUNES/BERGANI/MALVEIRA		PAULO CAVALHEIRO		P199521011		2020230281840
EQUIPE						
ANTUNES, AMOZES, BERGANI, COUTO, FELICIANO, JIJUNHEIRA, MALVEIRA, NOVELLINO, OLIVEIRA, PERAZZO, SANCHES, SANTOS, SANTIAGO, SILVA, SILVEIRA, TRINDADE						

TEL-001