


1 PLANTA BAIXA
ESCALA 1/50

LEGENDA DE SÍMBOLOS

- COLUNA DE ESGOTO, VENT. OU AG. PLUV.
RB2D001B.DWG
- SUBIDA
RB2D002B.DWG
- VÁLVULA REGULADORA DE PRESSÃO PARA POSTO (H=1,20m)
- REGISTRO DE ESFERA
- TUBULAÇÃO DE GÁS EMBUTIDO NA PAREDE OU APARENTE
- TUBULAÇÃO DE GÁS EMBUTIDO NO PISO

PLANTA CHAVE

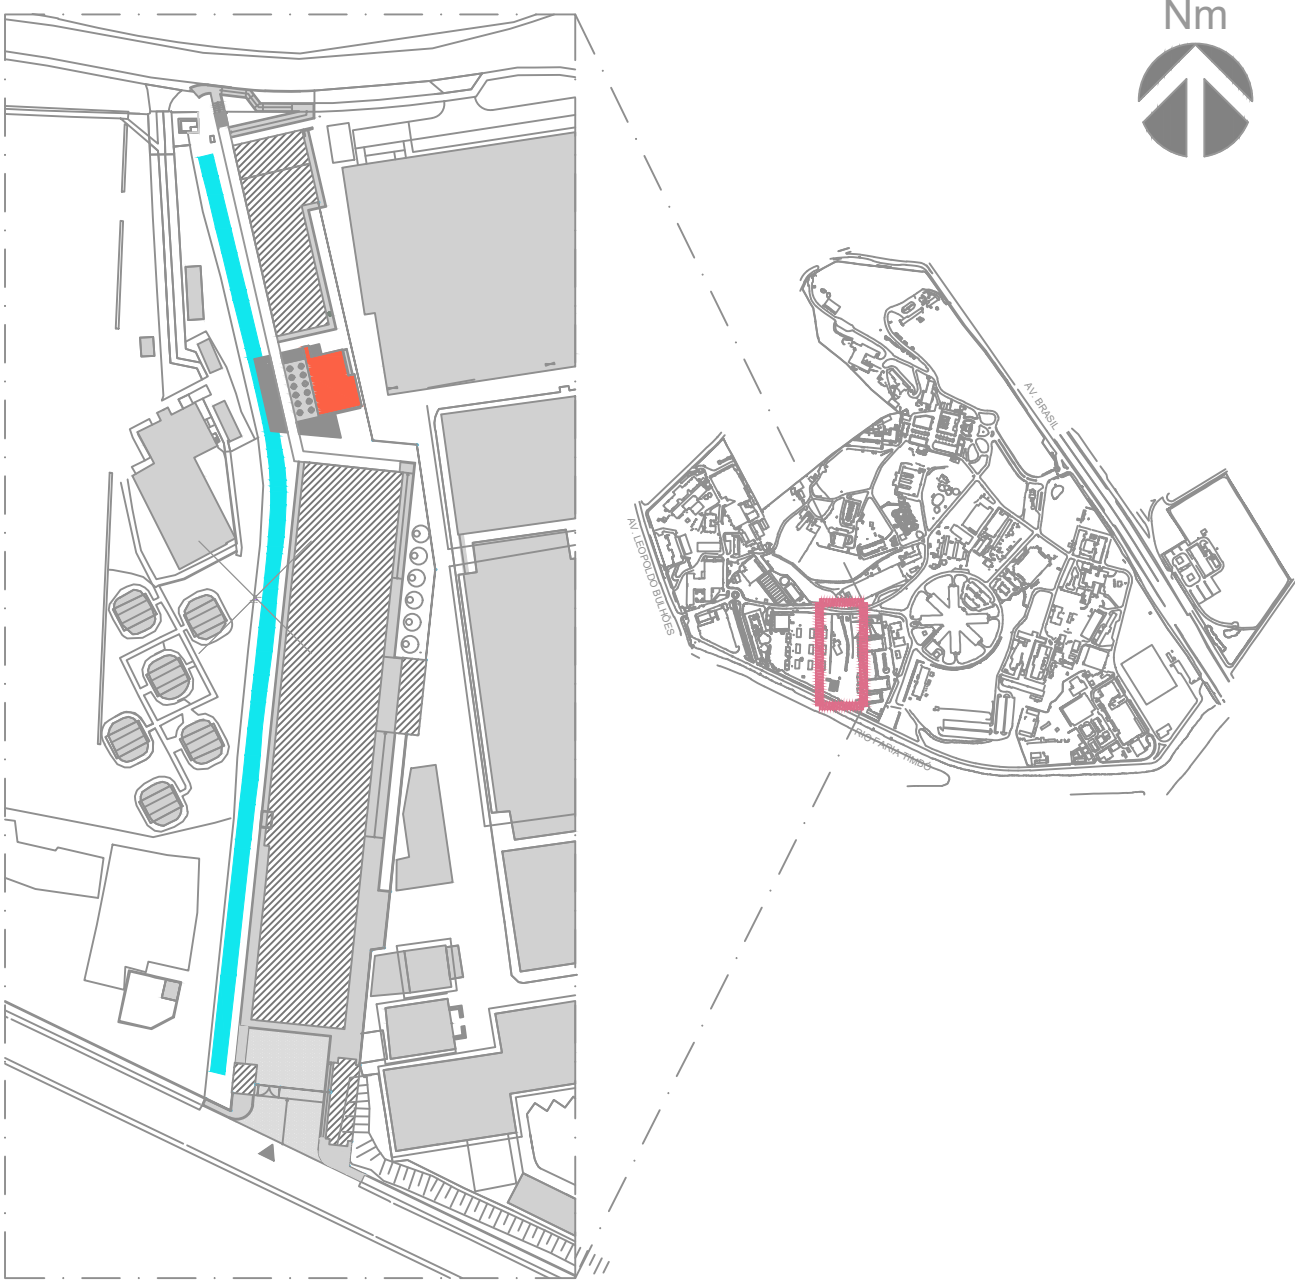

ÁREA DE INTERVENÇÃO

A	EMIÇÃO INICIAL	ISMAEL S.A	ISMAEL S.A	30/11/2023
EMIS.	DESCRIÇÃO	REVISADO POR	RESP. TÉCNICO	DATA
<div><div><div>Ministério da Saúde</div><div>FIOCRUZ</div><div>Fundação Oswaldo Cruz</div></div></div>		NOME DO PRÉDIO / ÁREA CLOT_CENTRO LABORATORIAL DE OCUPAÇÃO TRANSITÓRIA		
OBJETIVO CONSTRUÇÃO		CAMPUS MANGUINHOS	SETOR ANEXO 4	
Nº PRÉDIO 964	Nº DA META 2023.048	O.E. / O.R. 2023.10.25.20	Nº PRANCHA G964Y01A.DWG	GAS-001
TIPO DE PROJETO / SUBTIPO DE PROJETO GÁS NATURAL			FASE ANTEPROJETO	
TÍTULO DA PRANCHA PLANTA BAIXA - ESPAÇO DE CONVÍVIO (ANEXO 4)			DATA 30/11/2023	
			ESCALA 1/50	
COORDENADOR DA META ANTUNES/BERGANIMALVEIRA			RESPONSÁVEL TÉCNICO ISMAEL S.A.	
EQUIPE ISMAEL S.A.		CREA/CAU 1999.11.97-52	ART/RRT 2020230278349	