

1 PLANTA BAIXA
ESCALA 1/75


LEGENDA	
	TUBULAÇÃO ÁGUA FRIA P/TETO
	TUBULAÇÃO ÁGUA FRIA P/ PISO
	REGISTRO DE GAVETA
	TUBULAÇÃO QUE SOBE
	TUBULAÇÃO QUE DESCE
	TUBULAÇÃO QUE PASSA

NOTAS

- 1 - TUBULAÇÃO DE ÁGUA FRIA SERÁ EM PVC SOLDÁVEL NA COR MARROM.
2 - AS EDIFICAÇÕES 961 (GUARITA), 962 (CASA DE BOMBAS, C.M.I. E ABRIGO DE GASES) E 966 (ABRIGO DE INFLAMÁVEIS) SERÃO ABASTECIDAS PELA EDIFICAÇÃO 963 (BLOCO B).
3 - VER ALTURA DOS PONTOS DE ALIMENTAÇÃO NA TABELA EM ANEXO.

PONTOS DE ÁGUA ALTURA DE UTILIZAÇÃO	
PEÇAS	ALTURA
CAIXA ACOPLADA	0,20
LAVATÓRIO	0,60
DUCHA	0,50
MICTÓRIO	1,10
TANQUE	1,10
PIA	0,60
TORNEIRA DE LAVAGEM	0,50
REGISTRO DE GAVETA	1,80
REGISTRO DE PRESSÃO	1,20
CHUVEIRO	2,10
CHUVEIRO DE EMERGÊNCIA - CHE	2,10

PLANTA DE SITUAÇÃO

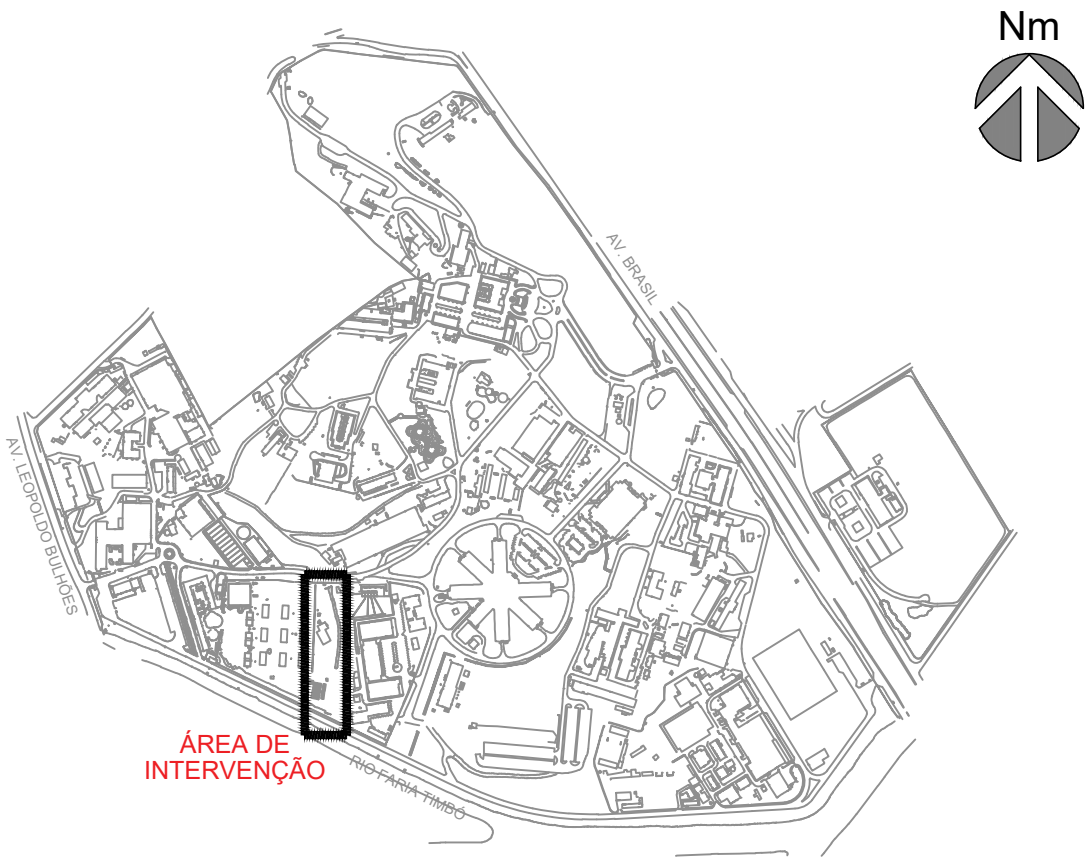

A	EMIÇÃO INICIAL		SANDRA NOVELLINO		30/11/2023	
EMIS.	DESCRIÇÃO		REVISADO POR		RESP. TÉCNICO	DATA
 Ministério da Saúde FIOCRUZ Fundação Oswaldo Cruz		NOME DO PRÉDIO / ÁREA CLOT_CENTRO LABORATORIAL DE OCUPAÇÃO TRANSITÓRIA				
OBJETIVO CONSTRUÇÃO		CAMPUS MANGUINHOS		SETOR EDIFICAÇÃO		
Nº PRÉDIO 961		Nº DA META 2023.048	O.E. / O.R. 2023.11.09.02	Nº PRANCHA H961Y01A.DWG		
TIPO DE PROJETO / SUBTIPO DE PROJETO HIDRÁULICA/ÁGUA FRIA				FASE ANTEPROJETO		
TÍTULO DA PRANCHA PLANTA BAIXA GUARITA (ANEXO 1)				DATA 30/11/2023		
				ESCALA 1:75		
COORDENADOR DA META ANTUNES BERGAN MALVEIRA		RESPONSÁVEL TÉCNICO SANDRA NOVELLINO		CREA/CAU CAU nºA80517-3		
ART/RTT 13721095						
EQUIPE BARROSO, NOVELLINO						

HID-001

HID-001