










LEGENDA	
	TUBULAÇÃO ÁGUA FRIA P/TETO
	TUBULAÇÃO ÁGUA FRIA P/ PISO
	REGISTRO DE GAVETA
	TUBULAÇÃO QUE SOBE
	TUBULAÇÃO QUE DESCE
	TUBULAÇÃO QUE PASSA

NOTAS

- 1 - TUBULAÇÃO DE ÁGUA FRIA SERÁ EM PVC SOLDÁVEL NA COR MARROM.
- 2 - AS EDIFICAÇÕES 961 (GUARITA), 962 (CASA DE BOMBAS, C.M.I. E ABRIGO DE GASES) E 966 (ABRIGO DE INFLAMÁVEIS) SERÃO ABASTECIDAS PELA EDIFICAÇÃO 963 (BLOCO B).
- 3 - VER ALTURA DOS PONTOS DE ALIMENTAÇÃO NA TABELA EM ANEXO.

PONTOS DE ÁGUA ALTURA DE UTILIZAÇÃO	
PEÇAS	ALTURA
TORNEIRA DE LAVAGEM	0.50
REGISTRO DE GAVETA	0.40

PLANTA DE SITUAÇÃO

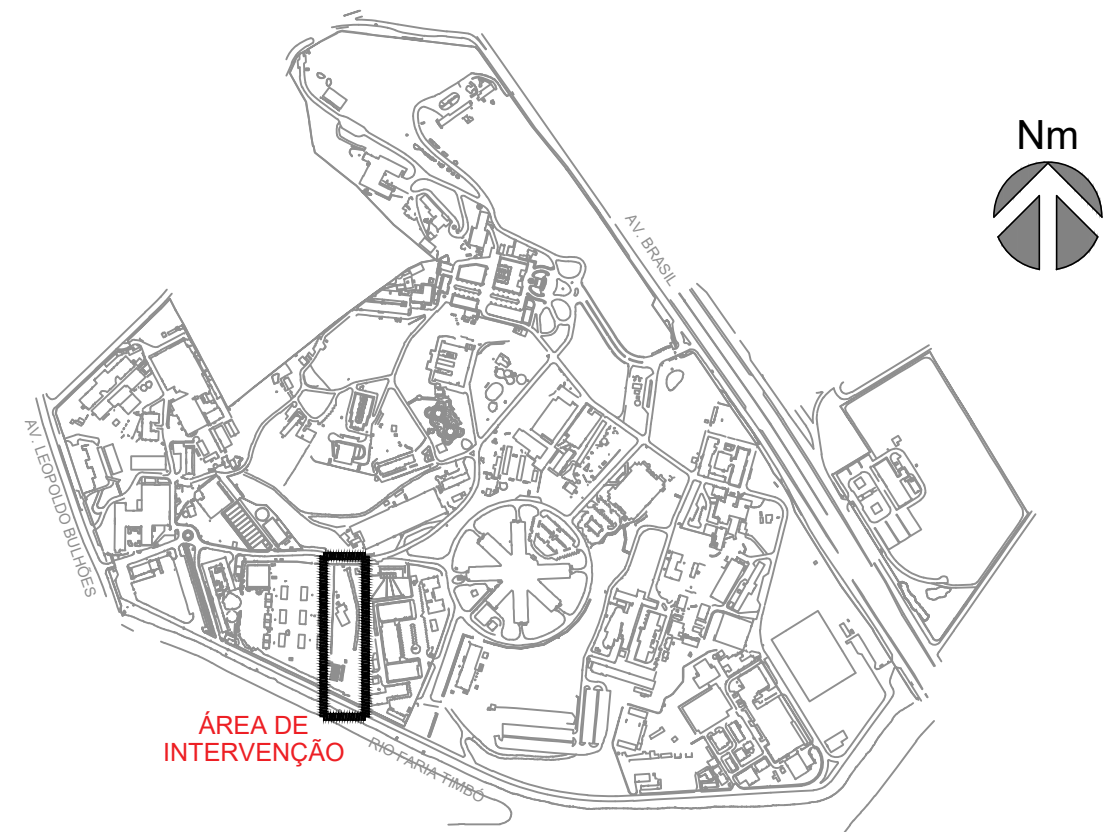

A	EMISSÃO INICIAL		SANDRA NOVELLINO	SANDRA NOVELLINO	21/08/2025																																	
EMIS.	DESCRIÇÃO		REVISADO POR	RESP. TÉCNICO	DATA																																	
<div><div><div><div>Ministério da Saúde</div><div>FIOCRUZ</div><div>Fundação Oswaldo Cruz</div></div></div><div><div>NOME DO PRÉDIO / ÁREA</div><div>CLOT_CENTRO LABORATORIAL DE OCUPAÇÃO TRANSITÓRIA</div></div></div> <tr><td colspan="2">OBJETIVO CONSTRUÇÃO</td><td>CAMPUS MANGUINHOS</td><td colspan="3">SETOR EDIFICAÇÃO</td></tr> <tr><td>Nº PRÉDIO 962</td><td>Nº DA META 2023.048</td><td>O.E. / O.R. 2023.11.09.03</td><td>Nº PRANCHA H962Y01A.DWG</td><td colspan="2" rowspan="5">HID-001</td></tr> <tr><td colspan="3">TIPO DE PROJETO / SUBTIPO DE PROJETO HIDRÁULICA/ÁGUA FRIA</td><td colspan="2">FASE ANTEPROJETO</td></tr> <tr><td colspan="3" rowspan="2">TÍTULO DA PRANCHA PLANTA BAIXA - CASA DE BOMBAS, C.M.I., ABRIGO DE GASES (ANEXO 2)</td><td colspan="2">DATA 30/11/2023</td></tr> <tr><td colspan="2">ESCALA 1:75</td></tr> <tr><td colspan="2">COORDENADOR DA META ANTUNES BERGAN MALVEIRA</td><td>RESPONSÁVEL TÉCNICO SANDRA NOVELLINO</td><td>CREA/CAU CAU nºA80517-3</td><td colspan="2">ART/RRT 13721095</td></tr> <tr><td colspan="6">EQUIPE BARROSO, NOVELLINO</td></tr>			OBJETIVO CONSTRUÇÃO		CAMPUS MANGUINHOS	SETOR EDIFICAÇÃO			Nº PRÉDIO 962	Nº DA META 2023.048	O.E. / O.R. 2023.11.09.03	Nº PRANCHA H962Y01A.DWG	HID-001		TIPO DE PROJETO / SUBTIPO DE PROJETO HIDRÁULICA/ÁGUA FRIA			FASE ANTEPROJETO		TÍTULO DA PRANCHA PLANTA BAIXA - CASA DE BOMBAS, C.M.I., ABRIGO DE GASES (ANEXO 2)			DATA 30/11/2023		ESCALA 1:75		COORDENADOR DA META ANTUNES BERGAN MALVEIRA		RESPONSÁVEL TÉCNICO SANDRA NOVELLINO	CREA/CAU CAU nºA80517-3	ART/RRT 13721095		EQUIPE BARROSO, NOVELLINO					
OBJETIVO CONSTRUÇÃO		CAMPUS MANGUINHOS	SETOR EDIFICAÇÃO																																			
Nº PRÉDIO 962	Nº DA META 2023.048	O.E. / O.R. 2023.11.09.03	Nº PRANCHA H962Y01A.DWG	HID-001																																		
TIPO DE PROJETO / SUBTIPO DE PROJETO HIDRÁULICA/ÁGUA FRIA			FASE ANTEPROJETO																																			
TÍTULO DA PRANCHA PLANTA BAIXA - CASA DE BOMBAS, C.M.I., ABRIGO DE GASES (ANEXO 2)			DATA 30/11/2023																																			
			ESCALA 1:75																																			
COORDENADOR DA META ANTUNES BERGAN MALVEIRA		RESPONSÁVEL TÉCNICO SANDRA NOVELLINO	CREA/CAU CAU nºA80517-3			ART/RRT 13721095																																
EQUIPE BARROSO, NOVELLINO																																						