

1 PLANTA BAIXA_PAVIMENTO TÉRREO
ESCALA 1/100


LEGENDA	
	TUBULAÇÃO ÁGUA FRIA P/ TETO
	TUBULAÇÃO ÁGUA FRIA P/ PISO
	REGISTRO DE GAVETA
	TUBULAÇÃO QUE SOBE
	TUBULAÇÃO QUE DESCE
	TUBULAÇÃO QUE PASSA

NOTAS

- 1 – TUBULAÇÃO DE ÁGUA FRIA SERÁ EM PVC SOLDÁVEL NA COR MARROM.
2 – AS EDIFICAÇÕES 961 (GUARITA), 962 (CASA DE BOMBAS, C.M.I. E ABRIGO DE GASES) E 966 (ABRIGO DE INFLAMÁVEIS) SERÃO ABASTECIDAS PELA EDIFICAÇÃO 963 (BLOCO B).
3 – VER ALTURA DOS PONTOS DE ALIMENTAÇÃO NA TABELA EM ANEXO.

PONTOS DE ÁGUA ALTURA DE UTILIZAÇÃO	
PEÇAS	ALTURA
CAIXA ACOPLADA	0.20
LAVATÓRIO	0.60
DUCHA	0.50
MICTÓRIO	1.10
TANQUE	1.10
PIA	0.60
TORNEIRA DE LAVAGEM	0.50
REGISTRO DE GAVETA	1.80
REGISTRO DE PRESSÃO	1.20
CHUVEIRO	2.10
CHUVEIRO DE EMERGÊNCIA – CHE	2.10

PLANTA DE SITUAÇÃO

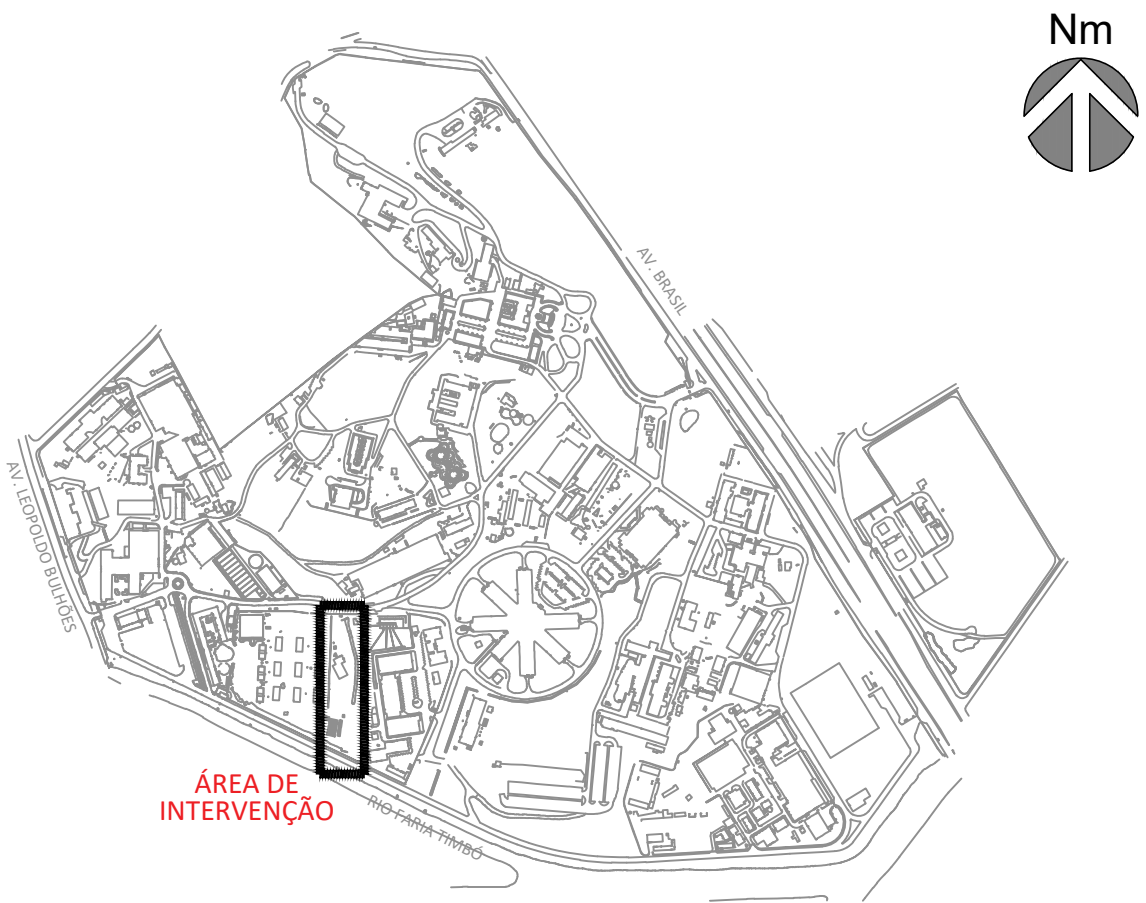

A	EMISSÃO INICIAL	SANDRA NOVELLINO	SANDRA NOVELLINO	21/08/2025
	EMIS. DESCRIÇÃO	REVISADO POR	RESP. TÉCNICO	DATA
Ministério da Saúde Fiocruz Fundação Oswaldo Cruz		NOME DO PRÉDIO / ÁREA CLOT_CENTRO LABORATORIAL DE OCUPAÇÃO TRANSITÓRIA		
OBJETIVO CONSTRUÇÃO		CAMPUS MANGUINHOS	SETOR EDIFICAÇÃO	
Nº DO PRÉDIO 963		Nº DA META 2023.048	D.E. / O.B. 2023.11.09.04	Nº PRANCHAS H963Y01A.DWG
TÍTULO DO PROJETO / SUBTÍTULO DO PROJETO HIDRÁULICA/ÁGUA FRIA		FASE ANTEPROJETO		
TÍTULO DA PRANCHAS PLANTA BAIXA DO PAVIMENTO TÉRREO - ED. LABORATORIAL - BLOCO B				DATA 30/11/2023 ESCALA 1:100
COORDENADOR DA META ANTUNES BERGAN MALVEIRA		RESPONSÁVEL TÉCNICO SANDRA NOVELLINO		CREA/CAU CAU nºF80517-3
EQUIPE BARROSO, NOVELLINO		ART/RTT 13721095		

HID-001