


1 PLANTA BAIXA_1º FORRO CAMINHÁVEL
ESCALA 1/100

| LEGENDA | |
|---------|-----------------------------|
| | TUBULAÇÃO ÁGUA FRIA P/ TETO |
| | TUBULAÇÃO ÁGUA FRIA P/ PISO |
| | REGISTRO DE GAVETA |
| | TUBULAÇÃO QUE SOBE |
| | TUBULAÇÃO QUE DESCE |
| | TUBULAÇÃO QUE PASSA |

NOTAS


- 1 - TUBULAÇÃO DE ÁGUA FRIA SERÁ EM PVC SOLDAVEL NA COR MARROM.
- 2 - AS EDIFICAÇÕES 963 (QUIRATA), 962 (CAIXA DE BOMBAS, C.M.I. E ABRIGO DE GASES) E 966 (ABRIGO DE INFLAMÁVEIS) SERÃO ABASTECIDAS PELA EDIFICAÇÃO 963 (BLOCO B).
- 3 - VER ALTURA DOS PONTOS DE ALIMENTAÇÃO NA TABELA EM ANEXO.

| PONTOS DE ÁGUA ALTURA DE UTILIZAÇÃO | |
|--|--------|
| PEÇAS | ALTURA |
| CAIXA ACOPLADA | 0,20 |
| LAVATÓRIO | 0,60 |
| DUCHA | 0,50 |
| MICTÓRIO | 1,10 |
| TANQUE | 1,10 |
| PIA | 0,60 |
| TORNEIRA DE LAVAGEM | 0,50 |
| REGISTRO DE GAVETA | 1,80 |
| REGISTRO DE PRESSÃO | 1,20 |
| CHUVEIRO | 2,10 |
| CHUVEIRO DE EMERGÊNCIA - CHE | 2,10 |

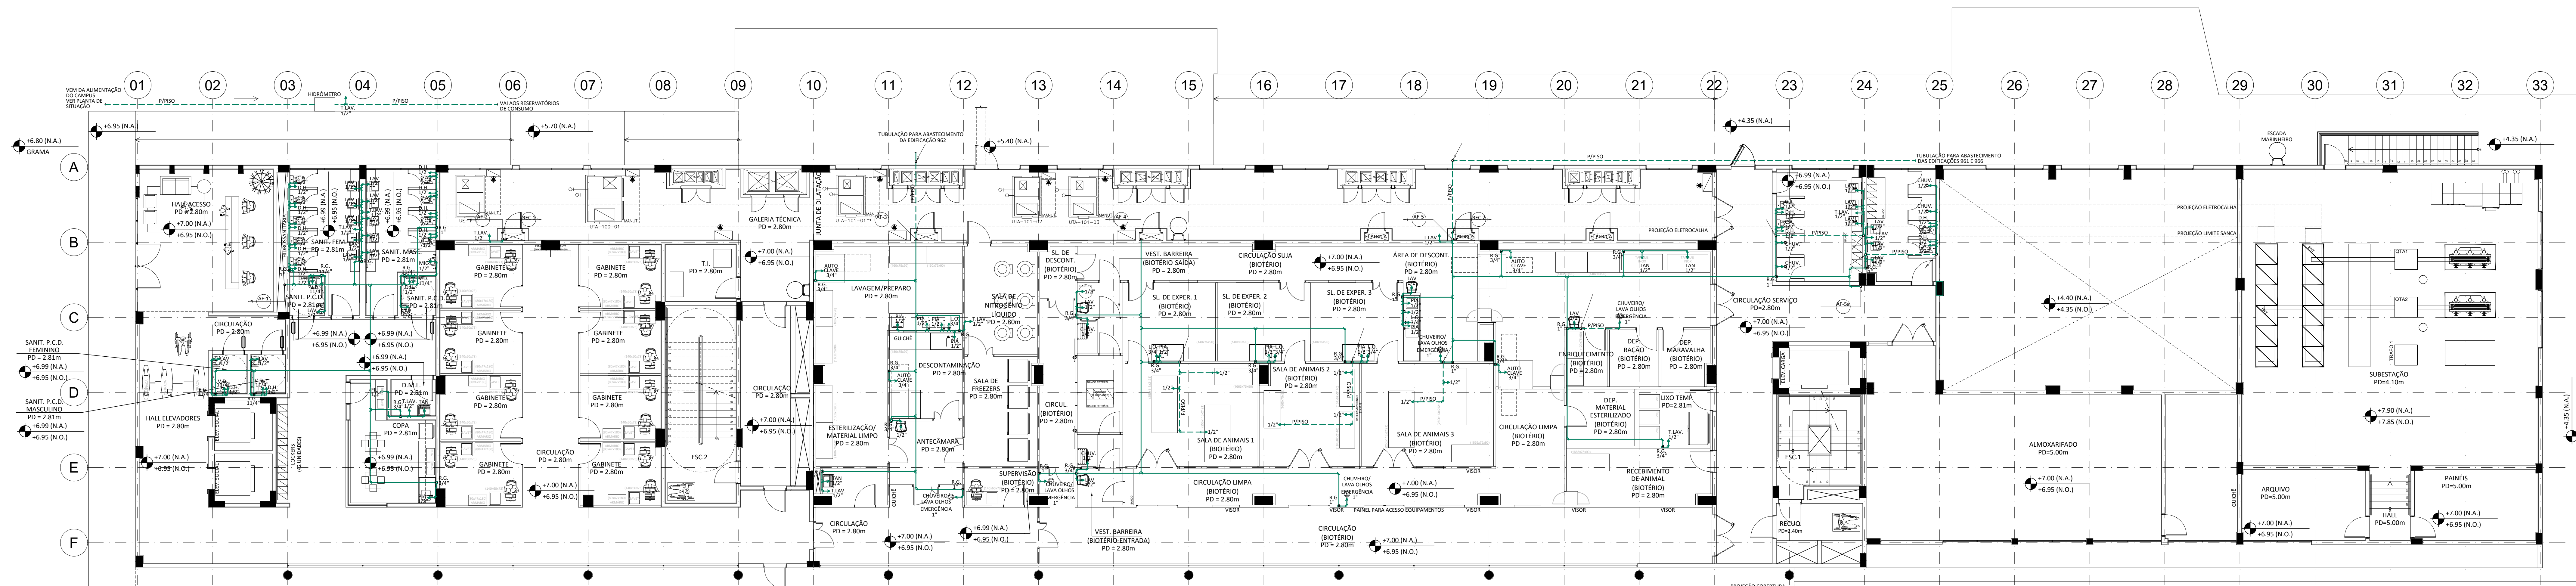

2 PLANTA BAIXA_1º PAVIMENTO
ESCALA 1/100

PLANTA DE SITUAÇÃO

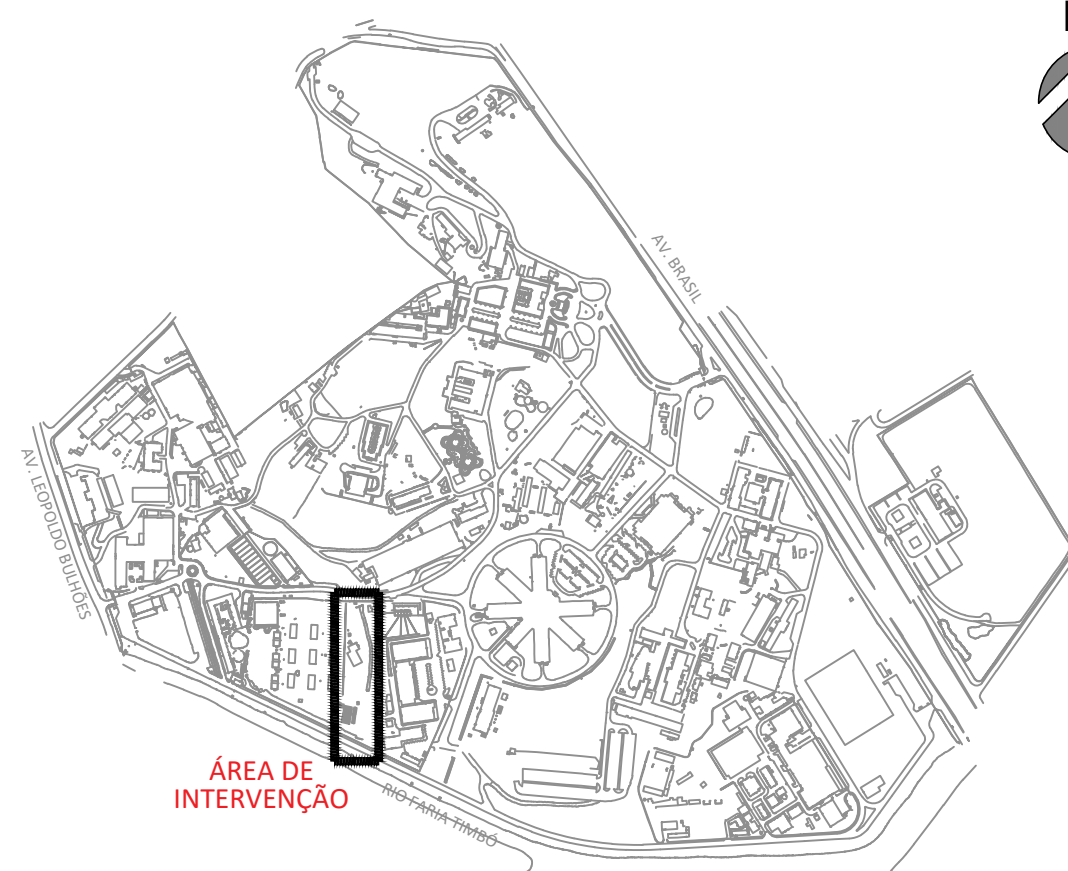

| | | | | |
|---|--|--|------------------|-----------------------------|
| A EMISSÃO INICIAL | | SANDRA NOVELLINO | SANDRA NOVELLINO | 21/08/2025 |
| EMIS | | DESCRIÇÃO | REVISADO POR | RESP. TÉCNICO DATA |
| | | Ministério da Saúde | POCUBZ | Elaborado: Sandra Novellino |
| | | CLOT - CENTRO LABORATORIAL DE OCUPAÇÃO TRANSITÓRIA | | |
| CONSTRUÇÃO | | MANGUINHOS | EDIFICAÇÃO | |
| 963 | | 2023.048 | 2023.11.09.04 | H963Y02A.DWG |
| HIDRÁULICA/ÁGUA FRIA | | ANTEPROJETO | | |
| PLANTA BAIXA DO 1º PAVIMENTO E 1º FORRO CAMINHÁVEL - ED. LABORATORIAL - BLOCO B | | | | 30/11/2023 |
| AUTUNTESI BERGAN (MALVERA) | | SANDRA NOVELLINO | CHUVA-PROJETO-3 | 13721095 |
| SANDRA NOVELLINO | | | | |

HID-002