


LEGENDA	
	TUBULAÇÃO ÁGUA FRIA P/ TETO
	TUBULAÇÃO ÁGUA FRIA P/ PISO
	REGISTRO DE GAVETA
	TUBULAÇÃO QUE SOBE
	TUBULAÇÃO QUE DESCE
	TUBULAÇÃO QUE PASSA


NOTAS

- 1 - TUBULAÇÃO DE ÁGUA FRIA SERÁ EM PVC SOLDÁVEL NA COR MARROM.
2 - AS EDIFICAÇÕES 961 (QUINTAL), 962 (CAIXA DE BOMBAS, C.M.I. E ABRIGO DE GASES) E 966 (ABRIGO DE INFLAMÁVEIS) SERÃO ABASTECIDAS PELA EDIFICAÇÃO 963 (BLOCO B).
3 - VER ALTURA DOS PONTOS DE ALIMENTAÇÃO NA TABELA EM ANEXO.


PONTOS DE ÁGUA ALTURA DE UTILIZAÇÃO	
PEÇAS	ALTURA
CAIXA ACOPLADA	0,20
LAVATÓRIO	0,60
DUCHA	0,50
W.C.TÓRIO	1,10
TANQUE	1,10
PIA	0,60
TORNEIRA DE LAVAGEM	0,50
REGISTRO DE GAVETA	1,80
REGISTRO DE PRESSÃO	1,20
CHUVEIRO	2,10
CHUVEIRO DE EMERGÊNCIA - CHE	2,10

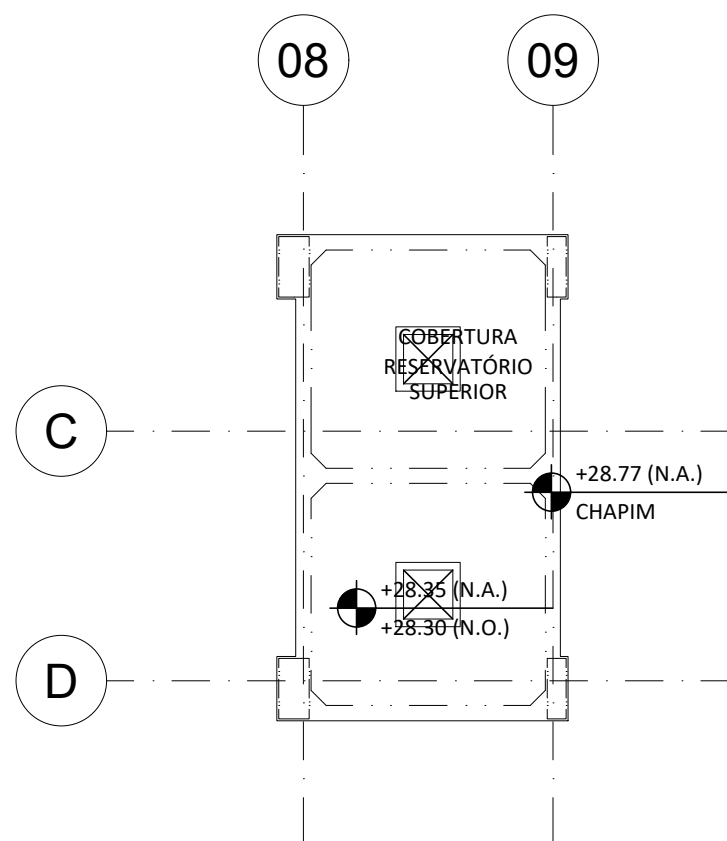


1 PLANTA BAIXA RESERVATÓRIO SUPERIOR 1
ESCALA 1/100

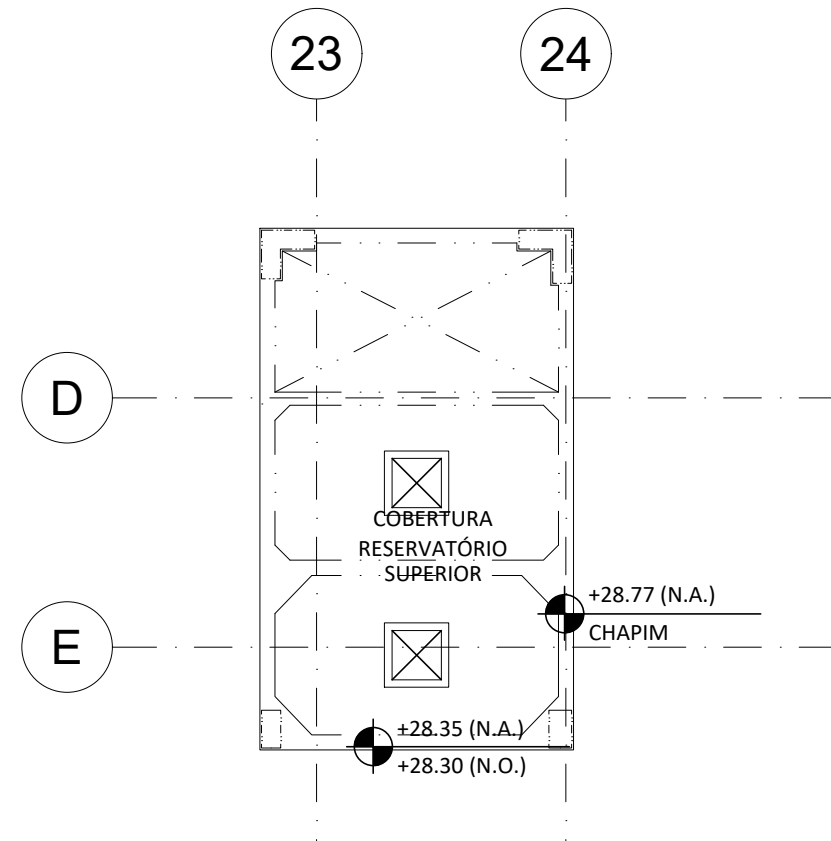

2 PLANTA BAIXA RESERVATÓRIO SUPERIOR 2
ESCALA 1/100

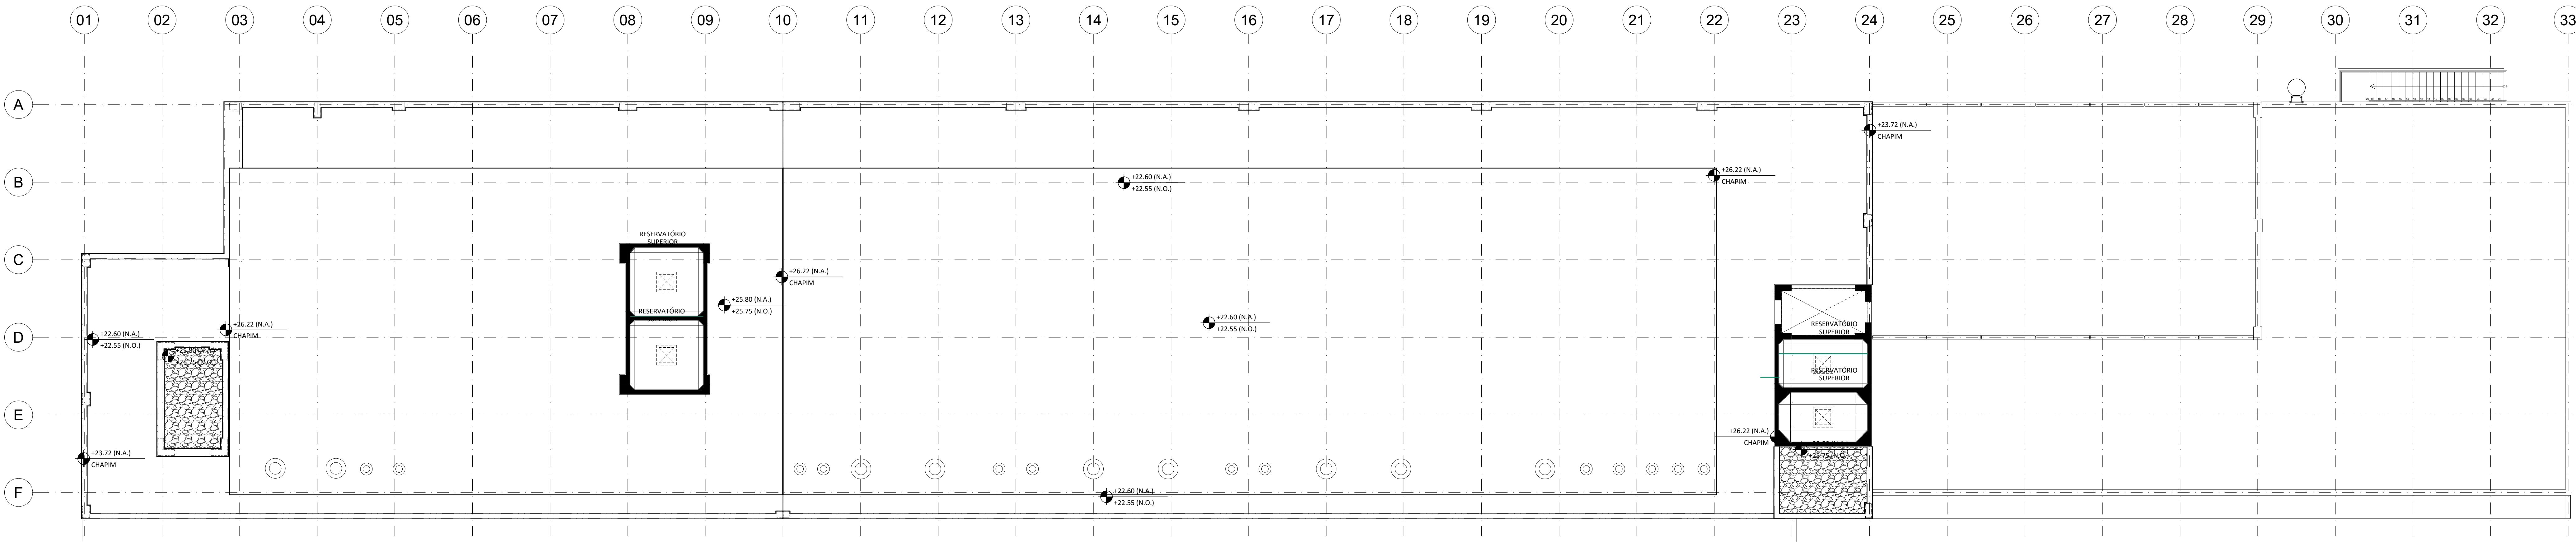


3 PLANTA BAIXA_COBERTURA
ESCALA 1/100

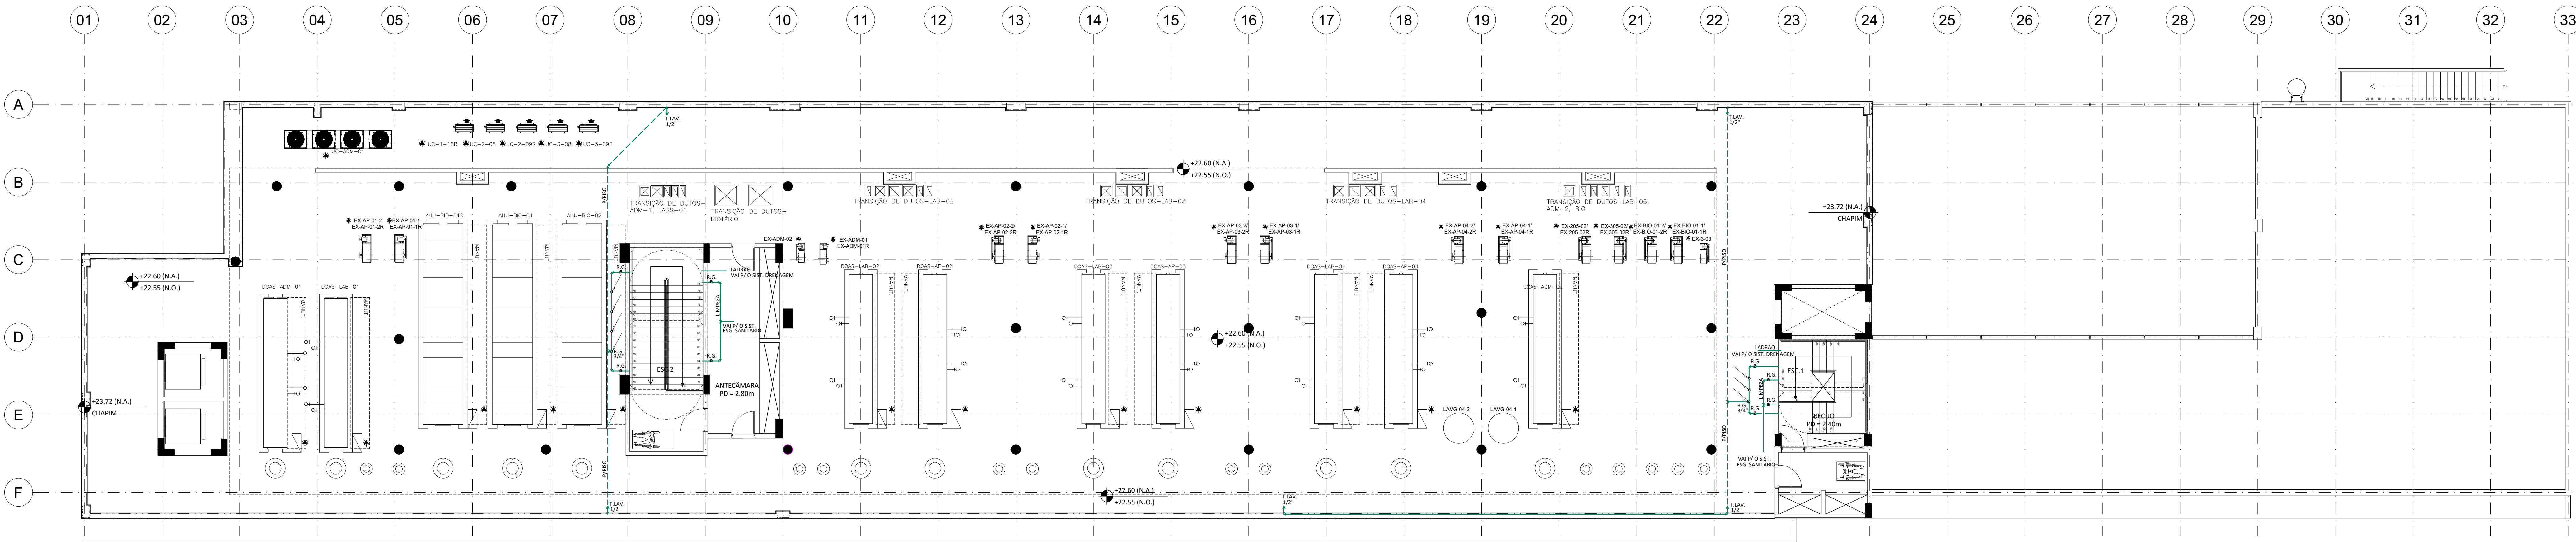

4 PLANTA BAIXA_TERRAÇO
ESCALA 1/100

PLANTA DE SITUAÇÃO

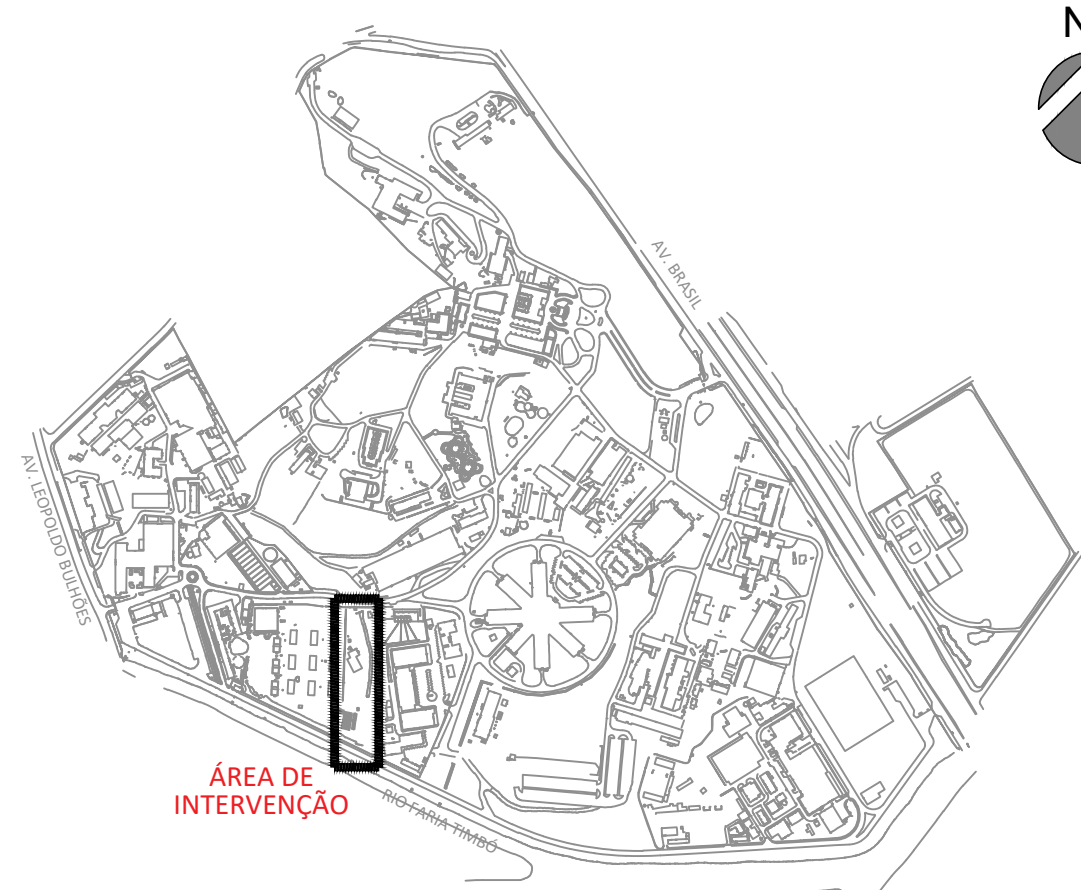

A EMISSÃO INICIAL		SANDRA NOVELLINO	SANDRA NOVELLINO	21/08/2025
EMIS		DESCRIÇÃO	REVISADO POR	RESP. TÉCNICO DATA
		Ministério da Saúde		
		PROCURADOR		
CONSTRUÇÃO		MANGUINHOS	EDIFICAÇÃO	
963		2023.048	2023.11.09.04	H963Y05A.DWG
HIDRÁULICA/ÁGUA FRIA		2023.048	2023.11.09.04	ANTEPROJETO
PLANTA BAIXA DO TERRAÇO, COBERTURA E RESERVAT. SUPERIORES - ED. LABORATORIAL - BLOCO B				30/11/2023
ANTUNES BERGAN (MAUVERA)		SANDRA NOVELLINO		1:100
COPILAR				13721095
SANDRA NOVELLINO				

HID-005