


LEGENDA	
	TUBULAÇÃO ÁGUA FRIA P/ TETO
	TUBULAÇÃO ÁGUA FRIA P/ PISO
	REGISTRO DE GAVETA
	TUBULAÇÃO QUE SOBE
	TUBULAÇÃO QUE DESCE
	TUBULAÇÃO QUE PASSA

1 COBERTURA
ESCALA 1/75

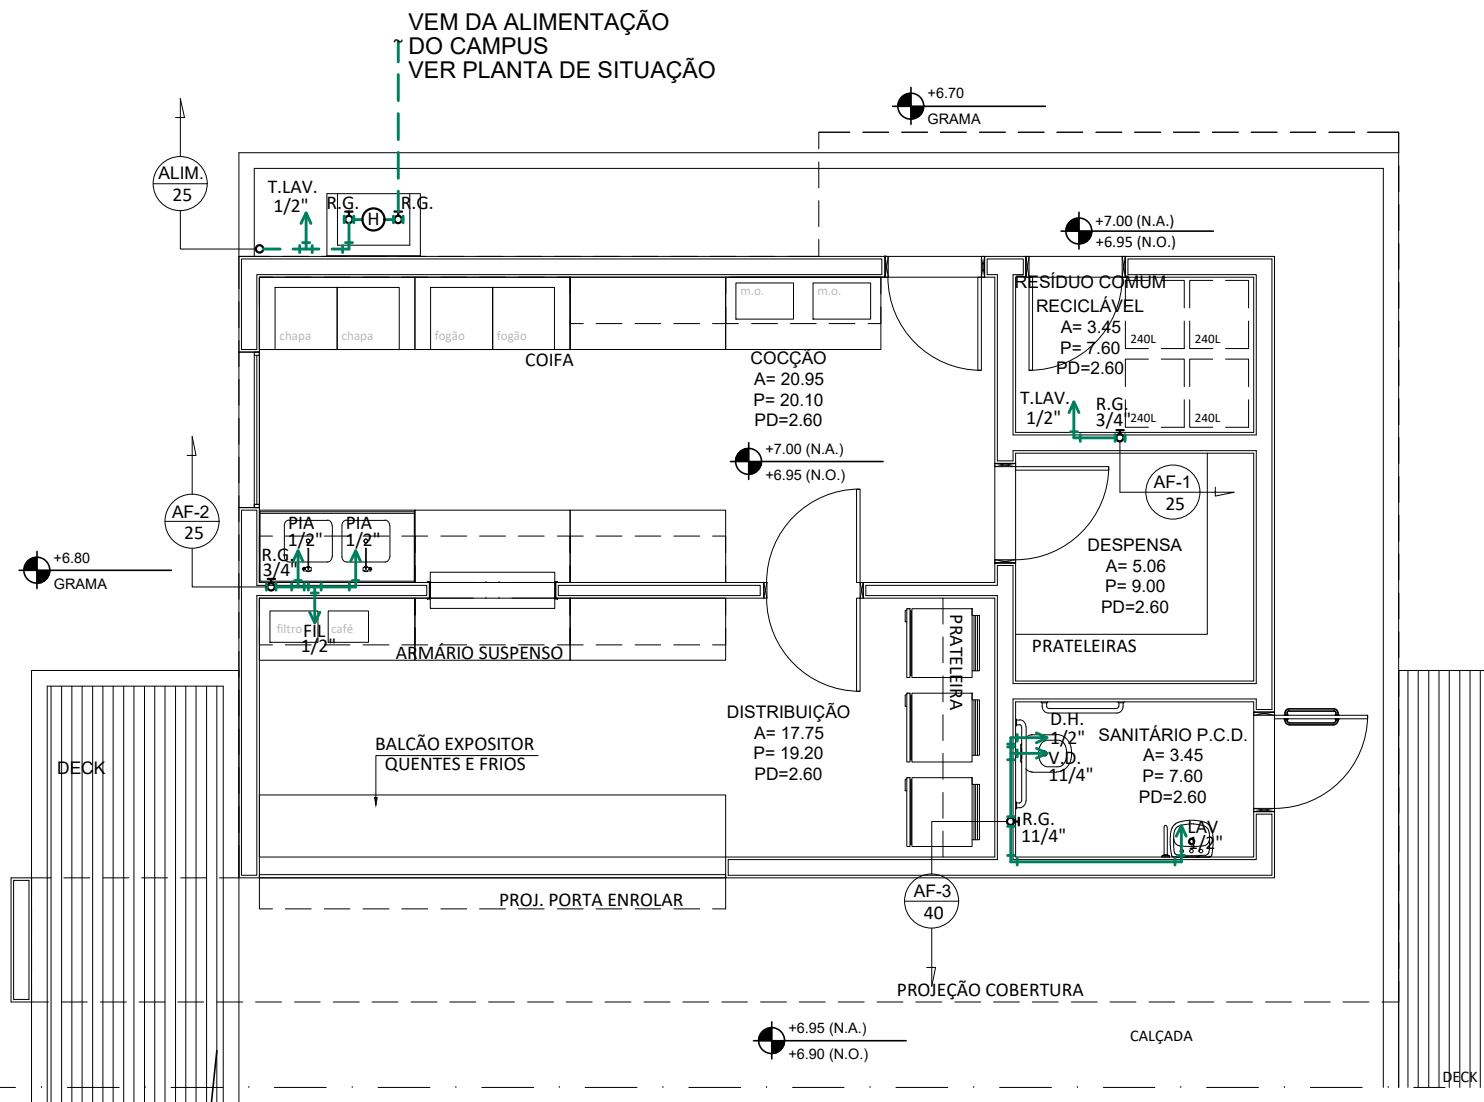


2 PLANTA BAIXA
ESCALA 1/75

NOTAS

- 1 - TUBULAÇÃO DE ÁGUA FRIA SERÁ EM PVC SOLDÁVEL NA COR MARROM.
- 2 - AS EDIFICAÇÕES 961 (GUARITA), 962 (CASA DE BOMBAS, C.M.I. E ABRIGO DE GASES) E 966 (ABRIGO DE INFLAMÁVEIS) SERÃO ABASTECIDAS PELA EDIFICAÇÃO 963 (BLOCO B).
- 3 - VER ALTURA DOS PONTOS DE ALIMENTAÇÃO NA TABELA EM ANEXO.

PONTOS DE ÁGUA ALTURA DE UTILIZAÇÃO	
PEÇAS	ALTURA
CAIXA ACOPLADA	0.20
LAVATÓRIO	0.60
DUCHA	0.50
MICTÓRIO	1.10
TANQUE	1.10
PIA	0.60
TORNEIRA DE LAVAGEM	0.50
REGISTRO DE GAVETA	1.80
REGISTRO DE PRESSÃO	1.20
CHUVEIRO	2.10
CHUVEIRO DE EMERGÊNCIA - CHE	2.10

PLANTA DE SITUAÇÃO

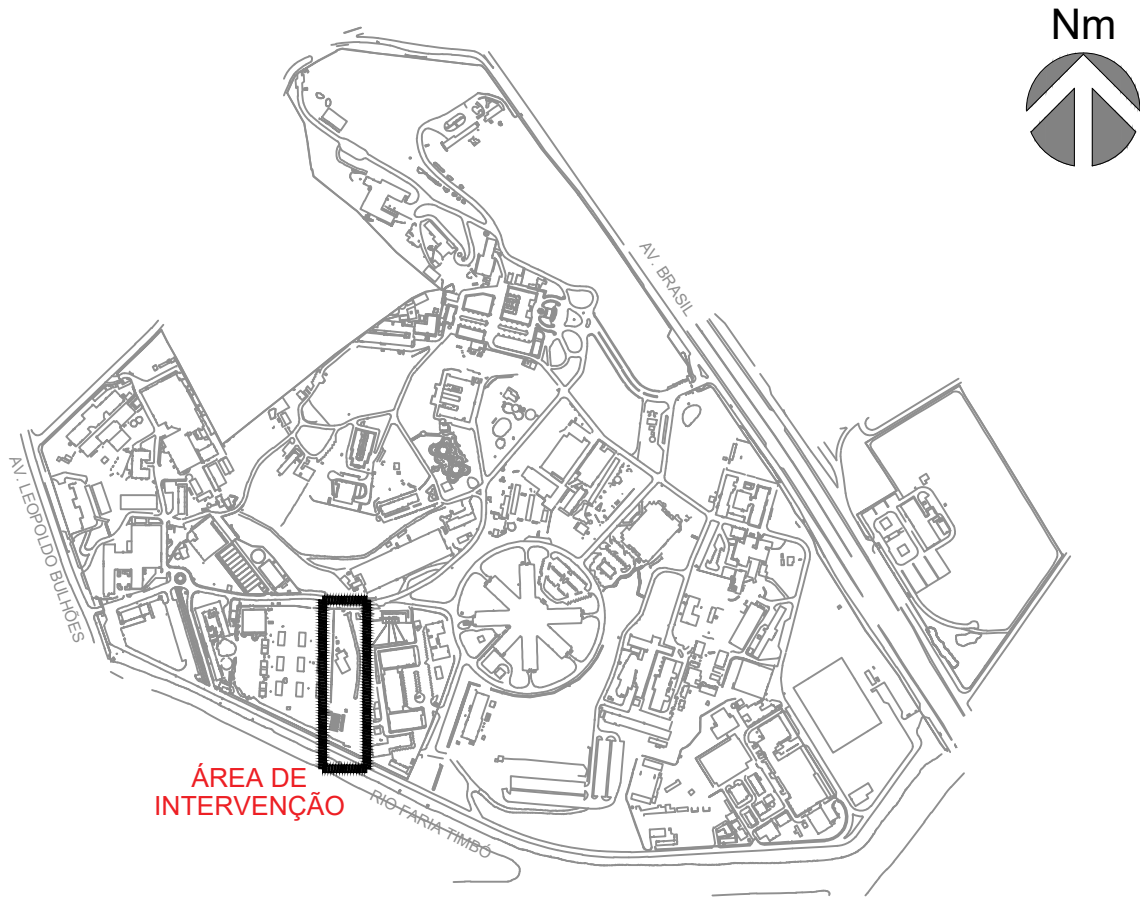

A	EMIÇÃO INICIAL		SANDRA NOVELLINO	SANDRA NOVELLINO	30/11/2023
	EMIS.	DESCRIÇÃO	REVISADO POR	RESP. TÉCNICO	
<div></div> <div>Ministério da Saúde FIOCRUZ Fundação Oswaldo Cruz</div>		<div>NOME DO PRÉDIO / ÁREA</div> <div>CLOT_CENTRO LABORATORIAL DE OCUPAÇÃO TRANSITÓRIA</div>			
OBJETIVO CONSTRUÇÃO		CAMPUS MANGUINHOS	SETOR EDIFICAÇÃO		
Nº PRÉDIO 964		Nº DA META 2023.048	O.E. / O.R. 2023.11.09.05	Nº PRANCHA H964Y01A.DWG	HID-001
TIPO DE PROJETO / SUBTIPO DE PROJETO HIDRÁULICA/ÁGUA FRIA		FASE ANTEPROJETO			
TÍTULO DA PRANCHA PLANTA BAIXA E COBERTURA ESPAÇO DE CONVÍVIO (ANEXO 4)				DATA 30/11/2023	
COORDENADOR DA META ANTUNES BERGAN MALVEIRA		RESPONSÁVEL TÉCNICO SANDRA NOVELLINO		ESCALA 1:75	
EQUIPE BARROSO, NOVELLINO		CREA/CAU CAU nºA80517-3		ART/RTT 13721095	