


1 PLANTA BAIXA\_1º PAVTO  
ESCALA 1/75

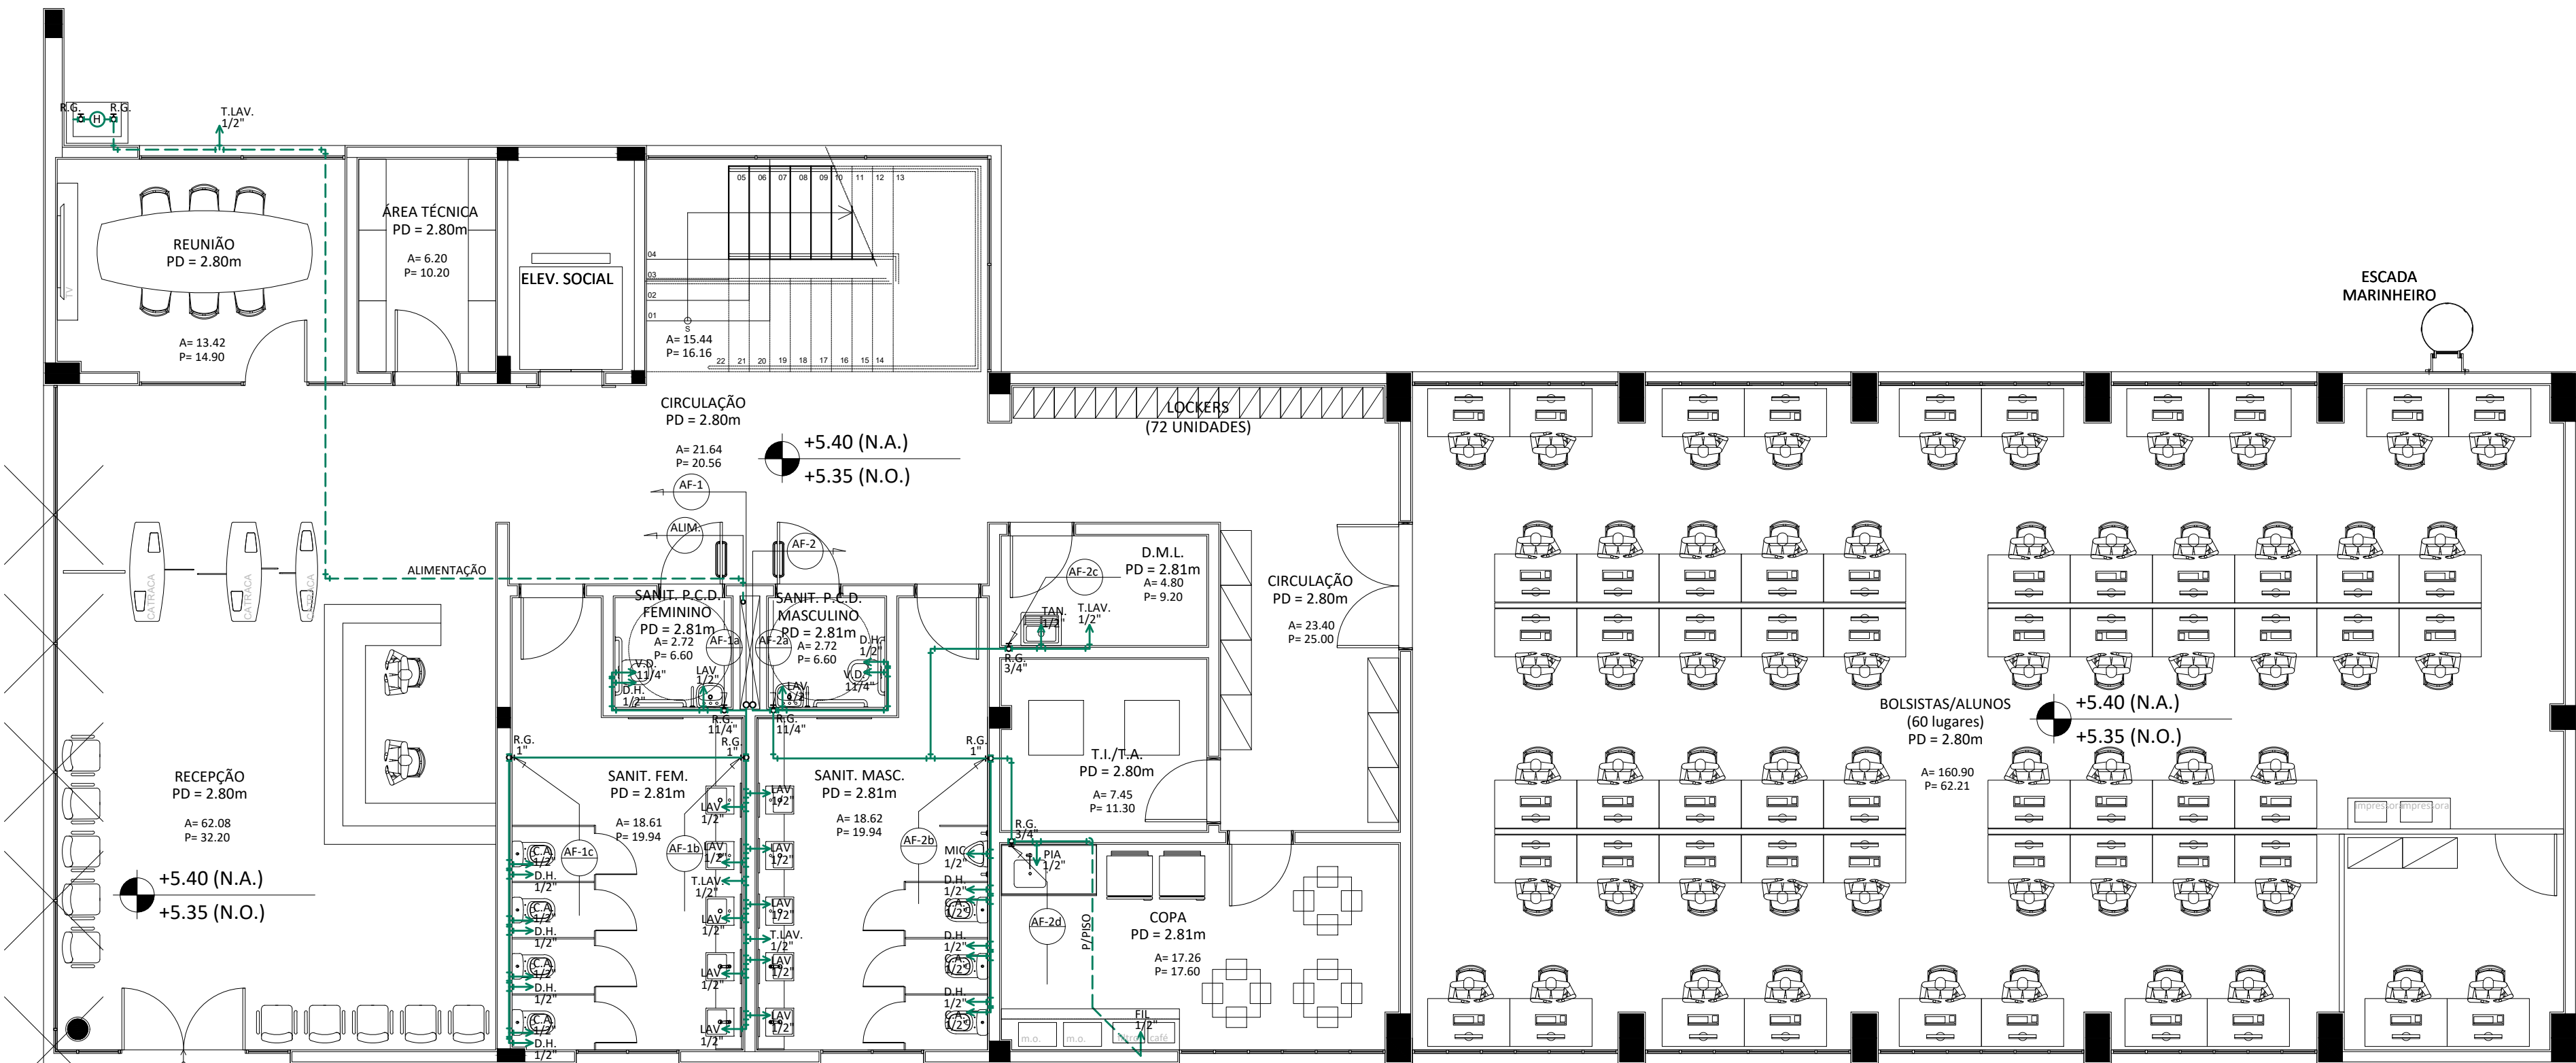

2 PLANTA BAIXA\_TÉRREO  
ESCALA 1/75


LEGENDA	
	TUBULAÇÃO ÁGUA FRIA P/TETO
	TUBULAÇÃO ÁGUA FRIA P/ PISO
	REGISTRO DE GAVETA
	TUBULAÇÃO QUE SOBE
	TUBULAÇÃO QUE DESCE
	TUBULAÇÃO QUE PASSA

NOTAS

- 1 - TUBULAÇÃO DE ÁGUA FRIA SERÁ EM PVC SOLDÁVEL NA COR MARROM.
- 2 - AS EDIFICAÇÕES 961 (GUARITA), 962 (CASA DE BOMBAS, C.M.I. E ABRIGO DE GASES) E 966 (ABRIGO DE INFLAMÁVEIS) SERÃO ABASTECIDAS PELA EDIFICAÇÃO 963 (BLOCO B).
- 3 - VER ALTURA DOS PONTOS DE ALIMENTAÇÃO NA TABELA EM ANEXO.

PONTOS DE ÁGUA ALTURA DE UTILIZAÇÃO	
PEÇAS	ALTURA
CAIXA ACOPLADA	0.20
LAVATÓRIO	0.60
DUCHA	0.50
MICTÓRIO	1.10
TANQUE	1.10
PIA	0.60
TORNEIRA DE LAVAGEM	0.50
REGISTRO DE GAVETA	1.80
REGISTRO DE PRESSÃO	1.20
CHUVEIRO	2.10
CHUVEIRO DE EMERGÊNCIA - CHE	2.10

PLANTA DE SITUAÇÃO

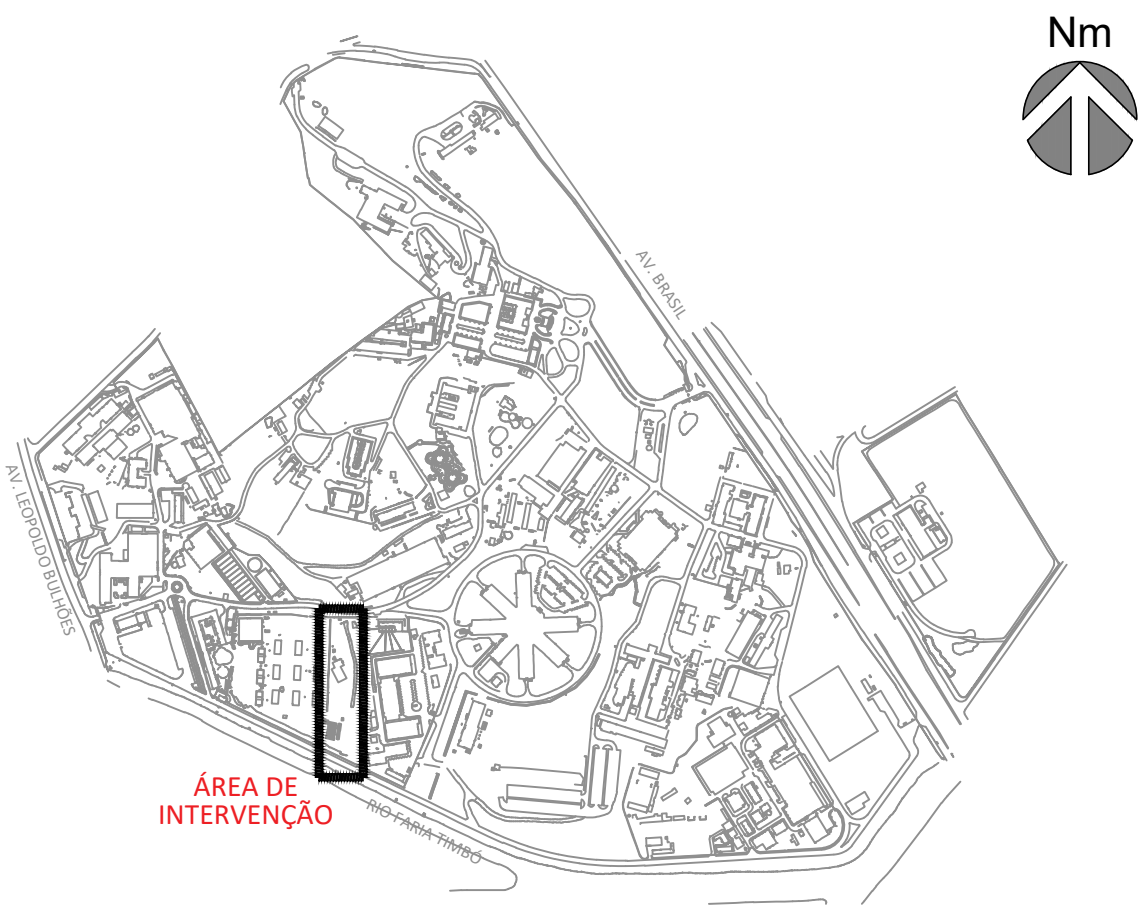

A EMISSÃO INICIAL		SANDRA NOVELLINO		SANDRA NOVELLINO		30/11/2023			
EMIS.		DESCRIÇÃO		REVISADO POR		RESP. TÉCNICO		DATA	
		Ministério da Saúde FIOCRUZ Fundação Oswaldo Cruz		NOME DO PRÉDIO / ÁREA CLOT_CENTRO LABORATORIAL DE OCUPAÇÃO TRANSITÓRIA					
OBJETIVO CONSTRUÇÃO		CAMPUS MANGUINHOS		SETOR EDIFICAÇÃO					
Nº PRÉDIO 965		NOTA MÉDIA 2023.048		DATA DO R.S. 2023.11.09.06		Nº PROJETO H965Y01A.DWG			
TÍTULO DO PROJETO / SUBTÍTULO DO PROJETO HIDRÁULICA/ÁGUA FRIA		FASE ANTEPROJETO						HID-001	
TÍTULO DA PRANCHETA PLANTA BAIXA DO PVTO TÉRREO E 1º PAVIMENTO - ED. DE GESTÃO - BLOCO A		DATA 30/11/2023							
COORDENADOR DA META ANTUNES BERGAN MALVEIRA		RESPONSÁVEL TÉCNICO SANDRA NOVELLINO		CREA/CAU CAU nºA80517-3		ESCALA 1:75			
EQUIPE BARROS, NOVELLINO						ART.º 171 13721095			

HID-001