


1 PLANTA BAIXA_COBERTURA
ESCALA 1/75

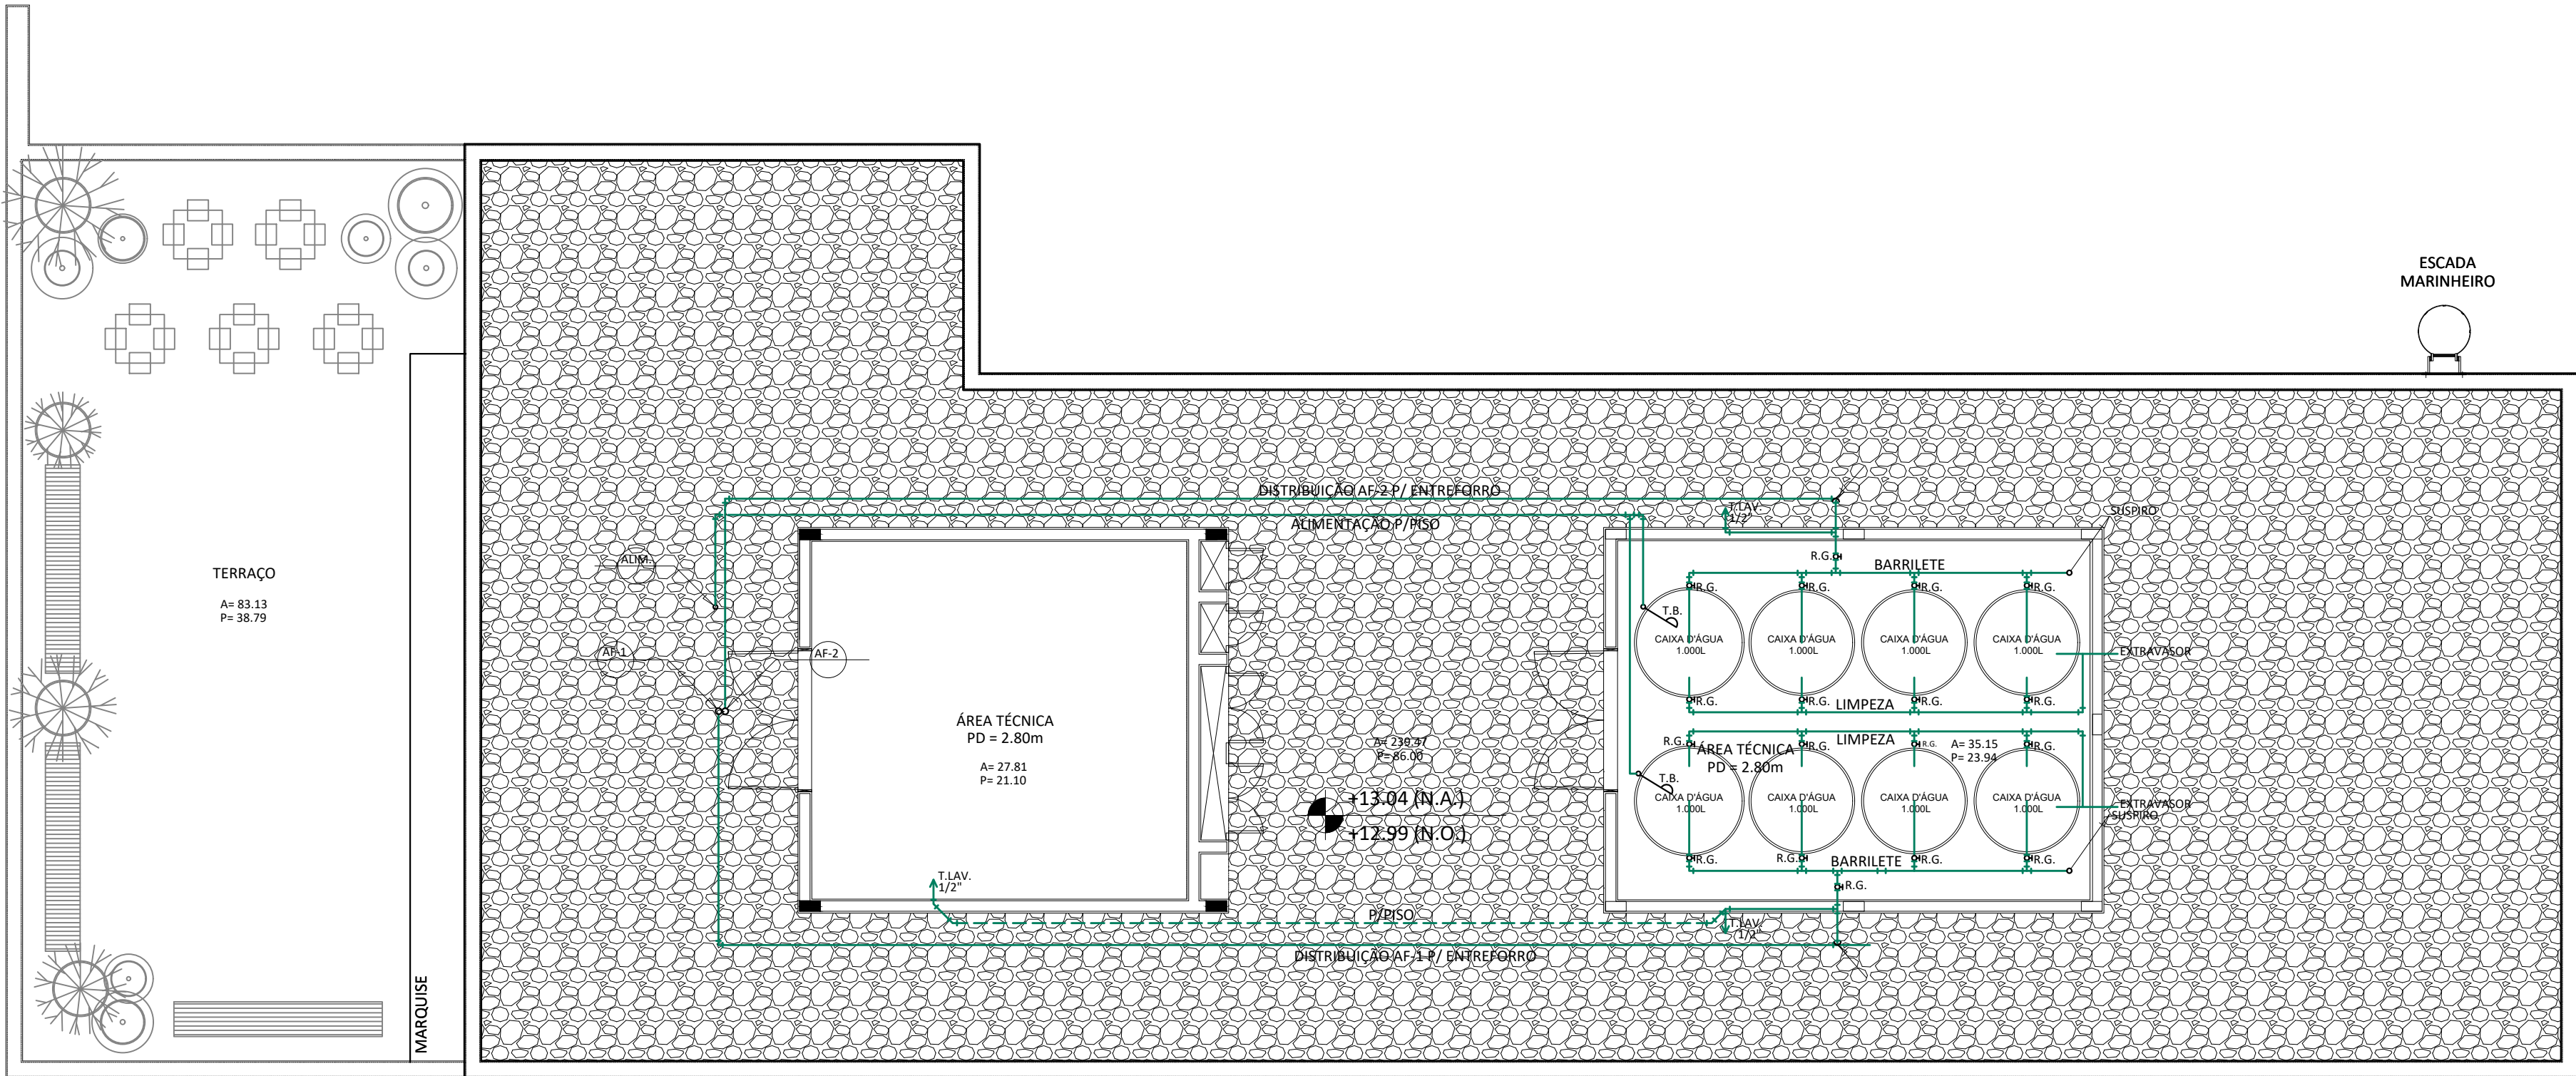

2 PLANTA BAIXA_TERRAÇO
ESCALA 1/75


LEGENDA	
	TUBULAÇÃO ÁGUA FRIA P/TETO
	TUBULAÇÃO ÁGUA FRIA P/ PISO
	REGISTRO DE GAVETA
	TUBULAÇÃO QUE SOBE
	TUBULAÇÃO QUE DESCE
	TUBULAÇÃO QUE PASSA

NOTAS

- 1 - TUBULAÇÃO DE ÁGUA FRIA SERÁ EM PVC SOLDÁVEL NA COR MARROM.
2 - AS EDIFICAÇÕES 961 (GUARITA), 962 (CASA DE BOMBAS, C.M.I. E ABRIGO DE GASES) E 966 (ABRIGO DE INFLAMÁVEIS) SERÃO ABASTECIDAS PELA EDIFICAÇÃO 963 (BLOCO B).
3 - VER ALTURA DOS PONTOS DE ALIMENTAÇÃO NA TABELA EM ANEXO.

PONTOS DE ÁGUA ALTURA DE UTILIZAÇÃO	
PEÇAS	ALTURA
CAIXA ACOPLADA	0.20
LAVATÓRIO	0.60
DUCHA	0.50
MICTÓRIO	1.10
TANQUE	1.10
PIA	0.60
TORNEIRA DE LAVAGEM	0.50
REGISTRO DE GAVETA	1.80
REGISTRO DE PRESSÃO	1.20
CHUVEIRO	2.10
CHUVEIRO DE EMERGÊNCIA - CHE	2.10

PLANTA DE SITUAÇÃO

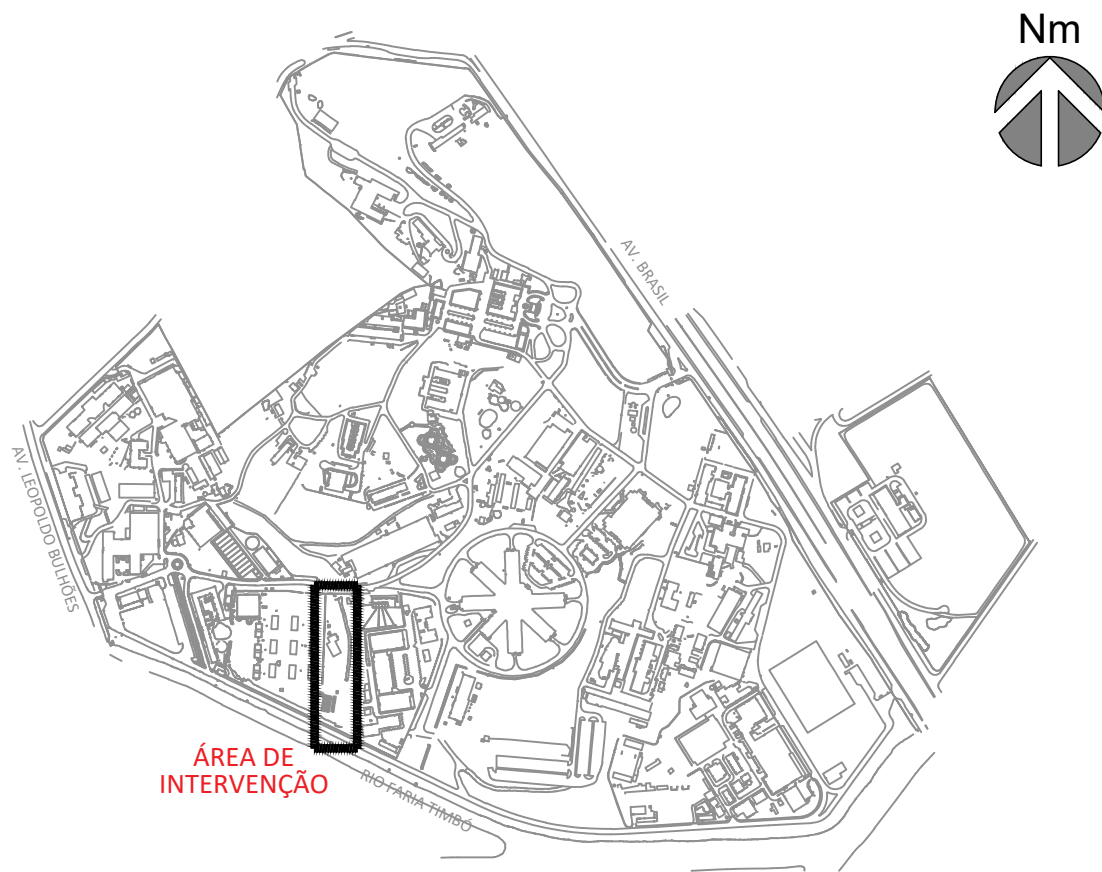

A	EMIÇÃO INICIAL	SANDRA NOVELLINO	SANDRA NOVELLINO	30/11/2023
EMIS.	DESCRIÇÃO	REVISADO POR	RESP. TÉCNICO	DATA
		NOME DO PRÉDIO / ÁREA		
CLOT_CENTRO LABORATORIAL DE OCUPAÇÃO TRANSITÓRIA				
OBJETIVO	CAMPUS	SETOR		
CONSTRUÇÃO	MANGUINHOS	EDIFICAÇÃO		
NP PRÉDIO	NP DA META	O.E. / O.R.	NP PRANCHAS	
965	2023.048	2023.11.09.06	H965Y02A.DWG	
HIDRÁULICA/ÁGUA FRIA		FASE DO PROJETO		DATA
		ANTEPROJETO		30/11/2023
PLANTA BAIXA DO TERRAÇO E COBERTURA - ED. DE GESTÃO - BLOCO A				ESCALA
				1:75
COORDENADOR DA META		RESPONSÁVEL TÉCNICO	CREA/CAU	ART. 131
ANTUNES BERGAN MALVEIRA		SANDRA NOVELLINO	CAU 11480517-3	13721095
CORPOE				
BARRIO, NOVELLINO				

HID-002