

1 PLANTA BAIXA - DEP. INFLAMÁVEIS
ESCALA 1/100


LEGENDA	
	TUBULAÇÃO ÁGUA FRIA P/TETO
	TUBULAÇÃO ÁGUA FRIA P/ PISO
	REGISTRO DE GAVETA
	TUBULAÇÃO QUE SOBE
	TUBULAÇÃO QUE DESCE
	TUBULAÇÃO QUE PASSA

NOTAS

- 1 - TUBULAÇÃO DE ÁGUA FRIA SERÁ EM PVC SOLDÁVEL NA COR MARROM.
2 - AS EDIFICAÇÕES 961 (GUARITA), 962 (CASA DE BOMBAS, C.M.I. E ABRIGO DE GASES) E 966 (ABRIGO DE INFLAMÁVEIS) SERÃO ABASTECIDAS PELA EDIFICAÇÃO 963 (BLOCO B).
3 - VER ALTURA DOS PONTOS DE ALIMENTAÇÃO NA TABELA EM ANEXO.

PONTOS DE ÁGUA ALTURA DE UTILIZAÇÃO	
PEÇAS	ALTURA
TORNEIRA DE LAVAGEM	0.50
CHUVEIRO DE EMERGÊNCIA - CHE	2.10
REGISTRO DE GAVETA	1.80

PLANTA DE SITUAÇÃO

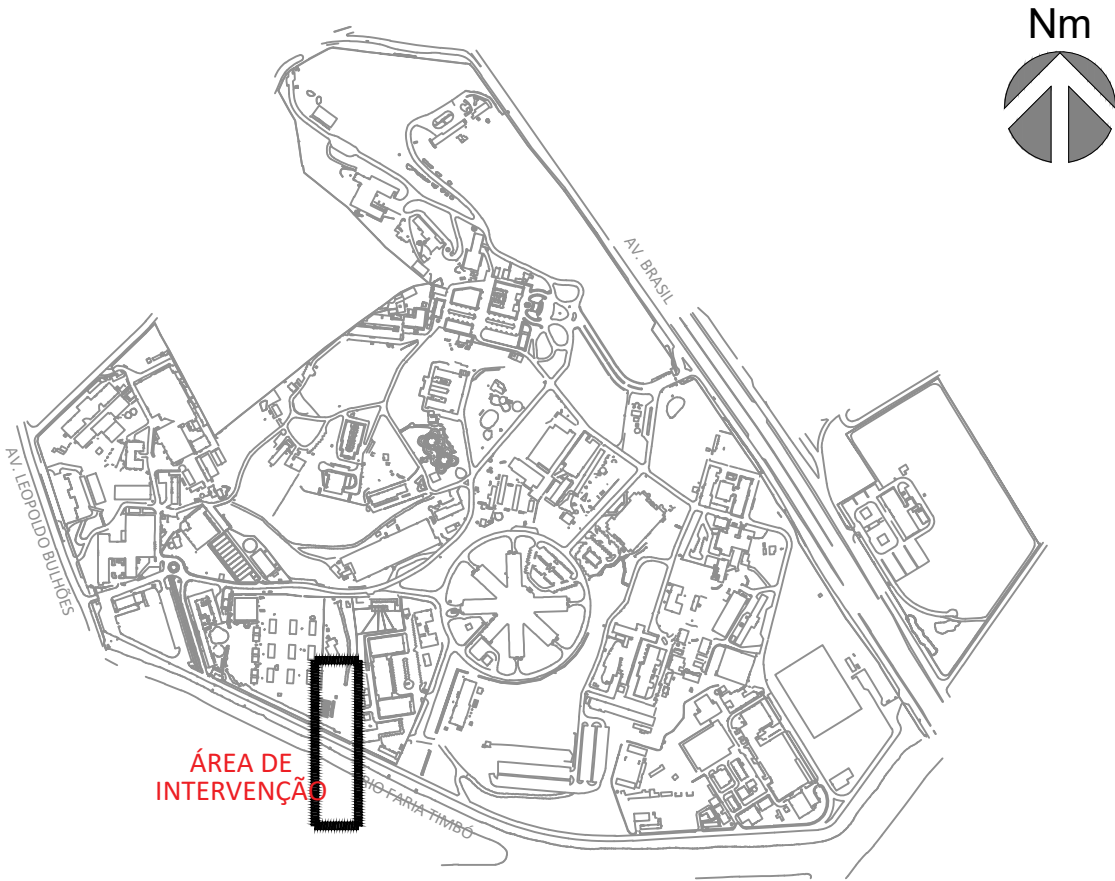

A	EMIÇÃO INICIAL		SANDRA NOVELLINO	SANDRA NOVELLINO	21/08/2025
	EMIS.	DESCRIÇÃO	REVISADO POR	RESP. TÉCNICO	DATA
		NOME DO PRÉDIO / ÁREA CLOT_CENTRO LABORATORIAL DE OCUPAÇÃO TRANSITÓRIA			
OBJETIVO CONSTRUÇÃO	CAMPUS MANGUINHOS	SETOR EDIFICAÇÃO			
Nº PRÉDIO 966	Nº DA META 2023.048	O.E. / O.R. 2023.11.09.07	Nº PRANCHA H966Y01A.DWG		
TIPO DE PROJETO / SUBTIPO DE PROJETO HIDRÁULICA/ÁGUA FRIA			FASE ANTEPROJETO		
TÍTULO DA PRANCHA PLANTA BAIXA ABRIGO DE INFLAMÁVEIS (ANEXO 3)				DATA 30/11/2023	HID-001
COORDENADOR DA META ANTUNES BERGAN MALVEIRA		RESPONSÁVEL TÉCNICO SANDRA NOVELLINO		ESCALA 1:75	
EQUIPE BARROSO, NOVELLINO		CREA/CAU CAU nºA80517-3		ART/ART 13721095	