



DET. LIGAÇÃO
Escala

PLANTA BAIXA ABRIGO DE INFLAMÁVEIS - HIDRÁULICA
Escala 1 : 50

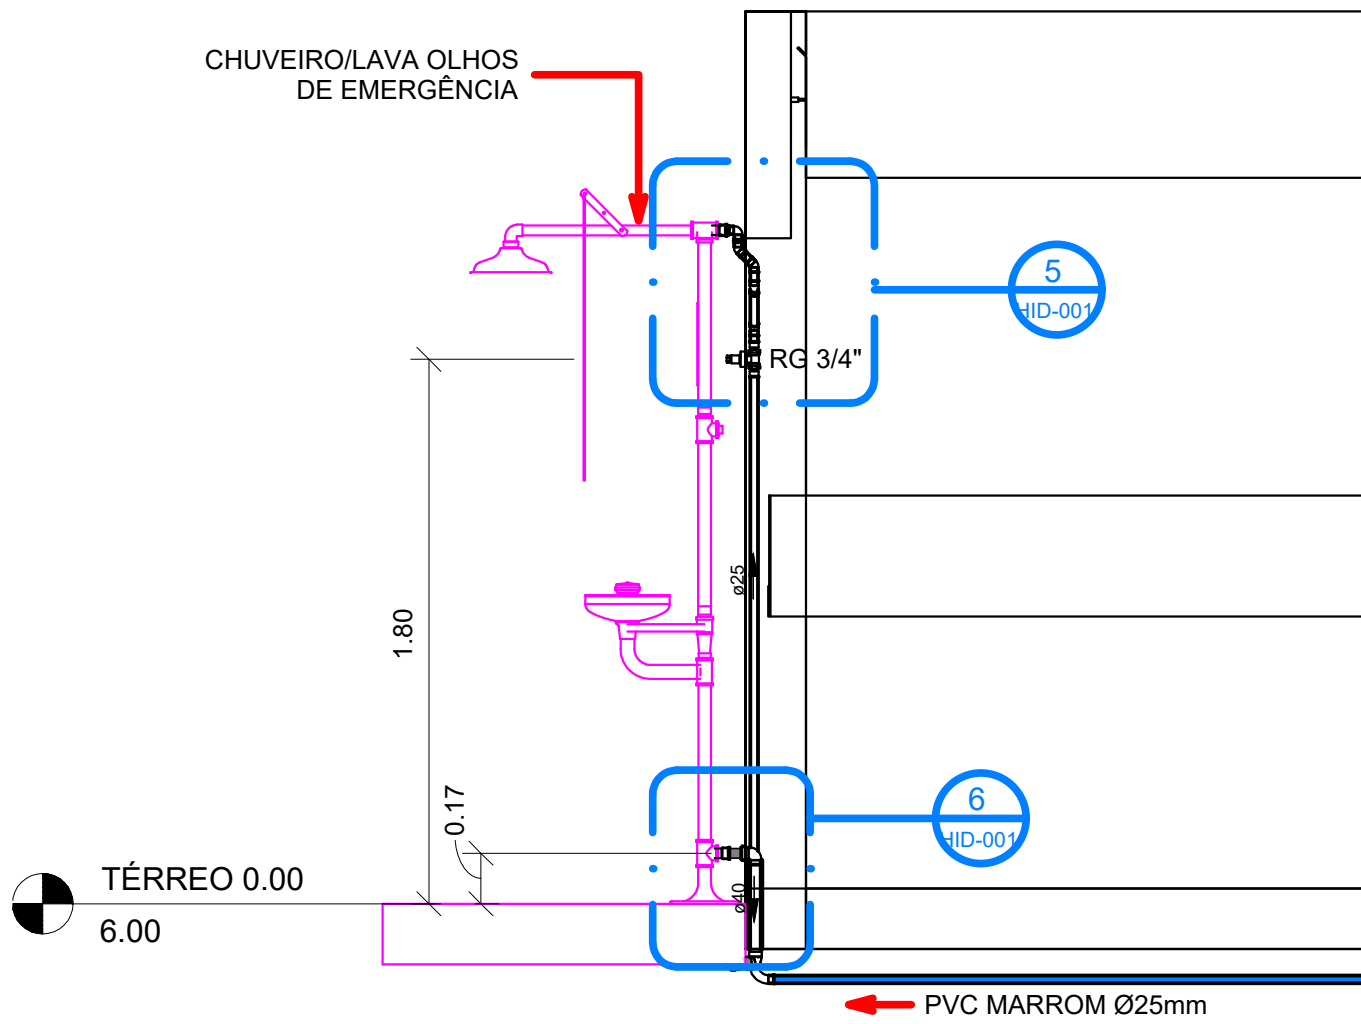


CORTE 2
Escala 1 : 25

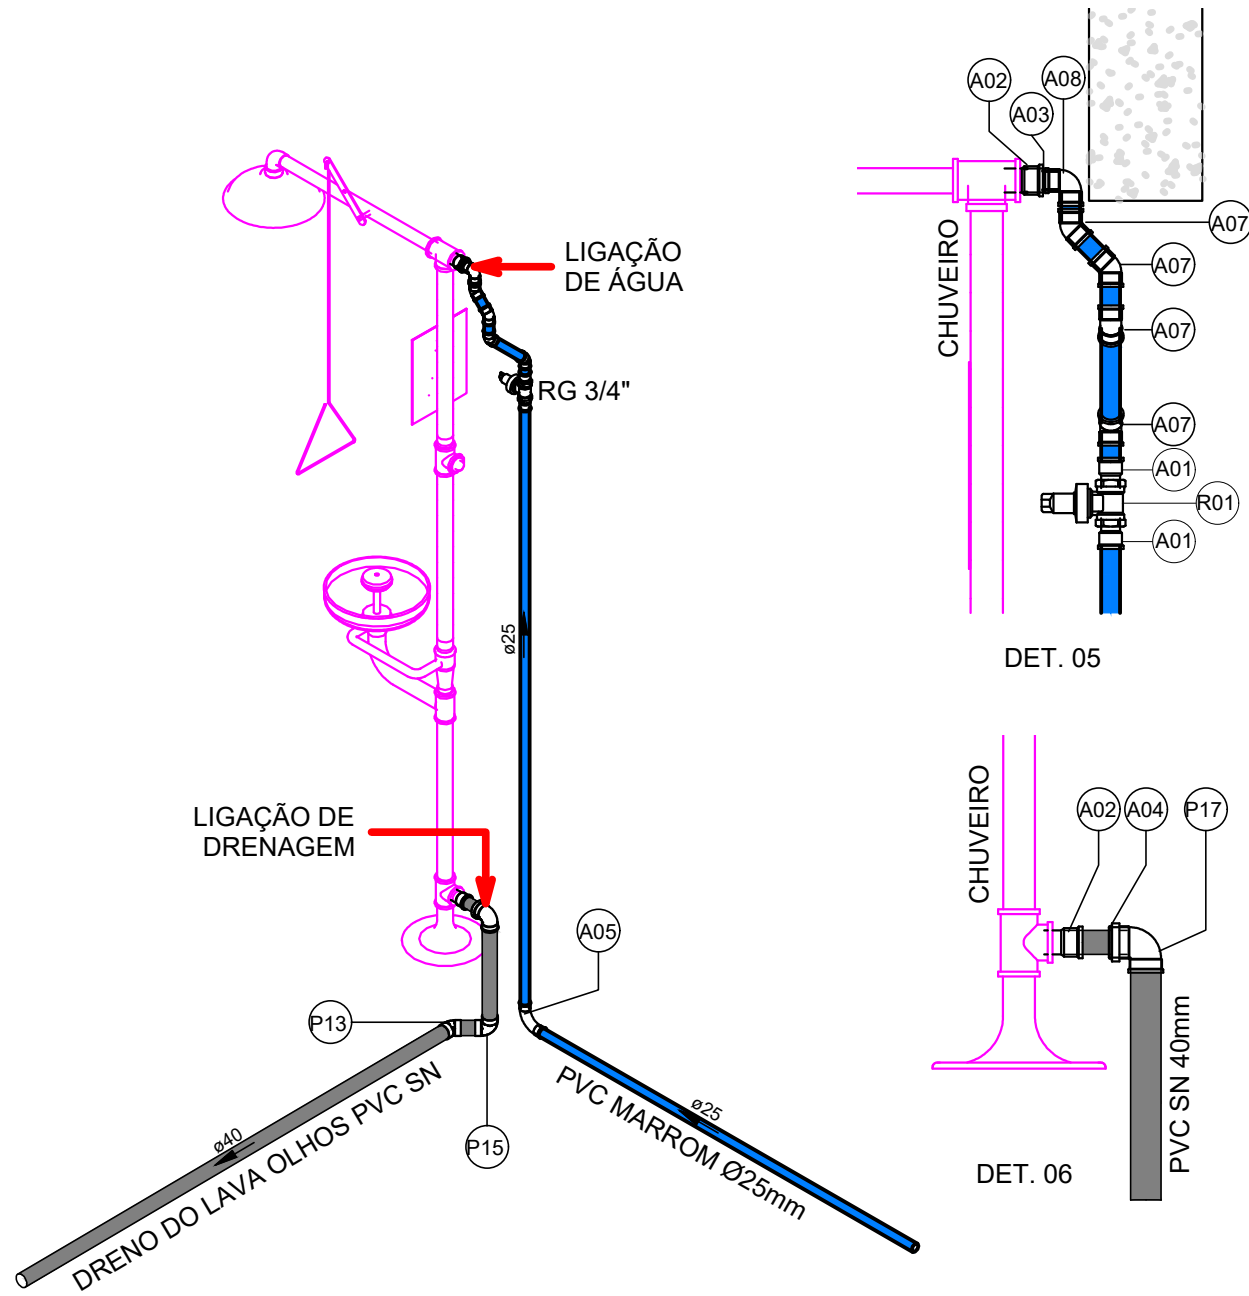

DET. CHUVEIRO
Escala

LOCALIZAÇÃO NO CAMPUS

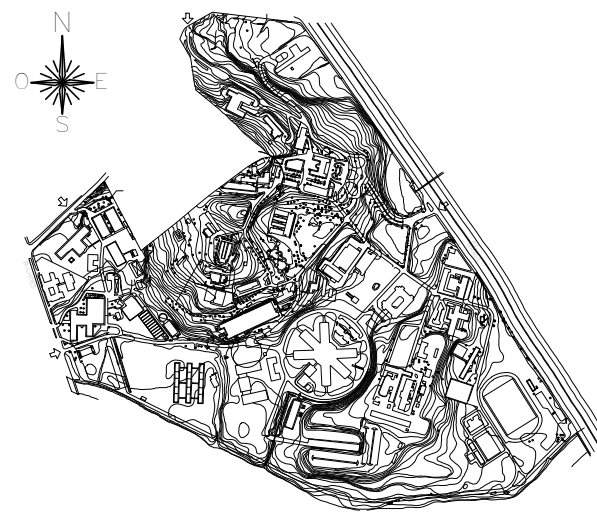

NOTAS

1. AS MEDIDAS DOS PONTOS HIDROSSANITÁRIOS DEVERÃO SER CONFERIDAS NO LOCAL MEDIANTE LOCAÇÃO DAS PEÇAS SANITÁRIAS;
2. MATERIAL DA TUBULAÇÃO DE ÁGUA POTÁVEL EM PVC MARROM;
3. MATERIAL DA TUBULAÇÃO DE ESGOTO EM PVC BRANCO SÉRIE NORMAL;
4. MATERIAL DA TUBULAÇÃO DE DRENAGEM URBANA EM PEAD CORRUGADO PONTA E BOLSA E ANÉL DE VEDAÇÃO;
5. MEDIDAS EM METROS.

LEGENDA CONEXÕES

PVC MARROM	
Código	
A01	Adaptador Soldável Curto com Bolsa e Rosca para Registro 25 x 3/4", PVC Marrom, Água Fria - TIGRE
A02	Adaptador Soldável Curto com Bolsa e Rosca para Registro 32 x 1", PVC Marrom, Água Fria - TIGRE
A03	Bucha de Redução Soldável Curta 32x25mm, PVC Marrom, Água Fria - TIGRE
A04	Bucha de Redução Soldável Curta 40x32mm, PVC Marrom, Água Fria - TIGRE
A05	Curva 90° Soldável 25mm, PVC Marrom, Água Fria - TIGRE
A06	Joelho 45° ou 90° Soldável: O ângulo da conexão não corresponde a 90° ou 45°, verificar
A07	Joelho 45° Soldável 25mm, PVC Marrom, Água Fria - TIGRE
A08	Joelho 90° Soldável 25mm, PVC Marrom, Água Fria - TIGRE
A09	Joelho 90° Soldável com Bucha de Latão 25 x 3/4", PVC Marrom, Água Fria - TIGRE
A10	Luva Soldável 25mm, PVC Marrom, Água Fria - TIGRE
A11	Tê Soldável 25mm, PVC Marrom, Água Fria - TIGRE
A12	União Soldável 25mm, PVC Marrom, Água Fria - TIGRE

PVC BRANCO	
P01	Anel de vedação para conexão Série R, 75mm
P02	Anel de vedação para conexão Série R, 100mm
P03	Joelho 45° 75mm, Esgoto Série Reforçada - TIGRE
P04	Joelho 45° 100mm, Esgoto Série Reforçada - TIGRE
P05	Joelho 90° 75mm, Esgoto Série Reforçada - TIGRE
P06	Junção Simples 75 x 75mm, Esgoto Série Reforçada - TIGRE
P07	Junção Simples 100 x 100mm, Esgoto Série Reforçada - TIGRE
P08	Luva Simples 75mm, Esgoto Série Reforçada - TIGRE
P09	Luva Simples 100mm, Esgoto Série Reforçada - TIGRE
P10	Redução Excêntrica 100x75mm, Esgoto Série Reforçada - TIGRE
P11	Tê de Inspeção 75x75mm, Esgoto Série Reforçada - TIGRE
P12	Tê de Inspeção 100x75mm, Esgoto Série Reforçada - TIGRE

A	EMISSÃO INICIAL	RODRIGO TORRES		RODRIGO TORRES	15/10/2024
EMIS.	DESCRIÇÃO	REVISADO POR		RESP. TÉCNICO	DATA
<div></div>		NOME DO PRÉDIO ABRIGO DE INFLAMÁVEIS - UNADIG			
		ÁREA EDIFICAÇÃO			
NOME DO ARQUIVO H969Y01A		CAMPUS MANGUINHOS	Nº PRÉDIO 969	Nº DA META 2023.048	O.E. / O.R. 2025.05.07.05
TIPO DE PROJETO/SUBTIPO DE PROJETO HIDRÁULICA		OBJETIVO CONSTRUÇÃO	FASE ANTEPROJETO	ESCALA As indicated	
TÍTULO DA PRANCHA PLANTA BAIXA DE HIDRÁULICA DETALHES GERAIS					
COORDENADOR DA META CLÁUDIO C. ANTUNES		RESPONSÁVEL TÉCNICO RODRIGO TORRES		Nº REGISTRO A124810-3	
EQUIPE CLÁUDIO					

HID-001

HID-001