


1 PLANTA BAIXA  
ESCALA 1/75


	LEGENDA
	TUBULAÇÃO DE ESGOTO SECUNDÁRIO
	TUBULAÇÃO DE ESGOTO PRIMÁRIO
	TUBULAÇÃO DE ESGOTO LABORATORIAL
	RALO SIFONADO
	RALO SIFONADO COM TAMPA CEGA
	CAIXA SIFONADA SIMPLES ø40 CAIXA SIFONADA DUPLA ø60
	CAIXA DE GORDURA SIMPLES ø40 CAIXA DE GORDURA DUPLA ø60
	CAIXA RETENTORA
	CAIXA SIFONADA DE LABORATÓRIO
	CAIXA DE PASSAGEM
	CAIXA DE INSPEÇÃO
	POÇO DE VISITA

NOTAS

- 1 – TODAS AS TUBULAÇÕES DE ESGOTO SANITÁRIO E DE LABORATÓRIO SERÃO EM PVC SÉRIE REFORÇADA, EXCETO OS LABORATÓRIOS QUE TENHAM AUTOCLAVES QUE SERÃO EM PP.
- 2 – AS TAMPAS DAS CAIXAS E PV'S DE ESGOTO SANITÁRIO DEVEM SER QUADRADAS 60x60CM, CONSIDERANDO O ALINHAMENTO DA PAGINAÇÃO DO PISO EXTERNO DAS MESMAS DIMENSÕES. DEVERÁ NÃO INTERFERIR A PAGINAÇÃO DO PISO TÁCTIL DIRECIONAL E DE ALERTA,

PLANTA DE SITUAÇÃO

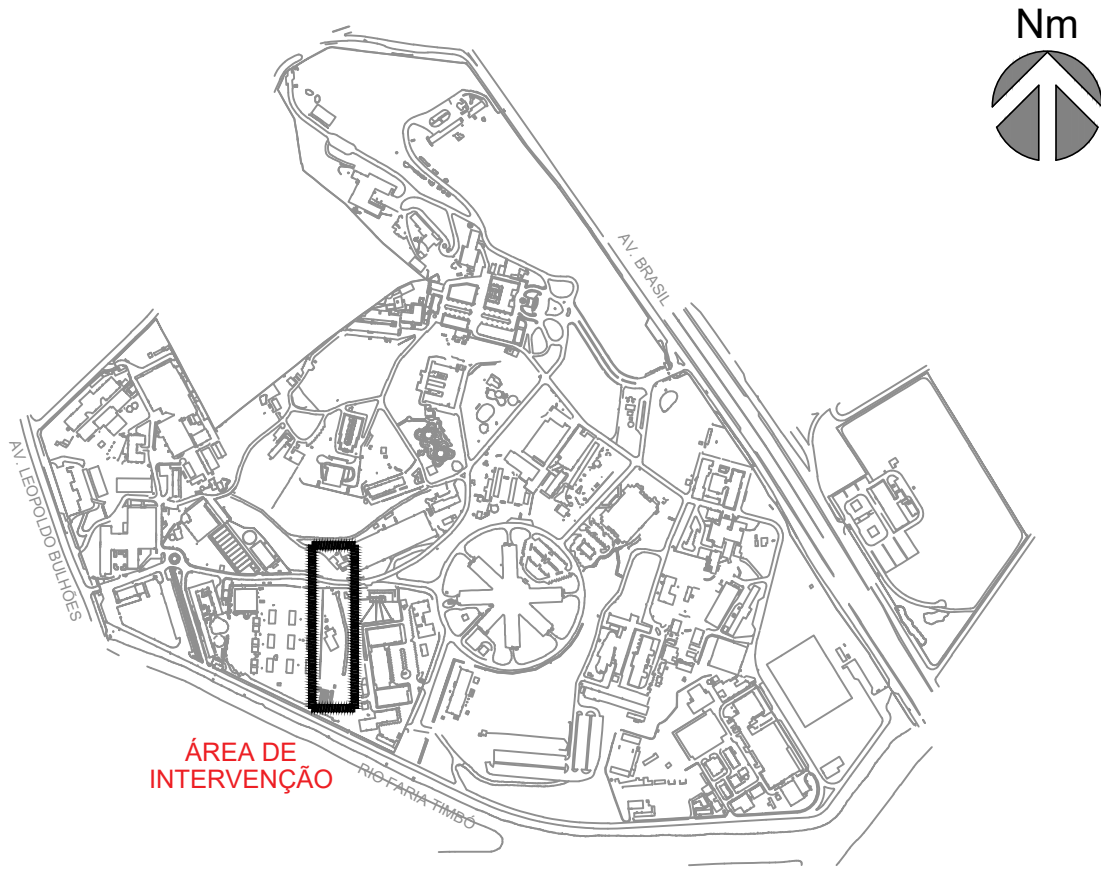

A	EMISSÃO INICIAL		SANDRA NOVELLINO	SANDRA NOVELLINO	30/11/2023
EMIS.	DESCRIÇÃO		REVISADO POR	RESP. TÉCNICO	DATA
<div>Ministério da Saúde  FIOCRUZ Fundação Oswaldo Cruz</div>		<div>NOME DO PRÉDIO / ÁREA <b>CLOT_CENTRO LABORATORIAL DE OCUPAÇÃO TRANSITÓRIA</b></div>			
OBJETIVO CONSTRUÇÃO		CAMPUS MANGUINHOS		SETOR EDIFICAÇÃO	
Nº PRÉDIO 961		Nº DA META 2023.048	O.E. / O.R. 2023.11.14.09	Nº PRANCHA R961Y01A.DWG	ESG-001
TIPO DE PROJETO / SUBTIPO DE PROJETO ESGOTO SANITÁRIO/RESÍDUOS DOMÉSTICOS			FASE ANTEPROJETO		
TÍTULO DA PRANCHA PLANTA BAIXA GUARITA (ANEXO 1)				DATA 30/11/2023	
				ESCALA 1:75	
COORDENADOR DA META ANTUNES BERGAN MALVEIRA		RESPONSÁVEL TÉCNICO SANDRA NOVELLINO		ART/IRRT 13721095	
EQUIPE BARROSO, NOVELLINO		CREA/CAU CAU nºA80517-3			