


1 PLANTA BAIXA
ESCALA 1/100

LEGENDA	
	TUBULAÇÃO DE ESGOTO SECUNDÁRIO
	TUBULAÇÃO DE ESGOTO PRIMÁRIO
	TUBULAÇÃO DE ESGOTO LABORATORIAL
	RALO SIFONADO
	RALO SIFONADO COM TAMPA CEGA
C.S.S./C.S.D.	CAIXA SIFONADA SIMPLES Ø40 CAIXA SIFONADA DUPLA Ø60
C.G.S./C.G.D.	CAIXA DE GORDURA SIMPLES Ø40 CAIXA DE GORDURA DUPLA Ø60
	CAIXA RETENTORA
C.R.	CAIXA RESFRIADORA
C.S. LAB.	CAIXA SIFONADA DE LABORATÓRIO
	CAIXA DE PASSAGEM
	CAIXA DE INSPEÇÃO
	POÇO DE VISITA

NOTAS

- 1 - TODAS AS TUBULAÇÕES DE ESGOTO SANITÁRIO E DE LABORATÓRIO SERÃO EM PVC SÉRIE REFORÇADA, EXCETO OS LABORATÓRIOS QUE TENHAM AUTOCLAVES QUE SERÃO EM PP.
- 2 - AS TAMPAS DAS CAIXAS E PV'S DE ESGOTO SANITÁRIO DEVEM SER QUADRADAS 60x60CM, CONSIDERANDO O ALINHAMENTO DA PAGINAÇÃO DO PISO EXTERNO DAS MESMAS DIMENSÕES. DEVERÁ NÃO INTERFERIR A PAGINAÇÃO DO PISO TÁCTIL DIRECIONAL E DE ALERTA,

PLANTA DE SITUAÇÃO

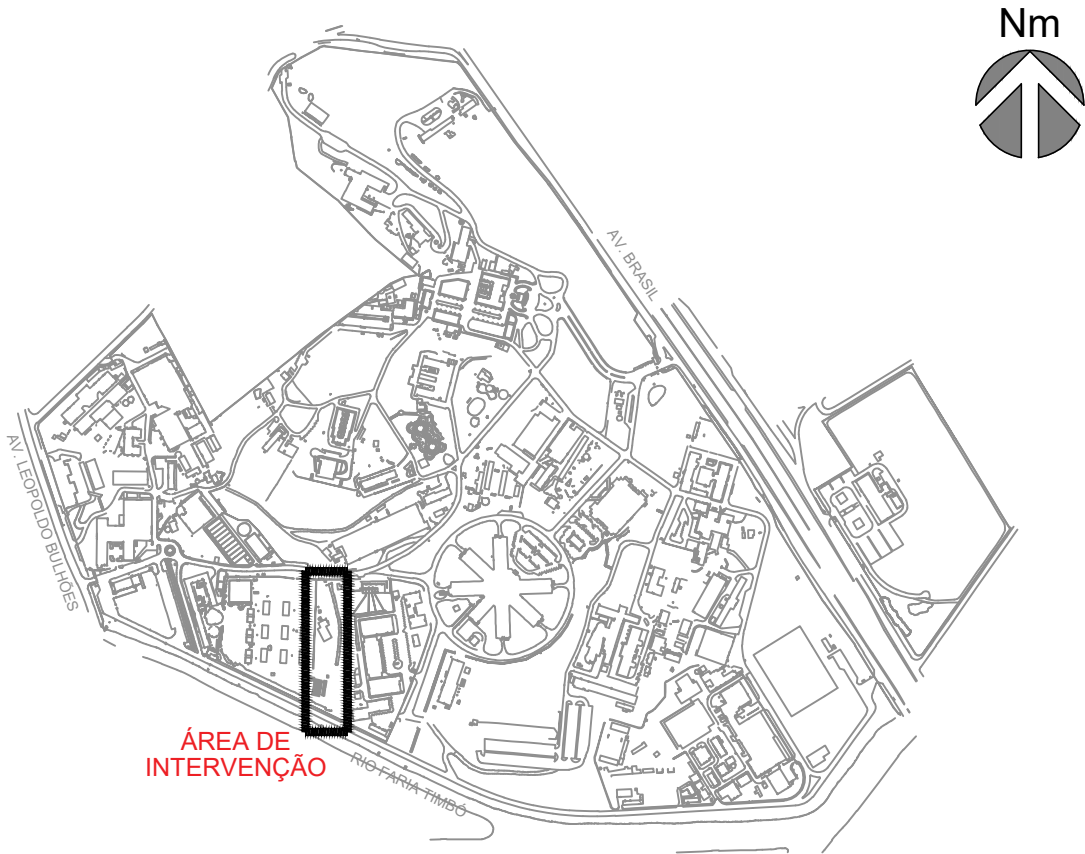

A	EMISSÃO INICIAL	SANDRA NOVELLINO	SANDRA NOVELLINO	21/08/2025
EMIS.	DESCRIÇÃO	REVISADO POR	RESP. TÉCNICO	DATA
Ministério da Saúde FIOCRUZ Fundação Oswaldo Cruz		NOME DO PRÉDIO / ÁREA CLOT_CENTRO LABORATORIAL DE OCUPAÇÃO TRANSITÓRIA		
OBJETIVO CONSTRUÇÃO		CAMPUS MANGUINHOS	SETOR EDIFICAÇÃO	
Nº PRÉDIO 962	Nº DA META 2023.048	O.E. / O.R. 2023.11.14.10	Nº PRANCHA R962Y01A.DWG	
TIPO DE PROJETO / SUBTIPO DE PROJETO ESGOTO SANITÁRIO/RESÍDUOS DOMÉSTICOS			FASE ANTEPROJETO	
TÍTULO DA PRANCHA PLANTA BAIXA - CASA DE BOMBAS, C.M.I., ABRIGO DE GASES (ANEXO 2)			DATA 30/11/2023	
			ESCALA 1:75	
COORDENADOR DA META ANTUNES BERGAN MALVEIRA		RESPONSÁVEL TÉCNICO SANDRA NOVELLINO	CREA/CAU CAU nºA80517-3	ART/RRT 13721095
EQUIPE BARROSO, NOVELLINO				

ESG-001