


1 PLANTA BAIXA_PAVIMENTO TÉRREO
ESCALA 1/100

 
LEGENDA	
	TUBULAÇÃO DE ESGOTO SECUNDÁRIO
	TUBULAÇÃO DE ESGOTO PRIMÁRIO
	TUBULAÇÃO DE ESGOTO LABORATORIAL
	RALO SIFONADO
	RALO SIFONADO COM TAMPA CEGA
	CAIXA SIFONADA SIMPLES ø40 CAIXA SIFONADA DUPLA ø60
	CAIXA DE GORDURA SIMPLES ø40 CAIXA DE GORDURA DUPLA ø60
	CAIXA RETENTORA
	CAIXA RESFRIADORA
	CAIXA SIFONADA DE LABORATÓRIO
	CAIXA DE PASSAGEM
	CAIXA DE INSPEÇÃO
	POÇO DE VISITA

NOTAS

- 1 – TODAS AS TUBULAÇÕES DE ESGOTO SANITÁRIO E DE LABORATÓRIO SERÃO EM PVC SÉRIE REFORÇADA, EXCETO OS LABORATÓRIOS QUE TENHAM AUTOCLAVES QUE SERÃO EM PP.
- 2 – AS TAMPAS DAS CAIXAS E PV'S DE ESGOTO SANITÁRIO DEVEM SER QUADRADAS 60x60CM, CONSIDERANDO O ALINHAMENTO DA PAGINAÇÃO DO PISO EXTERNO DAS MESMAS DIMENSÕES. DEVERÁ NÃO INTERFERIR A PAGINAÇÃO DO PISO TÁCTIL DIRECIONAL E DE ALERTA,

PLANTA DE SITUAÇÃO

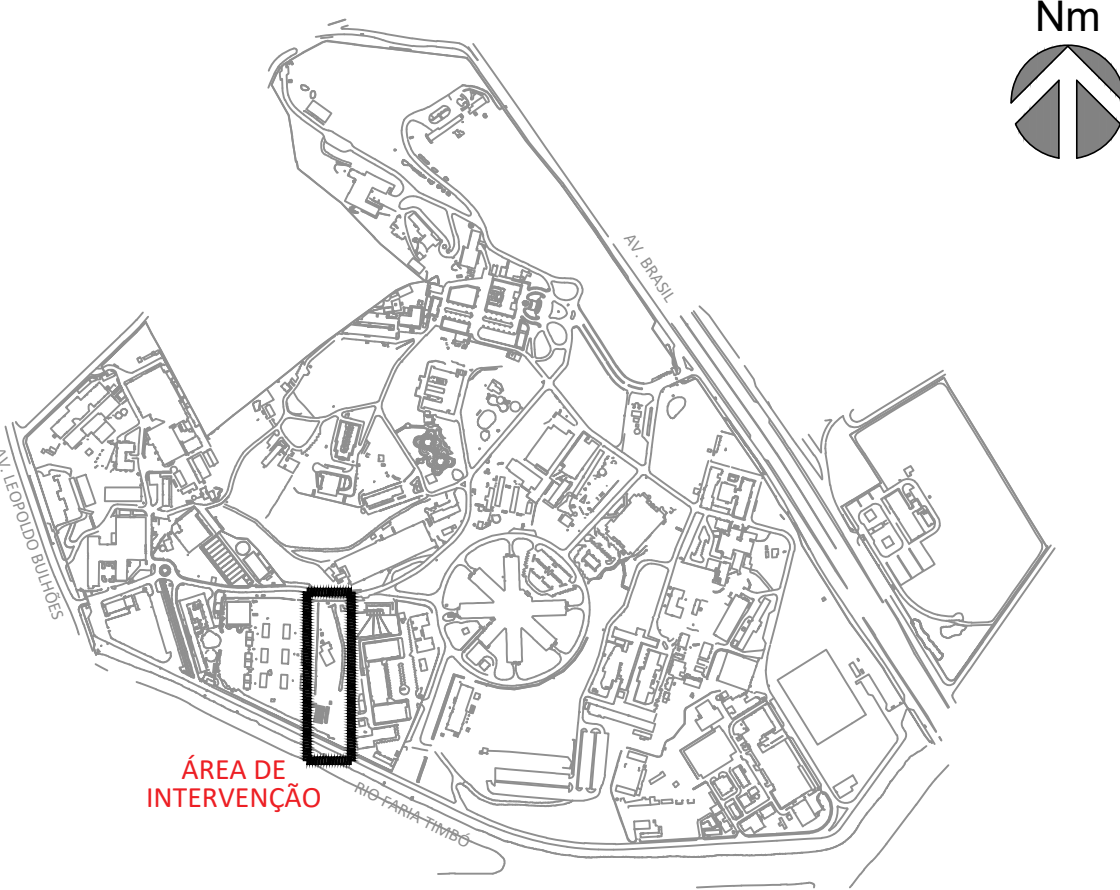

A	EMIÇÃO INICIAL			SANDRA NOVELLINO	SANDRA NOVELLINO	21/08/2025
EMIS.	DESCRIÇÃO			REVISADO POR	RESP. TÉCNICO	DATA
 Ministério da Saúde FIOCRUZ Fundação Oswaldo Cruz		NOME DO PRÉDIO / ÁREA CLOT_CENTRO LABORATORIAL DE OCUPAÇÃO TRANSITÓRIA				
OBJETIVO CONSTRUÇÃO		CAMPUS MANGUINHOS		SETOR EDIFICAÇÃO		
Nº PRÉDIO 963		Nº DA META 2023.048	D.E. / O.B. 2023.11.14.11	Nº PRANCHA R963Y01A.DWG	ESG-001	
TIPO DO PROJETO / SUBTIPO DE PROJETO ESGOTO SANITÁRIO/RESÍDUOS DOMÉSTICOS			FASE ANTEPROJETO			
TÍTULO DA PRANCHA PLANTA BAIXA DO PAVIMENTO TÉRREO - ED. LABORATORIAL - BLOCO B						
COORDENADOR DA META ANTUNES BERGAN MALVEIRA						
RESPONSÁVEL TÉCNICO SANDRA NOVELLINO			CREA/CAU CAU nºA80517-3		DATA 30/11/2023	
EQUIPE BARROSO, NOVELLINO					ESCALA 1:100	
					ART/RTT 13721095	

ESG-001