


1 PLANTA BAIXA_1º FORRO CAMINHÁVEL
ESCALA 1/100

| LEGENDA | |
|---------|----------------------------------|
| | TUBULAÇÃO DE ESGOTO SECUNDÁRIO |
| | TUBULAÇÃO DE ESGOTO PRIMÁRIO |
| | TUBULAÇÃO DE ESGOTO LABORATORIAL |
| | RALO SIFONADO |
| | RALO SIFONADO COM TAMPA CEGA |
| | CAIXA SIFONADA SIMPLES #40 |
| | CAIXA SIFONADA DUPLA #60 |
| | CAIXA DE GORDURA SIMPLES #40 |
| | CAIXA DE GORDURA DUPLA #60 |
| | CAIXA RETENTORA |
| | CAIXA RESFRIADORA |
| | CAIXA SIFONADA DE LABORATÓRIO |
| | CAIXA DE PASSAGEM |
| | CAIXA DE INSPEÇÃO |
| | POÇO DE VISTA |


NOTAS

- 1 - TODAS AS TUBULAÇÕES DE ESGOTO SANITÁRIO E DE LABORATÓRIO SERÃO EM PVC SÉRIE REFORÇADA, EXCETO OS LABORATÓRIOS QUE TENHAM AUTOCALAVES QUE SERÃO EM PP.
- 2 - AS TAMPAS DAS CAIXAS E PVS DE ESGOTO SANITÁRIO DEVEM SER QUADRADAS 60x60CM, CONSIDERANDO O ALINHAMENTO DA PAGINAÇÃO DO PISO EXTERNO DAS MESMAS DIMENSÕES, DEVERÁ NÃO INTERFERIR A PAGINAÇÃO DO PISO TÁCTIL DIRECIONAL E DE ALERTA.

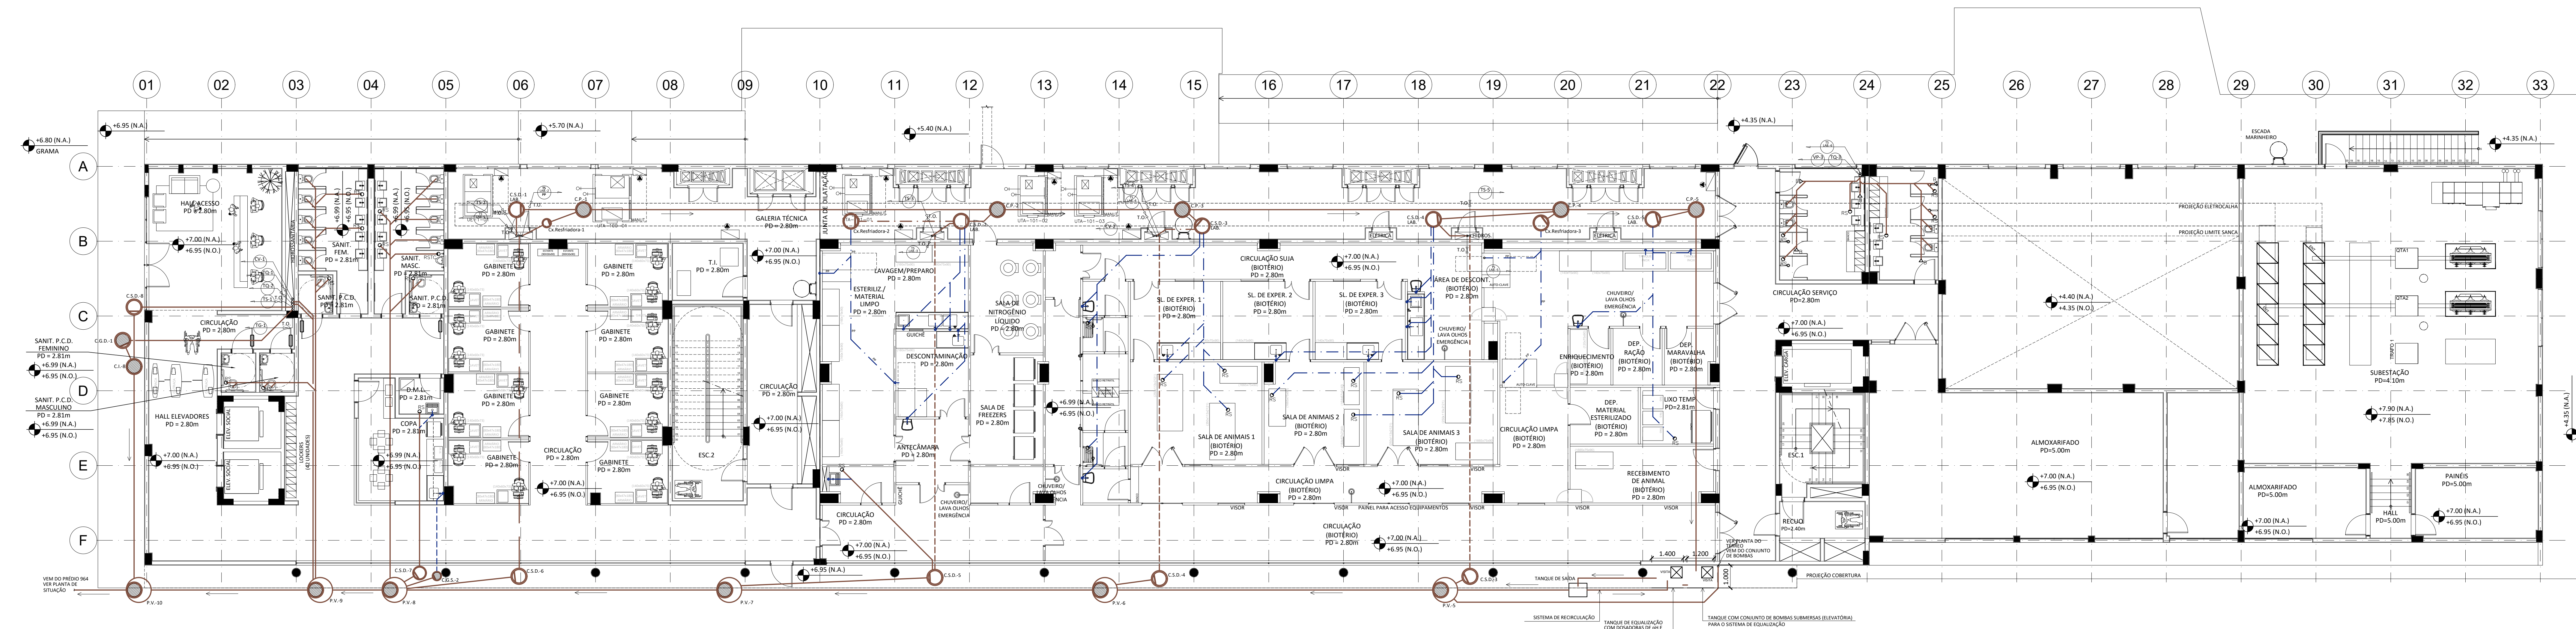

2 PLANTA BAIXA_1º PAVIMENTO
ESCALA 1/100

PLANTA DE SITUAÇÃO

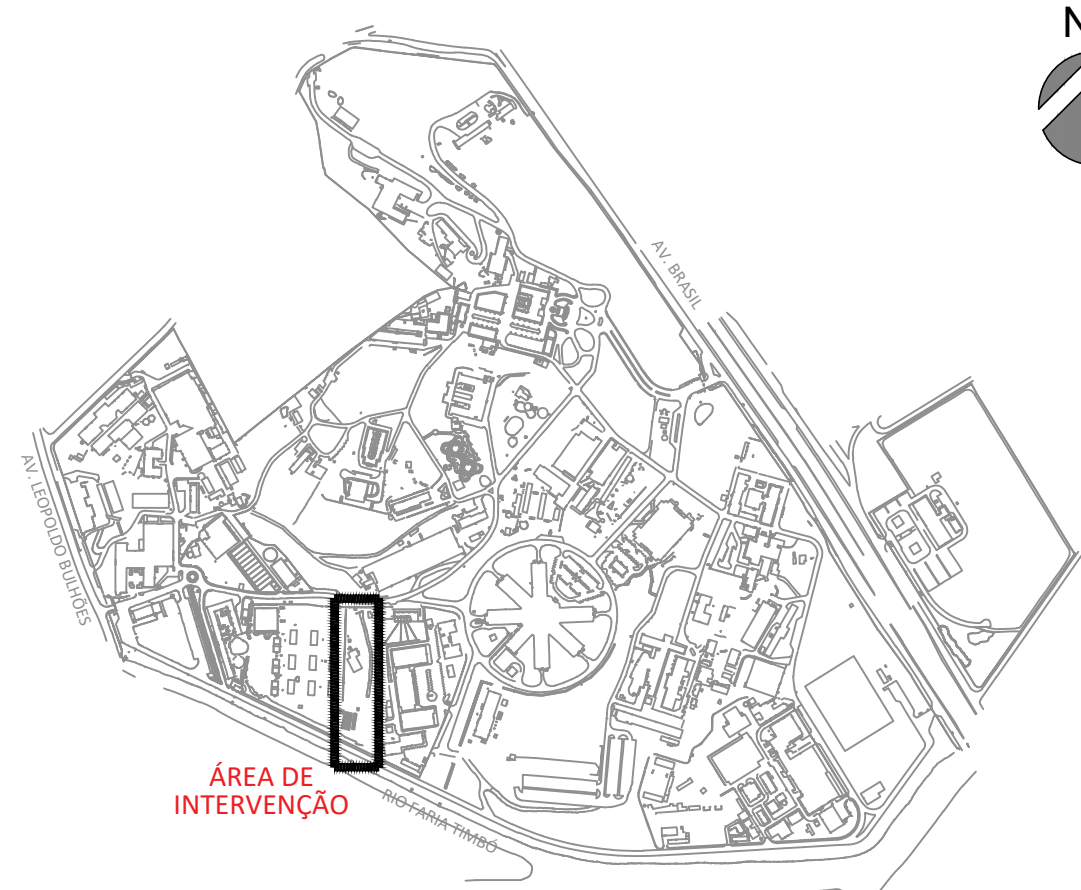

| | | | | |
|---|--|--|------------------|--------------|
| A EMISSÃO INICIAL | | SANDRA NOVELLINO | SANDRA NOVELLINO | 21/08/2025 |
| EMIS | | REVISADO POR | RESP. TÉCNICO | DATA |
| | | CLOT - CENTRO LABORATORIAL DE OCUPAÇÃO TRANSITÓRIA | | |
| CONSTRUÇÃO | | MANGUINHOS | | EDIFICAÇÃO |
| 963 | | 2023.048 | | R963Y02A.DWG |
| ESGOTO SANITÁRIO/RESÍDUOS DOMÉSTICOS | | 2023.11.14.11 | | ANTEPROJETO |
| PLANTA BAIXA DO 1º PAVIMENTO E 1º FORRO CAMINHÁVEL - ED. LABORATORIAL - BLOCO B | | 30/11/2023 | | |
| ANTUNES BERGANI (MALVERA) | | SANDRA NOVELLINO | | 13721095 |
| COTADO | | COTADO | | |
| SANDRA NOVELLINO | | COTADO | | |

ESG-002