


1 PLANTA BAIXA_3º FORRO CAMINHÁVEL
ESCALA 1/500

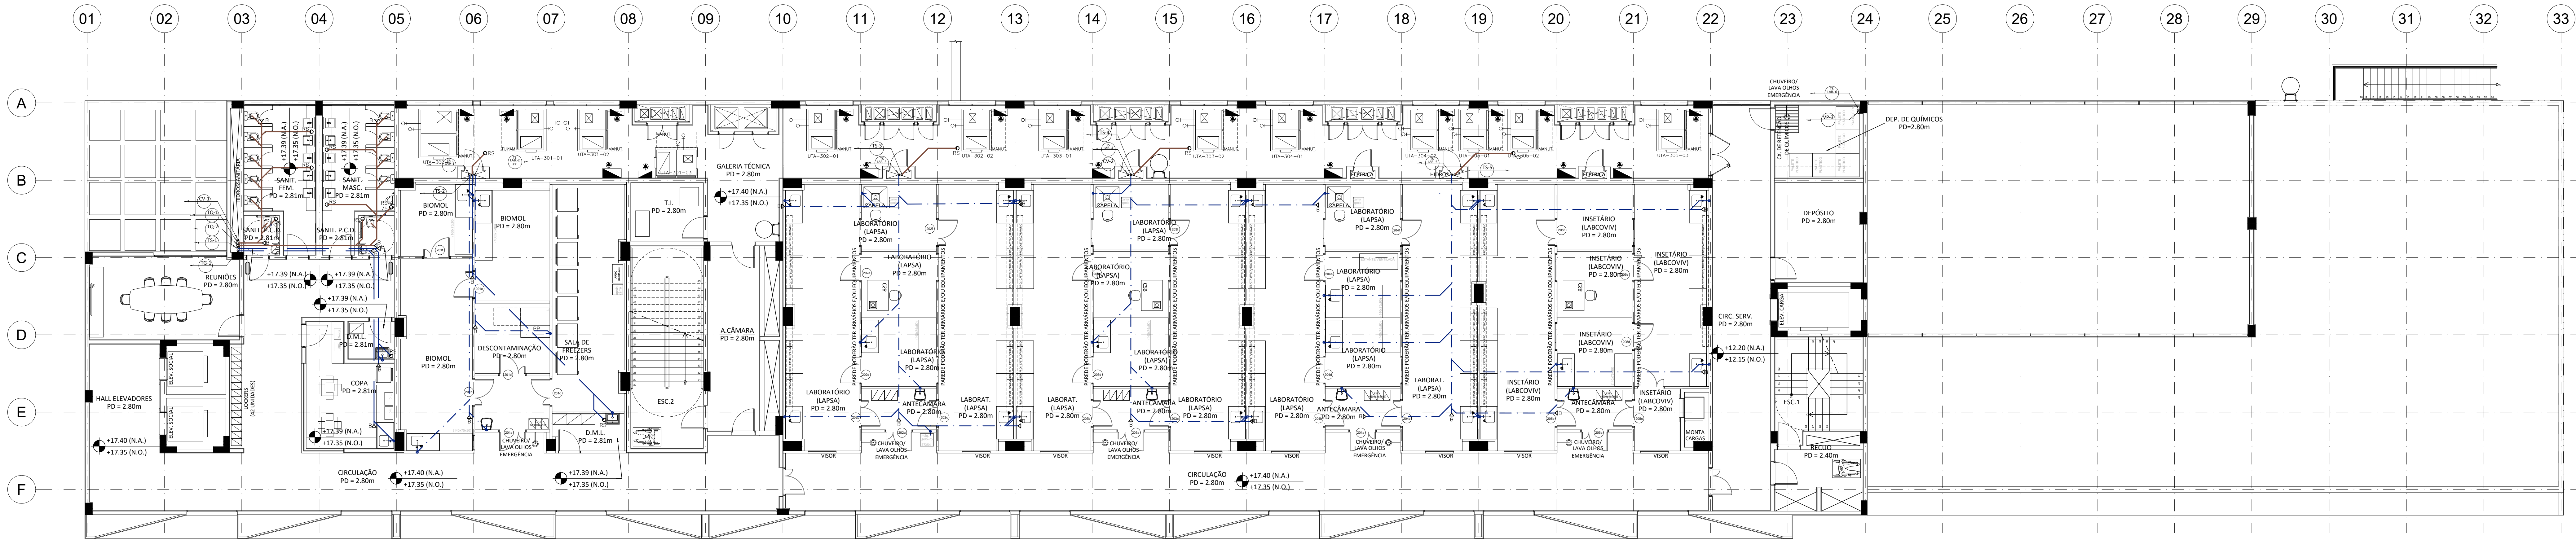


2 PLANTA BAIXA_3º PAVIMENTO
ESCALA 1/500


LEGENDA	
	TUBULAÇÃO DE ESGOTO SECUNDÁRIO
	TUBULAÇÃO DE ESGOTO PRIMÁRIO
	TUBULAÇÃO DE ESGOTO LABORATORIAL
	RALO SIFONADO
	RALO SIFONADO COM TAMPA CEGA
	CAIXA SIFONADA SIMPLES #40
	CAIXA SIFONADA DUPLA #60
	CAIXA DE GORDURA SIMPLES #40
	CAIXA DE GORDURA DUPLA #60
	CAIXA RETENTORA
	CAIXA RESFRIADORA
	CAIXA SIFONADA DE LABORATORIO
	CAIXA DE PASSAGEM
	CAIXA DE INSPEÇÃO
	POÇO DE VISTA

NOTAS

- 1 - TODAS AS TUBULAÇÕES DE ESGOTO SANITÁRIO E DE LABORATÓRIO SERÃO EM PVC SÉRIE REFORÇADA, EXCETO OS LABORATÓRIOS QUE TENHAM AUTOCALAVES QUE SERÃO EM PP.
- 2 - AS TAMPAS DAS CAIXAS E PVS DE ESGOTO SANITÁRIO DEVERÃO SER QUADRADAS 60x60CM, CONSIDERANDO O ALINHAMENTO DA PADRÃO DO PISO EXTERNO DAS MESMAS DIMENSÕES. DEVERÁ NÃO INTERFERIR A PADRÃO DO PISO TÁCTIL, DIRECIONAL E DE ALERTA.

PLANTA DE SITUAÇÃO

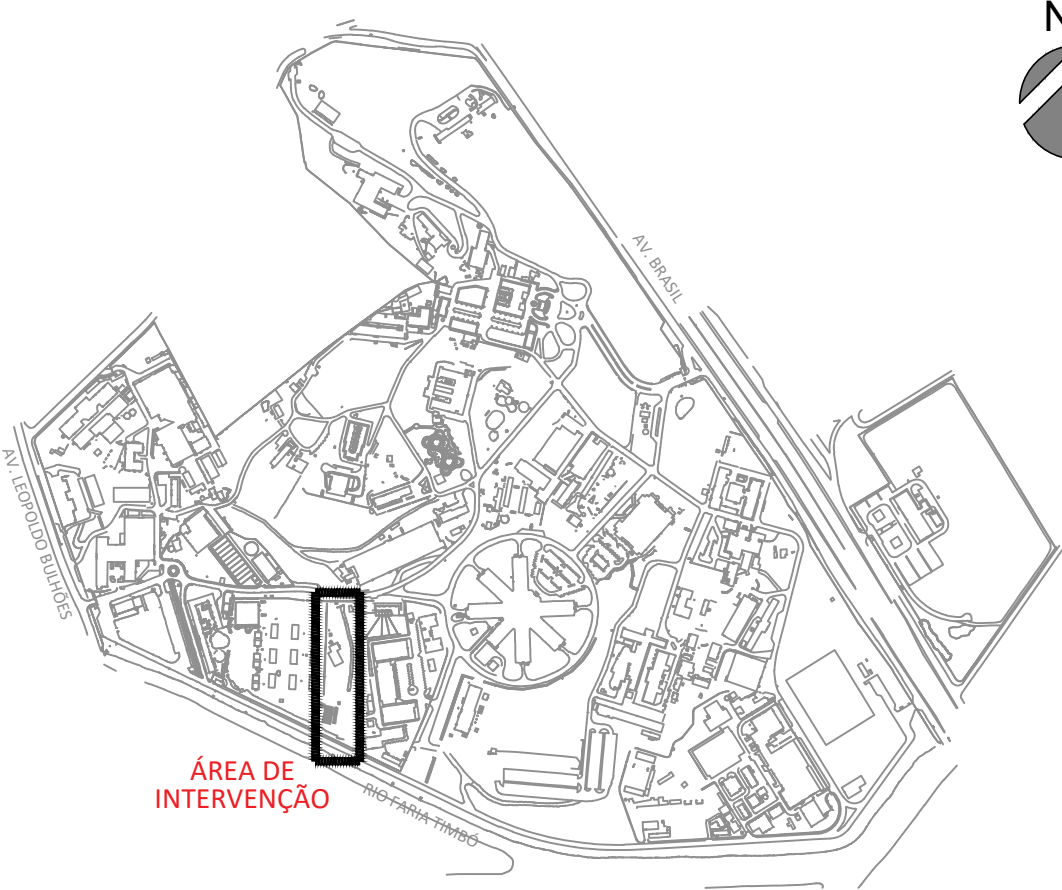

A	EMISSÃO INICIAL	SANDRA NOVELLINO	SANDRA NOVELLINO	21/08/2025
EMIS	DESCRIÇÃO	REVISADO POR	RESP. TÉCNICO	DATA
	Ministério da Saúde PROCURADORIA-GERAL Fundação Coordenação de Saúde	CLOT. CENTRO LABORATORIAL DE OCUPAÇÃO TRANSITÓRIA		
CONSTRUÇÃO		EDIFICAÇÃO		
963	RIO DE JANEIRO	2023.04.08	2023.11.14.11	R963Y04A.DWG
ESGOTO SANITÁRIO/RESÍDUOS DOMESTICOS		ANTEPROJETO		
PLANTA BAIXA DO 3º PAVIMENTO E 3º FORRO CAMINHÁVEL - ED. LABORATORIAL - BLOCO B		30/11/2023		
1:100		13721095		
ANTUNES BERGAN (MALVERA)	SANDRA NOVELLINO	CND 1468553-3		
SANDRA NOVELLINO				

ESG-004