




1 PLANTA BAIXA RESERVATÓRIO SUPERIOR 1  
ESCALA 1/100

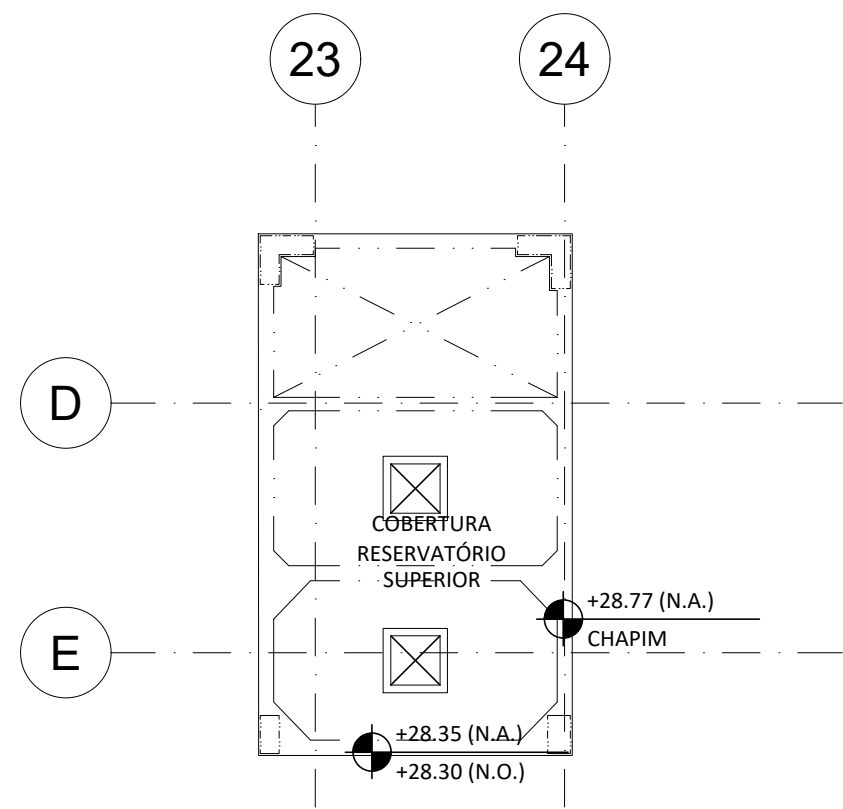

2 PLANTA BAIXA RESERVATÓRIO SUPERIOR 2  
ESCALA 1/100

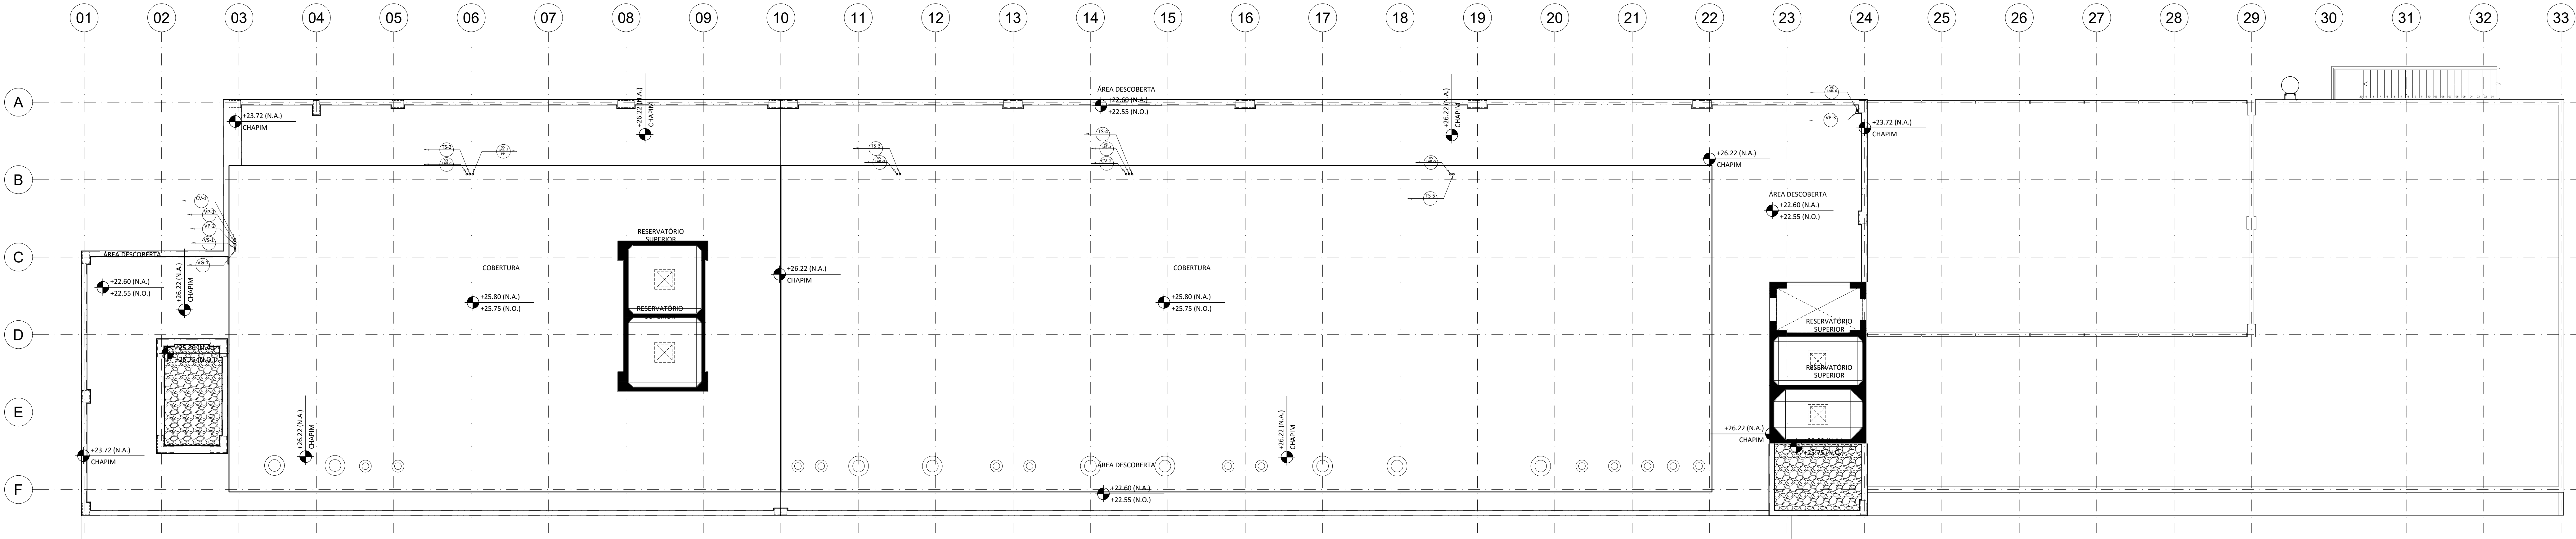

3 PLANTA BAIXA COBERTURA  
ESCALA 1/100

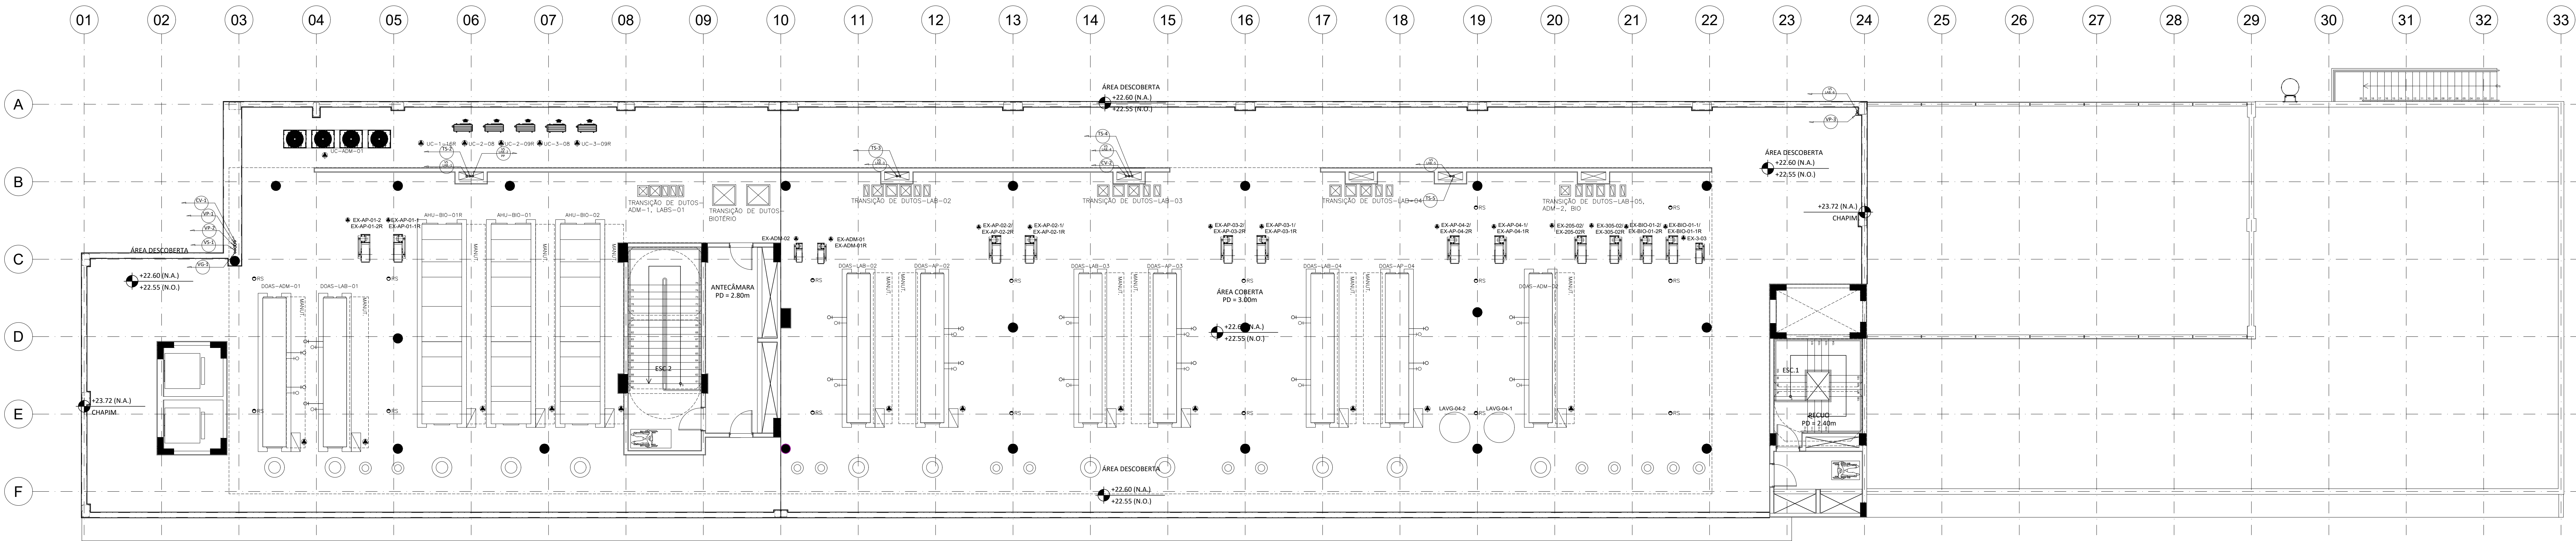


4 PLANTA BAIXA TERRAÇO  
ESCALA 1/100

LEGENDA	
	TUBULAÇÃO DE ESGOTO SECUNDÁRIO
	TUBULAÇÃO DE ESGOTO PRIMÁRIO
	TUBULAÇÃO DE ESGOTO LABORATORIAL
	RALO SIFONADO
	RALO SIFONADO COM TAMPA CEGA
	CAIXA SIFONADA SIMPLES #40
	CAIXA SIFONADA DUPLA #60
	CAIXA DE GORDURA SIMPLES #40
	CAIXA DE GORDURA DUPLA #60
	CAIXA RETENTORA
	CAIXA RESFRADORA
	CAIXA SIFONADA DE LABORATÓRIO
	CAIXA DE PASSAGEM
	CAIXA DE INSPEÇÃO
	POÇO DE VISTA

NOTAS

- 1 - TODAS AS TUBULAÇÕES DE ESGOTO SANITÁRIO E DE LABORATÓRIO SERÃO EM PVC SÉRIE REFORÇADA, EXCETO OS LABORATÓRIOS QUE TENHAM AUTOCALAVES QUE SERÃO EM PP.
- 2 - AS TAMPA DAS CAIXAS E PV'S DE ESGOTO SANITÁRIO DEVEM SER QUADRADAS 60x60CM, CONSIDERANDO O ALINHAMENTO DA PAGNAÇÃO DO PISO EXTERNO DAS MESMAS DIMENSÕES, DEVERÁ NÃO INTERFERIR A PAGNAÇÃO DO PISO TÁCTIL DIRECIONAL E DE ALERTA,

PLANTA DE SITUAÇÃO

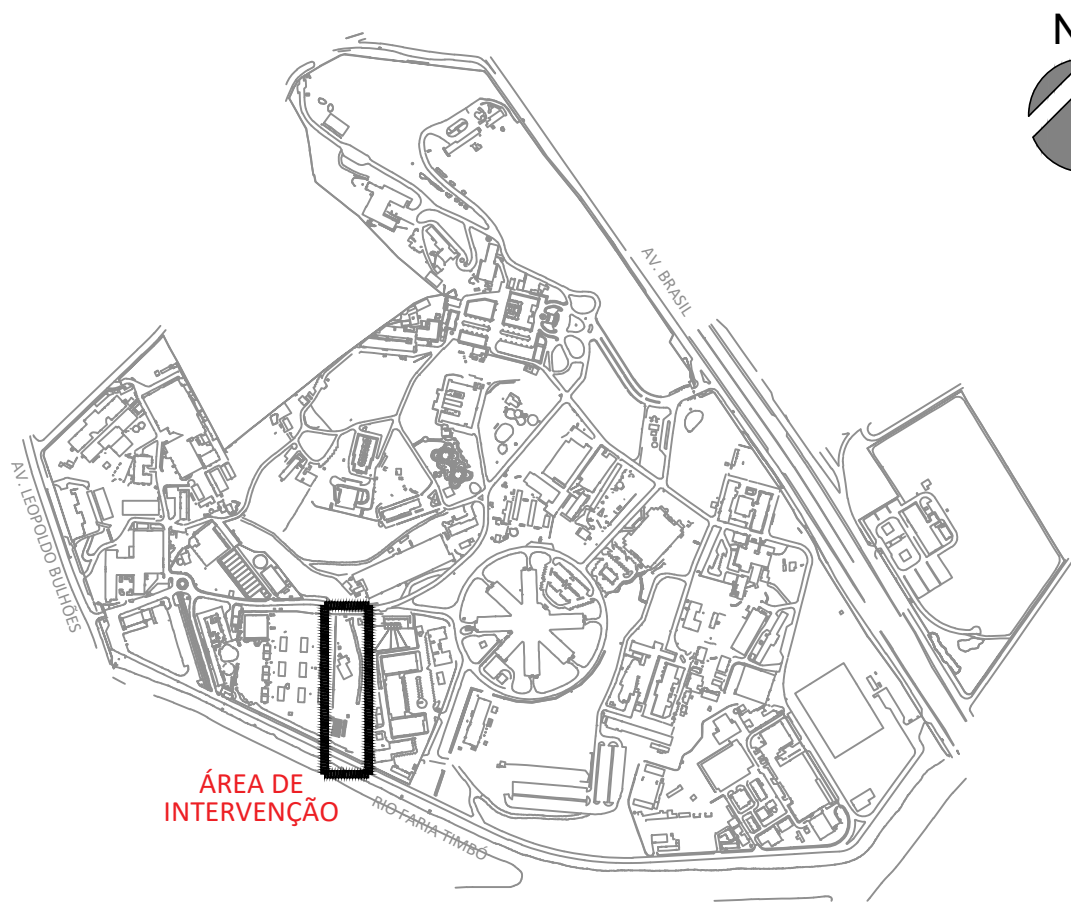

A EMISSÃO INICIAL		SANDRA NOVELLINO	SANDRA NOVELLINO	21/08/2025
EMIS		REVISADO POR	RESP. TÉCNICO	DATA
		CLOT - CENTRO LABORATORIAL DE OCUPAÇÃO TRANSITÓRIA		
CONSTRUÇÃO		RIO DE JANEIRO		EDIFICAÇÃO
963		2023.048		2023.11.14.11
ESGOTO SANITÁRIO/RESÍDUOS DOMÉSTICOS		R963Y05A.DWG		ANTEPROJETO
PLANTA BAIXA DO TERRAÇO, COBERTURA E RESERVAT.		SUPERIORES - ED. LABORATORIAL - BLOCO B		30/11/2023
ANTUNES BERGAN (MALVERA)		SANDRA NOVELLINO		1:100
13721095		13721095		13721095

ESG-005