


1 PLANTA BAIXA\_COBERTURA  
ESCALA 1/75

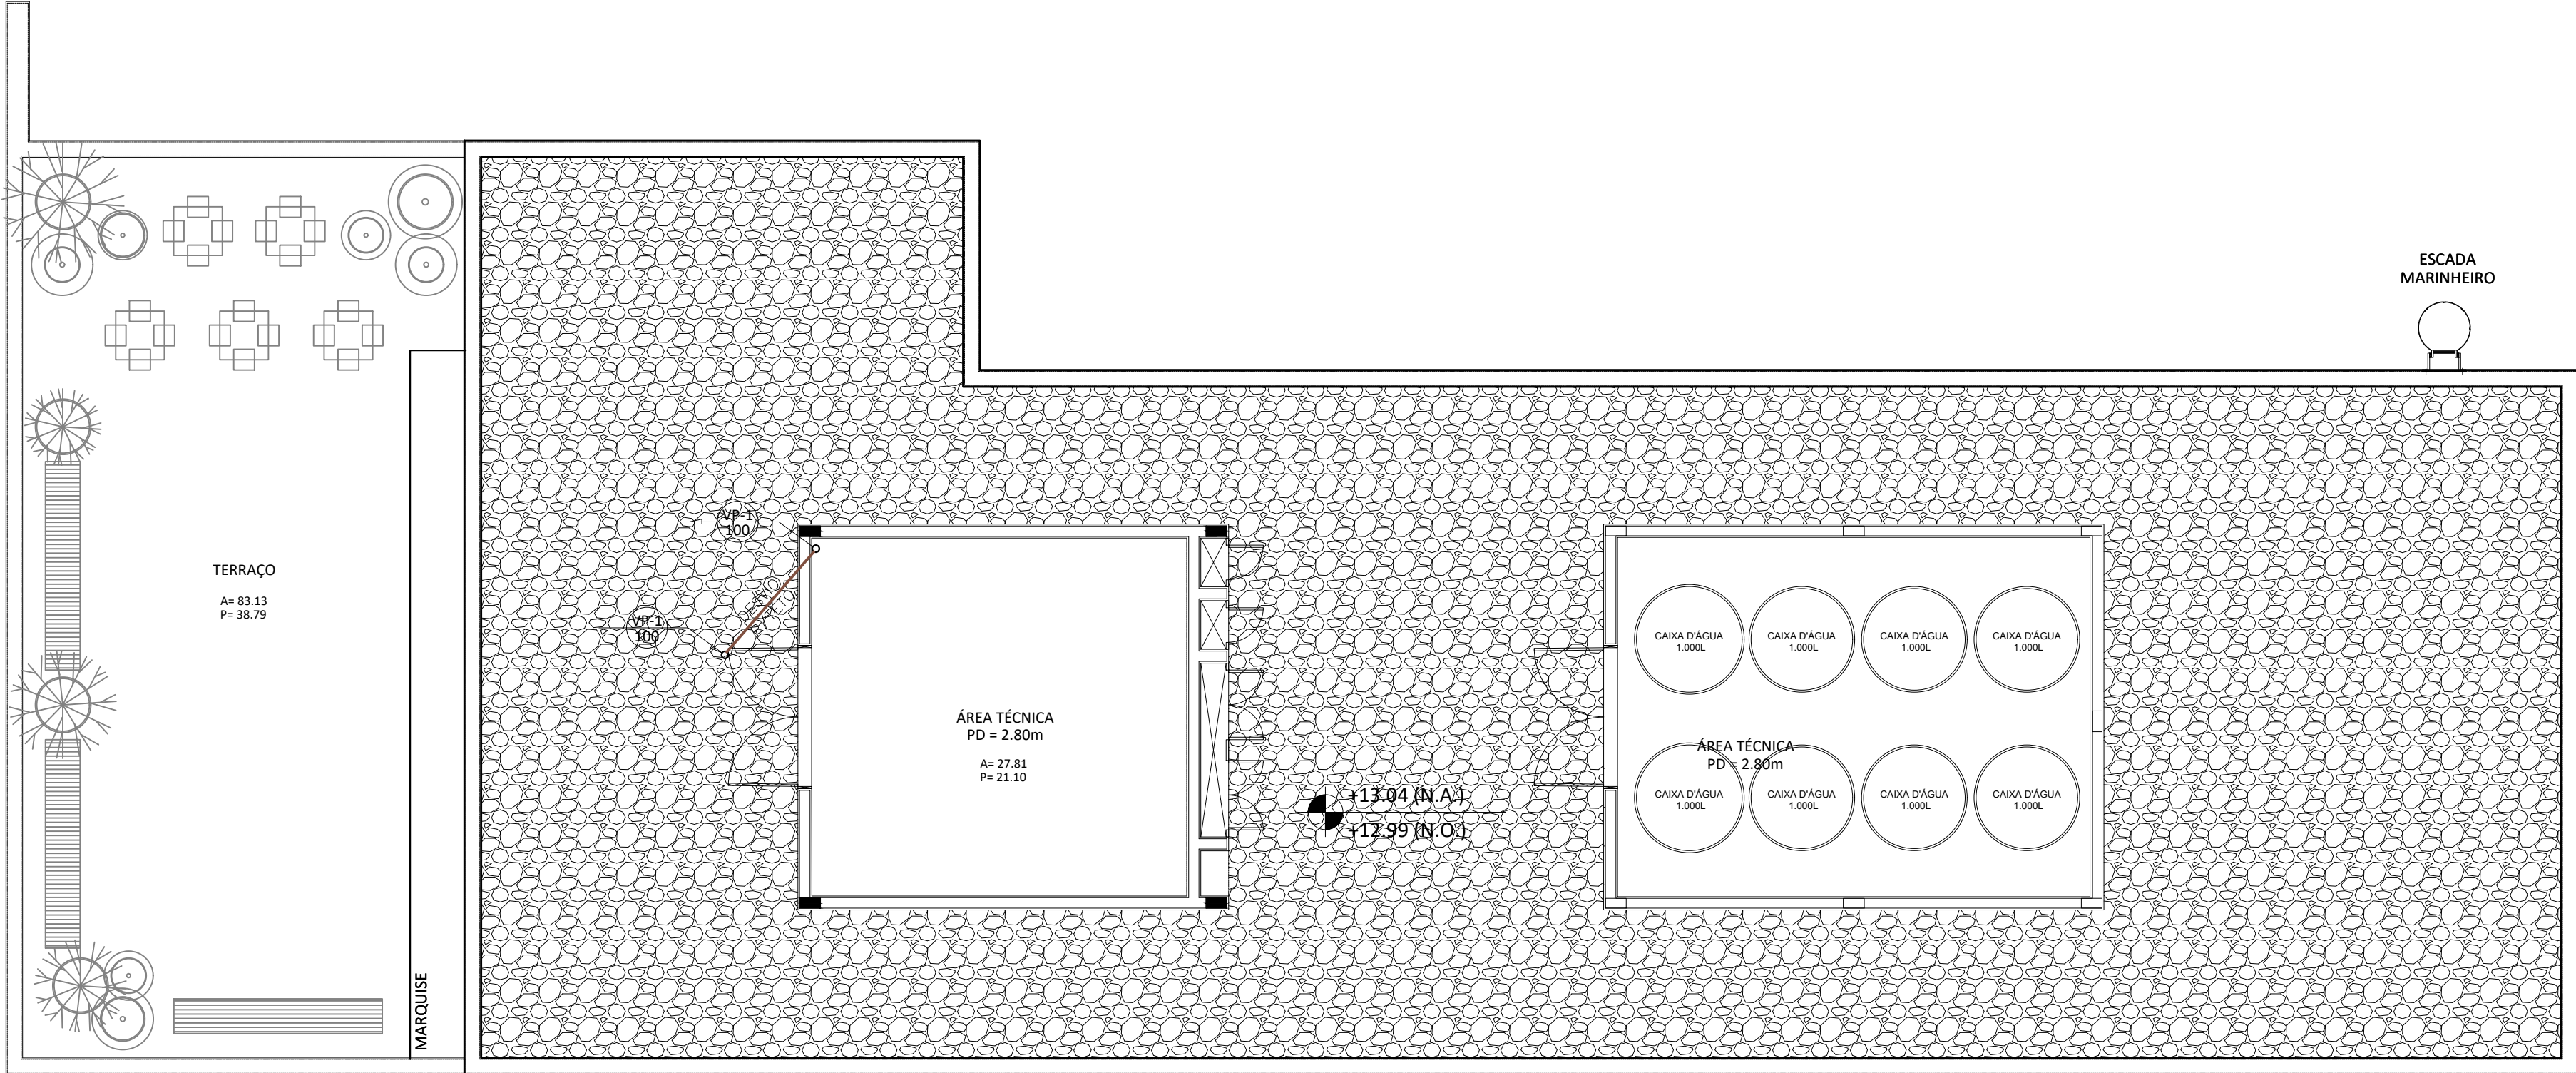


2 PLANTA BAIXA\_TERRAÇO  
ESCALA 1/75

LEGENDA	
	TUBULAÇÃO DE ESGOTO SECUNDÁRIO
	TUBULAÇÃO DE ESGOTO PRIMÁRIO
	TUBULAÇÃO DE ESGOTO LABORATORIAL
	RALO SIFONADO
	RALO SIFONADO COM TAMPA CEGA
	CAIXA SIFONADA SIMPLES Ø40
	CAIXA SIFONADA DUPLA Ø60
	CAIXA DE GORDURA SIMPLES Ø40
	CAIXA DE GORDURA DUPLA Ø60
	CAIXA RETENTORA
	CAIXA RESFRIADORA
	CAIXA SIFONADA DE LABORATÓRIO
	CAIXA DE PASSAGEM
	CAIXA DE INSPEÇÃO
	POÇO DE VISITA

NOTAS

- 1 - TODAS AS TUBULAÇÕES DE ESGOTO SANITÁRIO E DE LABORATÓRIO SERÃO EM PVC SÉRIE REFORÇADA, EXCETO OS LABORATÓRIOS QUE TENHAM AUTOClaves QUE SERÃO EM PP.
- 2 - AS TAMPAS DAS CAIXAS E PV'S DE ESGOTO SANITÁRIO DEVEM SER QUADRADAS 60x60CM, CONSIDERANDO O ALINHAMENTO DA PAGINAÇÃO DO PISO EXTERNO DAS MESMAS DIMENSÕES. DEVERÁ NÃO INTERFERIR A PAGINAÇÃO DO PISO TÁCTIL DIRECIONAL E DE ALERTA.

PLANTA DE SITUAÇÃO

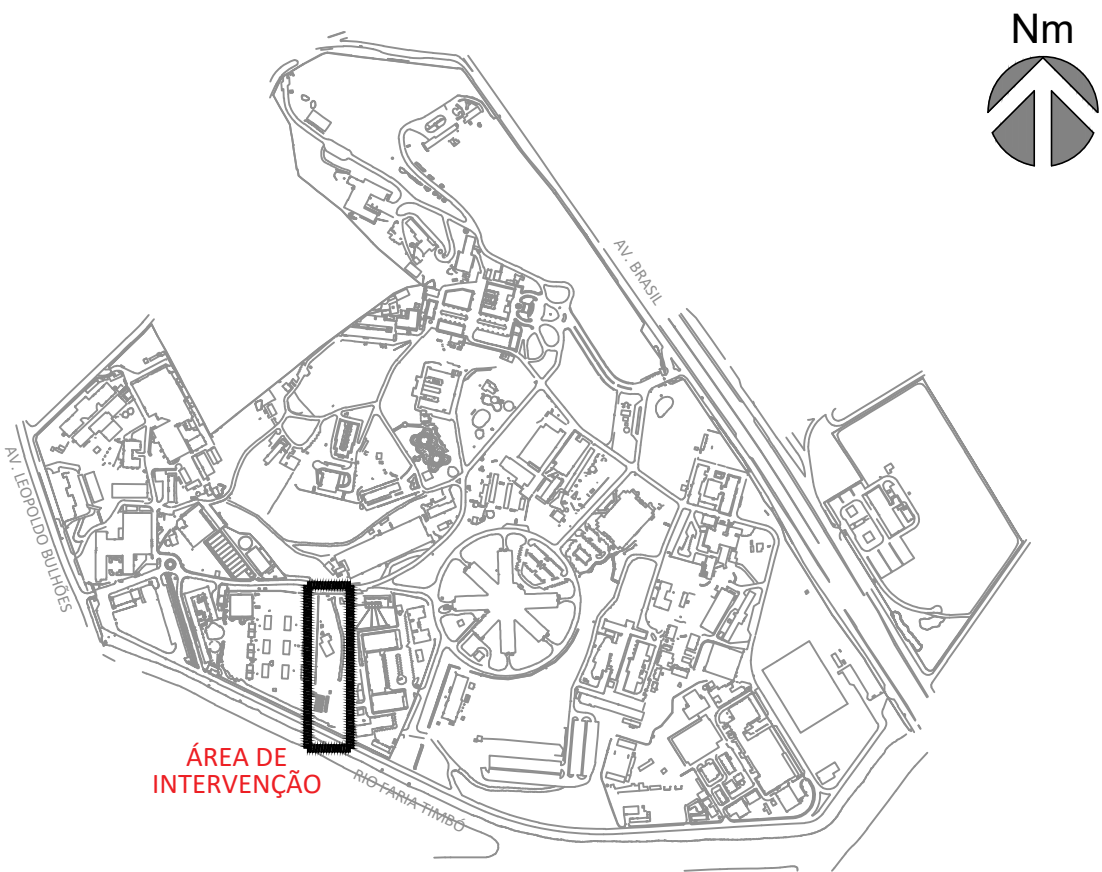

A	EMISSÃO INICIAL		SANDRA NOVELLINO	SANDRA NOVELLINO	30/11/2023
	EMIS.	DESCRIÇÃO	REVISADO POR	RESP. TÉCNICO	DATA
		Ministério da Saúde FIOCRUZ Fundação Oswaldo Cruz			
		CLOT_CENTRO LABORATORIAL DE OCUPAÇÃO TRANSITÓRIA			
OBJETIVO		CAMPUS	SETOR		
CONSTRUÇÃO		MANGUINHOS	EDIFICAÇÃO		
NP PROJETO		NP DA META	O.E. / O.R.	NP PRANCHAS	
965		2023.048	2023.11.14.13	R965Y02A.DWG	
PROJETO DE ARQUITETURA		FASE		DATA	
ESGOTO SANITÁRIO/RESÍDUOS DOMÉSTICOS		ANTEPROJETO		30/11/2023	
				ESCALA	
				1:75	
COORDENADOR DA META		RESPONSÁVEL TÉCNICO		CREA/CAU	ART. 131
ANTUNES BERGAN MALVEIRA		SANDRA NOVELLINO		CAU 11480517-3	13721095
TÍTULO					
BARRIO, NOVELLINO					

ESG-002