


PLANTA BAIXA - DEP. INFLAMÁVEIS
ESCALA 1/100

LEGENDA	
	TUBULAÇÃO DE ESGOTO SECUNDÁRIO
	TUBULAÇÃO DE ESGOTO PRIMÁRIO
	TUBULAÇÃO DE ESGOTO LABORATORIAL
	RALO SIFONADO
	RALO SIFONADO COM TAMPA CEGA
	CAIXA SIFONADA SIMPLES Ø40 CAIXA SIFONADA DUPLA Ø60
	CAIXA DE GORDURA SIMPLES Ø40 CAIXA DE GORDURA DUPLA Ø60
	CAIXA RETENTORA
	CAIXA RESFRIADORA
	CAIXA SIFONADA DE LABORATÓRIO
	CAIXA DE PASSAGEM
	CAIXA DE INSPEÇÃO
	POÇO DE VISITA

NOTAS

- TODAS AS TUBULAÇÕES DE ESGOTO SANITÁRIO E DE LABORATÓRIO SERÃO EM PVC SÉRIE REFORÇADA, EXCETO OS LABORATÓRIOS QUE TENHAM AUTOCLAVES QUE SERÃO EM PP.
- AS TAMPAS DAS CAIXAS E PV'S DE ESGOTO SANITÁRIO DEVEM SER QUADRADAS 60x60CM, CONSIDERANDO O ALINHAMENTO DA PAGINAÇÃO DO PISO EXTERNO DAS MESMAS DIMENSÕES. DEVERÁ NÃO INTERFERIR A PAGINAÇÃO DO PISO TÁTIL DIRECIONAL E DE ALERTA,

PLANTA DE SITUAÇÃO

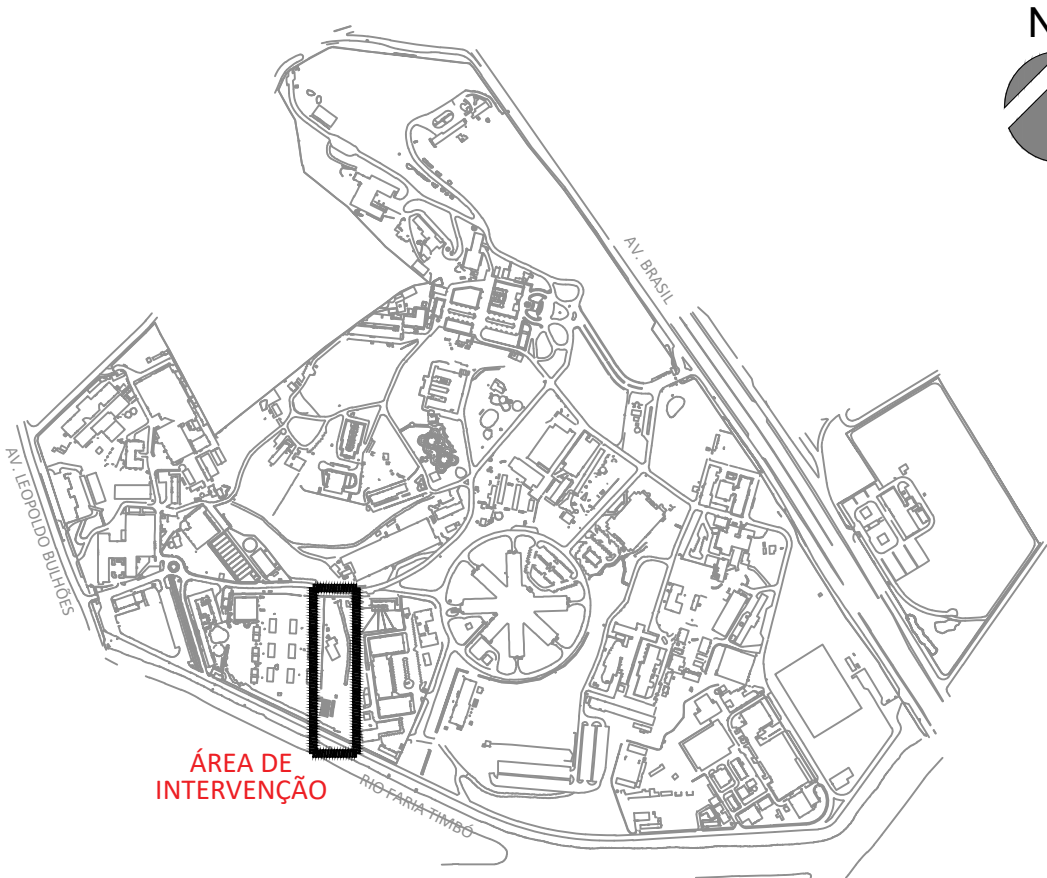

A	EMIÇÃO INICIAL		SANDRA NOVELLINO	SANDRA NOVELLINO	21/08/2025
EMIS.	DESCRIÇÃO		REVISADO POR	RESP. TÉCNICO	DATA
<div></div> <div>Ministério da Saúde</div> <div>FIOCRUZ</div> <div>Fundação Oswaldo Cruz</div>		<div>NOME DO PRÉDIO / ÁREA</div> <div>CLOT_CENTRO LABORATORIAL DE OCUPAÇÃO TRANSITÓRIA</div>			
OBJETIVO		CAMPUS	SETOR		
CONSTRUÇÃO		MANGUINHOS	EDIFICAÇÃO		
Nº PRÉDIO	Nº DA META	O.E. / O.R.	Nº PRANCHA	ESG-001	
966	2023.048	2023.11.14.14	R966Y01A.DWG		
TIPO DE PROJETO / SUBTIPO DE PROJETO			FASE		
ESGOTO SANITÁRIO/RESÍDUOS DOMÉSTICOS			ANTEPROJETO		
TÍTULO DA PRANCHA			DATA		
PLANTA BAIXA			30/11/2023		
ABRIGO DE INFLAMÁVEIS (ANEXO 3)			ESCALA		
			1:75		
COORDENADOR DA META		RESPONSÁVEL TÉCNICO	CREA/CAU	ART/RRT	
ANTUNES BERGAN MALVEIRA		SANDRA NOVELLINO	CAU nºA80517-3	13721095	
EQUIPE					
BARROSO, NOVELLINO					

ESG-001